

REFERENCIAS

- INTERRUPTORES
- UNIPOLAR
  - TERMOMAGNETICO DE N AMPER (IAC)
  - DIFERENCIAL (ID)
- TOMAS
- CONJUNTO DE UN TOMAS SHUCKO Y 2 TRES EN LINEA EN CAJAS EMBUTIDAS.


- LUMINARIAS
- CAJA DE CENTRO EMPOTRADA (EQUIPO 2x36)
  - CAJA DE CENTRO EMPOTRADA (EQUIPO 1x36)
  - CAJA DE BRAZO EMPOTRADA (EQUIPO 1x36)

- EQUIPAMIENTO
- VENTILADOR DE TECHO
  - CALEFACTOR

- CONTROLES Y COMANDO
- TABLERO NUEVO
  - TABLERO EXISTENTE
  - MANDO VENTILADOR
  - FOTOCÉLULA

- TIPO DE LUMINARIAS
- L1 LUMINARIA 1x36 CON ACRILICO PROTECTOR
  - L2 LUMINARIA 2x36 CON ACRILICO PROTECTOR
  - L3 LUMINARIA PARA EXTERIOR

ADMINISTRACIÓN NACIONAL DE EDUCACIÓN PÚBLICA DIRECCIÓN GENERAL DE ADMINISTRACIÓN DIRECCIÓN SECTORIAL DE INFRAESTRUCTURA COMISIÓN DECENTRALIZADA DE FLORIDA			
OBRA: JARDIN DE INFANTES N°104	LOCALIDAD: Jose Botte Ordóñez 519	DEPARTAMENTO: Florida	FECHA: 10-28-2019 ESCALA: 1/25
PLANO DE: ELECTRICA	PLANTA		LÁMINA N°: LA13
ARQUITECTO: M. Elías VIGART	FIRMA:		E1
AYUD. DE ARQTO.:	FIRMA:		

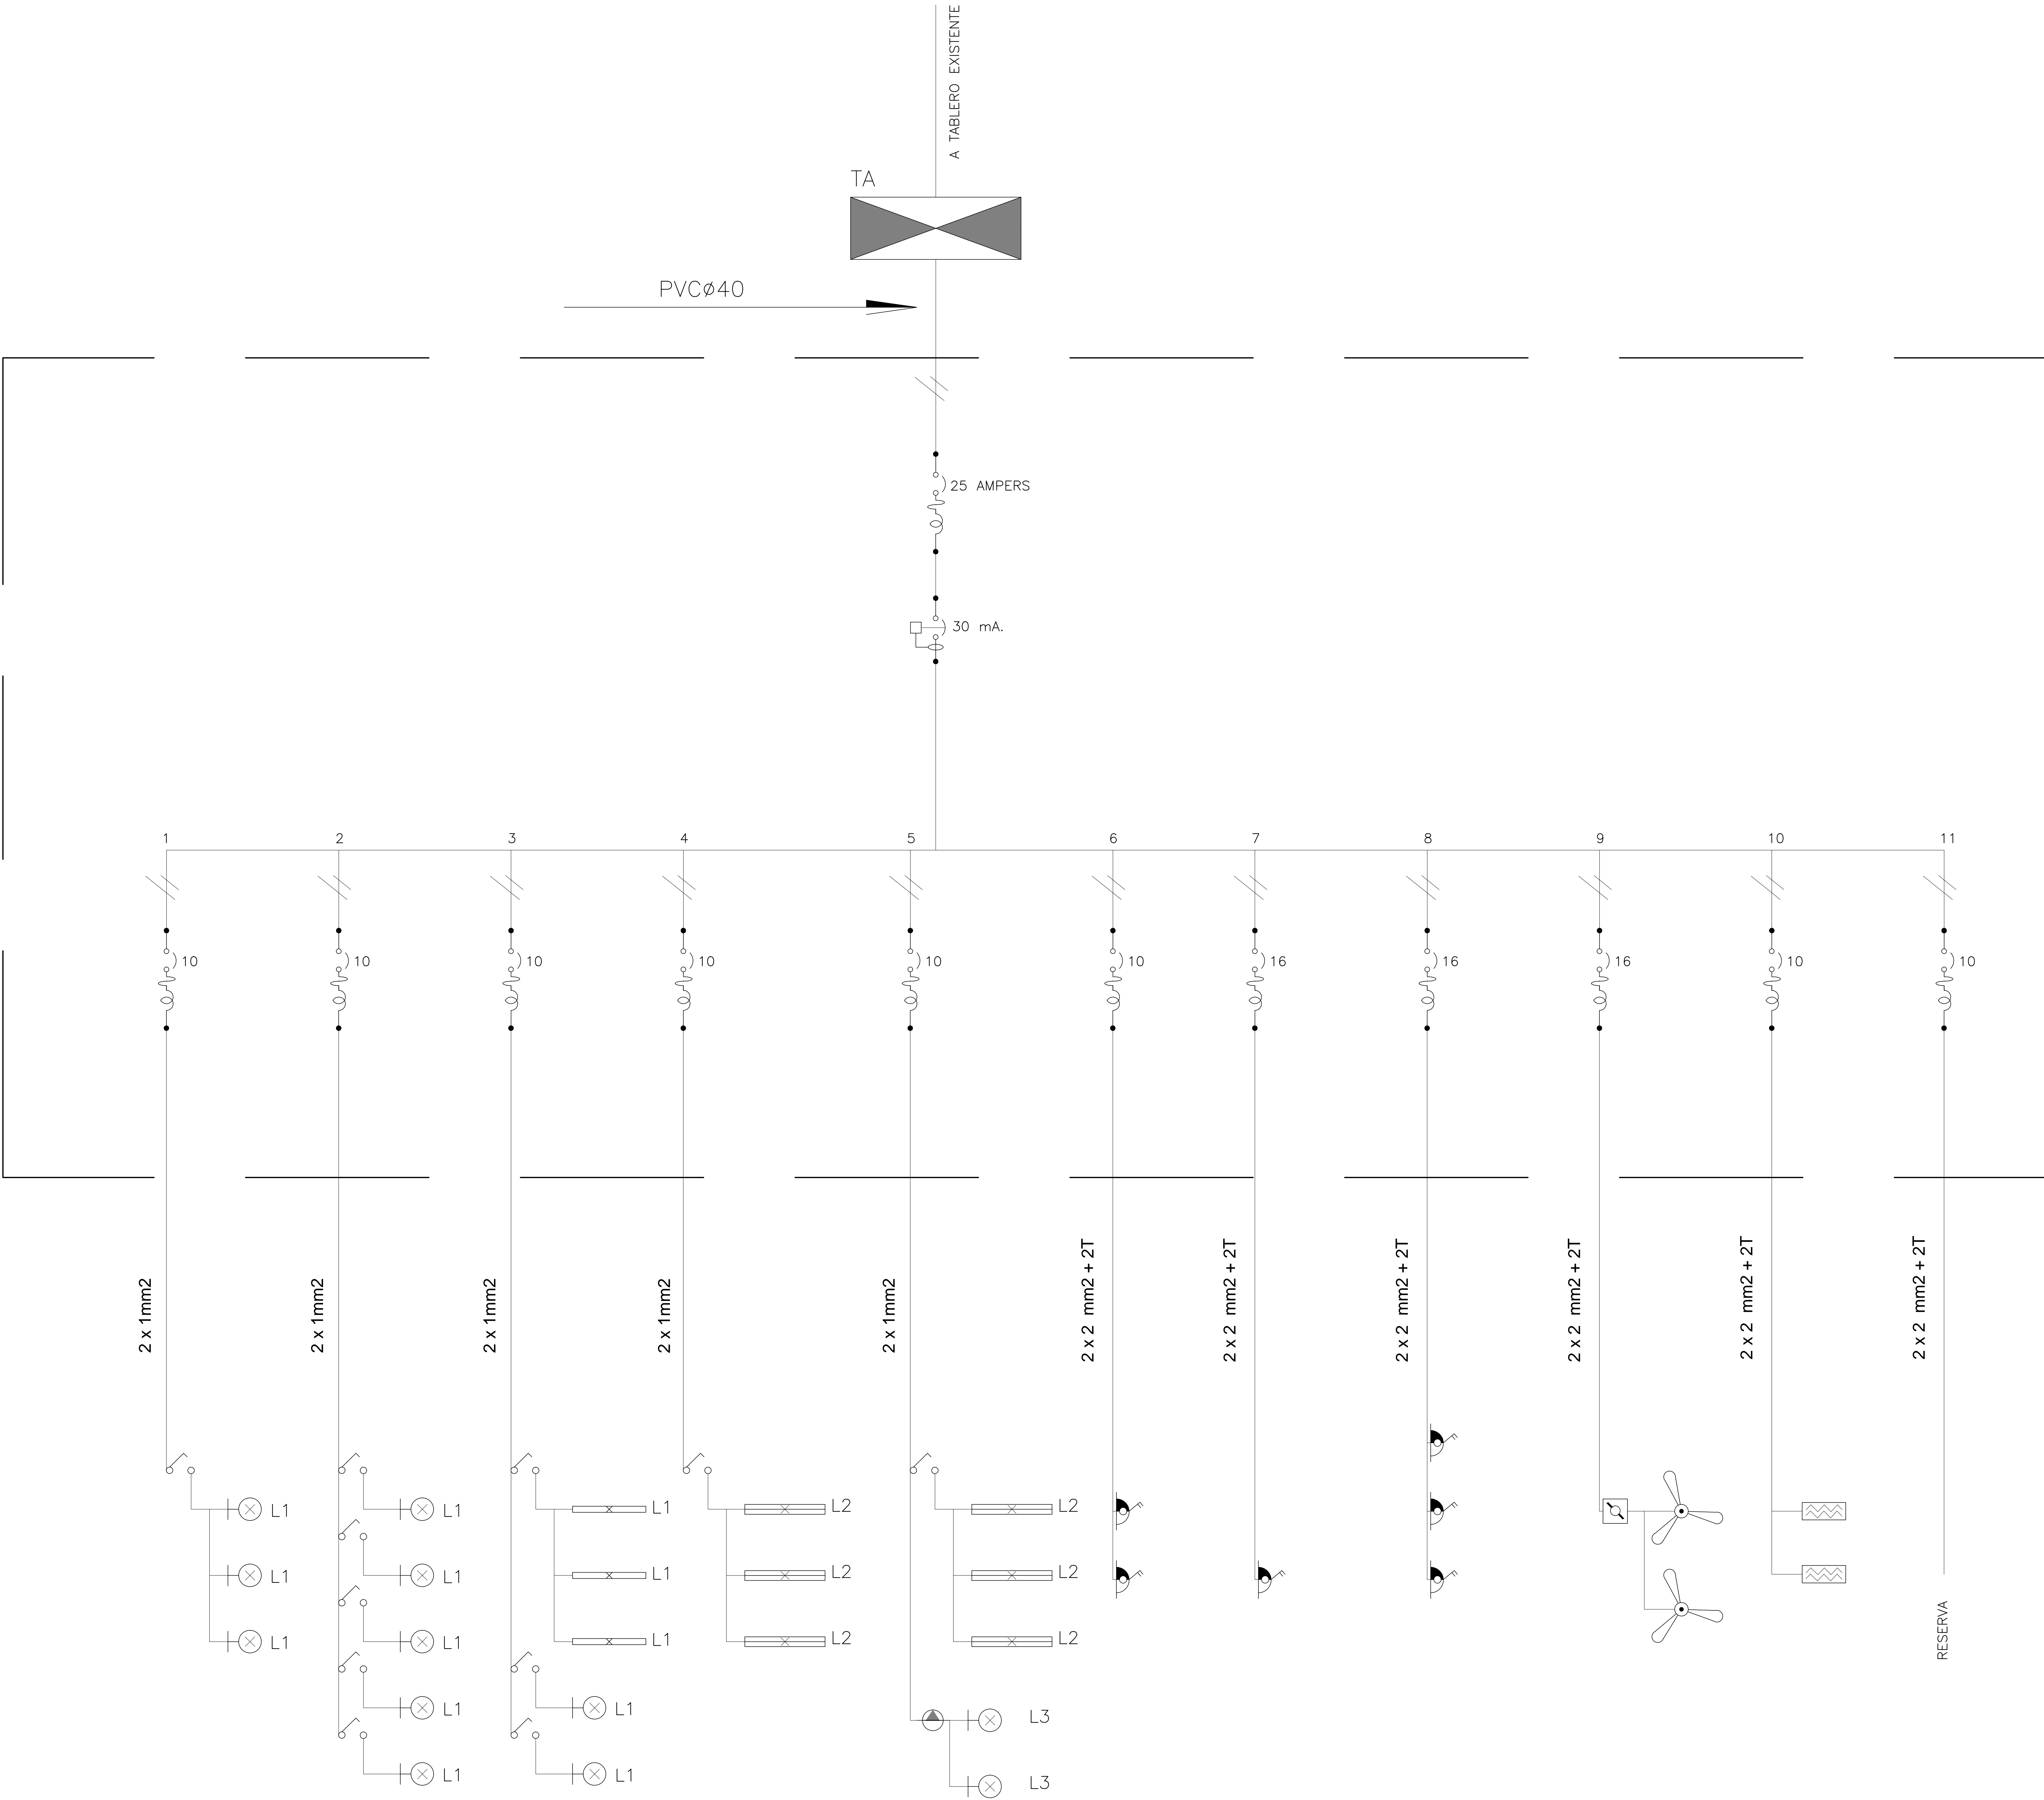

REFERENCIAS

- INTERRUPTORES
- UNIPOLAR
- TERMOMAGNETICO DE N AMPER (IAC)
- DIFERENCIAL (ID)
- TOMAS
- CONJUNTO DE UN TOMAS SHUCKO Y 2 TRES EN LINEA EN CAJAS EMBUTIDAS.
- LUMINARIAS
- CAJA DE CENTRO EMPOTRADA (EQUIPO 2x36)
- CAJA DE CENTRO EMPOTRADA (EQUIPO 1x36)
- CAJA DE BRAZO EMPOTRADA (EQUIPO 1x36)
- EQUIPAMIENTO
- VENTILADOR DE TECHO
- CALEFACTOR
- CONTROLES Y COMANDO
- TABLERO NUEVO
- TABLERO EXISTENTE
- MANDO VENTILADOR
- FOTOCÉLULA
- TIPO DE LUMINARIAS
- L1 LUMINARIA 1x36 CON ACRILICO PROTECTOR
- L2 LUMINARIA 2x36 CON ACRILICO PROTECTOR
- L3 LUMINARIA PARA EXTERIOR

ADMINISTRACIÓN NACIONAL DE EDUCACIÓN PÚBLICA DIRECCIÓN GENERAL DE ADMINISTRACIÓN DIRECCIÓN SECTORIAL DE INFRAESTRUCTURA COMISIÓN DECENTRALIZADA DE FLORIDA			
OBRA: JARDIN DE INFANTES N°104	LOCALIDAD: Jose Botte Ordóñez 519	DEPARTAMENTO: Florida	FECHA: 10-20-2019
PLANO DE: ELECTRICA	UNIFILAR		LUMEN: 1000 LA14
ARQUITECTO: M. Elio VIGARI	FIRMA:		EI2
AYTE. DE ARQTO.:	FIRMA:		
TECNICO:	FIRMA:		