


ORIGEN DE COTAS ALTIMÉTRICAS:
EL N.P.T.=±0,00 DE ALBAÑILERÍA
CORRESPONDE AL +21.80 DE AGRIMENSURA.

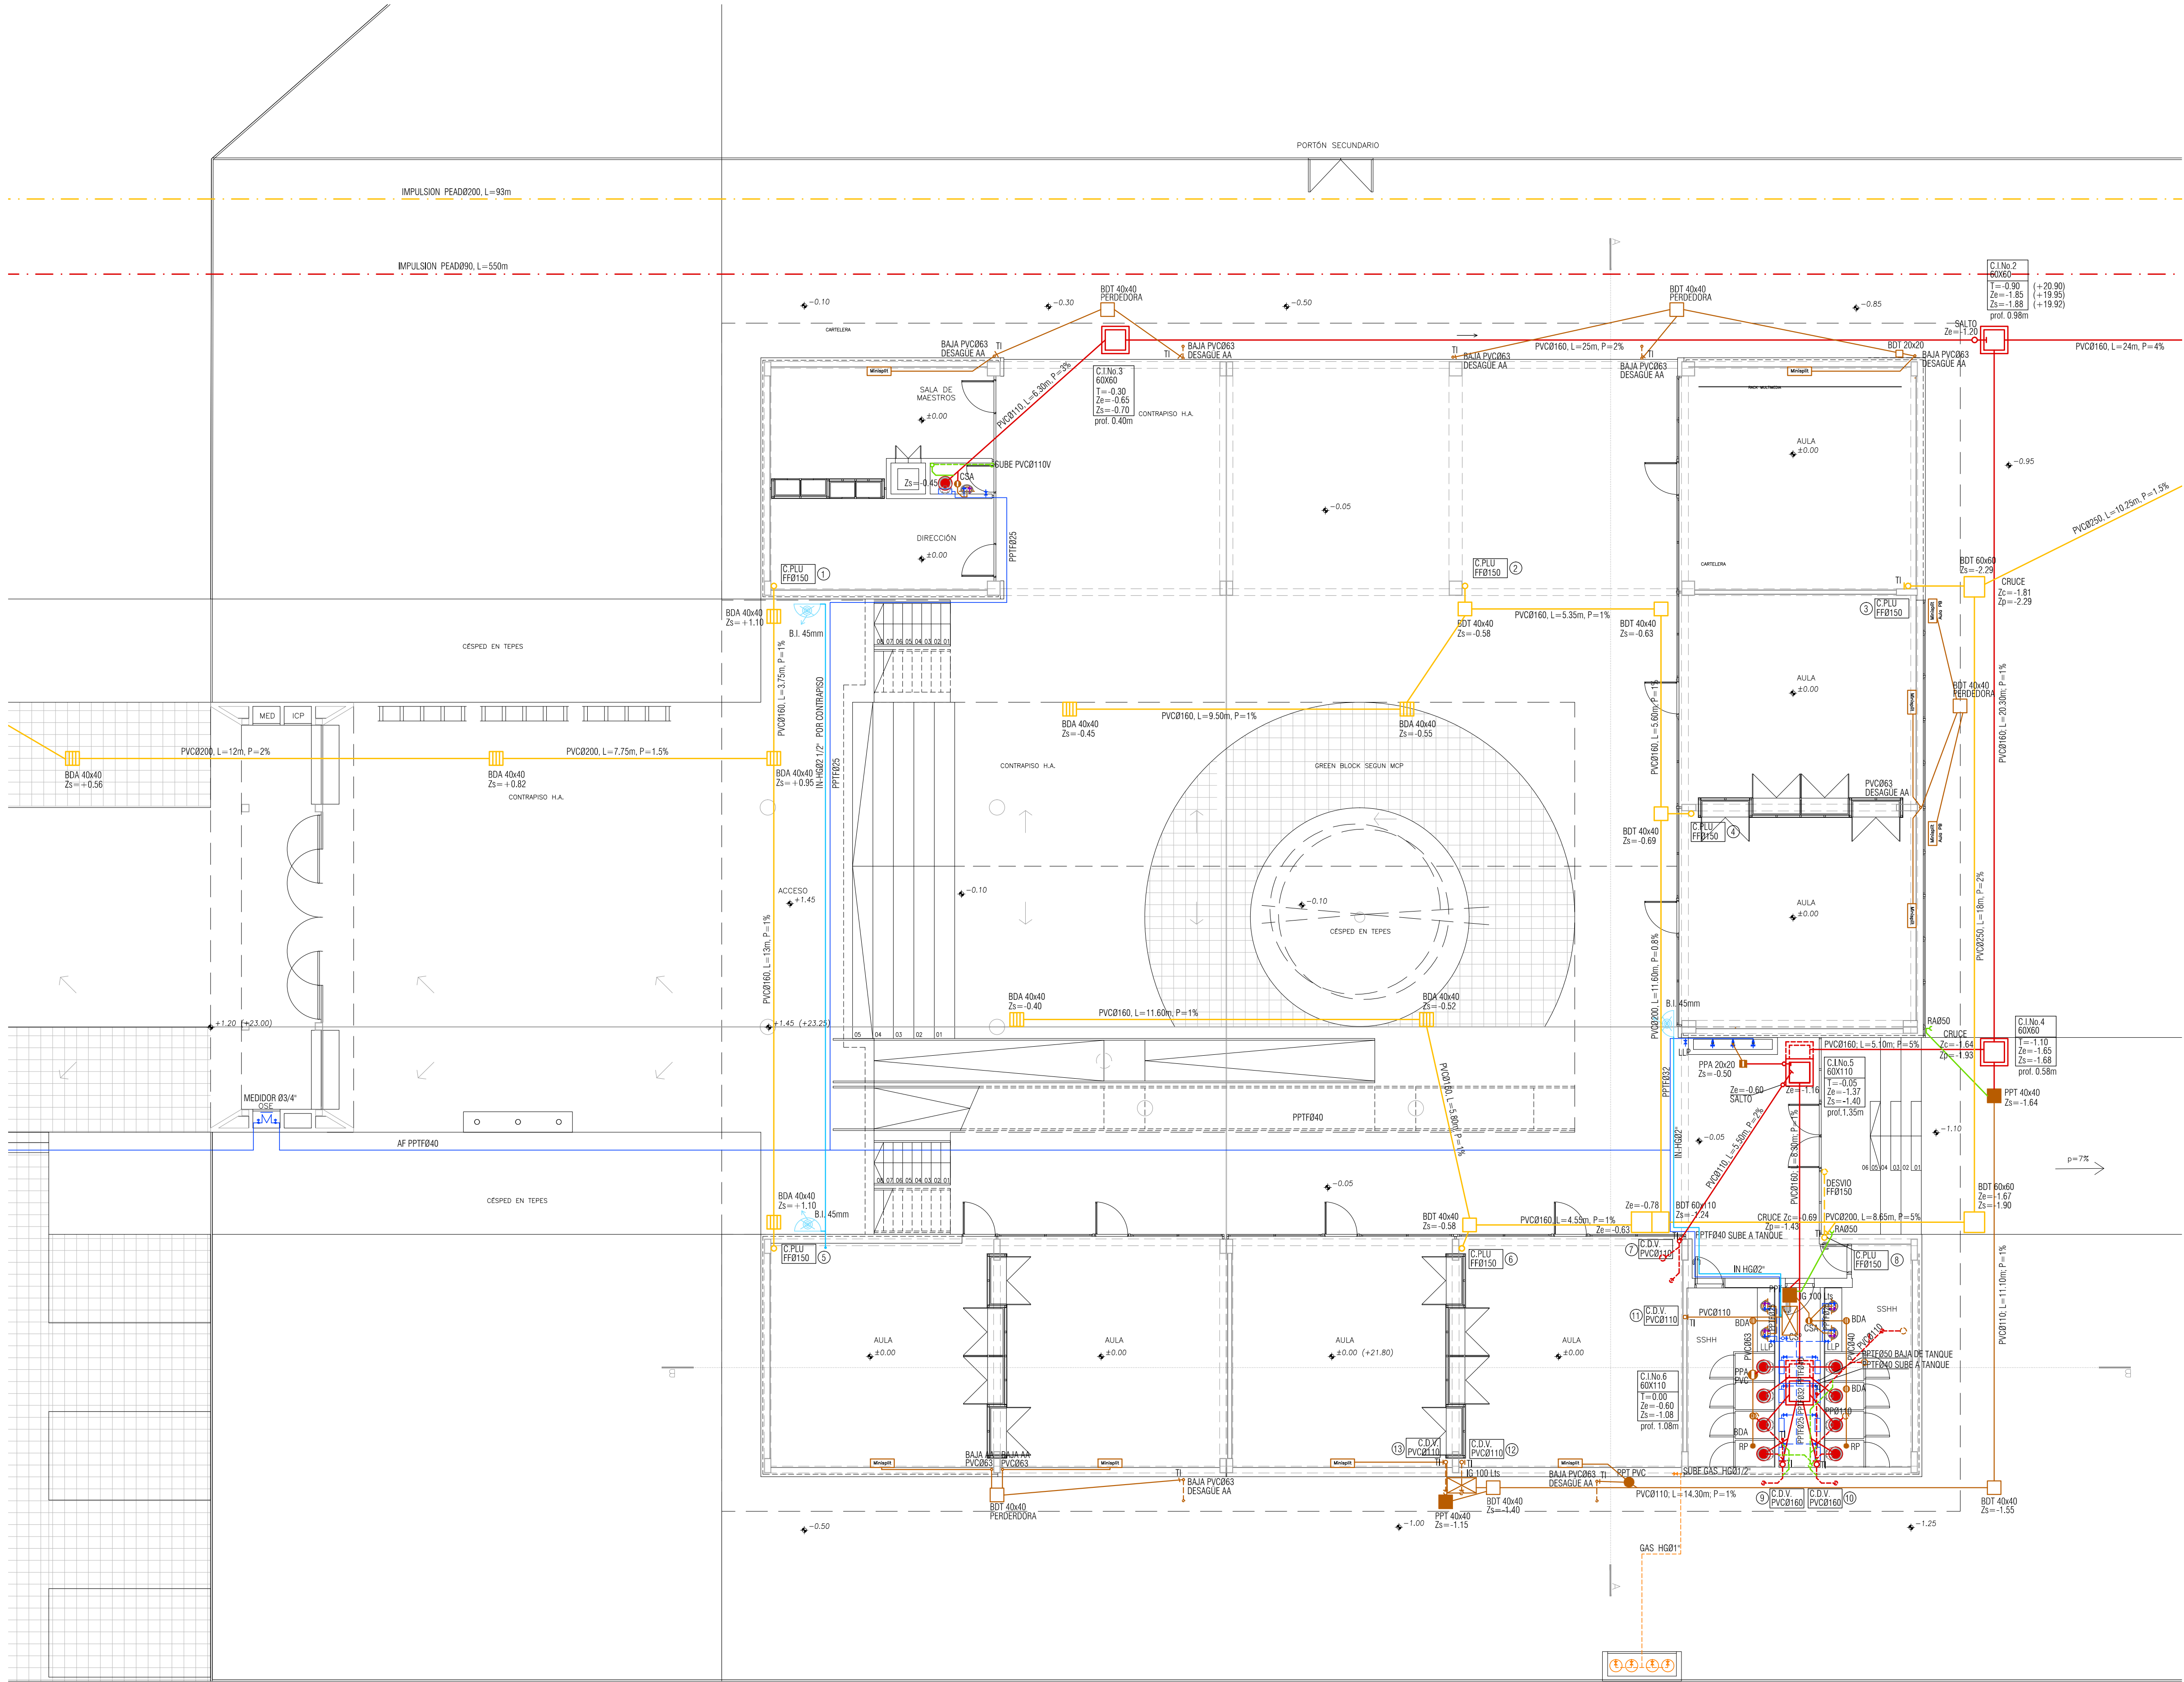

REFERENCIAS

AGUA POTABLE
(ALIMENTACIÓN DIRECTA RED PÚBLICA)

AGUA POTABLE
(ABASTECIMIENTO DE TANQUE ELEVADO)

AGUA CALIENTE

PLUVIALES

LÍNEA DE PRIMARIAS

LÍNEA DE SECUNDARIAS

VENTILACIÓN

LÍNEA DE RETORNO

LÍNEA DE INDUSTRIALES

LÍNEA DE GAS

CAMARA DE INSPECCIÓN DE 110 X 60

CAMARA DE INSPECCIÓN DE 60 X 60

CAMARA DE INSPECCIÓN DE 60 X 60
CON SIFÓN DESCONECTOR

PPT

PILETA DE PATIO ABIERTA (MAMPOSTERÍA)

PPA

BOCA DE DESAGÜE TAPADA (MAMPOSTERÍA)

BDA

BOCA DE DESAGÜE ABIERTA (MAMPOSTERÍA)

PILETA DE PATIO TAPADA
(CAJA SIFONADA PVC)

PILETA DE PATIO ABIERTA
(CAJA SIFONADA PVC)

BOCA DESAGÜE TAPADA
(CAJA PVC)

BOCA DESAGÜE TAPADA
(CAJA PVC)

INTERCEPTOR DE GRASA

DESAGÜE DE PISO (PVC)

INODORO

BIDET

LAVABO

BARERA/HIDROMASAJE

PILETA DE COCINA

LAVARROPA

LAVAVAJILLA

COLUMNA DE DESAGÜE CON INSPECCIÓN

BOMBA SUMERGIBLE

REGUERA PLUVIAL

EMBUDO- CAPTACION PLUVIAL

NOMENCLATURAS

C.I.No.1
60x60
T=10.40
Zs=10.00
Zs=10.06
prot.0.60m

Nº INSPECCIÓN
TIPO DE INSPECCIÓN
T= COTA DE TAPA
Zs= COTA DE ZANPEADO ENTRADA
Zs= COTA DE ZANPEADO SALIDA

C.PLU
PVC0110

IDENTIFICACION COLUMNA BAJADA PLUVIAL

C.D.V.
PVC0110

IDENTIFICACION COLUMNA DESAGÜE VENTILACIÓN



A.N.E.P. P.A.E.P.U.

COMPONENTE PLANTA FISICA
AREA DE PROYECTOS

LAMINA
S02

OBRA ESCUELA EN BARRIO LOS BULEVARES

TIPOS

PLANTA BAJA - SANITARIA

FECHA
SET/16

ESCALA
1/100

ARCHIVO	SAN-ESCUELA LOS BULEVARES-RO.DWG	COORD. PROYECTO	COORD. SITIA
COORD. PLANTA FISICA	ARQ. F. DEFERRARI	COORD. PROYECTO	COORD. SITIA
PROYECTISTA	MG ARQ PEDRO BARRAN	COLABORADOR/A	ARG. JIMENA GILARDONI

PLANTA BAJA
esc. 1/100