


ORIGEN DE COTAS ALTIMÉTRICAS:
EL N.P.T.=±0,00 DE ALBAÑILERÍA
CORRESPONDE AL +21.80 DE AGRIMENSURA.

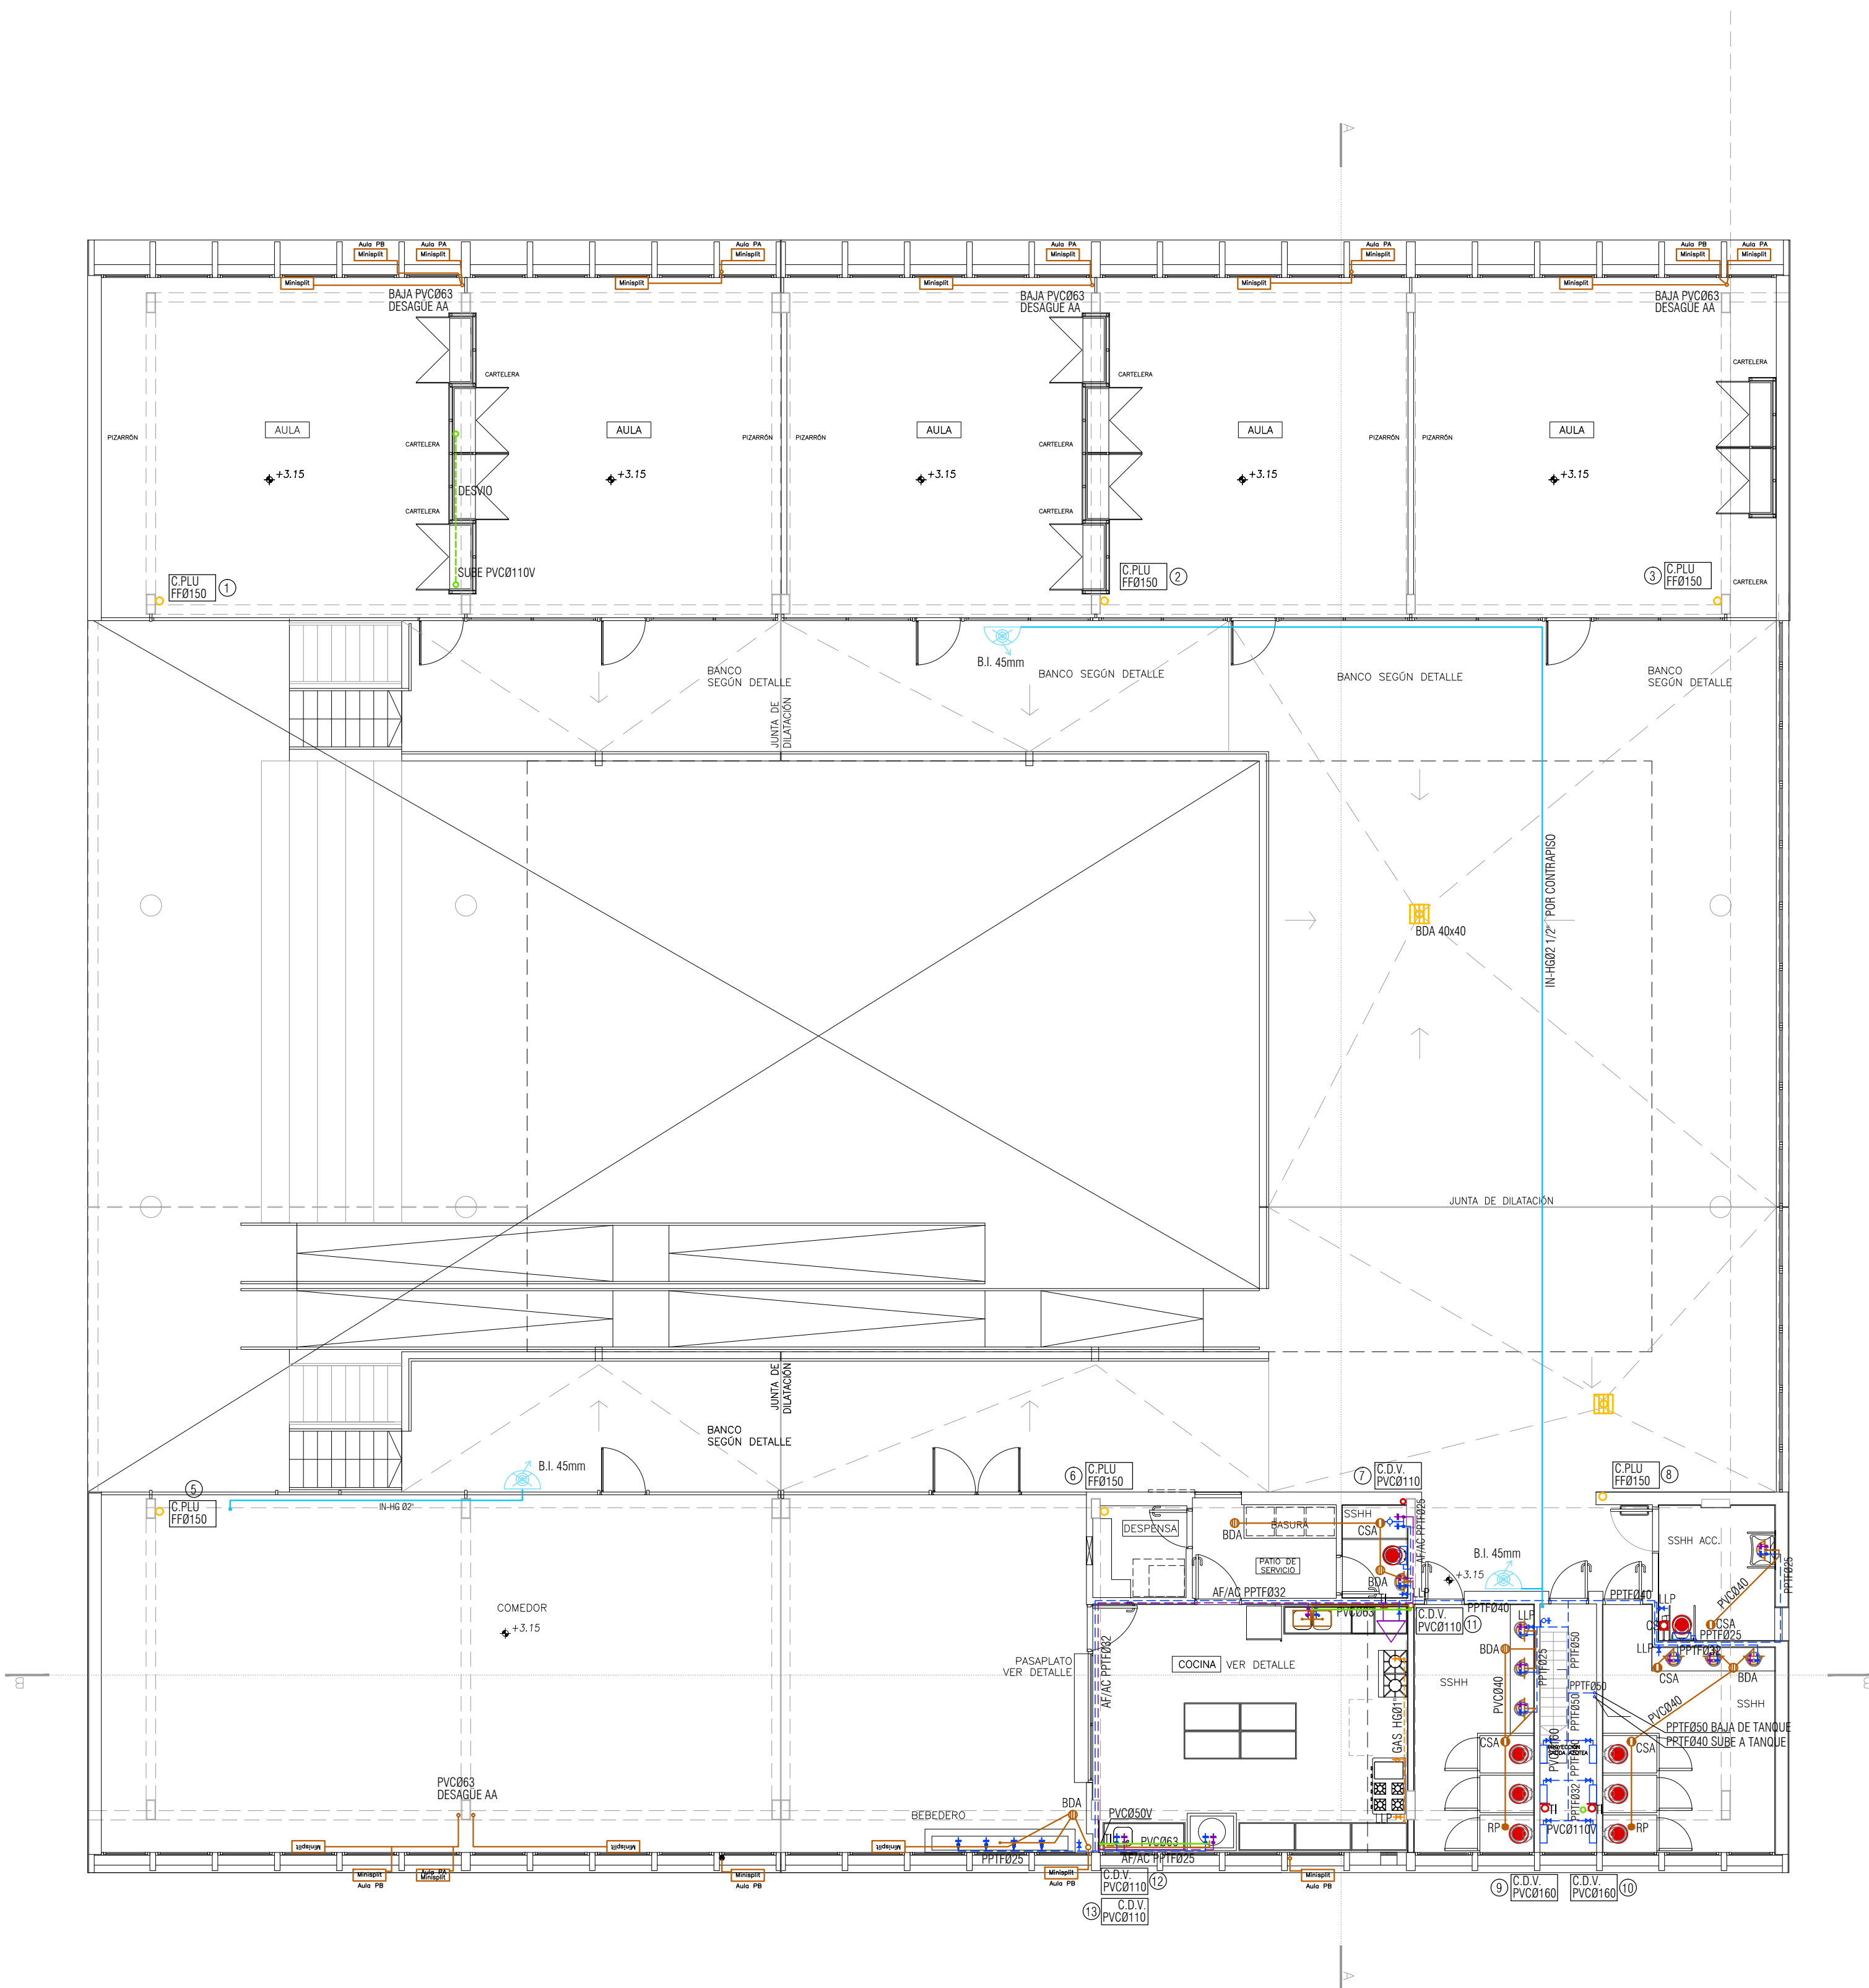

REFERENCIAS

AGUA POTABLE
(ALIMENTACION DIRECTA RED PUBLICA)

AGUA POTABLE
(ABASTECIMIENTO DE TANQUE ELEVADO)

AGUA CALIENTE

PLUVIALES

LINEA DE PRIMARIAS

LINEA DE SECUNDARIAS

VENTILACION

LINEA DE RETORNO

LINEA DE INDUSTRIALES

LINEA DE GAS

CAMARA DE INSPECCION DE 110 X 60

CAMARA DE INSPECCION DE 60 X 60

CAMARA DE INSPECCION DE 60 X 60
CON SIFON DESCONECTOR

PPT

PILETA DE PATIO TAPADA (MAMPOSTERIA)

PPA

PILETA DE PATIO ABIERTA (MAMPOSTERIA)

BDT

BOCA DE DESAGUE TAPADA (MAMPOSTERIA)

BDA

BOCA DE DESAGUE ABIERTA (MAMPOSTERIA)

CSA

PILETA DE PATIO TAPADA
(CAJA SIFONADA PVC)

CSA

PILETA DE PATIO ABIERTA
(CAJA SIFONADA PVC)

BDT

BOCA DE DESAGUE TAPADA
(CAJA PVC)

BDA

BOCA DE DESAGUE TAPADA
(CAJA PVC)

I.G.

INTERCEPTOR DE GRASA

RP

DESAGUE DE PISO (PVC)

INODORO

BIDET

LAVABO

BARERA/HIDROMASAJE

PILETA DE COCINA

LAVARROPA

LAVAVAJILLA

IO

COLUMNA DE DESAGUE CON INSPECCION

BOMBA SUMERGIBLE

REGUERA PLUVIAL

EMBUDO- CAPTACION PLUVIAL

NOMENCLATURAS

C.L.N.1
60X60
T= 10.40
Za= 10.00
Zs= 10.06
p=0.60m

Nº INSPECCION
TIPO DE INSPECCION
T= COTA DE TAPA
Za= COTA DE ZANPEADO ENTRADA
Zs= COTA DE ZANPEADO SALIDA

C.P.LU.
PVCØ110

IDENTIFICACION COLUMNA BAJADA PLUVIAL

C.D.V.
PVCØ110

IDENTIFICACION COLUMNA DESAGUE VENTILACION

ESTUDIO
PITAMIGLIO
INGENIERIA HIDRAULICA Y AMBIENTAL
BARRIO 100 14 de Mayo 27053.00
E-mail: estudio@pitamiglio.com.uy Web: www.pitamiglio.com.uy
MONTEVIDEO - URUGUAY

A.N.E.P. P.A.E.P.U.

COMPONENTE PLANTA FISICA
AREA DE PROYECTOS

LAMINA
S03

OBRA ESCUELA EN BARRIO LOS BULEVARES

TIPOS
--

PLANTA ALTA - SANITARIA

FECHA
SET/16

ESCALA
1/100

ARCHIVO SAN-ESCUELA LOS BULEVARES-RO.DWG

COORD. PLANTA FISICA
ARQ. F. DEFERRARI

COORD. PROYECTO
ARQ. G. SITYA

PROYECTISTA
MG ARQ PEDRO BARRAN

COLABORADOR/A
ARQ. JIMENA GILARDONI

PLANTA ALTA
esc. 1/100