

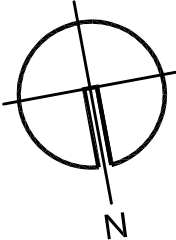
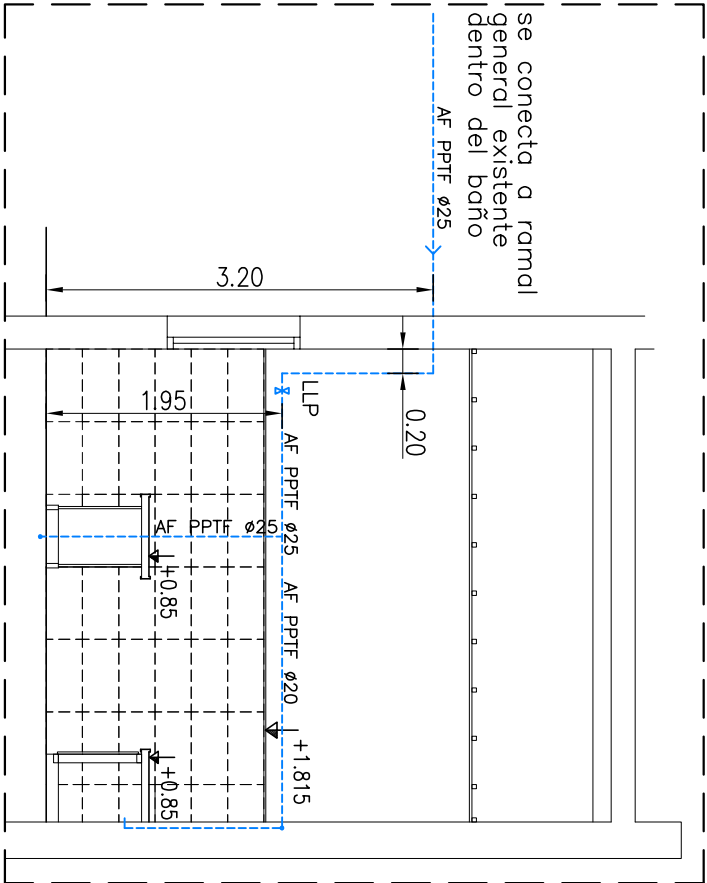



ACOMETIDA INST. ABASTECIMIENTO

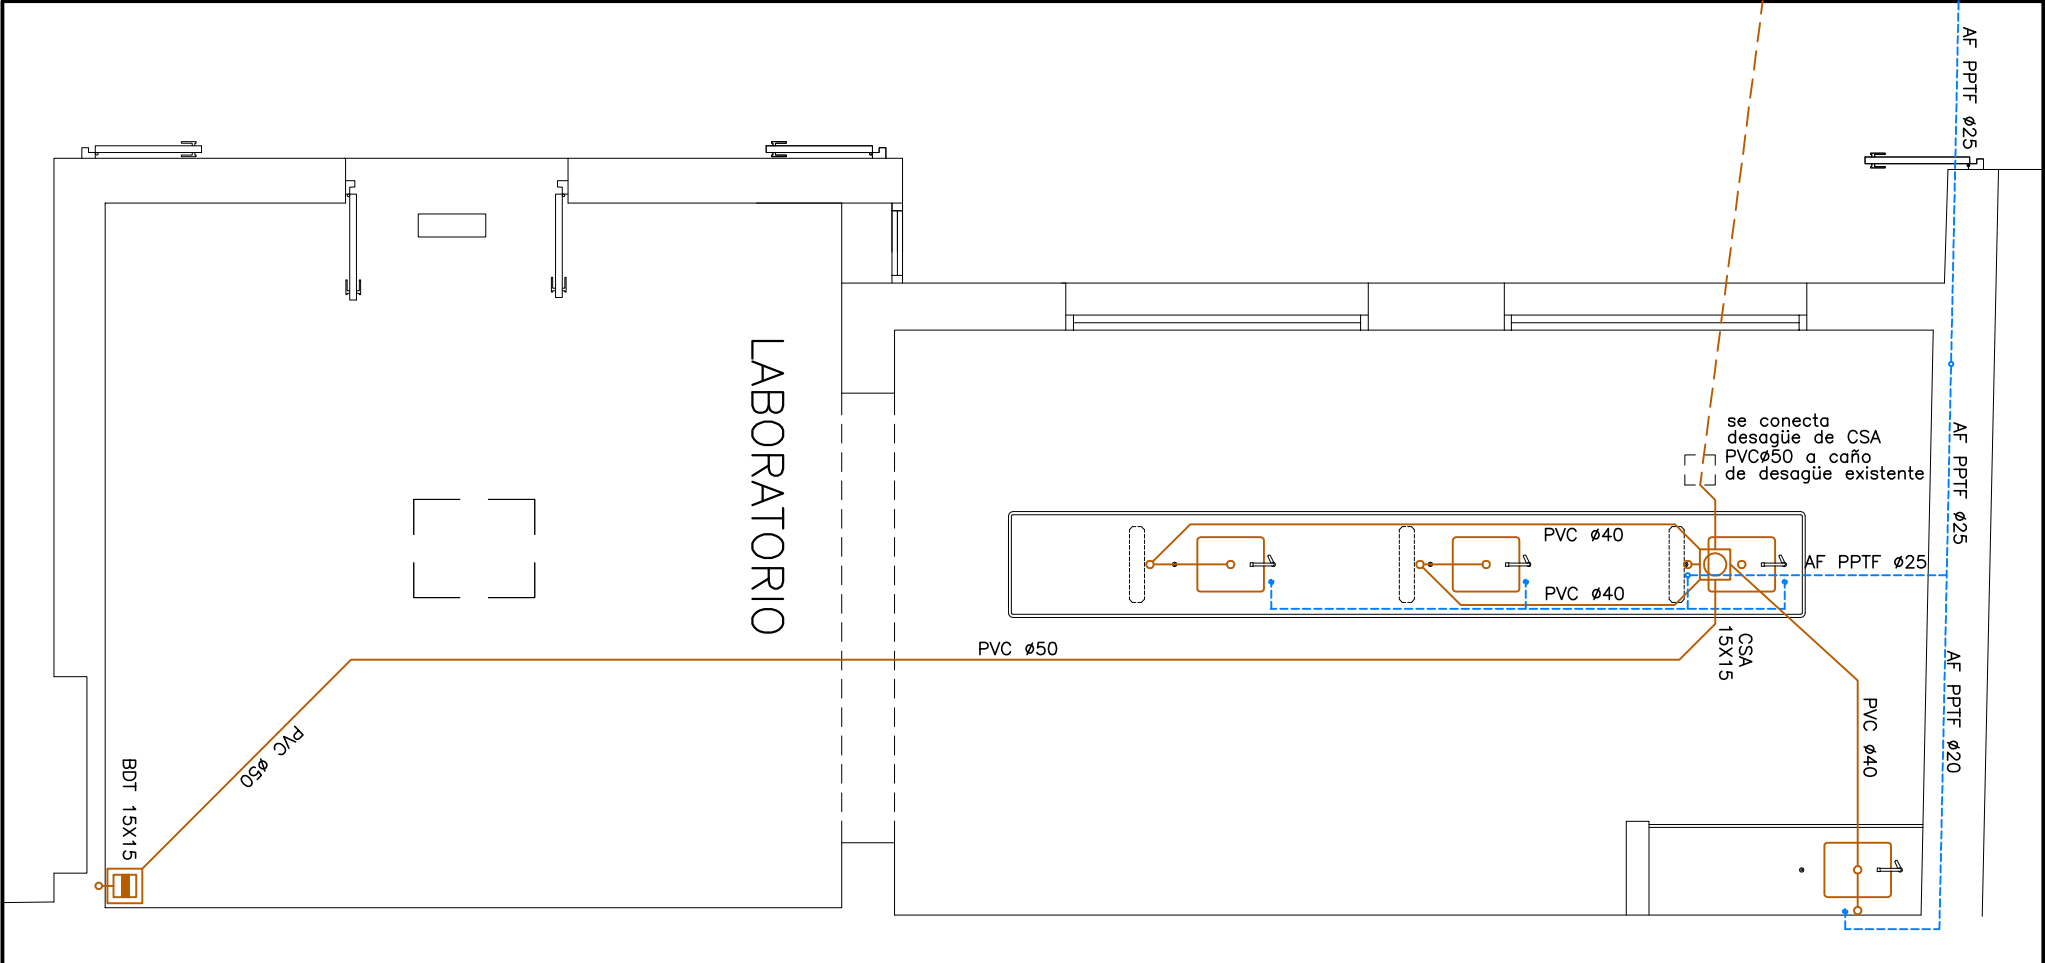


DETALLE DE DESAGÜE AACC  
Y VENTILACIÓN BDT 15x15

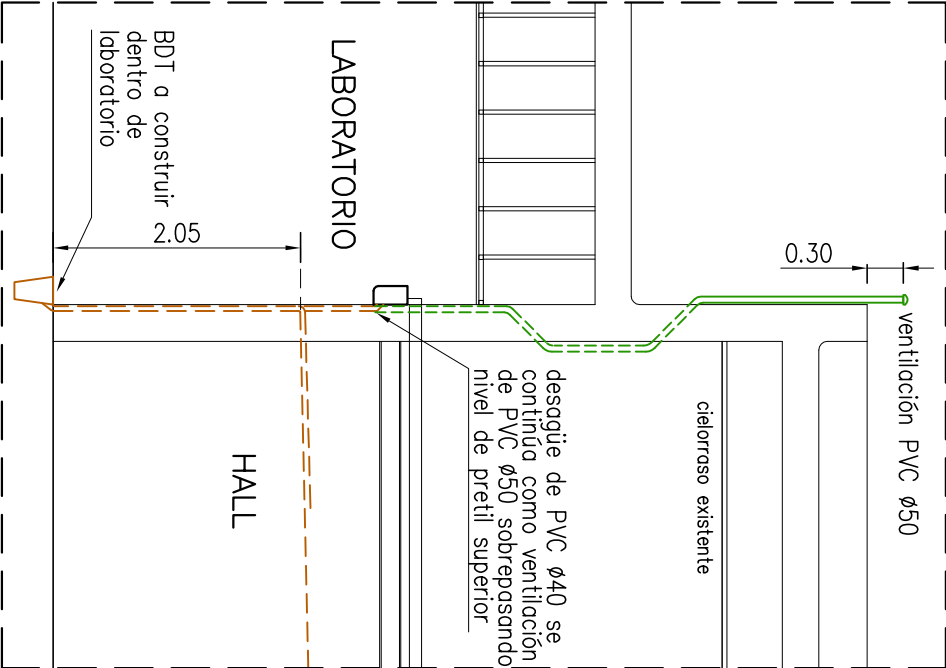

SECTOR G

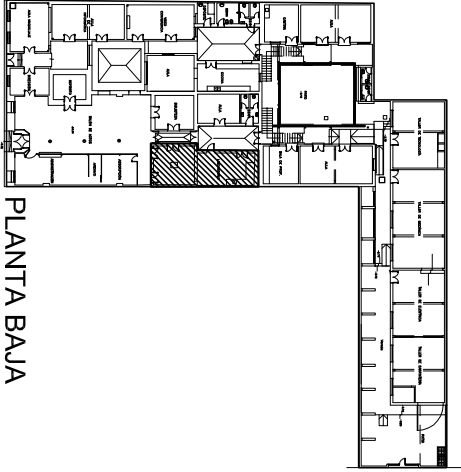

PLANTA BAJA

 ADMINISTRACIÓN NACIONAL DE EDUCACIÓN PÚBLICA		CONSEJO DIRECTIVO CENTRAL DIRECCIÓN SECTORIAL DE INFRAESTRUCTURA	
OBRA: REFORMA Y MANTENIMIENTO		LOCALIDAD: ROSARIO	
DIRECCIÓN: SARANDI 473/479		DEPARTAMENTO: COLONIA	
PLANO DE: SECTOR G: INSTALACIÓN SANITARIA		FECHA: 31.07.2018	
ARQUITECTO: JUAN CARLOS SAVIO		ESCALA: 1/50	
AYTE. de ARQTO.: VERÓNICA BAZÁN		LÁMINA Nro: L 30	
TÉCNICO: FIRMA:		IS4	