



PLANTA CIMENTACION


DETALLE CIMENTACION ESC 1:10
Tubular 100x 60 x 2mm

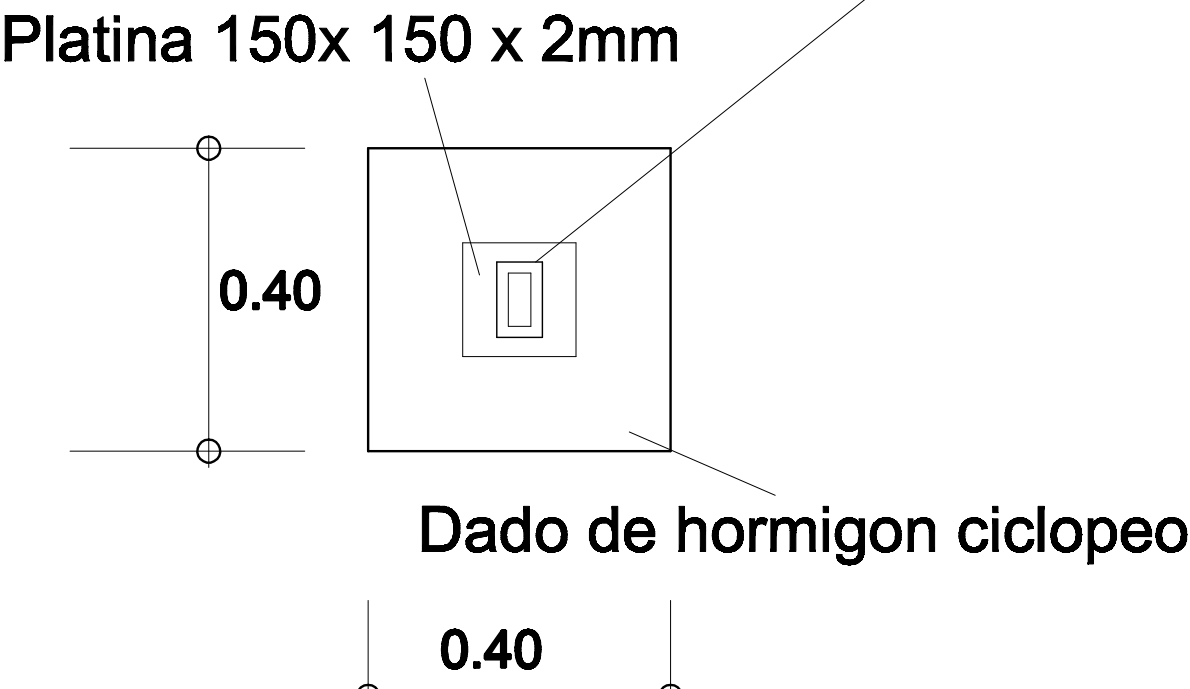

PLANTA

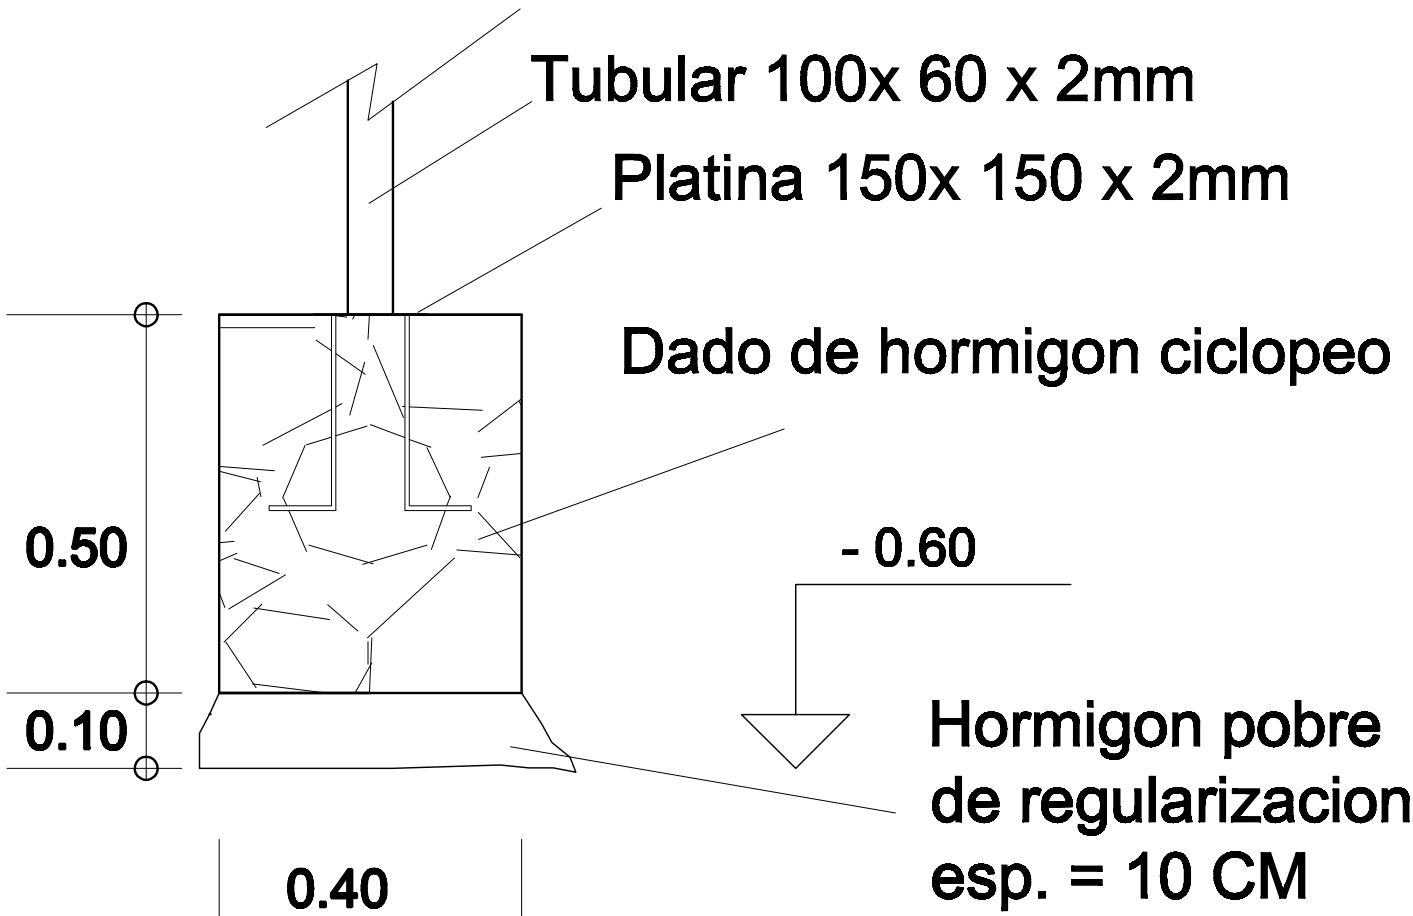

PERFIL



A. N. E. P.
CONSEJO DE EDUCACIÓN
TÉCNICO PROFESIONAL
División Arquitectura
San Salvador 1674 4101268

DENTRO
ESCUELA - TERMINAL PAYSANDU
DIRECCION:
AVDA ZORRILLA esq. CALLE ARTIGAS

TÉCNICOS

Director Técnico División Arquitectura
Arq. Mario Corrales Pont
Proyectista
Arq. Juan Carlos Rodríguez Motta
Dibujante
Téc. en Construcción Osvaldo González

OBRA

REFORMA

FECHA:
DIC. 2016
ESCALA:
1/100- 1/10-20

PLANOS

ESTRUCTURA

LAMINA

1 2

Autocad 2013 SP
555-79692875

DWG. Corrales- Edificio
Central.dwg