



PLANTA MIRADOR
NIVEL +12.10

PLANTAS
NIVELES +6.23 Y +9.16

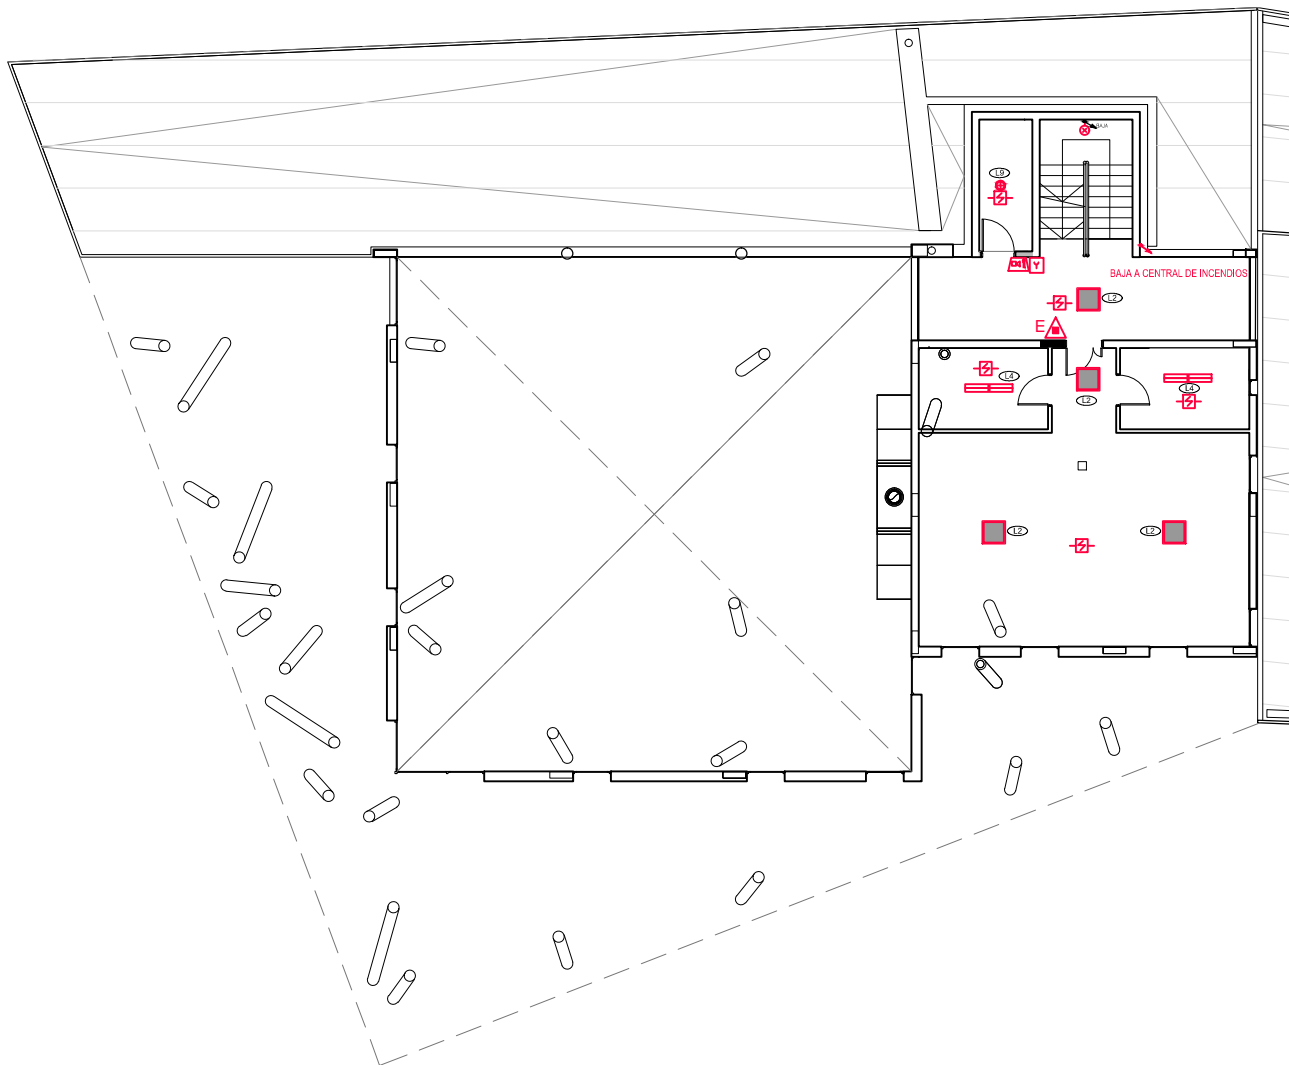

PLANTA ALTA
NIVEL +3.30

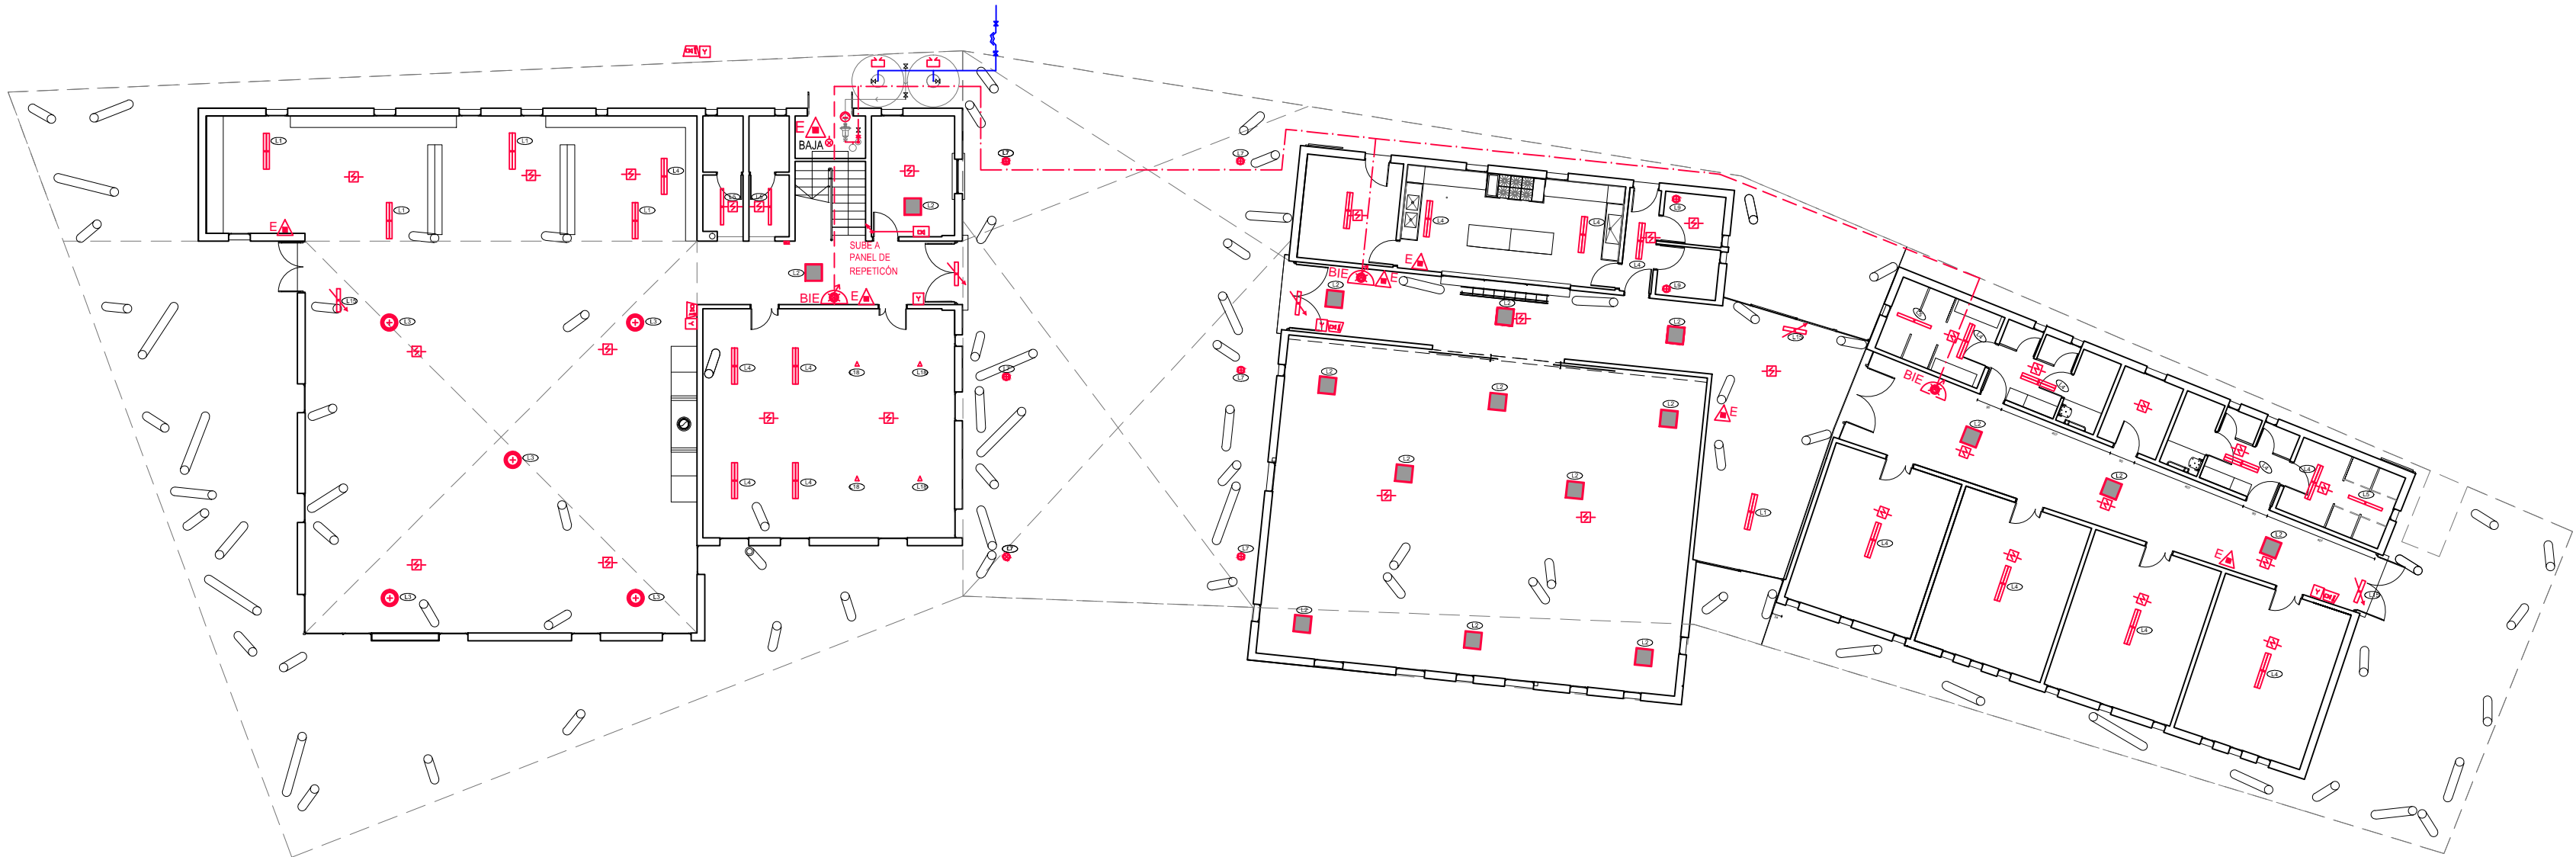

PLANTA BAJA

SIMBOLOGIA	
	BOCA DE INCENDIOS EQUIPADA: GABINETE, MANGUERA 25MTS, VALVULA DE CORTE Y MANOMETRO
	EXTINTOR DE CARGA DE POLVO ABC
	RESERVA DE INCENDIO
	BOMBA DE INCENDIO
	CARTEL DE SALIDA LUMINISCENTE
	CENTRAL DE DETECCION DE INCENDIO
	PANEL REPETIDOR
	SENSOR DE HUMO DIRECCIONABLE
	SENSOR DE HUMO DIRECCIONABLE SOBRE CIELORRASO
	ALARMA VISUAL Y ACUSTICA
	ACCIONADOR MANUAL (PULSADOR/JALADOR)

PLANILLA DE LUMINARIAS DE EMERGENCIA		
LUMINARIA	SIMBOLO	DETALLES CONSTRUCTIVOS
L1		LUMINARIA EN CHAPA ZINCADA Y PREPINTADA CON PUNTERAS DE POLICARBONATO INYECTADO,IP.20
L2		LUMINARIA EN EXTRUSION DE ALUMINIO , CON DIFUSOR DE POLICARBONATO,IP 40.
L3		LUMINARIA COLGANTE ,CUERPO CONSTRUIDO EN INYECCION DE ALUMINIO ,PANTALLA PRISMATICA TRANSPARENTE EN POLICARBONATO,IP20
L4		LUMINARIAEN INYECCION DE POLICARBONATO AUTOEXTINGUIBLE V2,CON BURLETE DE POLIURETANO,IP65
L5		LUMINARIAEN INYECCION DE POLICARBONATO AUTOEXTINGUIBLE V2,CON BURLETE DE POLIURETANO,IP65
L6		LUMINARIA DE EMPOTRAR EN ALUMINIO , TIPO PARPADO RECTANGULAR PARA LUMINARIA DE LED.
L7		LUMINARIA DE ADOSAR CIRCULAR , CUERPO Y FRENTE EN ALUMINIO ESTAMPADO Y ANODIZADO, IP20.
L9		LUMINARIA DE APLICAR , CONSTRUIDO EN ALUMINIO INYECTADO, DIFUSOR DE CRISTAL ESMERILADO, IP 54.
LT5		LUMINARIA DE EMERGENCIA CON CARTEL DE SALIDA, CON BATERIA DE NIQUEL-CADMIO, AUTÓNOMA NO PERMANENTE.
LT8		LUMINARIA EN ALUMINIO ANODIZADO PARA RIEL EN 220V

NOTA:

TODOS LOS MATERIALES Y COMPONENTES DEBERAN CUMPLIR CON LA NORMAS EXIGIDAS POR LA DIRECCION NACIONAL DE BOMBEROS - MI - URUGUAY

PARQUE DE LOS DERECHOS DE LOS NIÑOS
PARQUE ROOSEVELT
INTENDENCIA DE CANELONES

Destino: LUDOTECA, BIBLIOTECA, CONCEJO DE LOS NIÑOS, TALLER, SUM-COMEDOR, ALOJAMIENTO, ADMINISTRACIÓN, SERVICIOS

Escala: 1: 200
Fecha: 2014 AGOSTO
Lámina: MCI
PLANTAS
MEDIDAS CONTRA INCENDIO

Firmas:

Contrafirmas: Propietario por I. CANELONES Técnico Arq. PEDRO CALZAVARA

Técnico: ARQ. PEDRO CALZAVARA pedrocalzavara@gmail.com CUP Nº 66085