


PLANTA SUBSUELO
esc. $\frac{1}{150}$

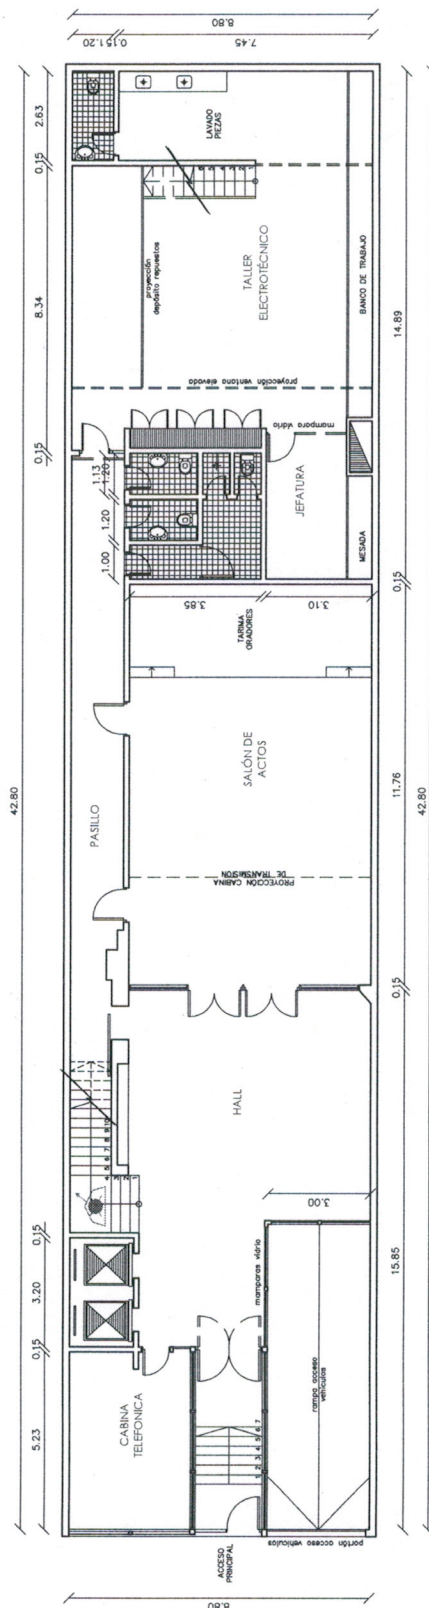

PLANTA BAJA
esc. 1/150

REFERENCIA DE SIMBOLOGIA




DIRECCIÓN NACIONAL DE BOMBEROS

MEDIDAS DE PROTECCIÓN CONTRA INCENDIOS


PROYECTO TÉCNICO SIMPLIFICADO

PROYECTO TÉCNICO SIMPLIFICADO

Referencia:	—
Razón social:	CHLA - EP
RUT:	—
UBICACIÓN:	18 DE JULIO N° 2175 - 2181 - 2183
N° PADRON:	21376
Contenido:	PLANTA SALVA PLANTA SUBSUELO
Año:	—
Ejec. Pol.	5 ha
Dpto.	Moravia
Fecha Rec.	2013
Laminas:	02
Escala	1:500

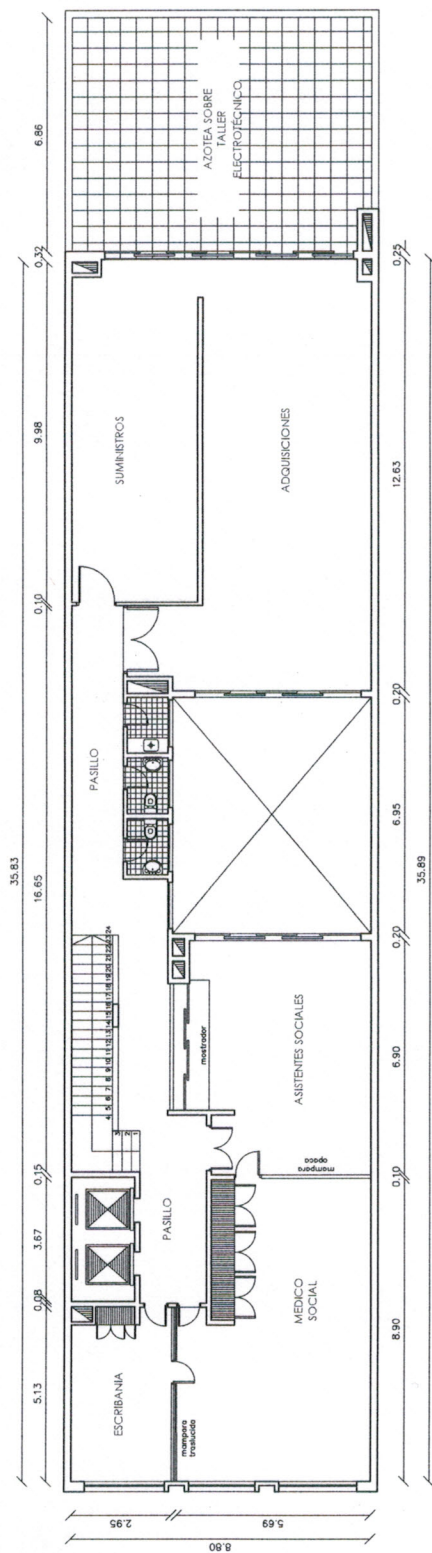

PLANTA NIVEL 1º
esc. 1/150

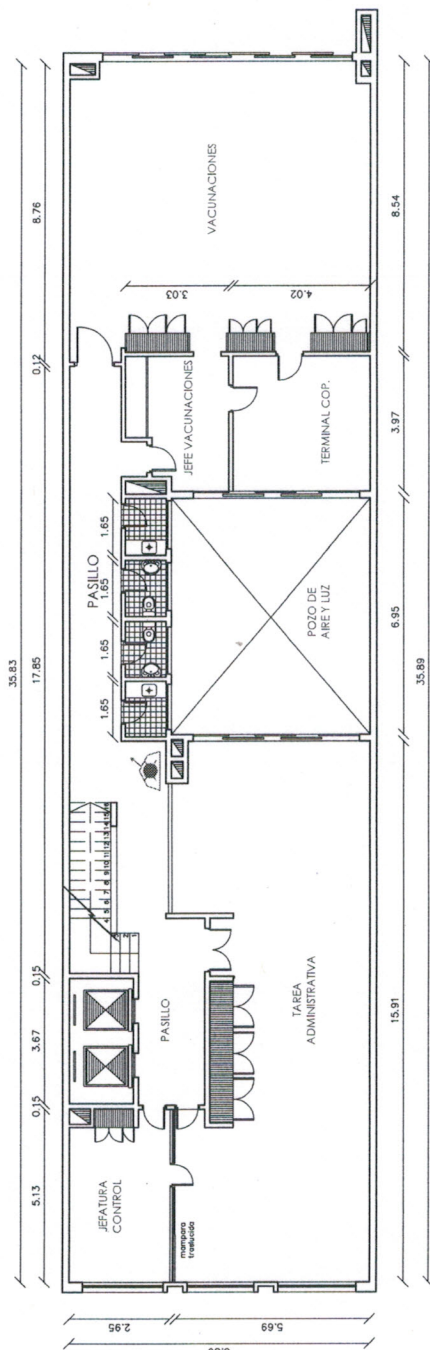

PLANTA NIVEL 2°
esc. 1/150

REFERENCIA DE SIMBOLOGIA




DIRECCIÓN NACIONAL DE BOMBEROS


MEDIDAS DE PROTECCIÓN CONTRA INCENDIOS

PROYECTO TÉCNICO

Referencia:	---
Razon social:	CHLA - EP
RUT:	---
UBICACION	18 DE JULIO N° 2175 - 2181 - 2183
N° PADRON	21378
Contenido:	PLANTA NIEL 1° PLANTA NIEL 2°
Area	--- m ²
Perim. Pol.	5 ha
Latitud	03
Longitud	---
Fecha Mes:	Dicm. - Noviembre
Fecha Año:	2013
Escala:	1:150

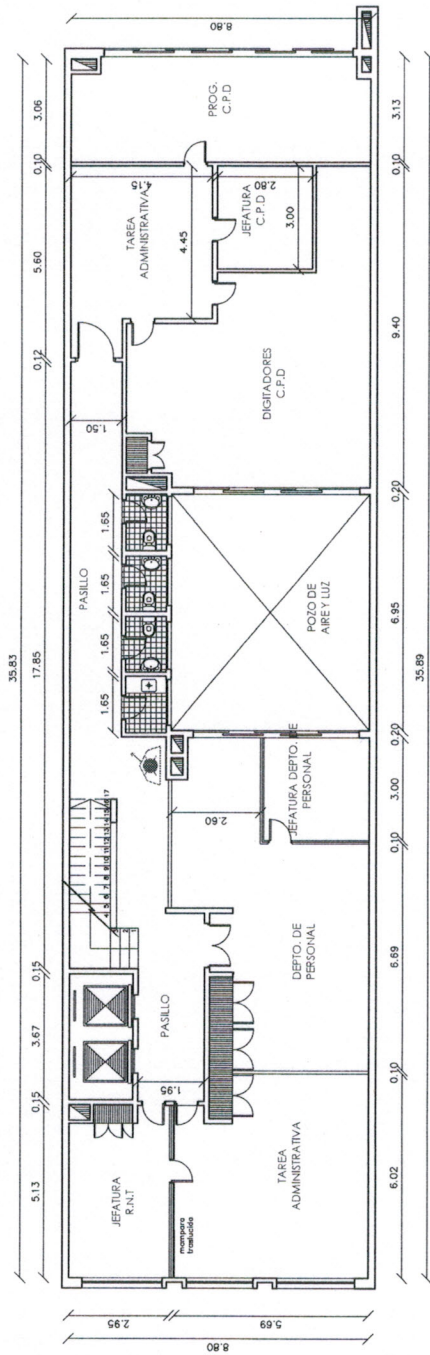

PLANTA NIVEL 3°
esc. 1/150

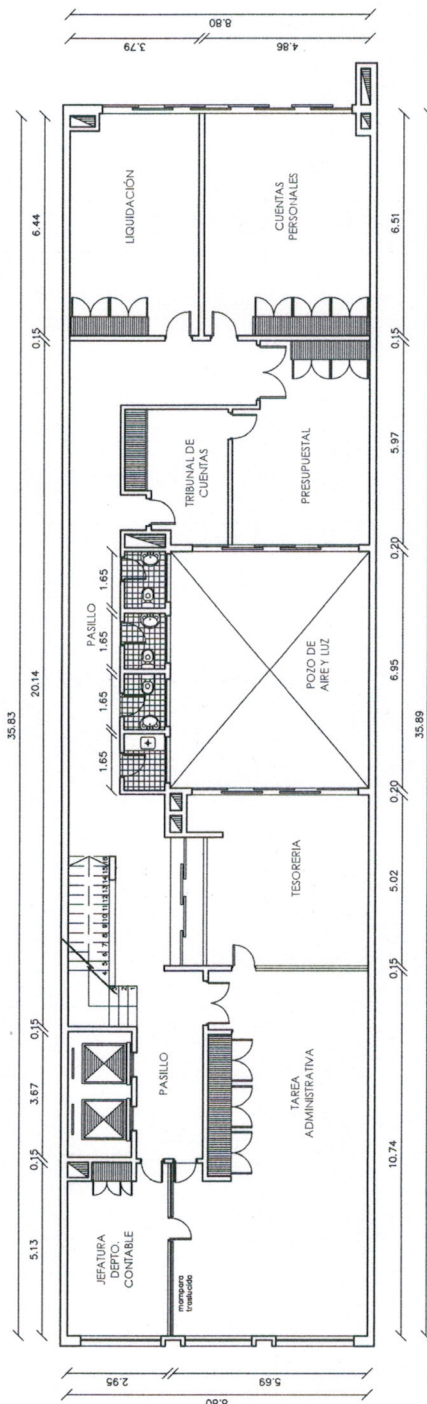

PLANTA NIVEL 4°
esc. 1/150

REFERENCIA DE SIMBOLOGIA

- Extinguisor: Polvo ABC
- Corbel salida Luminaria
- Iluminación de Emergencia
- Corbel de Salida (Luminaria)
- Detector de Humo direccional
- Prohibido fumar
- Botón de Incendio Equipado


DIRECCIÓN NACIONAL DE BOMBEROS

MEDIDAS DE PROTECCIÓN CONTRA INCENDIOS


PROYECTO TÉCNICO

Referencia:	—
Norma social:	CHLA - EP
RUT:	—
UBICACIÓN:	18 DE JULIO Nº 2175 - 2181 - 2183
Nº PASADON:	21376
Contenido:	PLANTA NIVEL 3° PLANTA NIVEL 4°
Área:	— m ²
Secc. Pad.	5 ta
Opón. Montevideo:	—
Fecha: Nov. 2013	—
Escala:	1/150

04

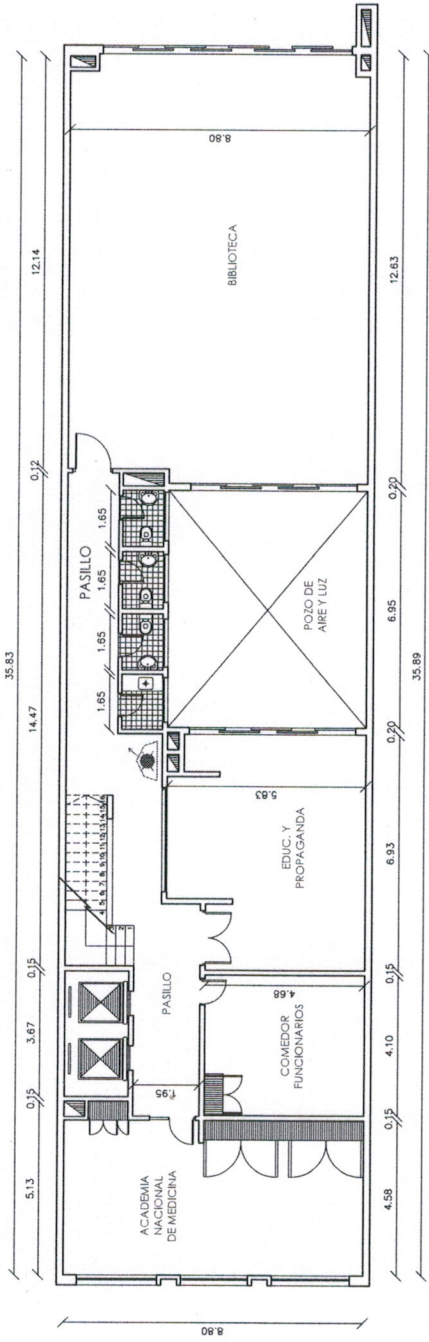



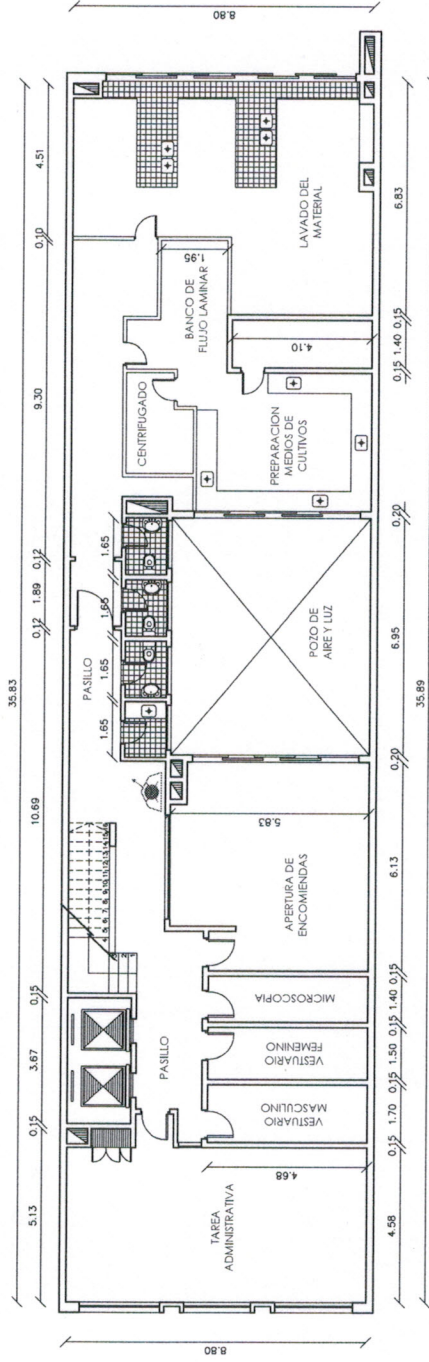




PLANTA NIVEL 5°
esc. 1/150



PLANTA NIVEL 6°
esc. 1/150

REFERENCIA DE SIMBOLOGIA

-  Salidas: Falso A.B.C.
-  Salida: Falso Limitado
-  Iluminación de Emergencia
-  Salida de Salida (Iluminación)
-  Detector de Humo direccional
-  Prohibido fumar
-  BIE Boca de incendio Equipada


DIRECCIÓN NACIONAL DE BOMBEROS

MEDIDAS DE PROTECCIÓN CONTRA INCENDIOS


PROYECTO TÉCNICO

Referencia:	—
Razon social:	CHL A - E.P.
RUT:	—
UBICACIÓN:	18 DE JULIO Nº 2175 - 2181 - 2183
Nº PROYECTO:	21376
Contenido:	PLANTA NIVEL 5° PLANTA NIVEL 6°
Fecha: Mayo 2013	Escala: 1/150

05

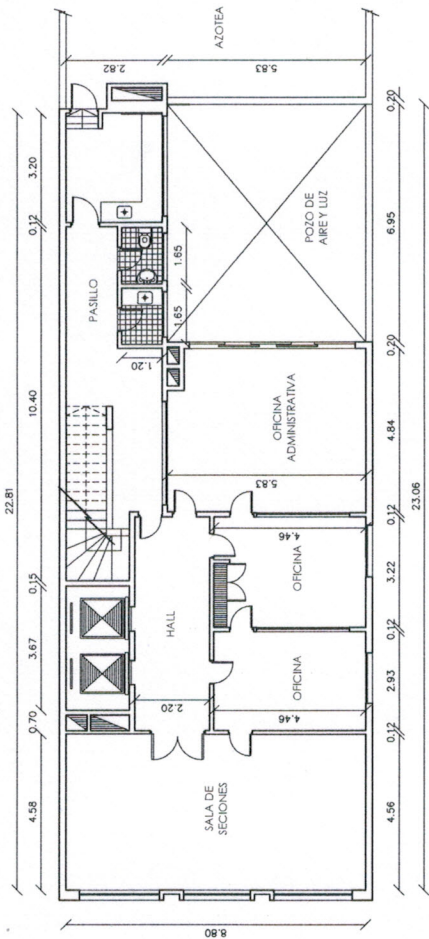

PLANTA NIVEL 7°
esc. 1/150

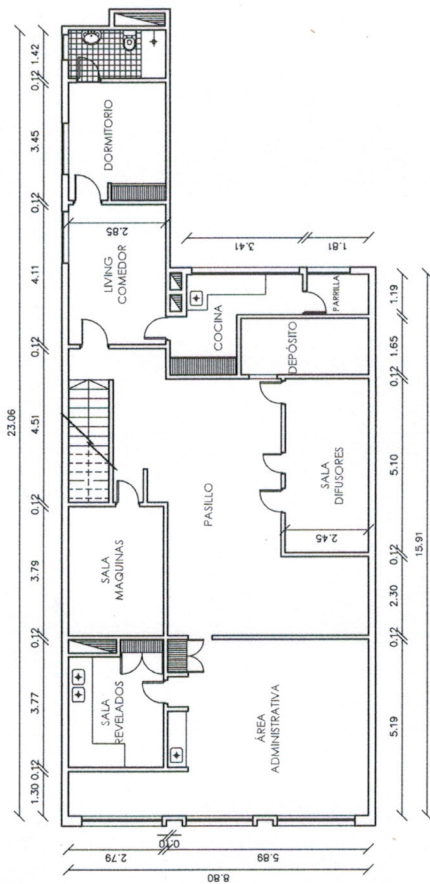

PLANTA NIVEL 8°
esc. 1/150

REFERENCIA DE SIMBOLOGIA

- Extinguidores Fojko ABC
- Cableado Luminoso
- Iluminación de Emergencia
- Cable de Salida (luminiscente)
- Detector de Humo direccional
- Prohibido fumar
- BNE Bocas de Incendio Equipadas

DIRECCIÓN NACIONAL DE BOMBEROS

MEDIDAS DE PROTECCIÓN CONTRA INCENDIOS

PROYECTO TÉCNICO

Referencia:	---
Razon social:	CHLA - EP
RUT:	---
UBICACION:	18 DE JULIO Nº 2175 - 2181 - 2183
Nº PROYECTO:	21376
Contenido:	PLANTA NIVEL 7° PLANTA NIVEL 8°
Laminas:	---
Area:	5 ha
Esc. Ped.	5 ha
Opn. Altimétricas:	---
Fecha Nov. 2013	06
Escala:	1:150