


DETALLE NICHOS MEDIDORES UTE  
esc. 1/20

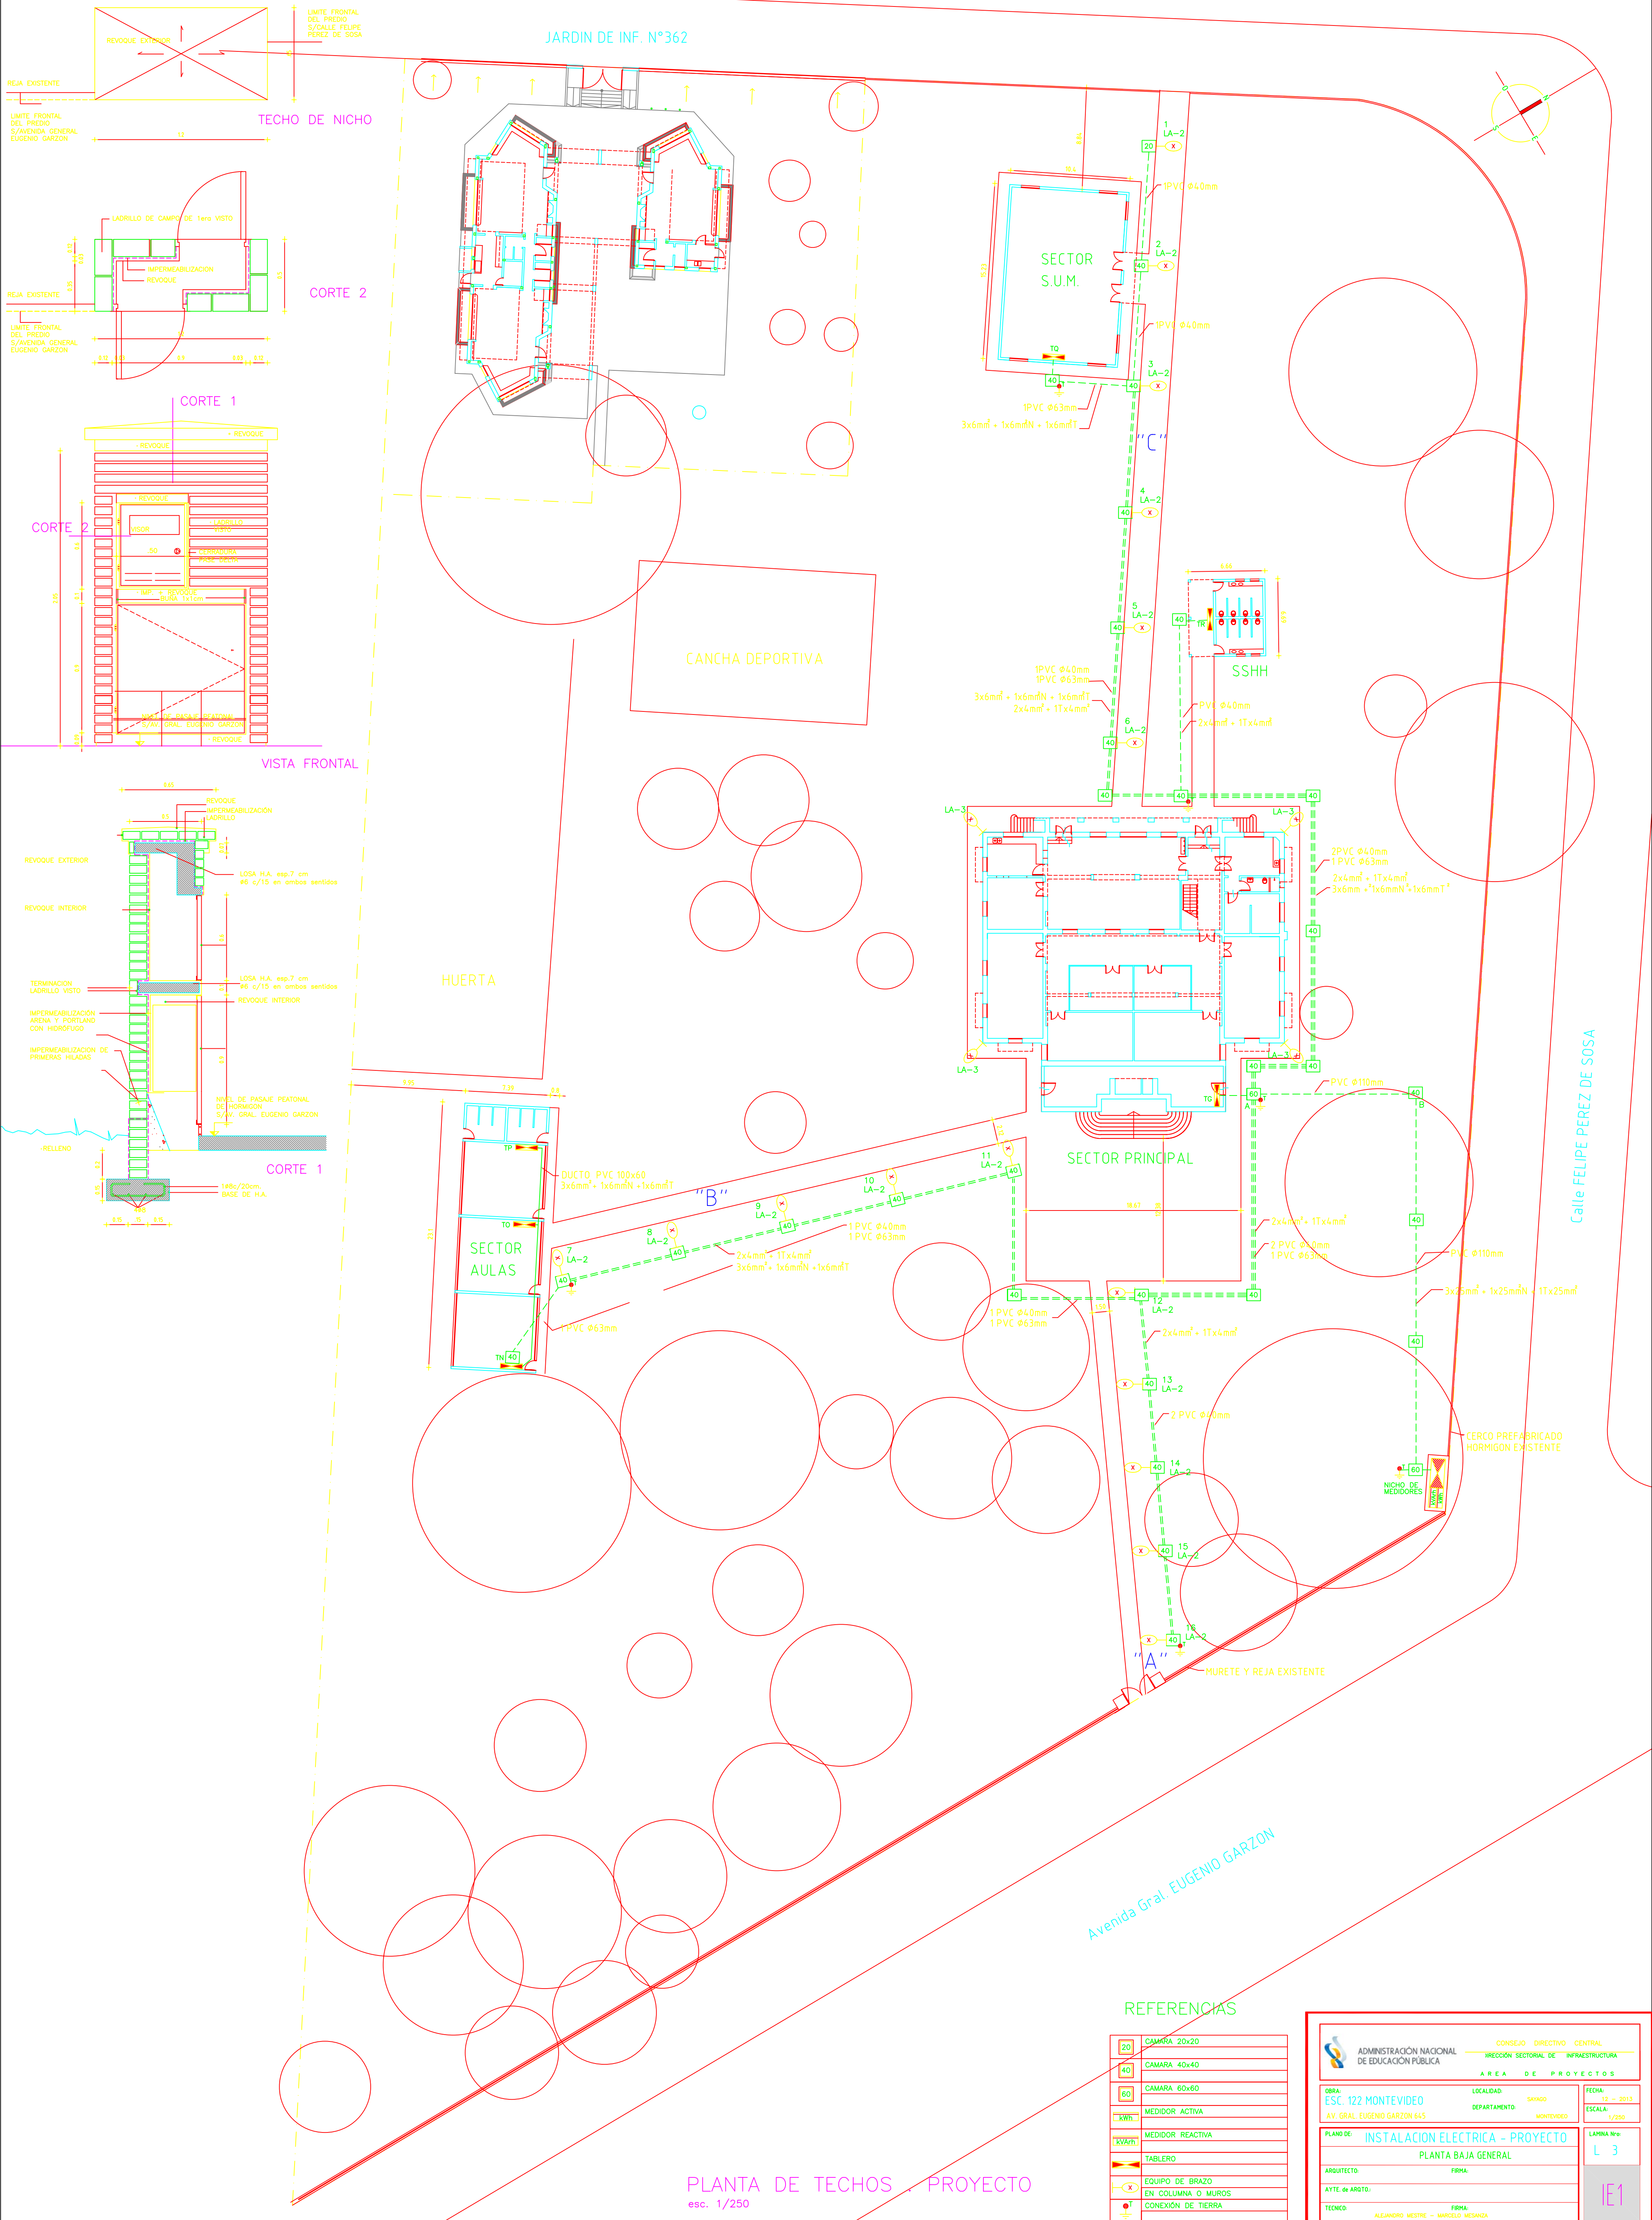

REFERENCIAS

20	CAMARA 20x20
40	CAMARA 40x40
60	CAMARA 60x60
KWh	MEDIDOR ACTIVA
KVArh	MEDIDOR REACTIVA
TABLERO	
EQUIPO DE BRAZO EN COLUMNA O MUROS	
CONEXIÓN DE TIERRA	

ADMINISTRACIÓN NACIONAL DE EDUCACIÓN PÚBLICA		CONSEJO DIRECTIVO CENTRAL	
DIRECCIÓN SECTORIAL DE INFRAESTRUCTURA		ÁREA DE PROYECTOS	
OBRA: ESC. 122 MONTEVIDEO		LOCALIDAD: SAVADO	FECHA: 12 - 2013
AV. GRAL. EUGENIO GARZON 645		DEPARTAMENTO: MONTEVIDEO	ESCALA: 1/250
PLANO DE: INSTALACION ELECTRICA - PROYECTO		LÁMINA N°: L 3	
PLANTA BAJA GENERAL			
ARQUITECTO:	FIRMA:		
AYTE. de ARQTO:	FIRMA:		
TECNICO:	FIRMA:		
ALEJANDRO VESTRE - MARCELO MESANZA			