



8 M3

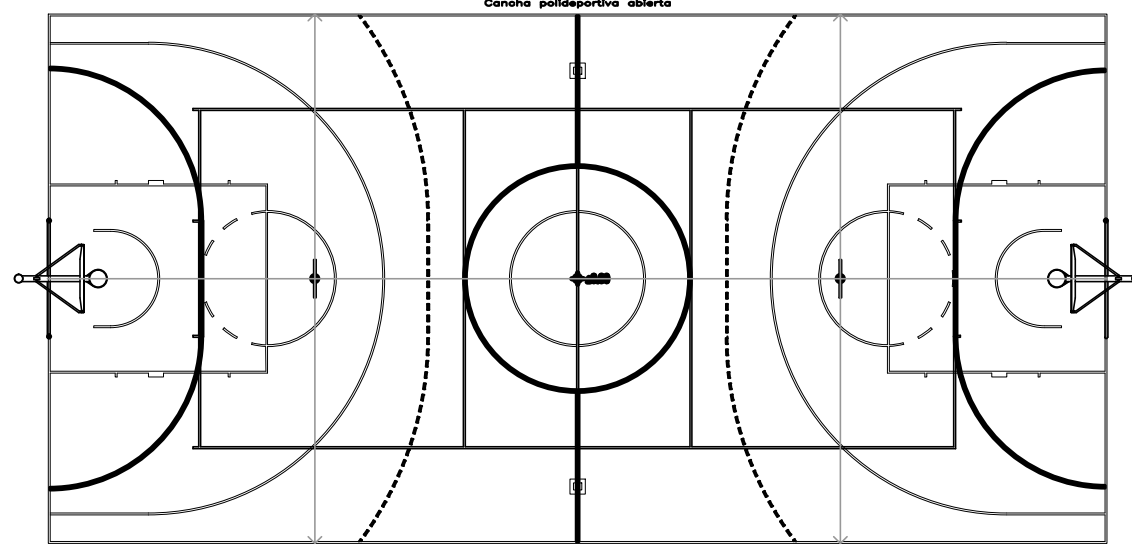

Campo deportivo al aire libre

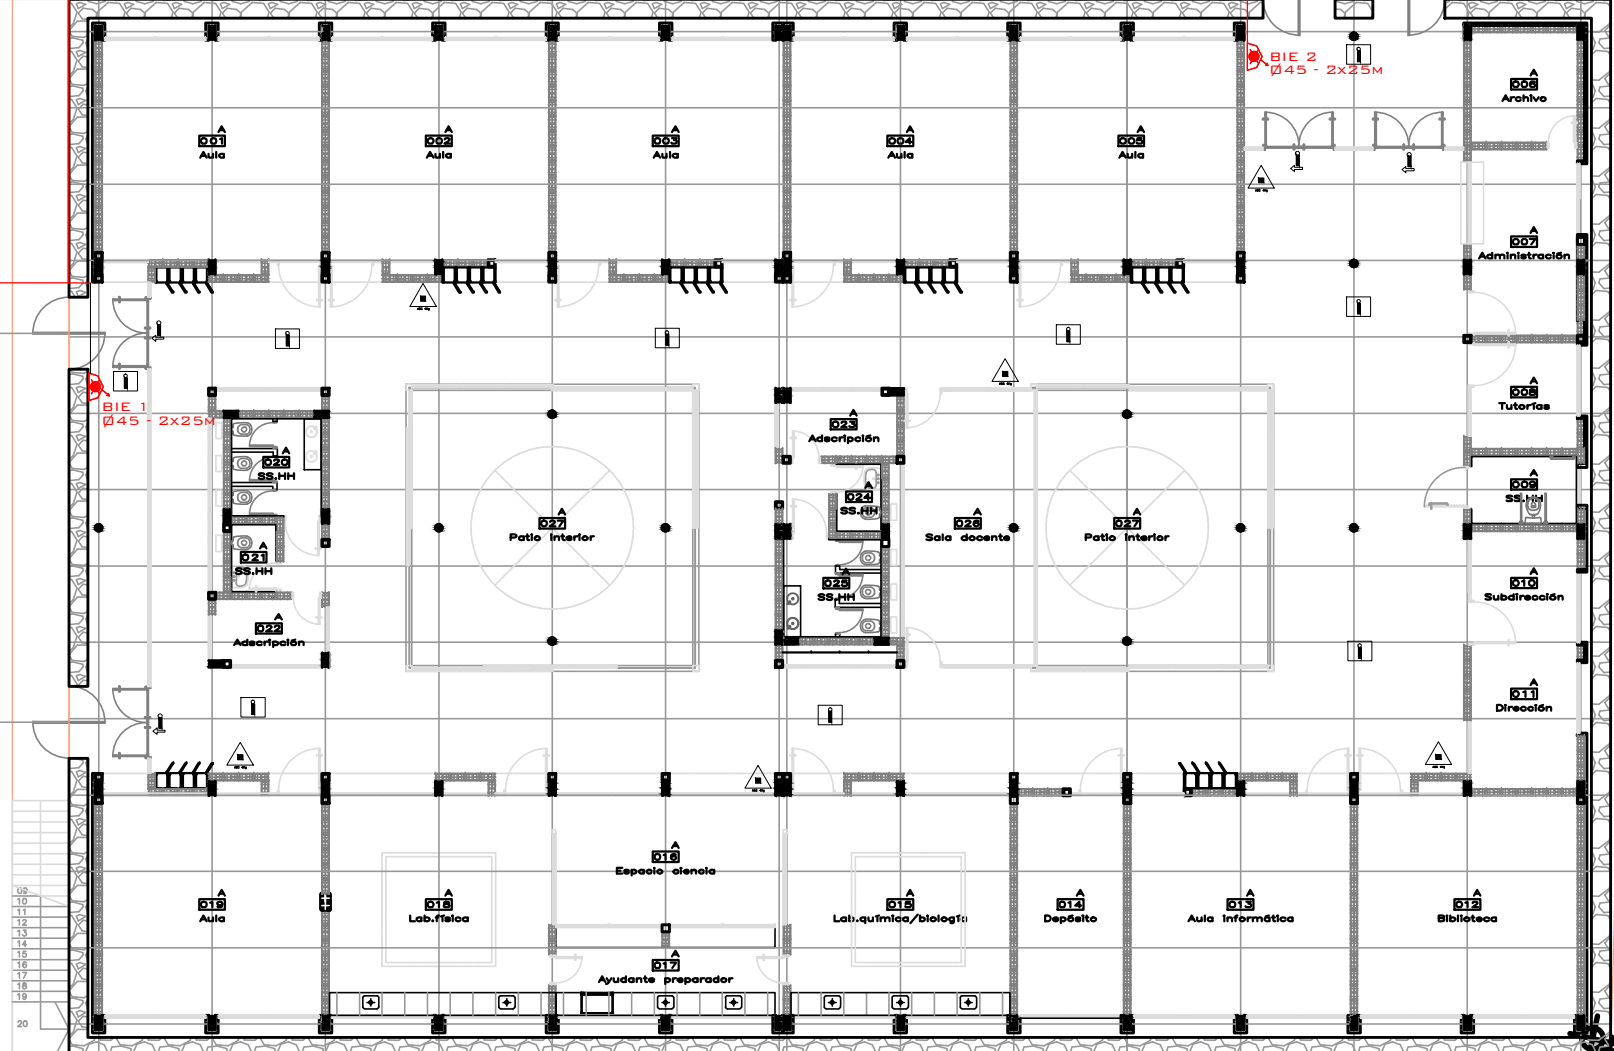

REFERENCIA DE SIMBOLOGIA

- Extintores Polvo ABC
- Extintores Dioxido de Carbono₂ (CO₂)
- Carro Polvo ABC
- Iluminación de Emergencia
- Cartel de Salida (luminiscente)
- Detector de Humo direccional
- Detector de Humo direccional sobre cierrrroso
- Sensor de calor direccionable
- Accionador Manual (Pulsador/Jalador)
- Central de Detección de Incendio
- Alarma acústica tipo sirena
- Puerta Corta Fuego
- BIE Boca de Incendio Equipada
- Acceso vehicular al área de riesgo
- Acceso de emergencia al área de riesgo
- Accionador de bomba de incendio (botonera tipo arranque - pare)
- Bomba de Incendio
- Reserva de Incendio
- Dirección y sentido de la vía de evacuación
- Pararrayos
- Prohibido fumar
- Alarma visual y sonora
- Fin de línea

		CONSEJO DIRECTIVO CENTRAL	
ADMINISTRACIÓN NACIONAL DE EDUCACIÓN PÚBLICA		DIRECCIÓN SECTORIAL DE INFRAESTRUCTURA	
ÁREA DE PROYECTOS			
OBRA: LICEO PINTADITO	LOCALIDAD: PINTADITO	FECHA: MARZO 2016	
CALLE BOHANES Y CALLE MAESTRO ÁNGEL CHAIA	DEPARTAMENTO: ARTIGAS	ESCALA: 1:200	
PLANO DE: ALBANILERÍA		LAMINA No: L 80	
PLANTA GENERAL			
ARQUITECTO: PEDRO RUIZ LÓPEZ	FIRMA:		
AYTE. de ARQTO: CARLA FIRPO	FIRMA:		
TECNICO:	FIRMA:		

PB01