



DETALLE VENTILACION SSHH

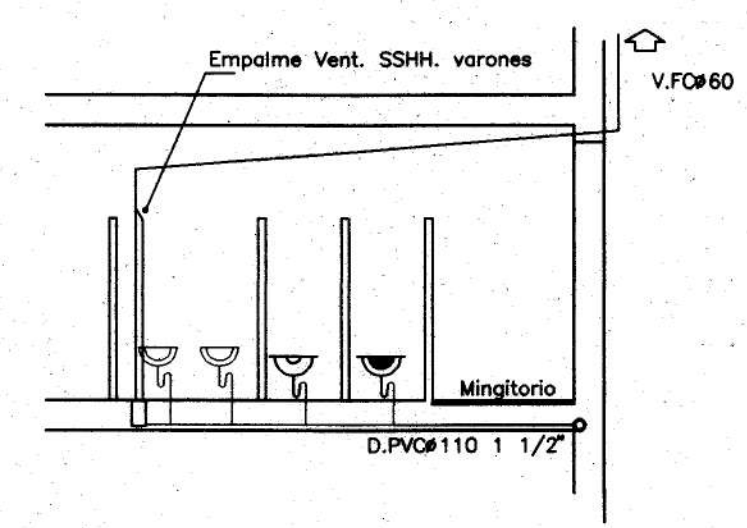

UBICACIÓN		MONTEVIDEO		NUMERO	
ASUNTO		LICEO N° 16		PROYECTO SANITARIA. DESAGUES	
ARCHITECTO		TECNICO		DIBUJANTE	
ESCALA		FECHA		OBSERVACIONES	
1:100		ABRIL/97			
LÁMINA		S6			

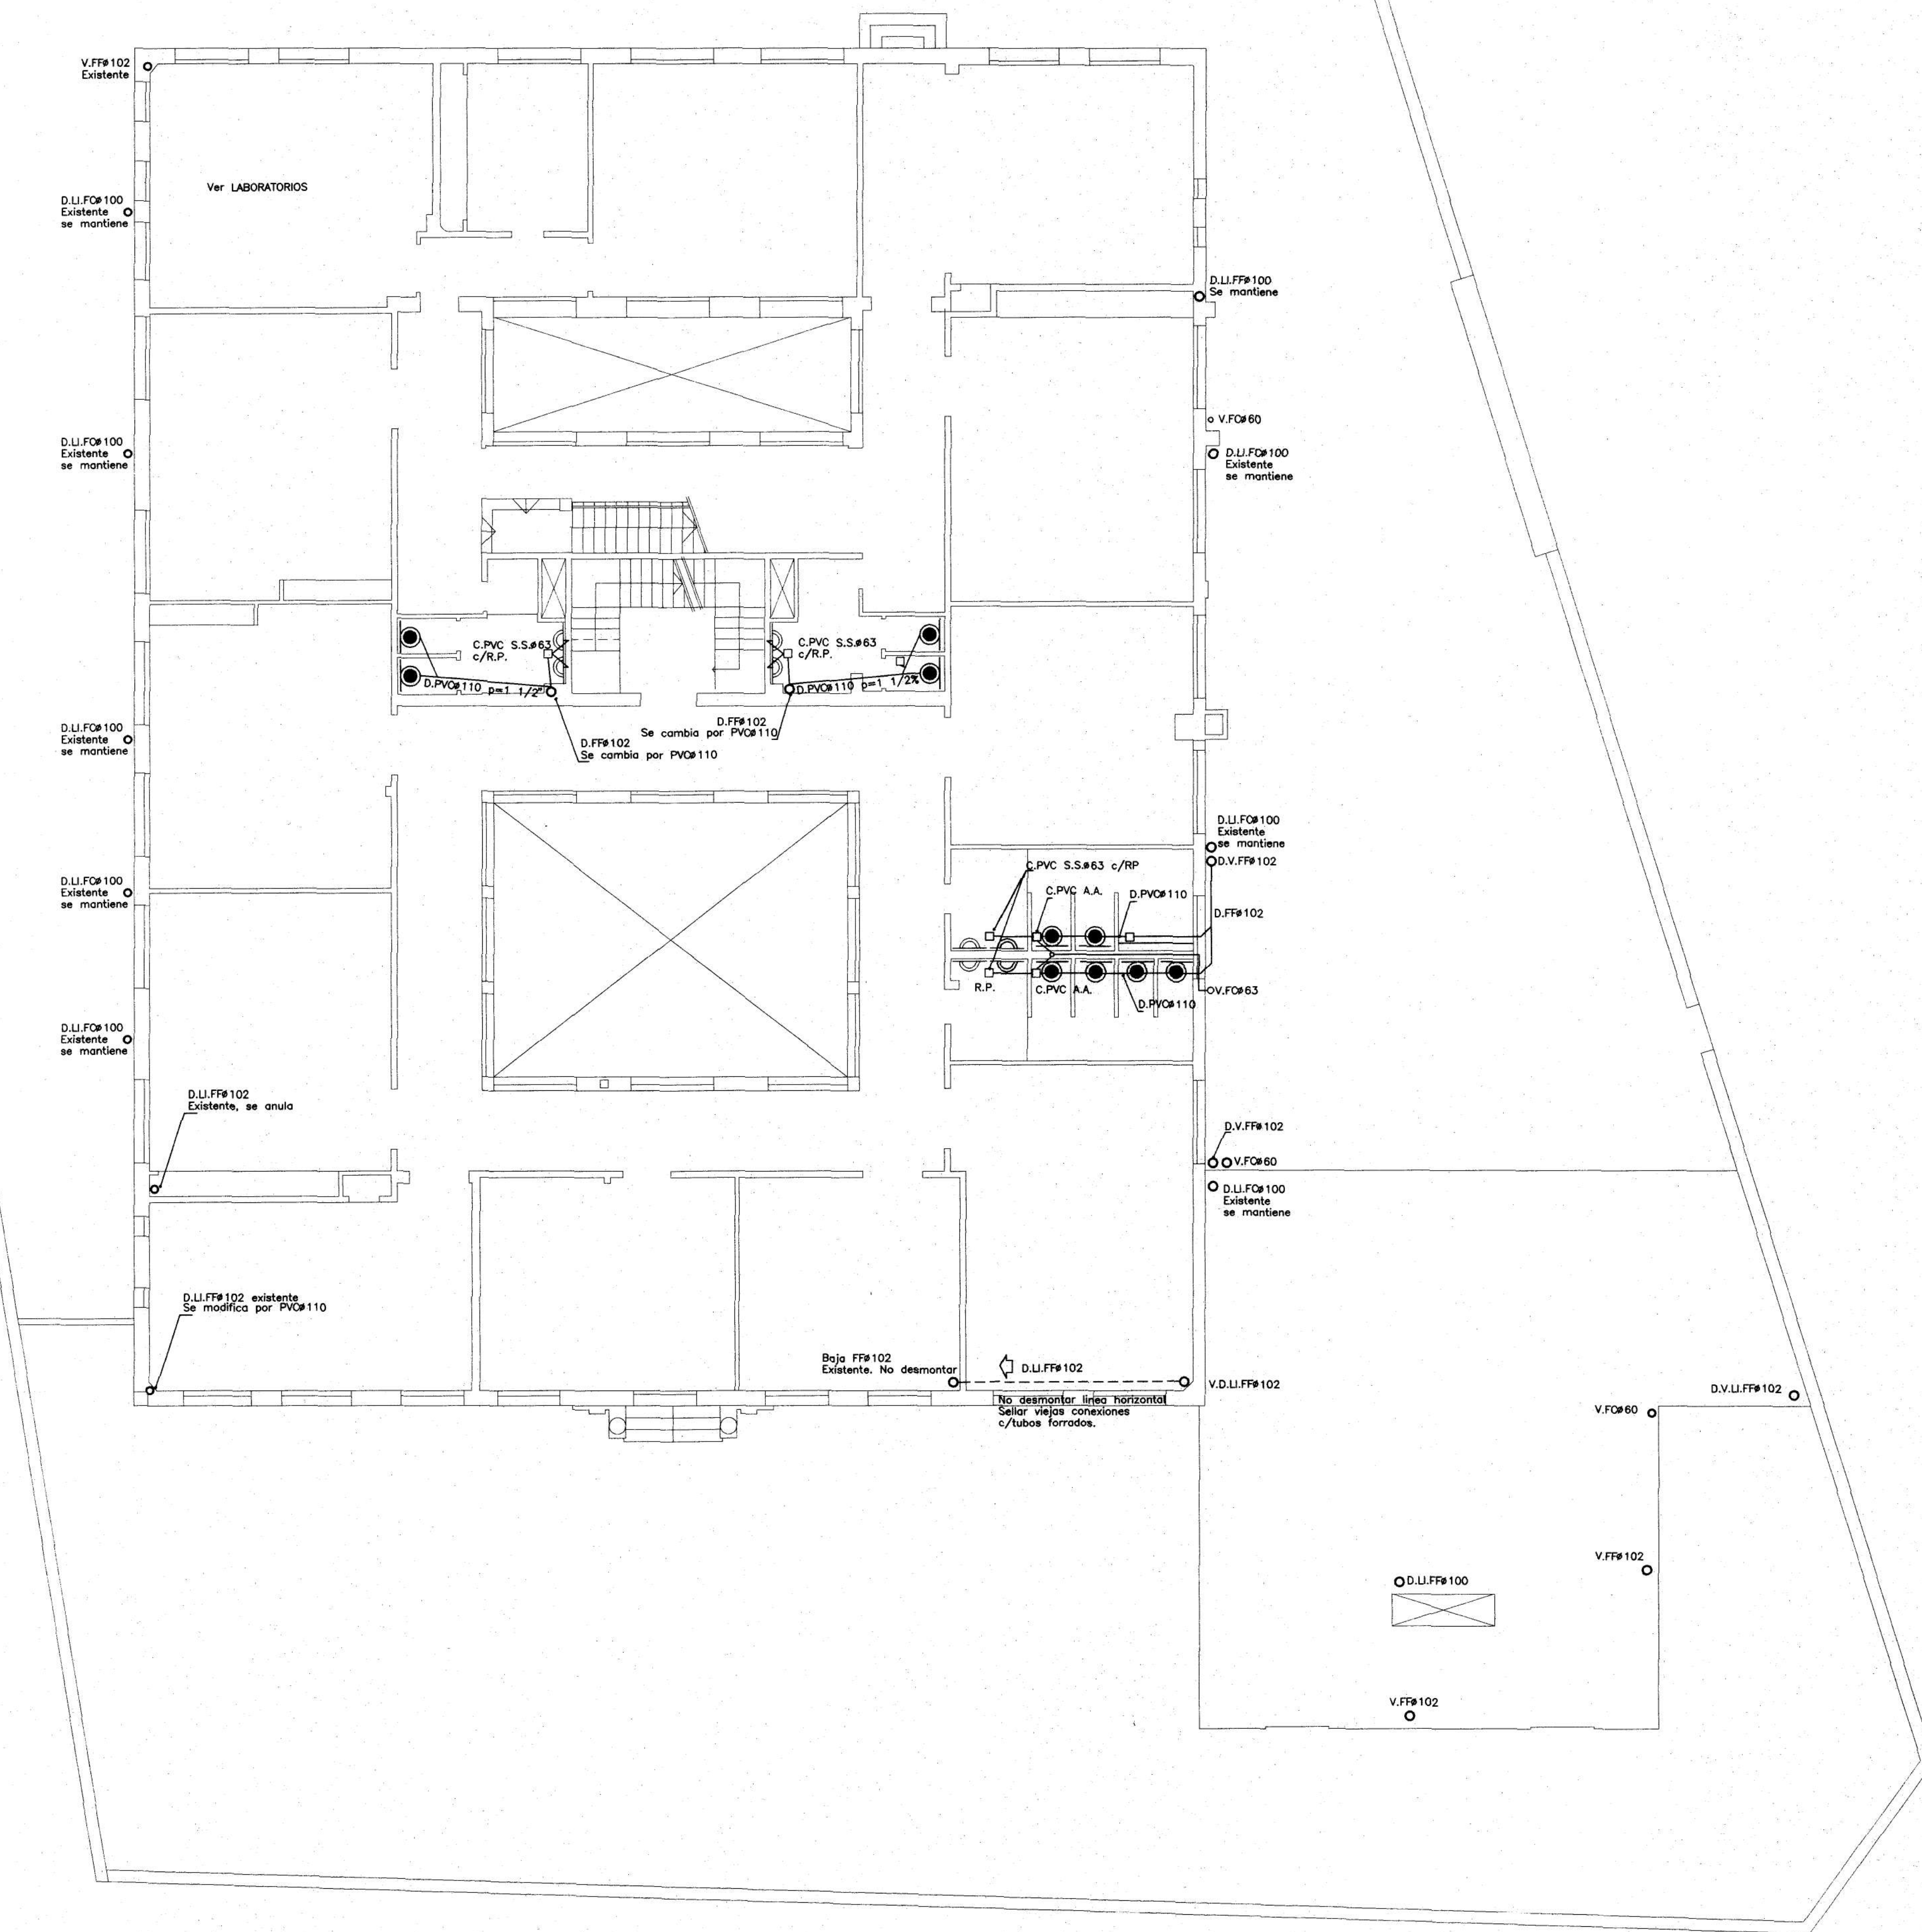




NOTAS:

- ☐ C.PVC A.A. = CAJA DE PVC DE ACOPLES Y ACCESO.
- ☐ C.PVC S.S.# = CAJA DE PVC SIFONICA SALIDA #

DETALLES:

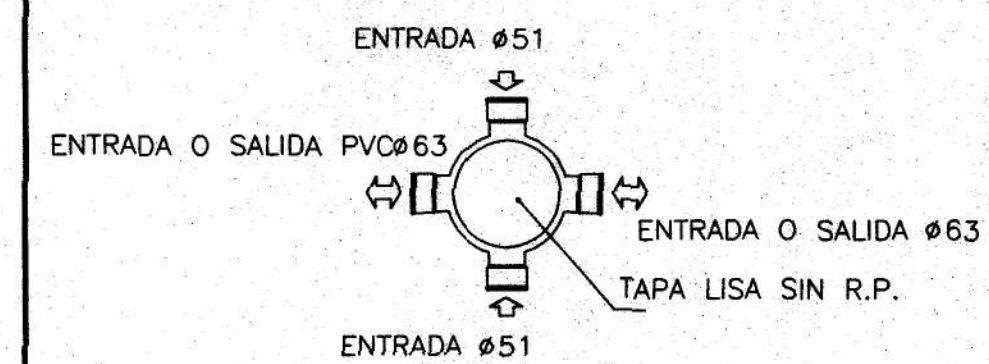

UBICACION MONTEVIDEO NUMERO



**A.N.E.P.**  
DIVISION ARQUITECTURA  
DEPARTAMENTO DE PROYECTOS

ASUNTO


LICEOS Nº 16 y Nº 54  
PROYECTO DE DESAGUES  
PLANTA 2do. PISO

LAMINA


**S7**

ARQUITECTO JACOZZO-ROSSINI	TECNICO R. DONATO	DIBUJANTE E. AGUIAR
ESCALA 1:100	FECHA ABRIL/97	OBSERVACIONES



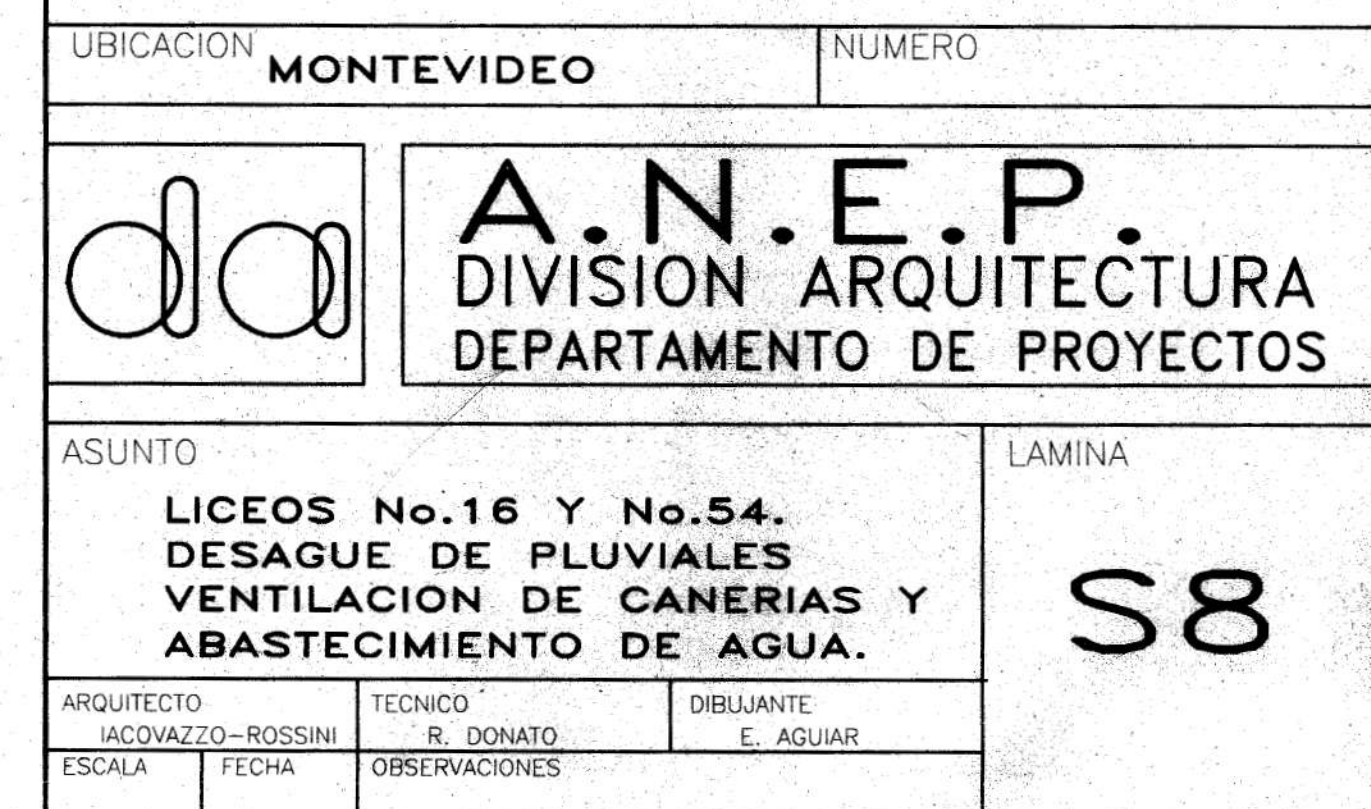




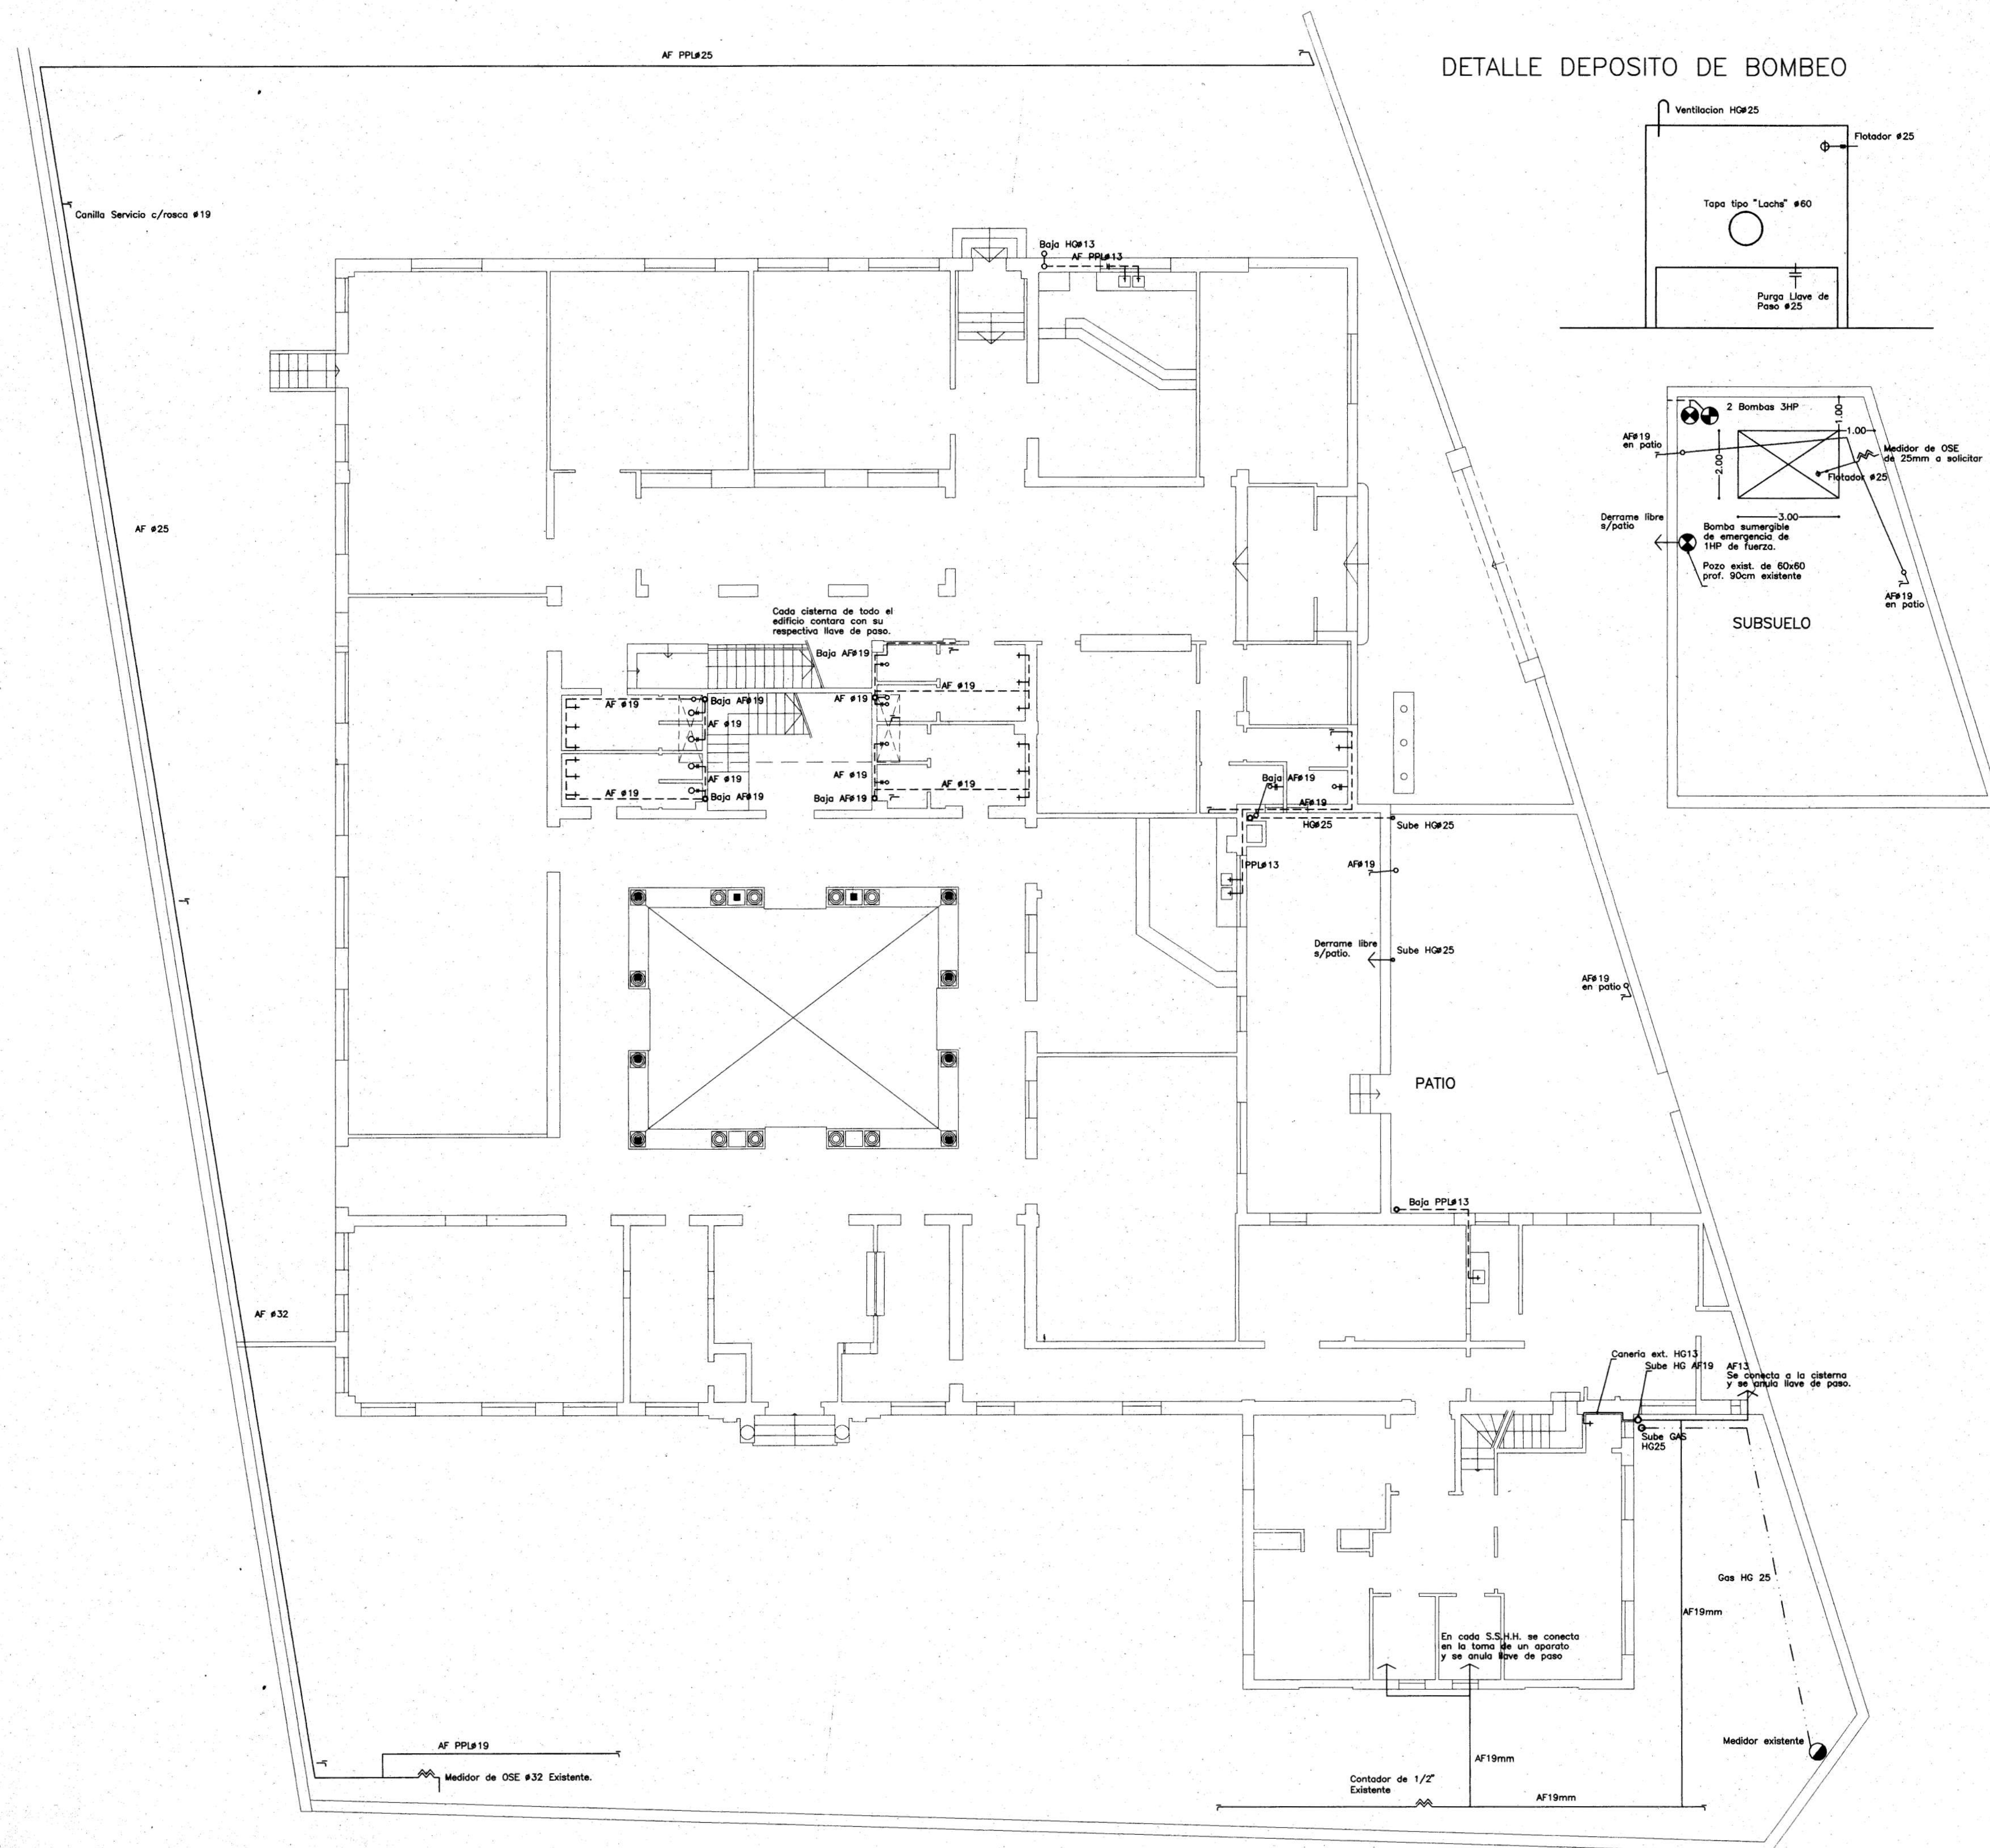

UBICACION		MONTEVIDEO		NUMERO	
		<b>A.N.E.P.</b> DIVISION ARQUITECTURA DEPARTAMENTO DE PROYECTOS			
ASUNTO		LICEOS No. 16 Y No. 54		LAMINA	
ABASTECIMIENTO DE AGUA		PLANTA BAJA		S10	
ARQUITECTO	TECNICO	DIBUJANTE		OBSERVACIONES	
JACOVAZZO-ROSSINI	R. DONATO	C.E. AGUIAR			
ESCALA	FECHA				
1:100	ABRIL/97				




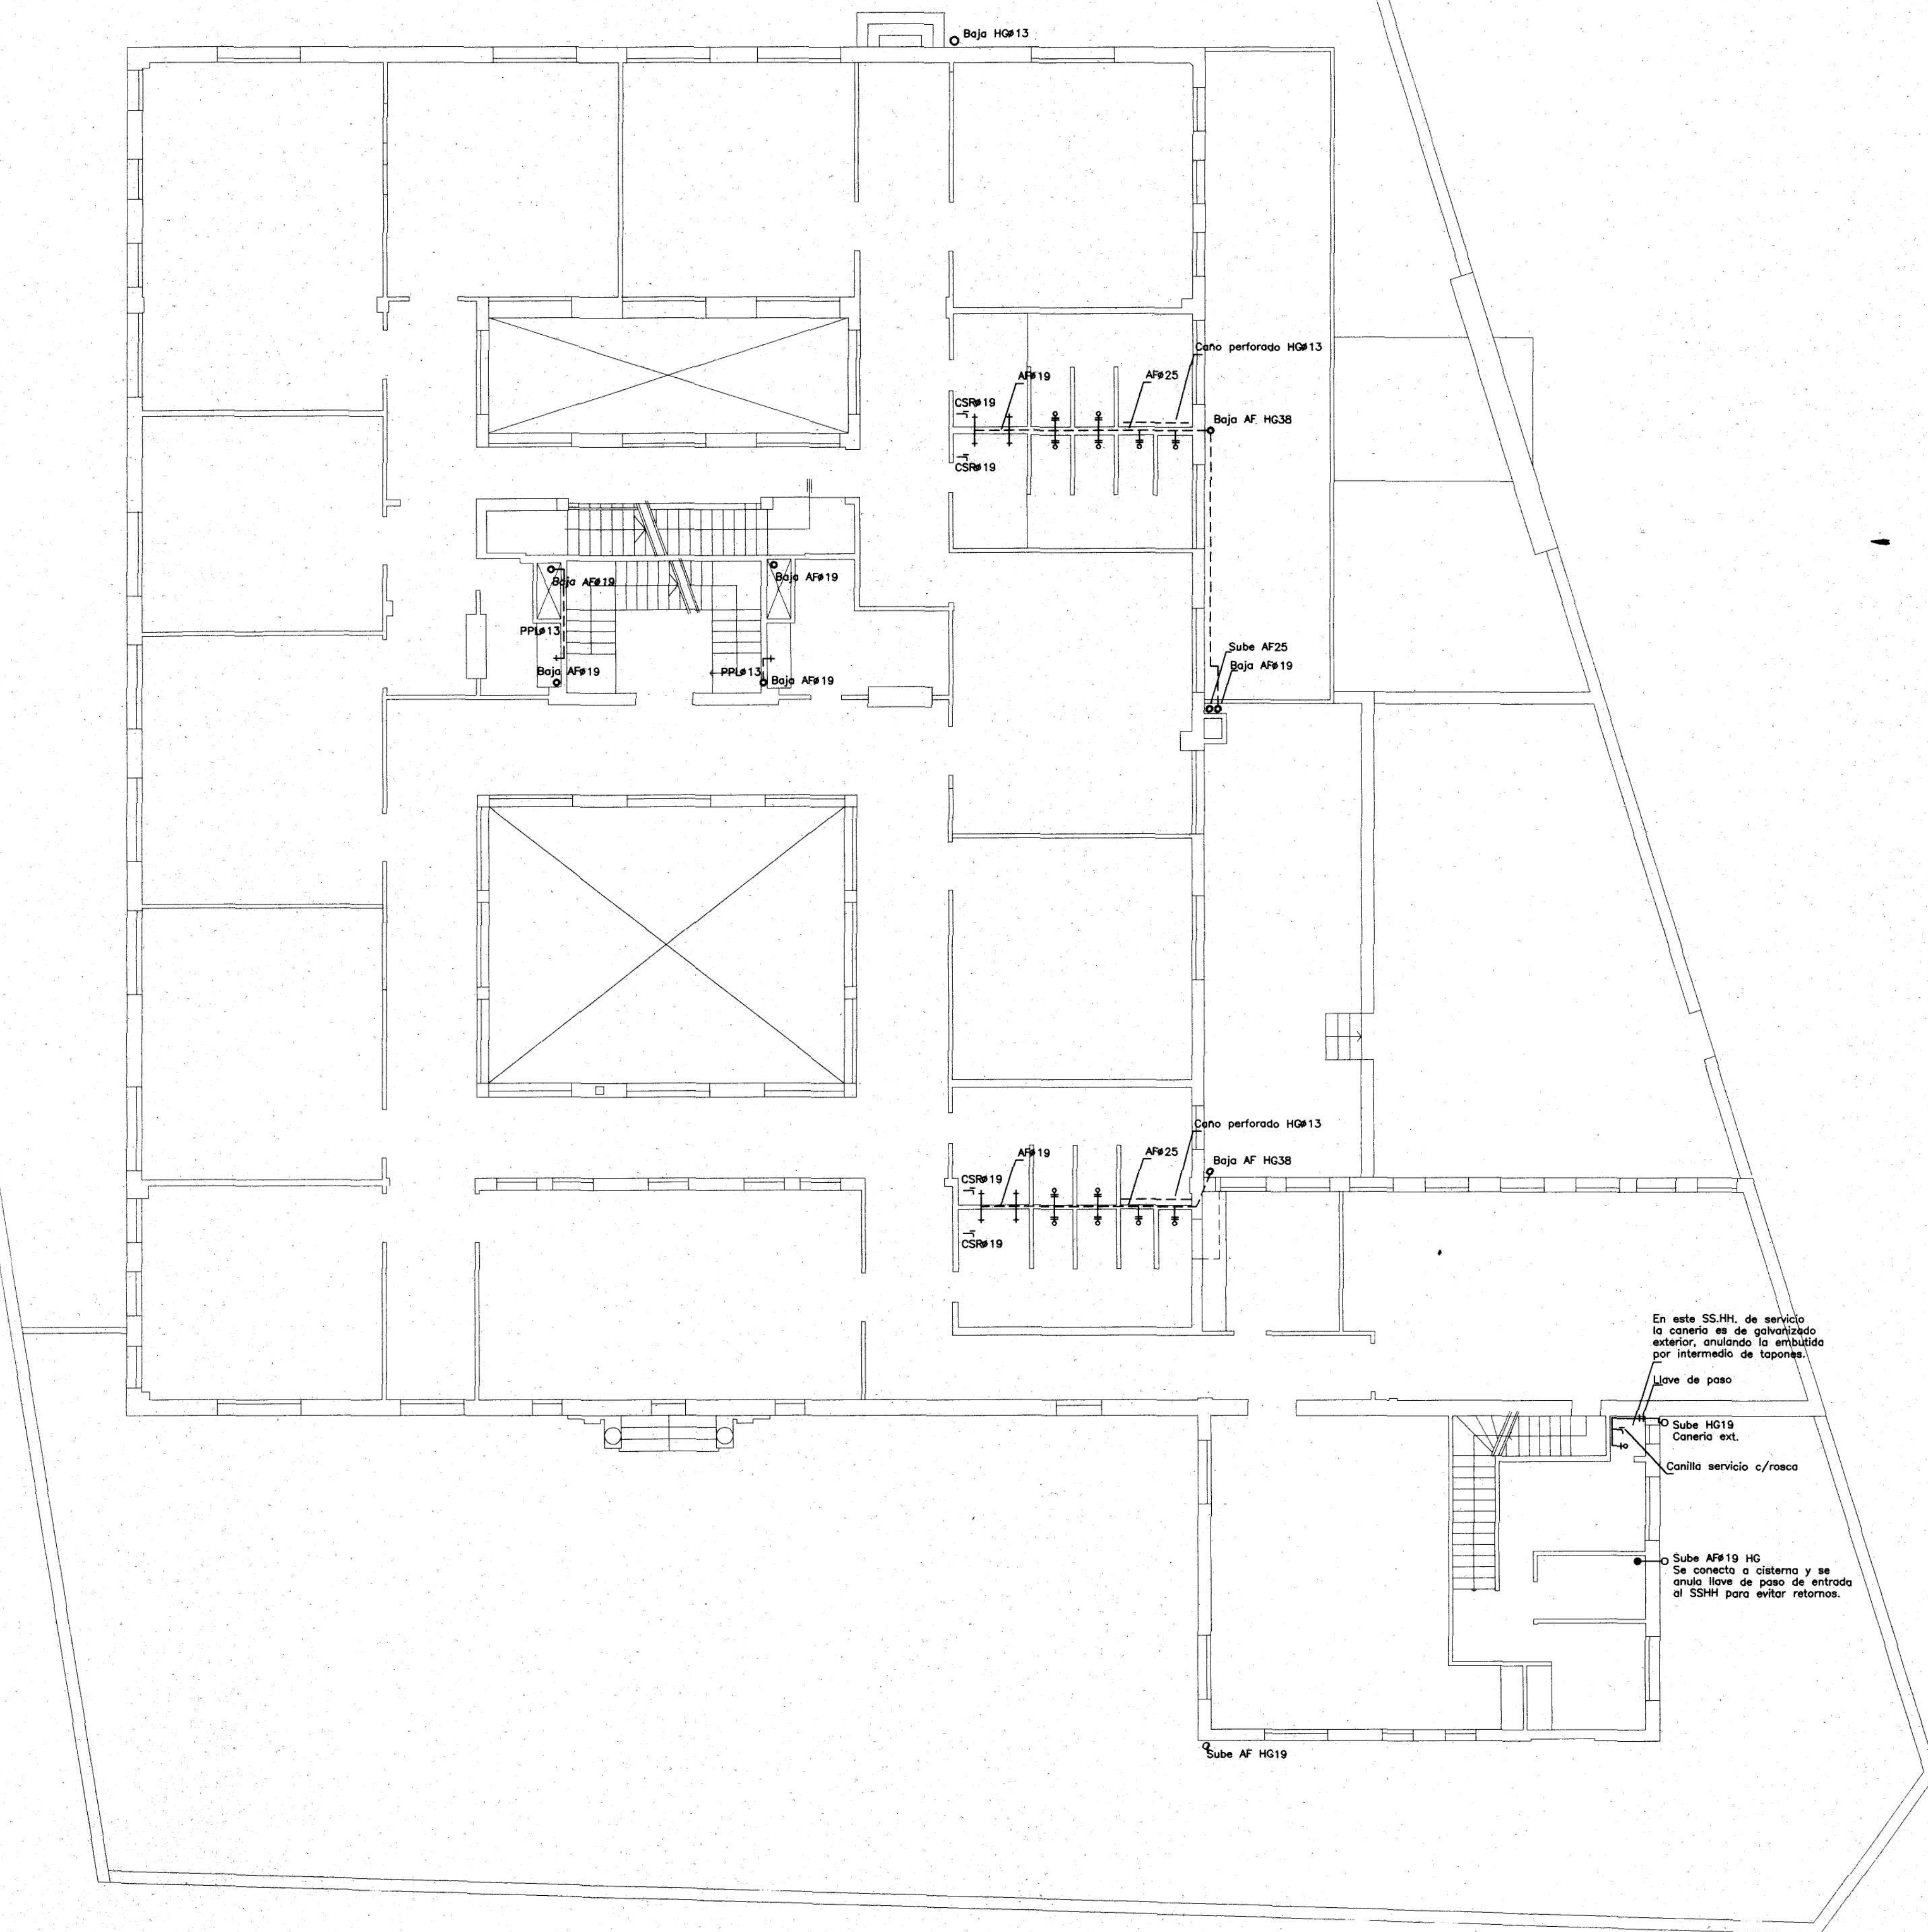

UBICACIÓN		MONTEVIDEO		NUMERO	
da		A.N.E.P. DIVISION ARQUITECTURA DEPARTAMENTO DE PROYECTOS			
ASUNTO		LICEO N° 16 ABASTECIMIENTO DE AGUA PLANTA 1er. PISO		LAMINA	
ARQUITECTO		TECNICO		DIBUJANTE	
MCIVAZZO-ROSSINI		R. DONATO		F. AGUIAR	
ESCALA		FECHA		OBSERVACIONES	
1:100		ABRIL/97			

S11



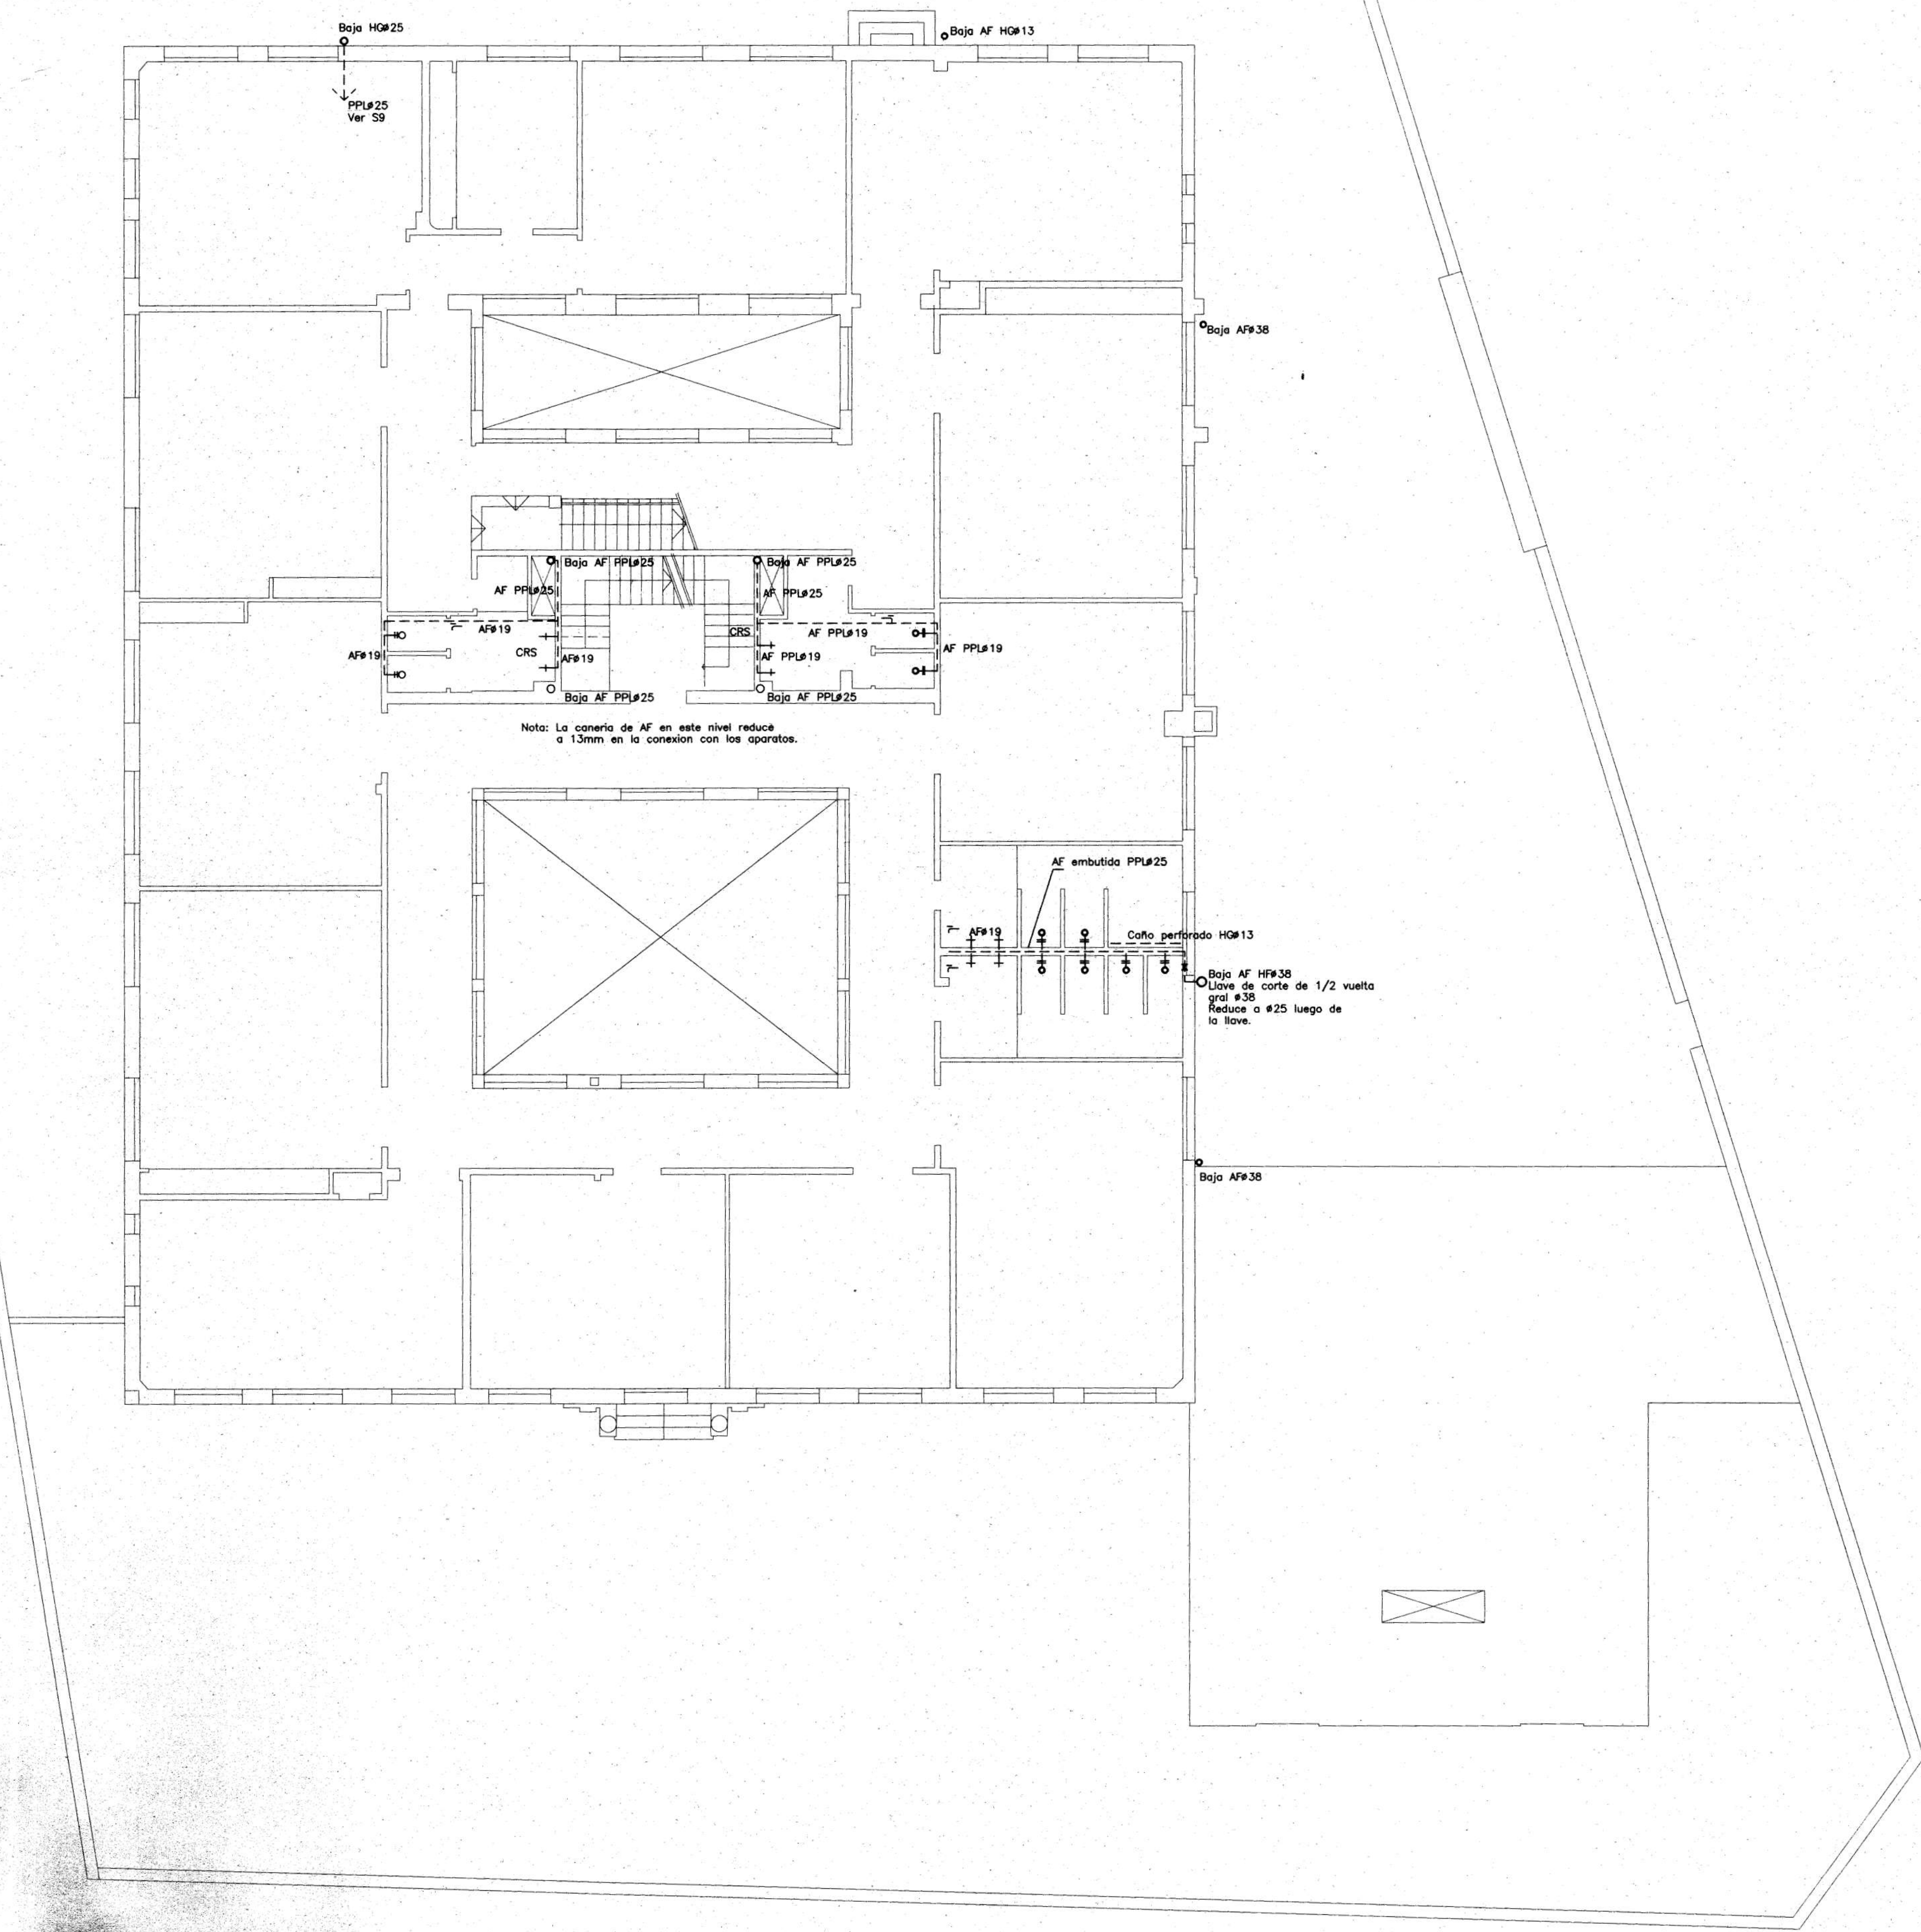

UBICACION		MONTEVIDEO		NUMERO	
da		A.N.E.P. DIVISION ARQUITECTURA DEPARTAMENTO DE PROYECTOS			
ASUNTO				LAMINA	
LICEOS N° 16 y N° 54 ABASTECIMIENTO DE AGUA PLANTA 2do. PISO				S12	
ARQUITECTO		TECNICO		DIBUJANTE	
ACCOZZO-ROSSINI		R. DONATO		E. AGUIAR	
ESCALA		FECHA		OBSERVACIONES	
1:100		ABRIL/97			