


DEPARTAMENTO
MANTENIMIENTO

SS1 DC: sanitaria d'acqua

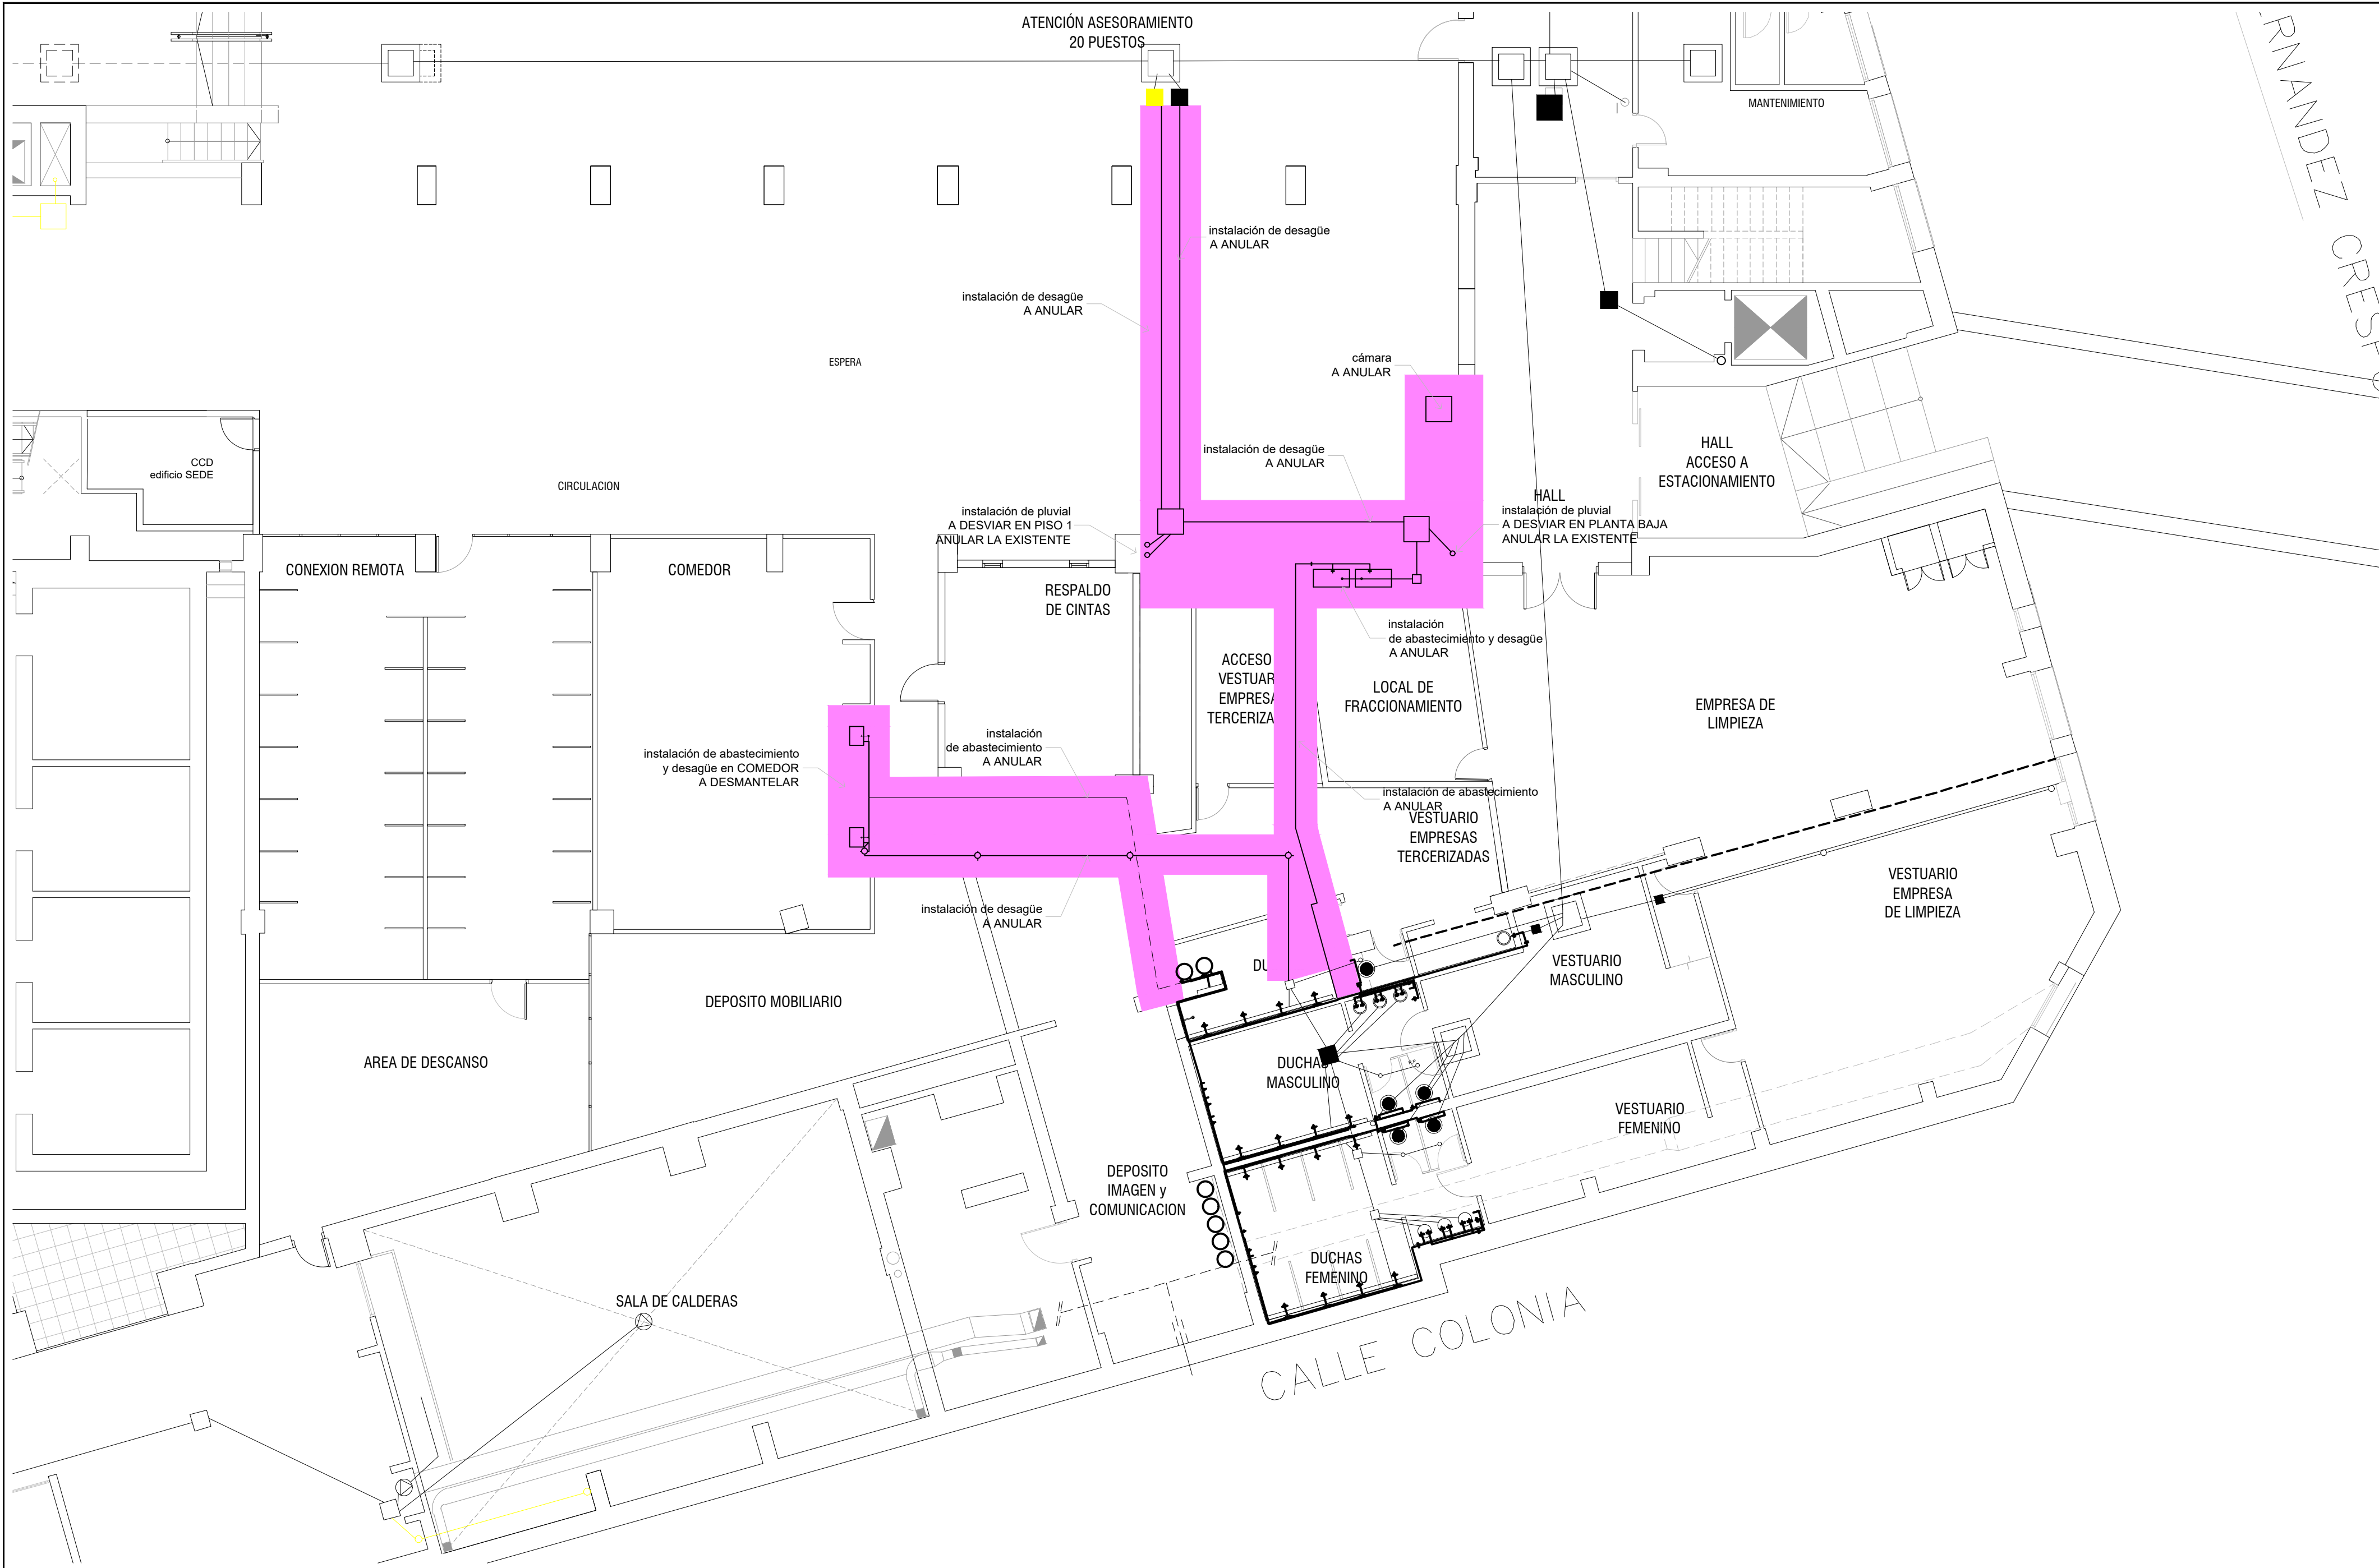


REFERENCIAS

Cámara de inspección 60 x 60		Pileta de patio cerrada		Inodoro		Bomba de achique		Cañería de agua fría - susp.		Instalación existente a mantener	
Cámara de inspección 110 x 60		Boca de desagüe cerrada		Lavatorio		Empalme de acceso tapado		Llave de corte		Instalación existente a desmantelar	
Cámara de conexión a colector 110 x 60 con sifón desconector		Desagüe de piso		Pileta de lavar		Instalación a retirar					

Nota importante: todas las medidas se rectificarán en obra.

OBRA		PLANO	
DATA CENTER (CPD)		SANITARIA	
EDIFICIO SEDE		INSTALACIÓN A DESMANTELAR	
DIRECCIÓN	Fdez. Crespo 1621	TÉCNICO	JORGE SILVA
LOCALIDAD	MONTEVIDEO	DIBUJANTE	ELAIZA PONTET
ESCALA	1:100	LÁMINA	S2
FECHA	MAYO 2021		

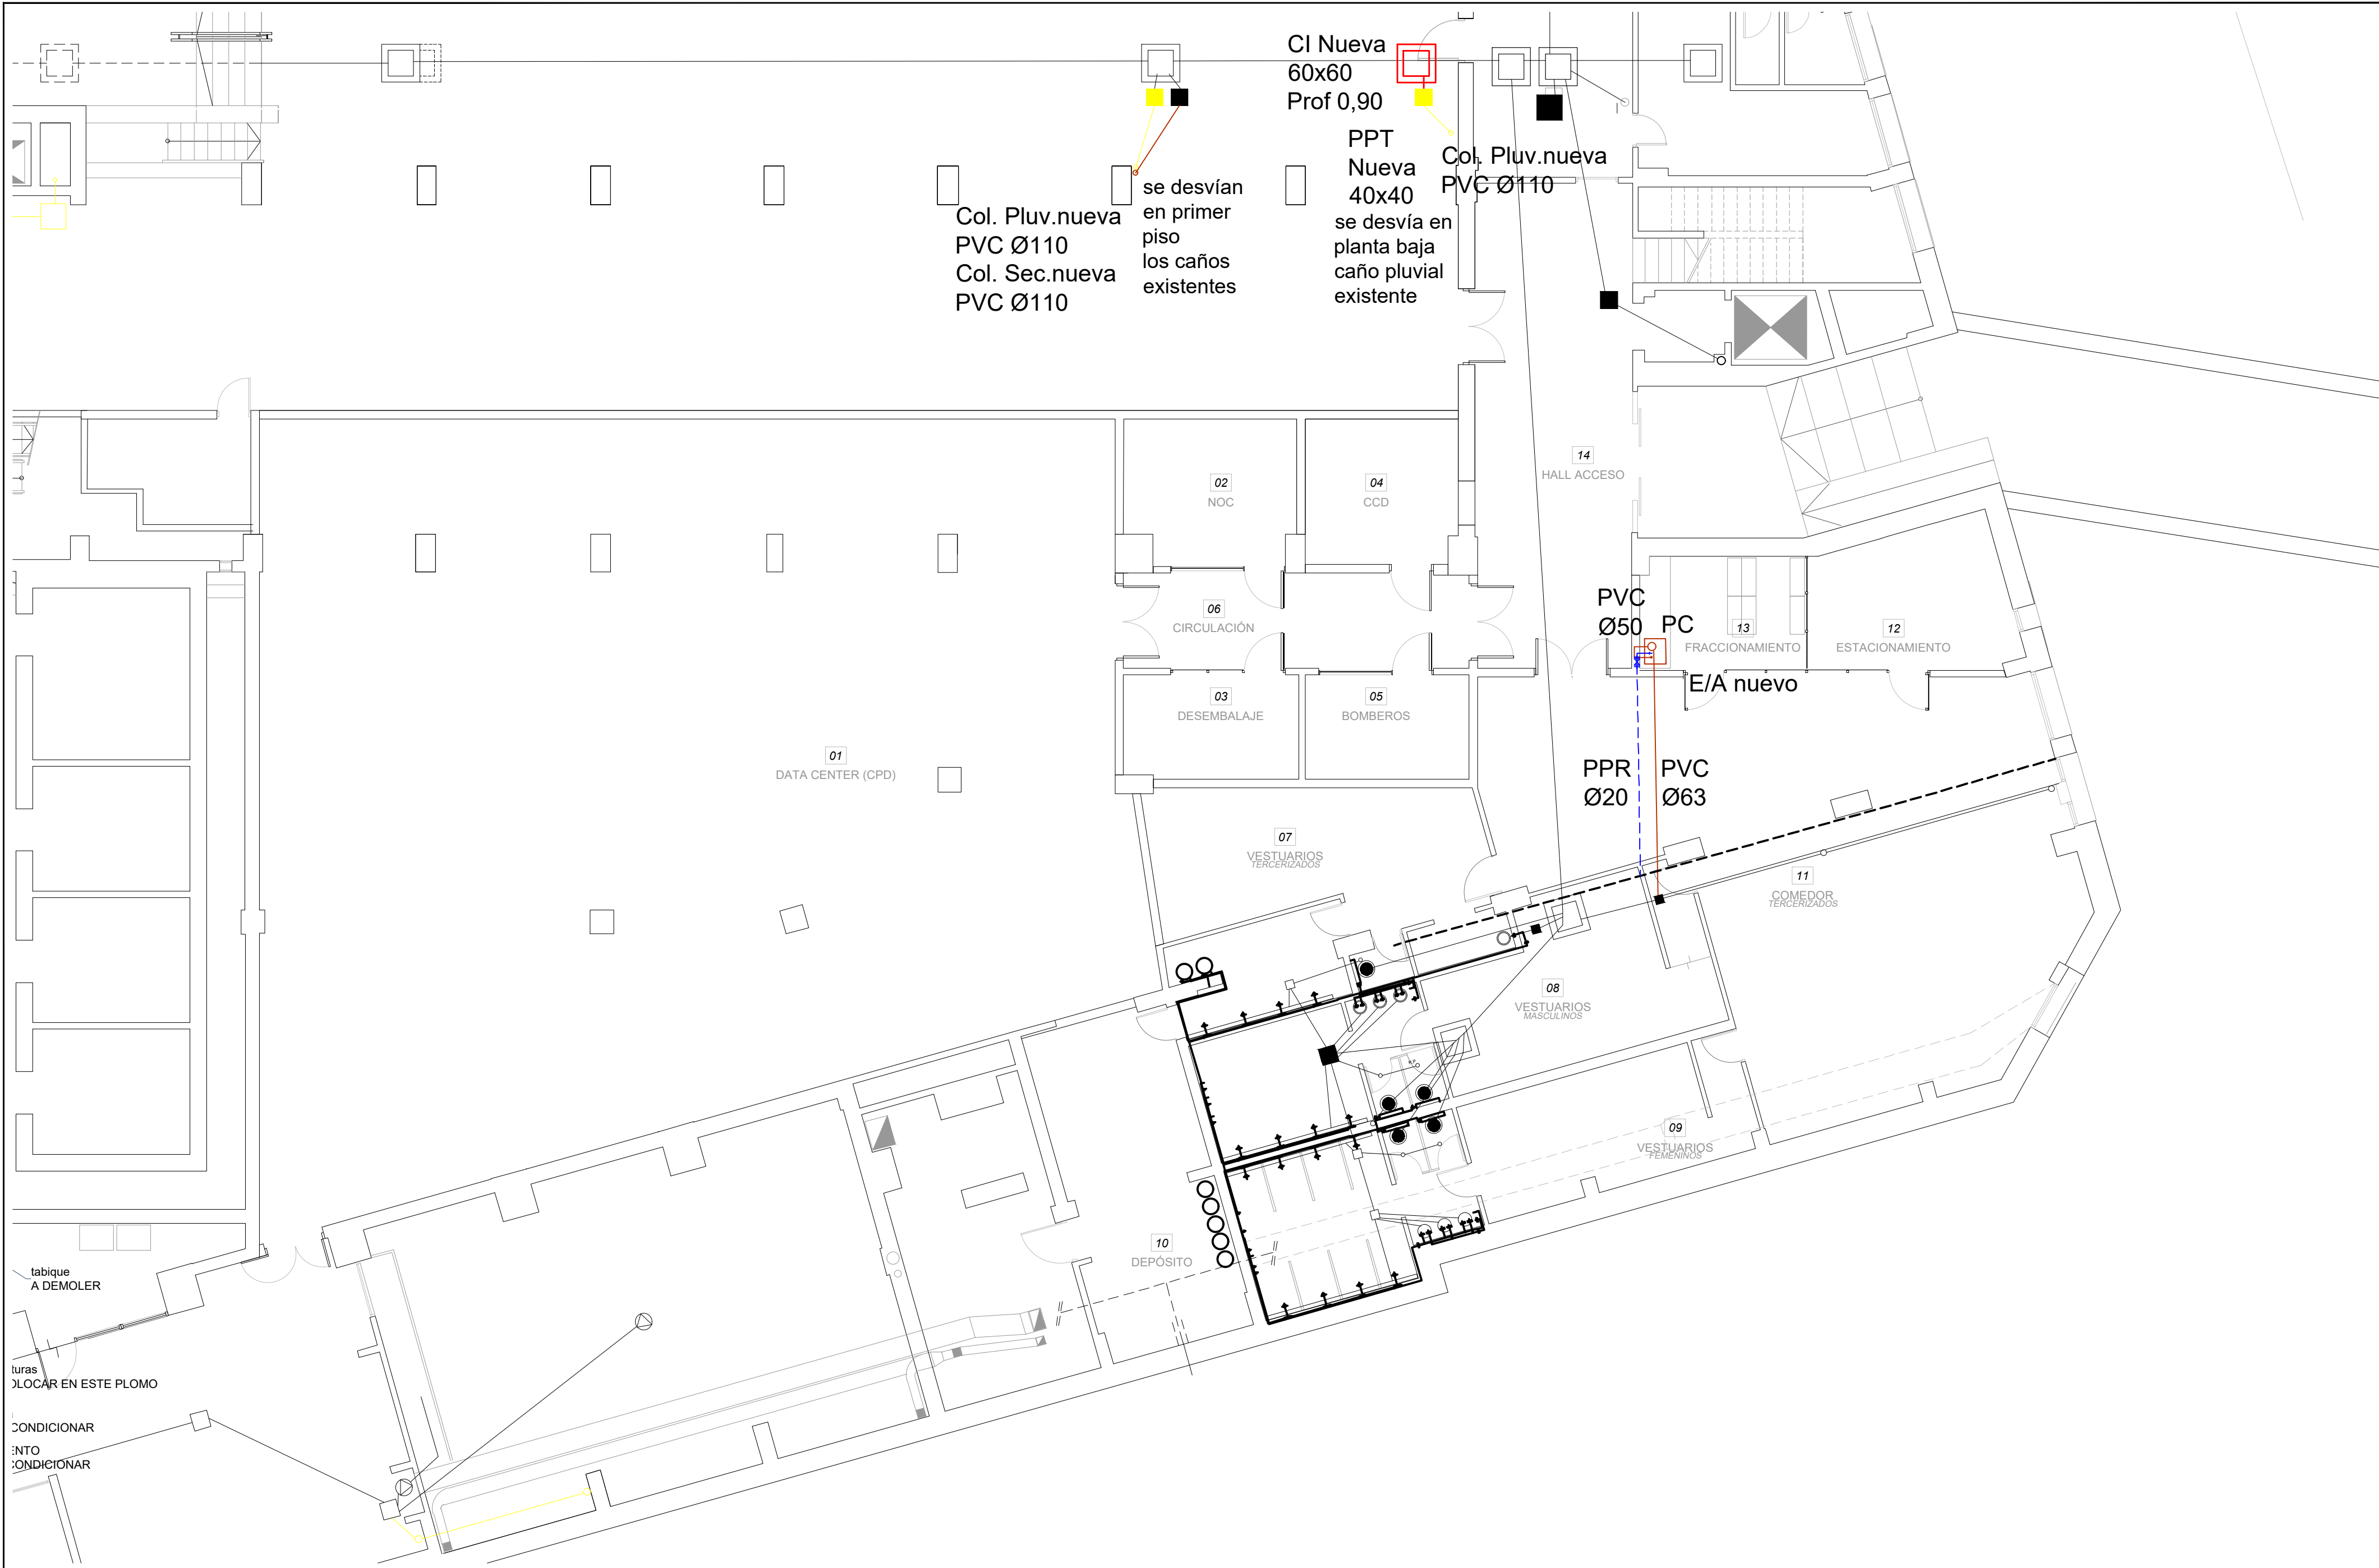

REFERENCIAS


Cámara de inspección 60 x 60		Pileta de patio cerrada		Inodoro		Bomba de achique		Cañería de agua fría - susp.		Instalación existente a mantener	
Cámara de inspección 110 x 60		Boca de desague cerrada		Lavatorio		Empalme de acceso tapado		Llave de corte		Instalación existente a desmantelar	
Cámara de conexión a colector 110 x 60 con sifón desconector		Desague de piso		Pileta de lavar		Instalación a retirar					

Nota importante: todas las medidas se rectificarán en obra.


OBRA	DATA CENTER (CPD)
	EDIFICIO SEDE
DIRECCIÓN	Fdez. Crespo 1621
LOCALIDAD	MONTEVIDEO

PLANO	SANITARIA
	PLANTA PROYECTO
TÉCNICO	JORGE SILVA
DIBUJANTE	ELAIZA PONTET

BPS	DEPARTAMENTO MANTENIMIENTO
SECTOR TÉCNICO	
ESCALA	1:100
FECHA	MAYO 2021
LÁMINA	S3

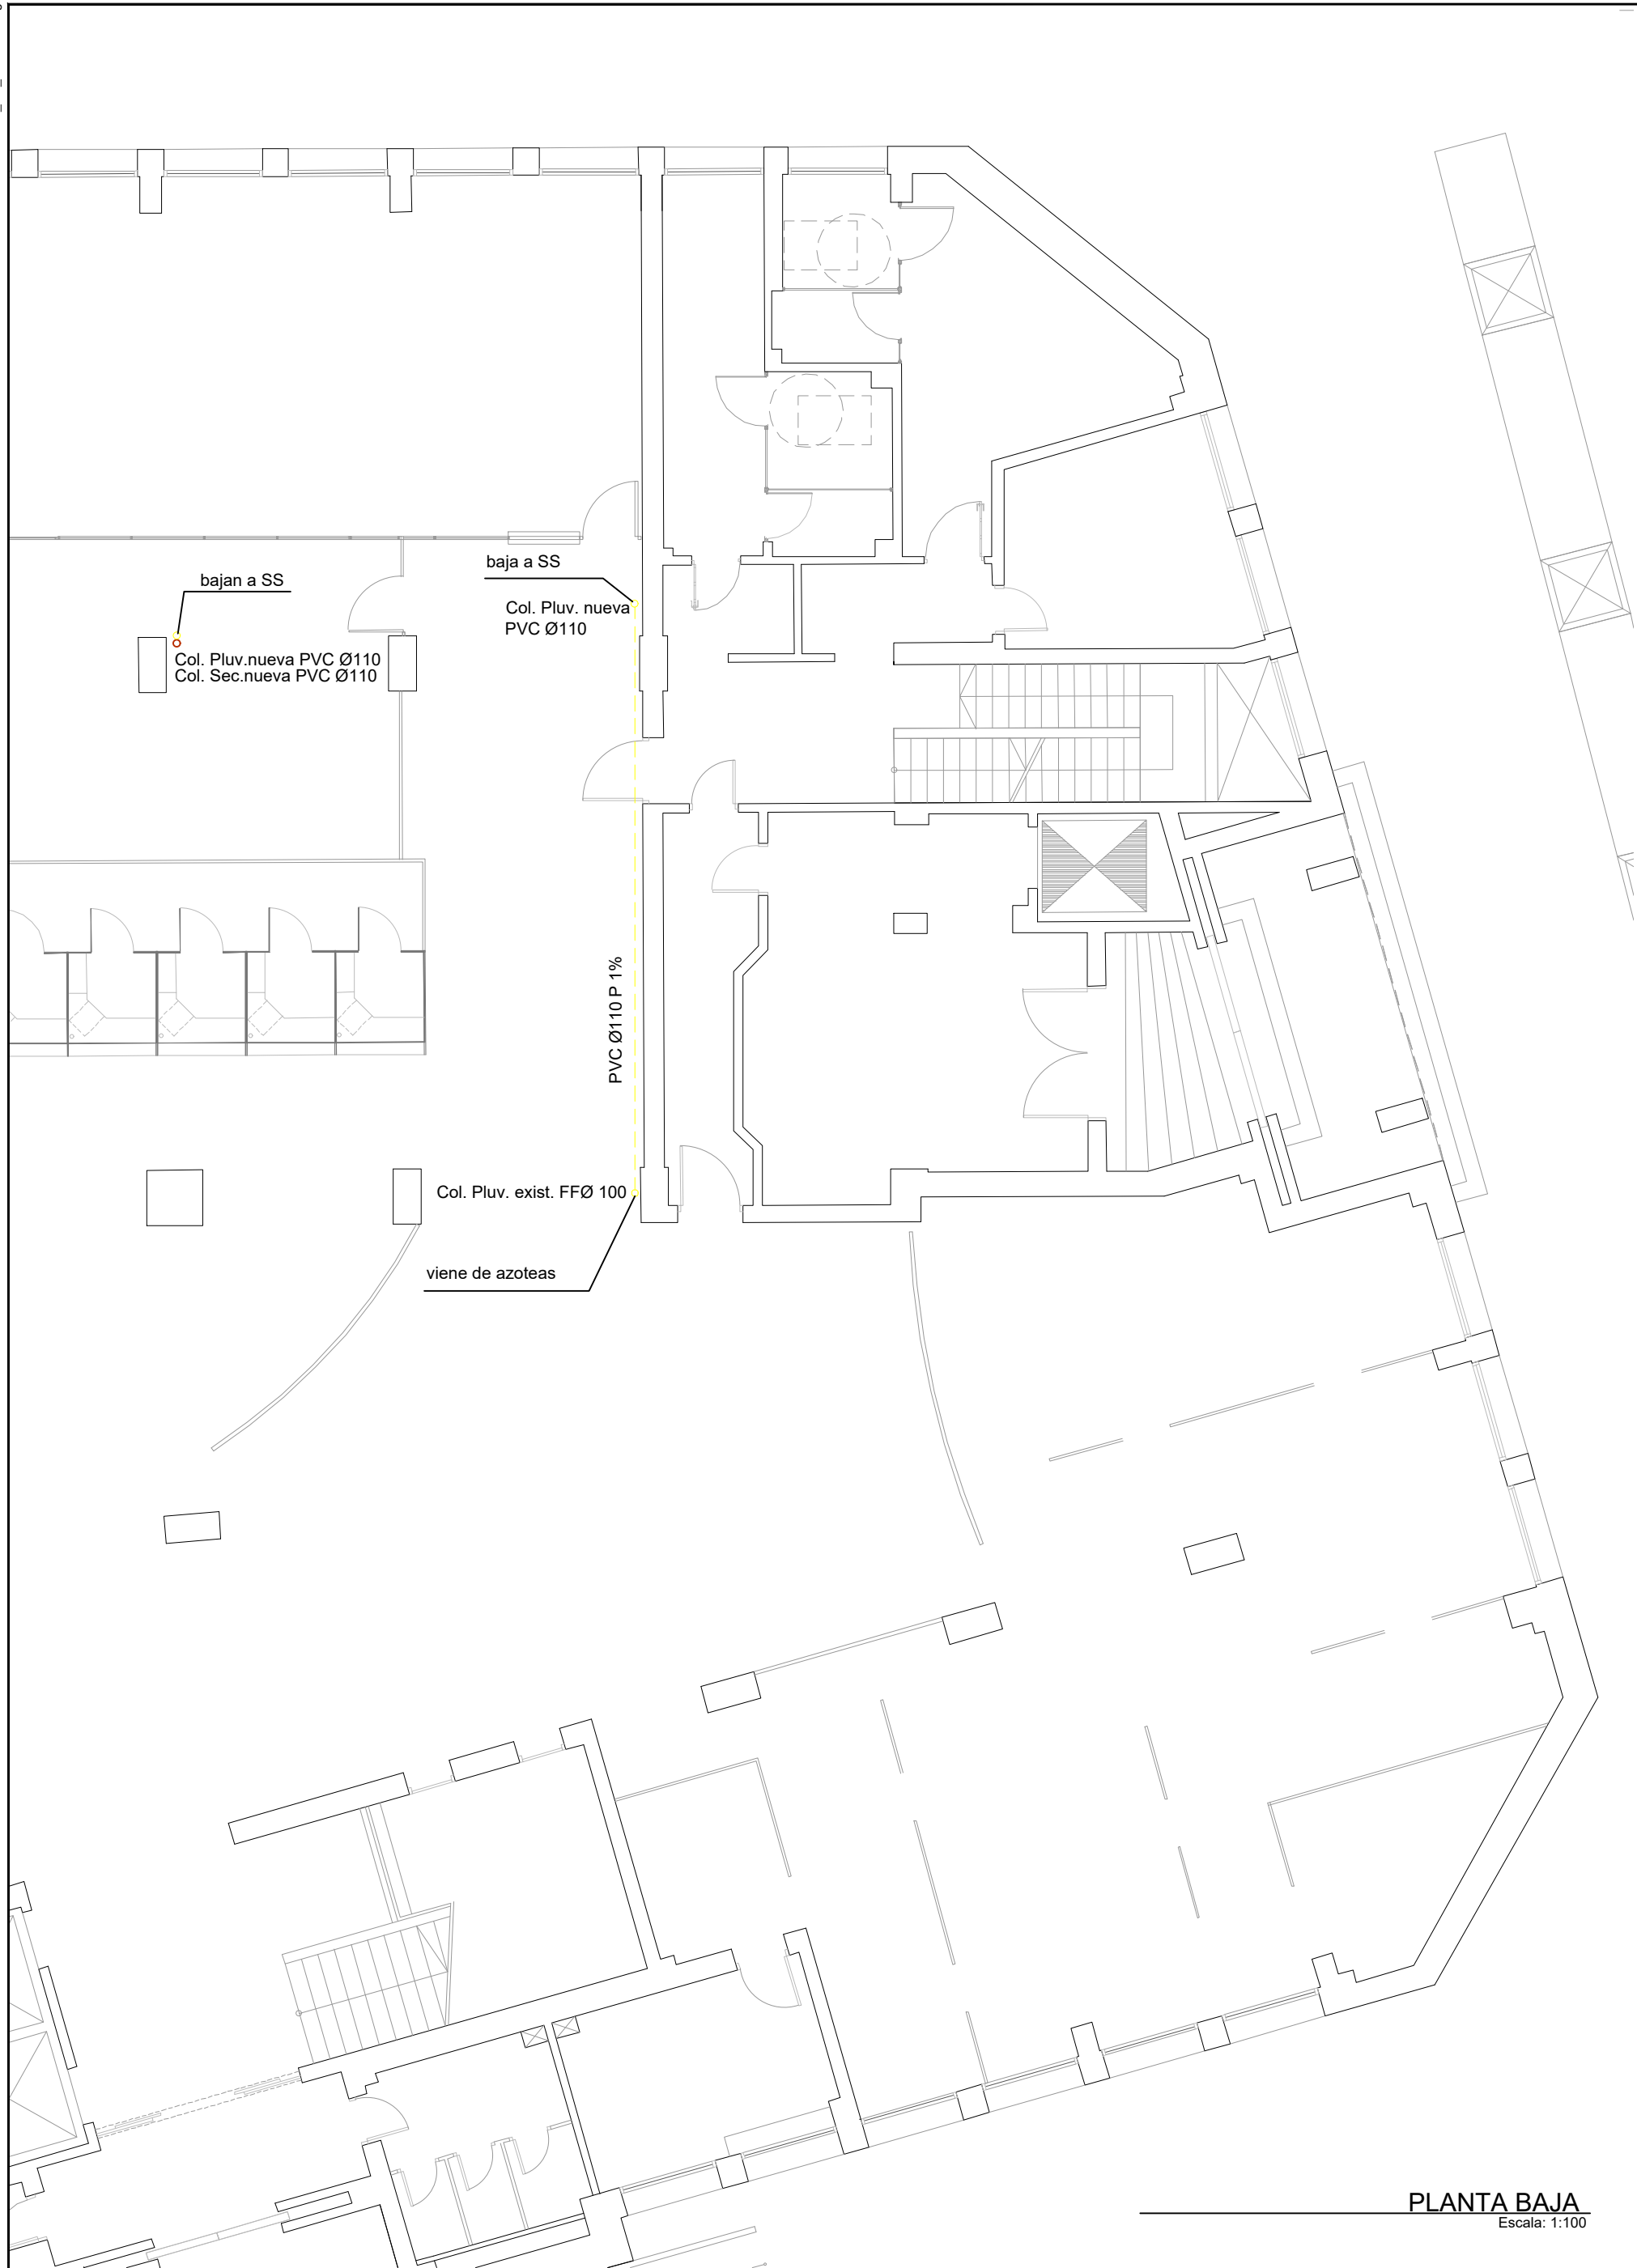

PLANTA BAJA
Escala: 1:100

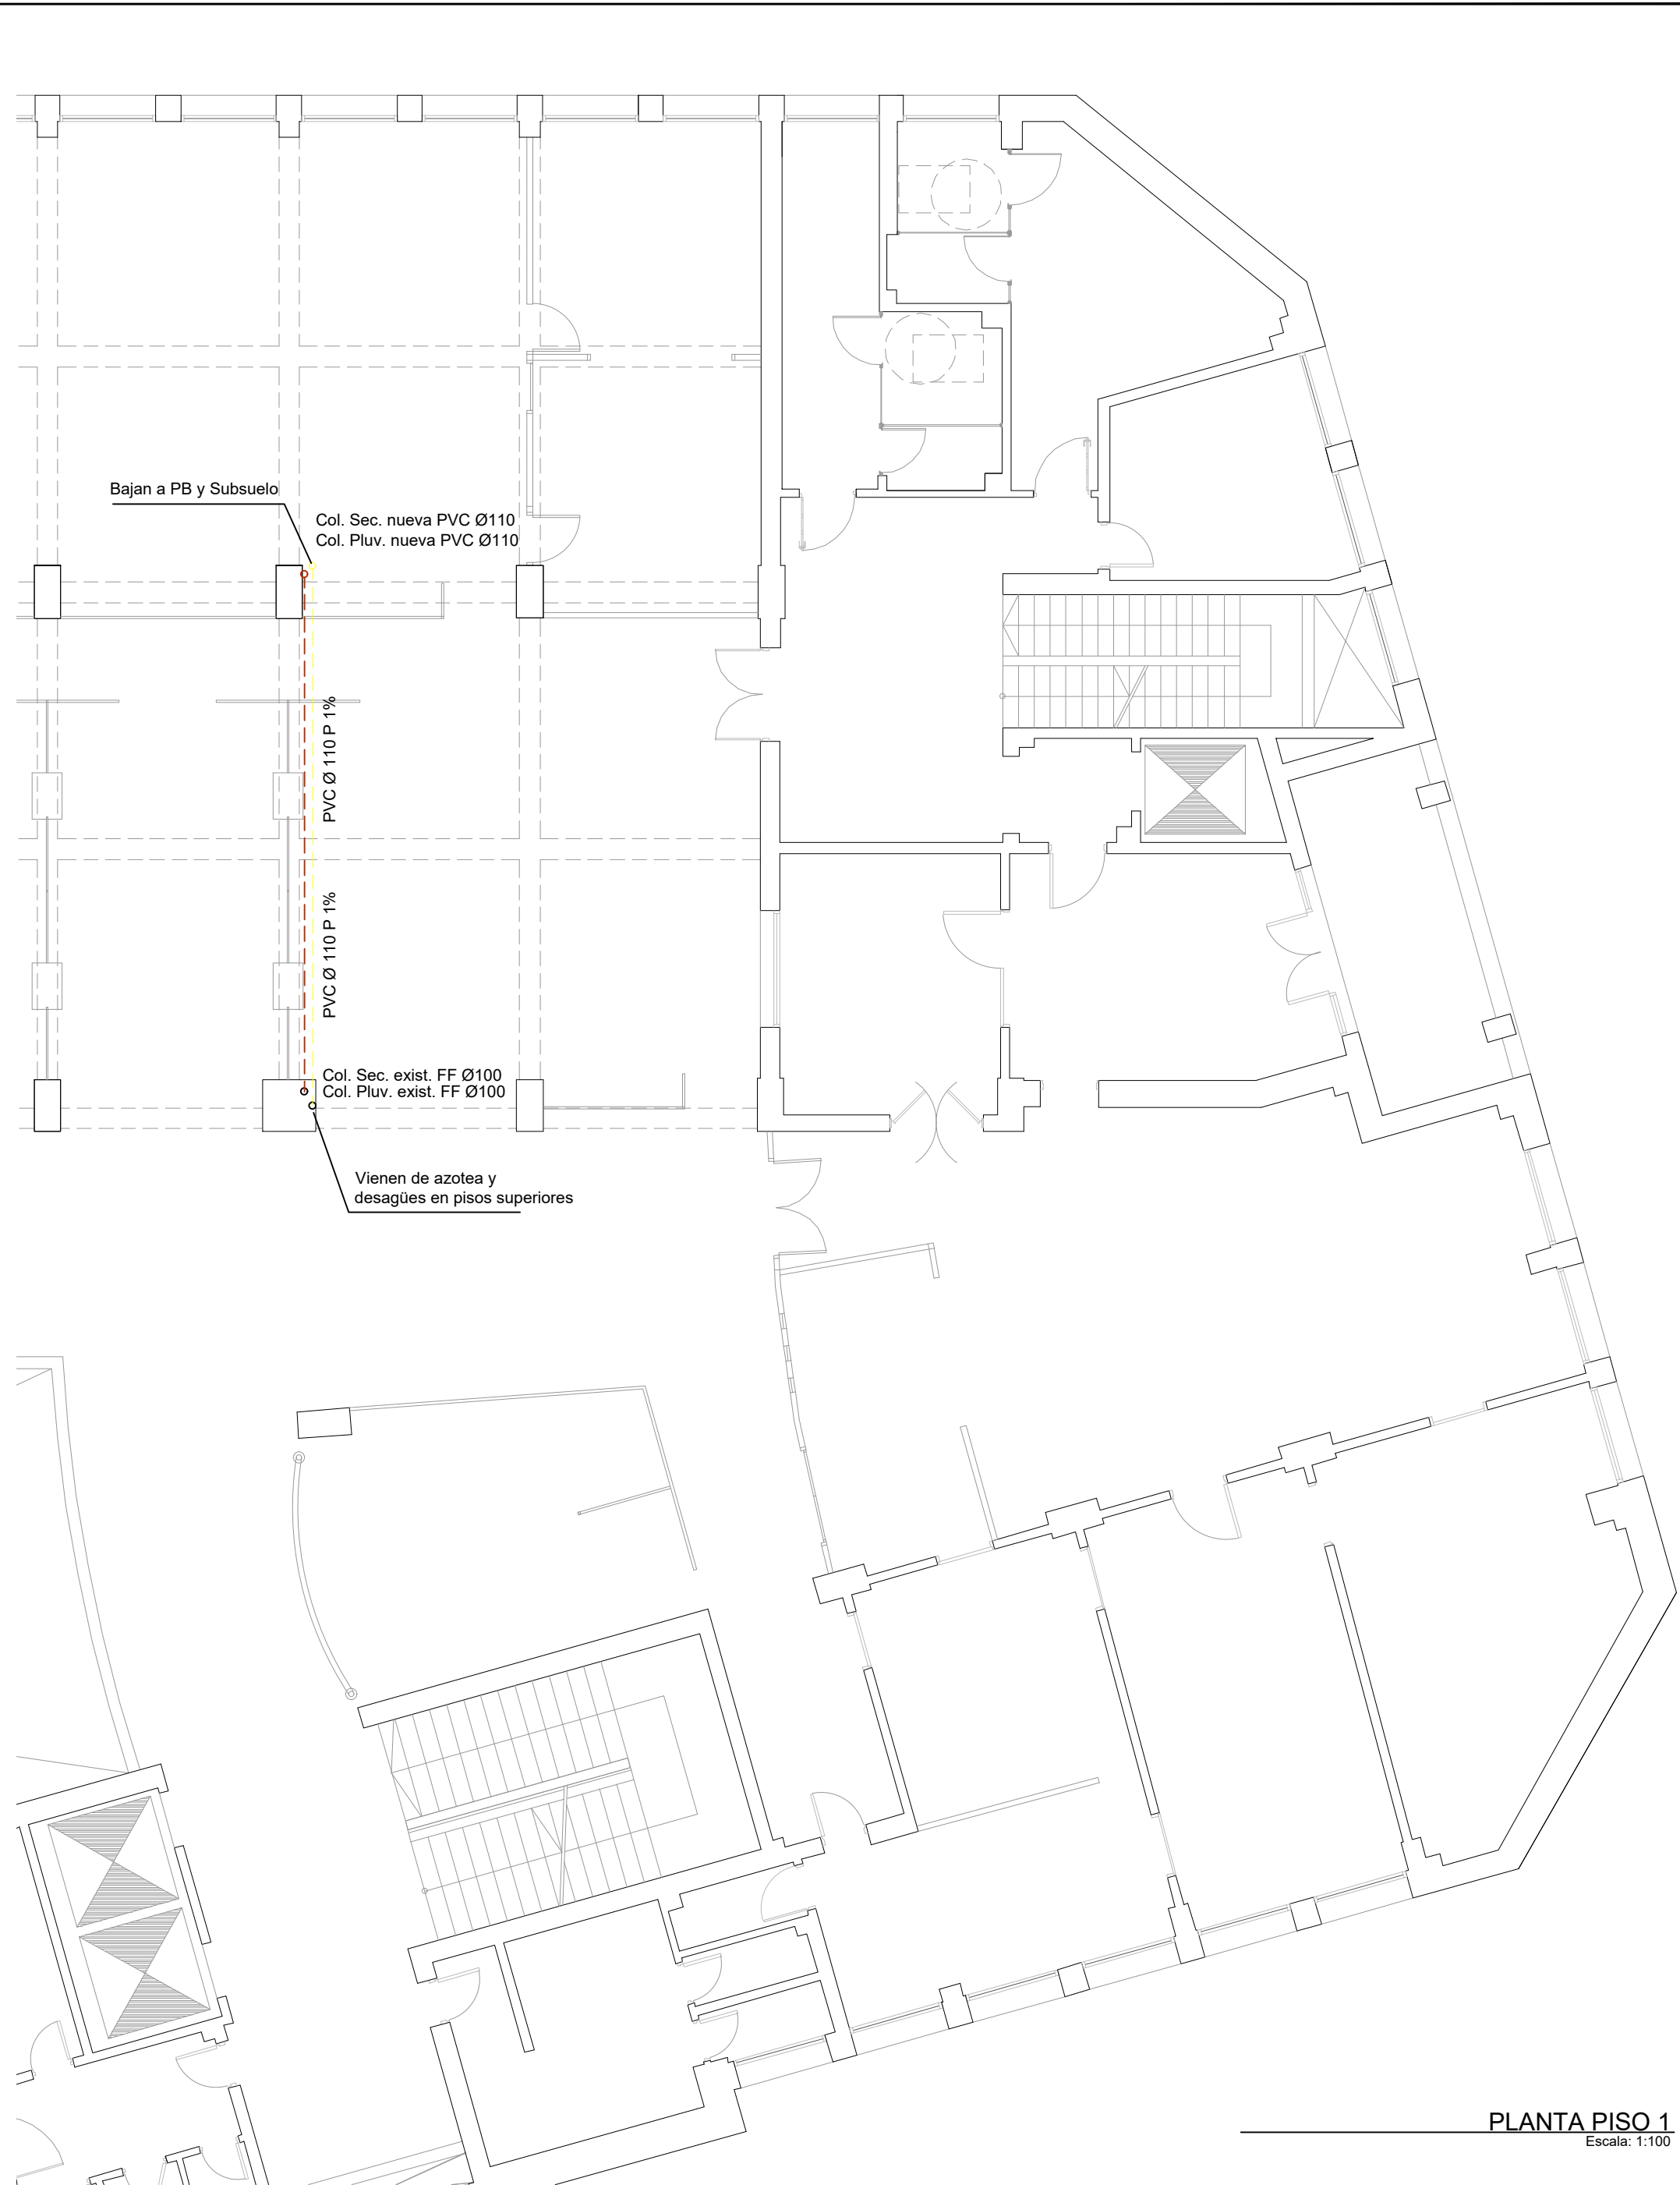

PLANTA PISO 1
Escala: 1:100

REFERENCIAS

Cámara de inspección
60 x 60



Cámara de inspección
110 x 60



Cámara de conexión a colector
110 x 60 con sifón desconector



Pileta de patio cerrada



Boca de desagüe cerrada



Desague de piso



Inodoro



Lavatorio



Pileta de lavar



Bomba de achique



 
Empalme de acceso tapado



Instalación a retirar



Cañería de agua fría



Llave de corte



Instalación existente a
mantener



Instalación existente a
desmantelar



OBRA

DATA CENTER (CPD)
EDIFICIO SEDE

DIRECCIÓN

Fdez. Crespo 1621

LOCALIDAD

MONTEVIDEO

PLANO

SANITARIA
DESVÍO PLUVIALES

TÉCNICO

JORGE SILVA

DIBUJANTE

ELAIZA PONTET

BPS

DEPARTAMENTO
MANTENIMIENTO
SECTOR TÉCNICO

ESCALA


1:100

FECHA


MAYO 2021

LÁMINA

S4

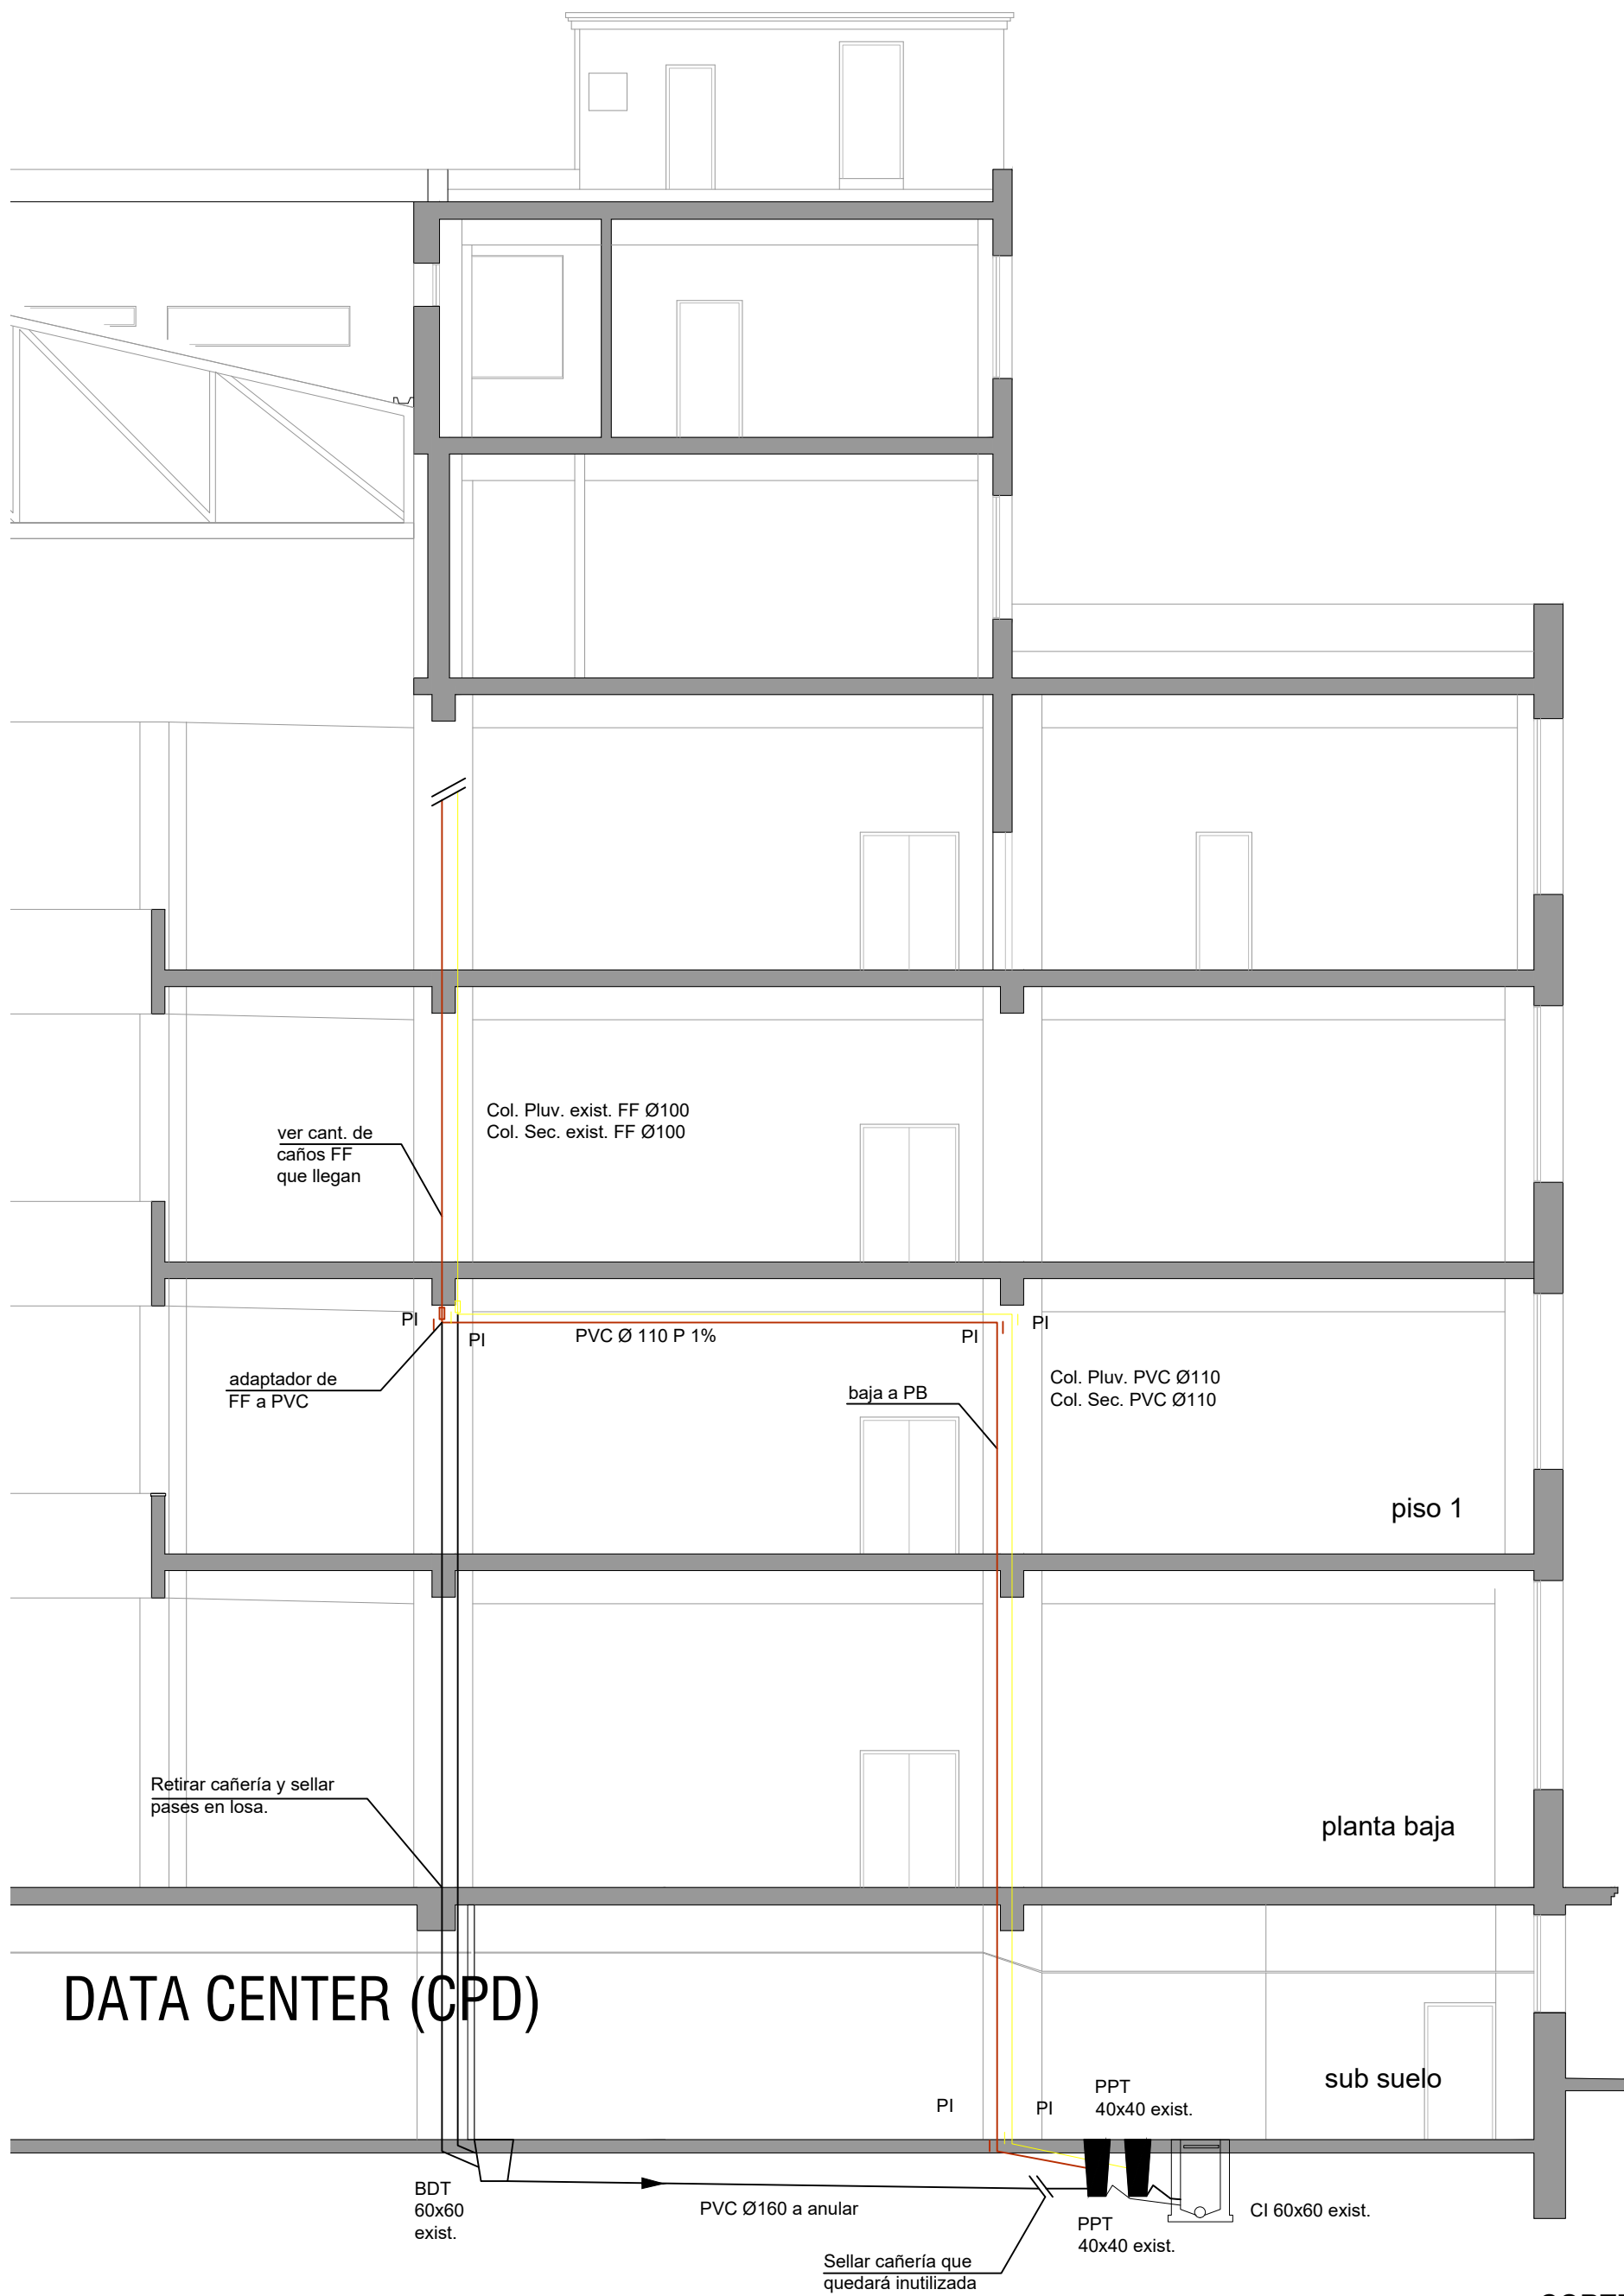

CORTE A-A
Escala: 1:100

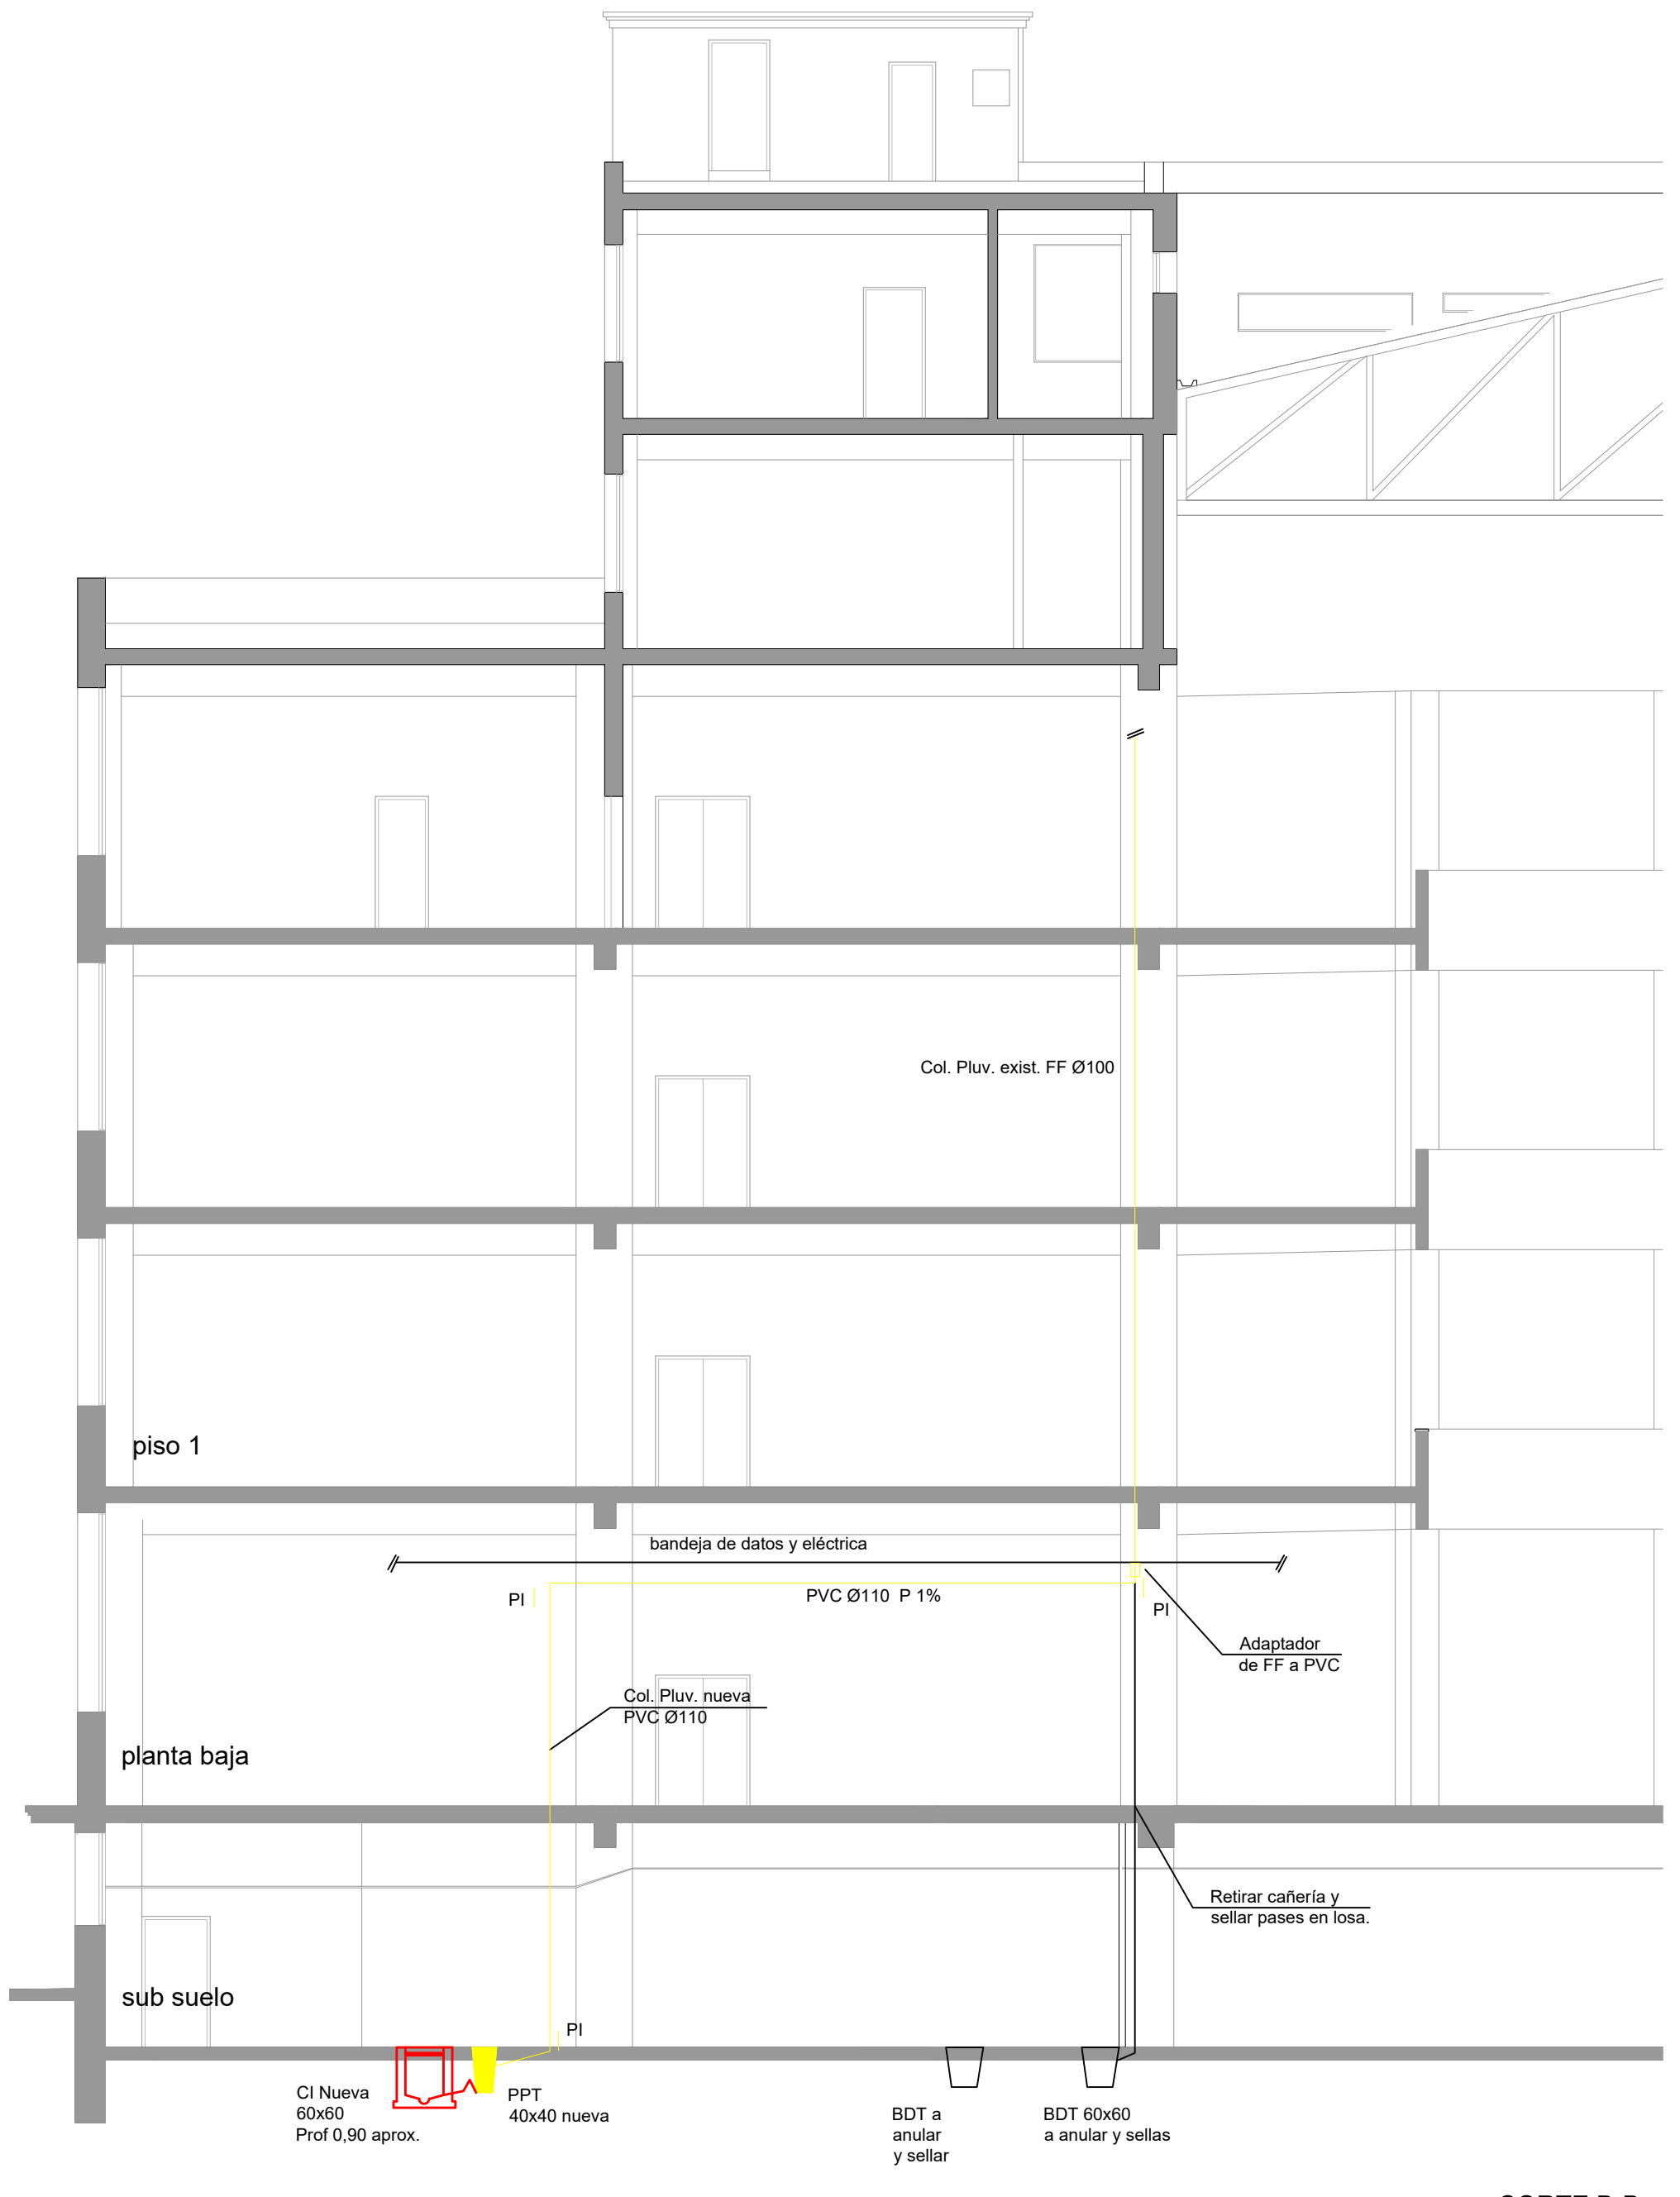

CORTE B-B
Escala: 1:100

REFERENCIAS

- Cámara de inspección 60 x 60
- Cámara de inspección 110 x 60
- Cámara de conexión a colector 110 x 60 con sifón desconector

- Pileta de patio cerrada
- Boca de desagüe cerrada
- Desagüe de piso

- Inodoro
- Lavatorio
- Pileta de lavar

- Bomba de achique
- Empalme de acceso tapado
- Instalación a retirar

- Cañería de agua fría - susp.
- Llave de corte

- Instalación existente a mantener
- Instalación existente a dismantelar

OBRA
DATA CENTER (CPD)
EDIFICIO SEDE

DIRECCIÓN Fdez. Crespo 1621
LOCALIDAD MONTEVIDEO

PLANO
SANITARIA
DESVOÍO PLUVIALES - CORTES

TÉCNICO JORGE SILVA
DIBUJANTE ELAIZA PONTET



DEPARTAMENTO
MANTENIMIENTO
SECTOR TÉCNICO

ESCALA 1:100
FECHA MAYO 2021

LÁMINA

S5