



PLANTA BAJA - ESCALA 1/100

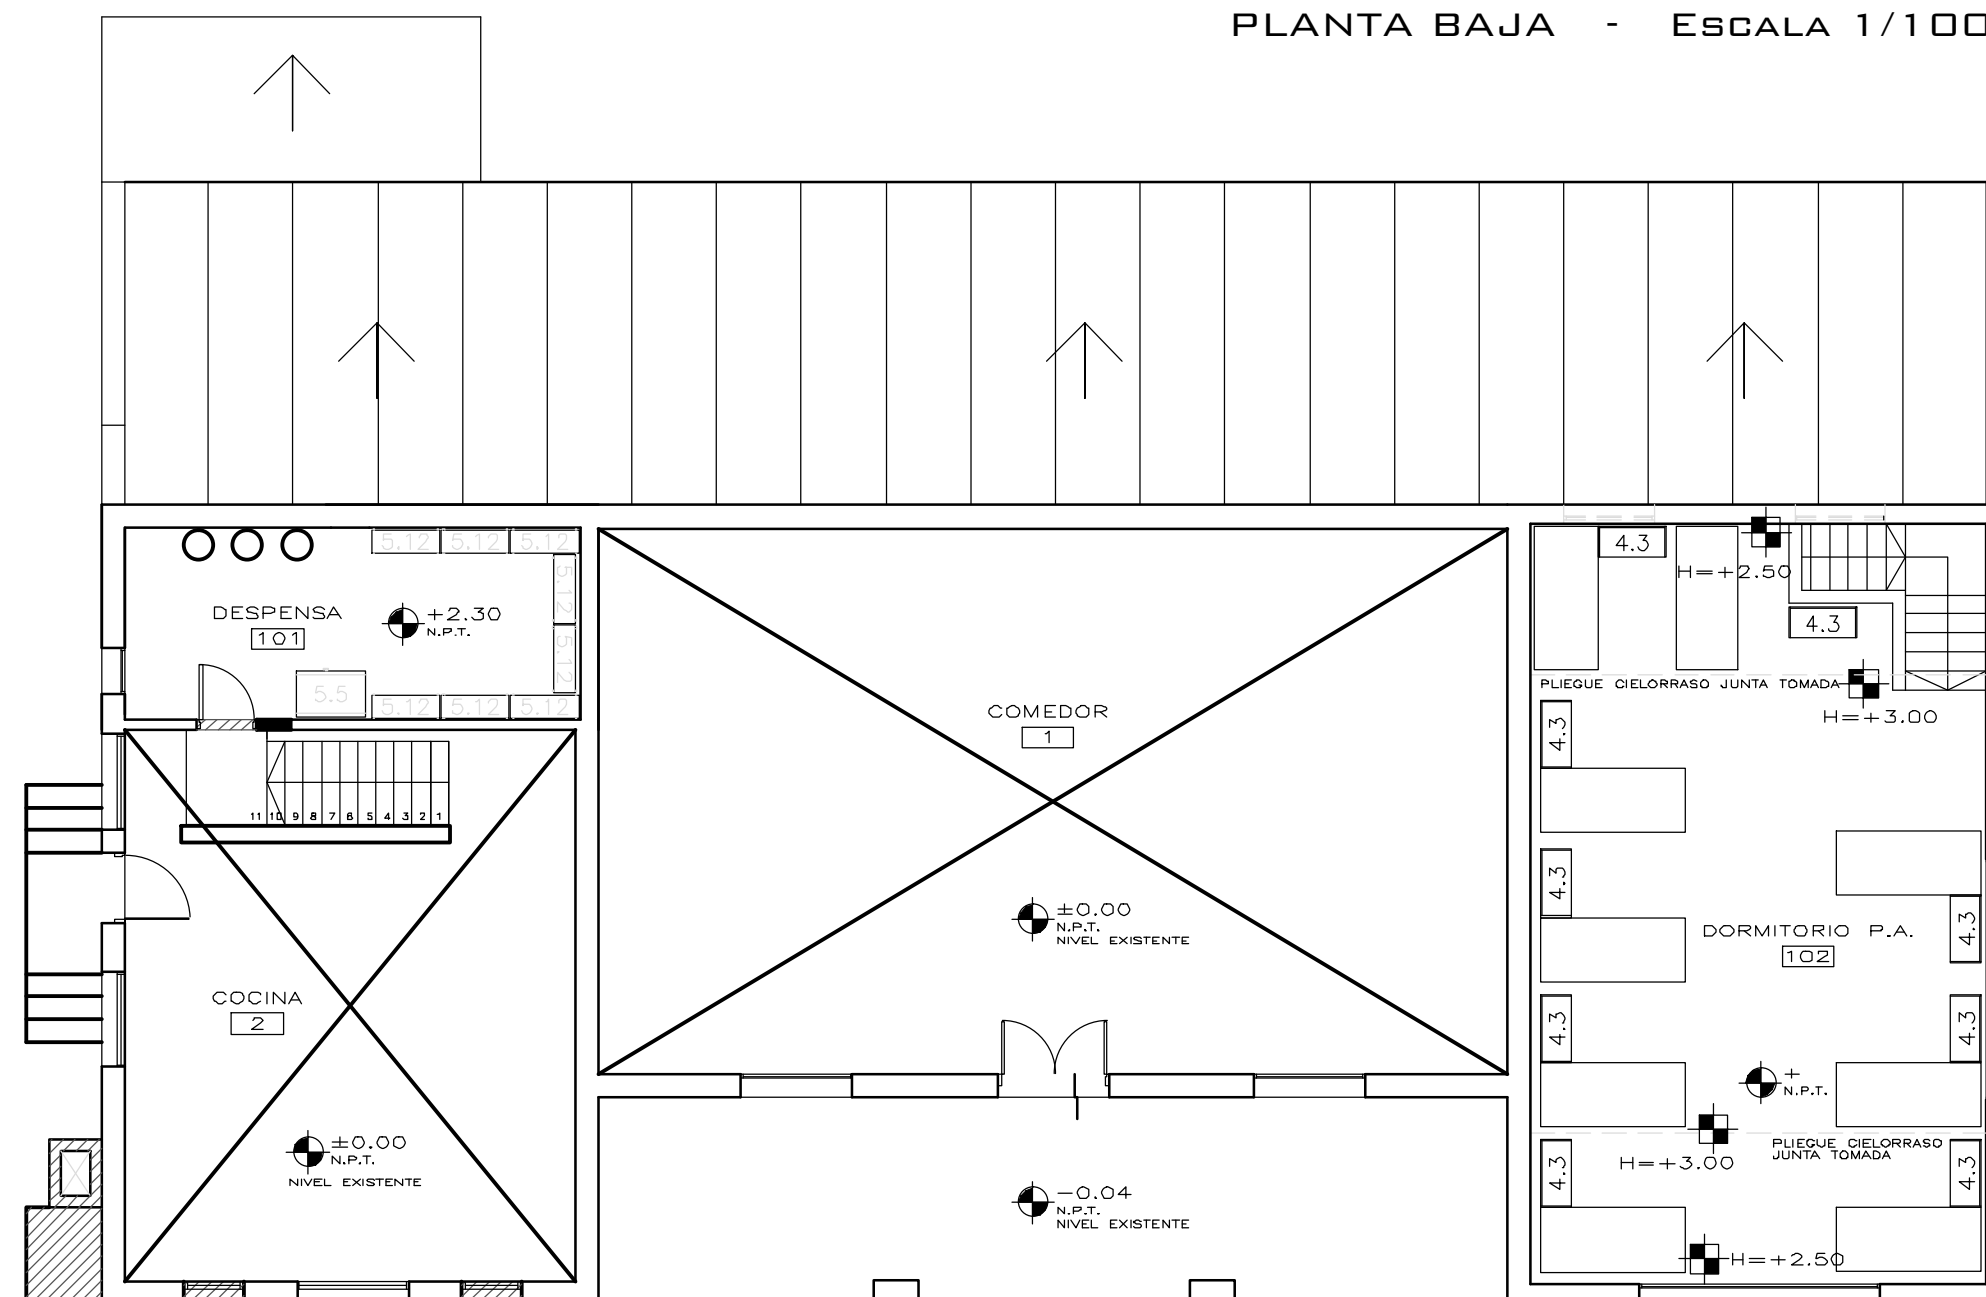

PLANTA ALTA - ESCALA 1/100

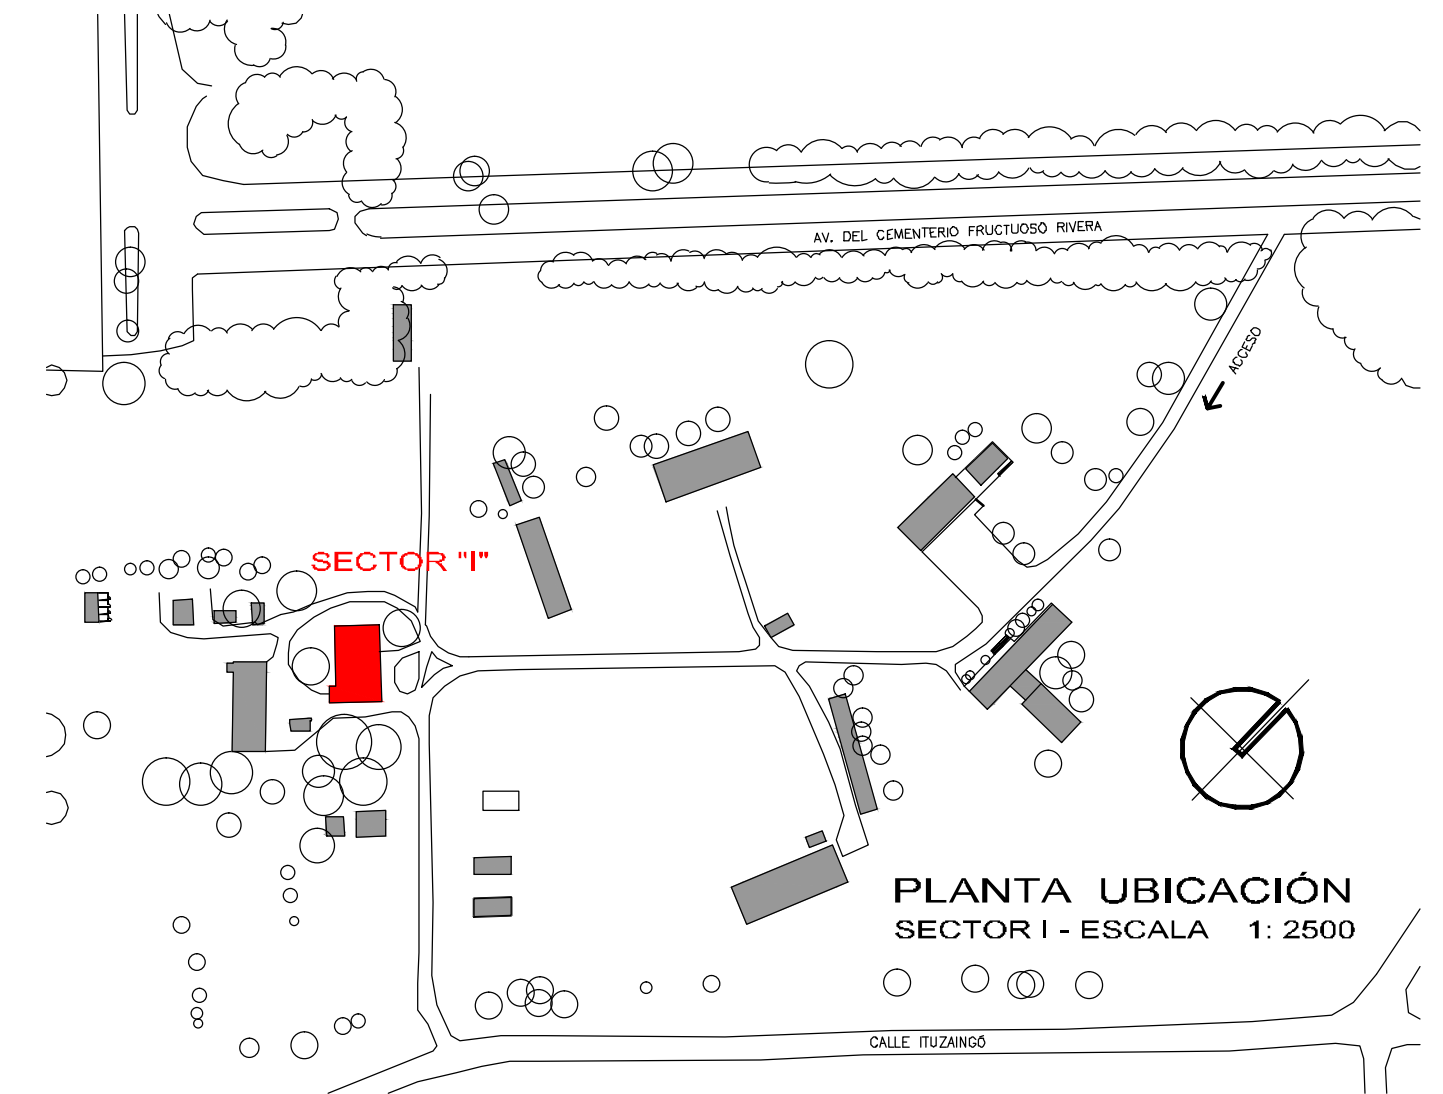

EQUIPAMIENTO MOBILIARIO SUMINISTRO A.N.E.P.

CODIGO /	DENOMINACIÓN	/ CANT.
1.3A /	SILLA TAPIZADA	/ 18
1.6 /	BANCO CIRCULACIÓN	/ 5
2.17 /	MESA FIJA	/ 3
3.1 /	PIZARRA DE CÁRMICA	/ 1
3.2 /	CARTELERA DE CÁRMICA	/ 2
3.5 /	PERCHERO DE PARED	/ 8
4.3 /	ARMARIO BAJO CERRADO	/ 15
4.5 /	ESTANTERIA BAJA	/ 5
5.5 /	ARMARIO METÁLICO CERRADO	/ 17
5.10 /	PAPELERA INDIVIDUAL	/ 3
5.12 /	ESTANTERIA METÁLICA	/ 8

ANEP		AREA DE PROYECTOS	
DIRECCIÓN SECTORIAL DE INFRAESTRUCTURA		CONSEJO DIRECTIVO CENTRAL	
OBRA: ESCUELA AGRARIA FLORIDA	LOCALIDAD: FLORIDA	FECHA: 2019	
CALLE: ITUZAINGÓ s/n ESQ. TREINTA Y TRES	DEPARTAMENTO: FLORIDA	ESCALA: 1:100	
PLANO DE: ALBAÑILERIA - PROYECTO - SECTOR "I"		LAMINA Nro: L 10	
PLANTAS DE EQUIPAMIENTO - INTERNADO FEMENINO			
ARQUITECTO:	FIRMA:		
AYTE. de ARQTO:	FIRMA:		
AYTE. de ARQTO: ARQ. GUILLERMO SANCHEZ	FIRMA:		
TECNICO:	FIRMA:		
PROYECTANTE:	FIRMA:		

A5