



EDIFICIO SECTOR "I" PLANTA ALTA
ESCALA 1/100

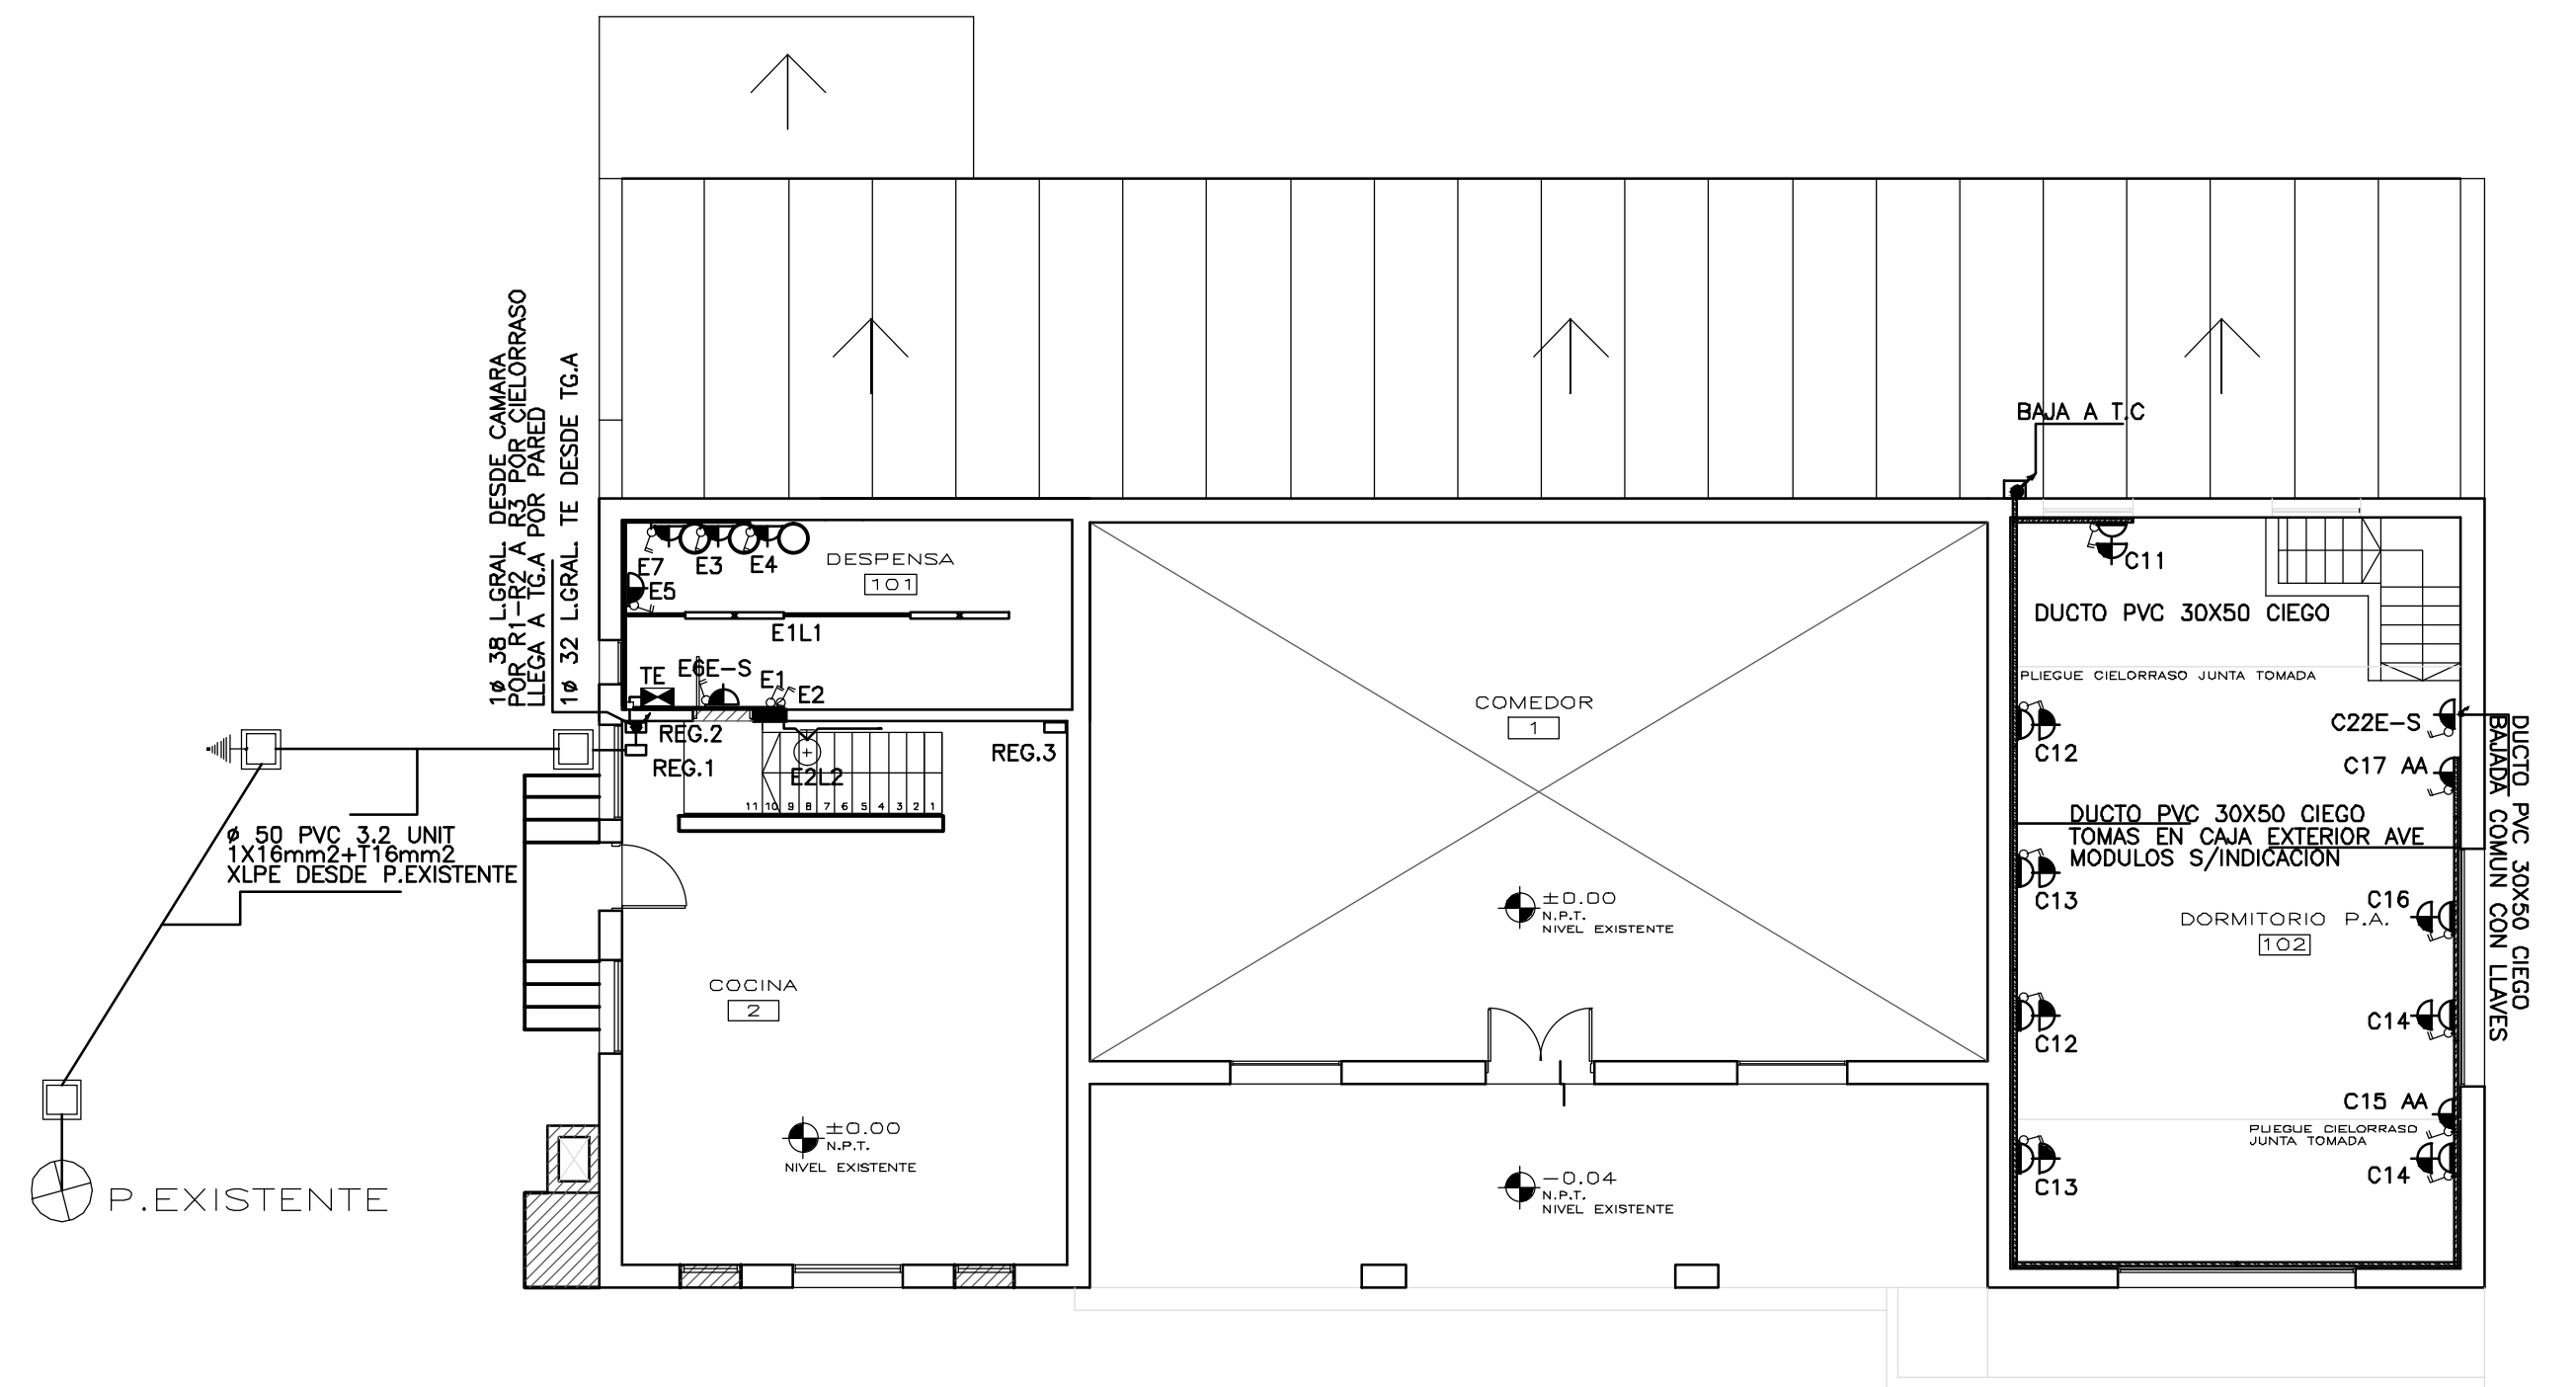

PLANTA ALTA
ESCALA 1/100



TE

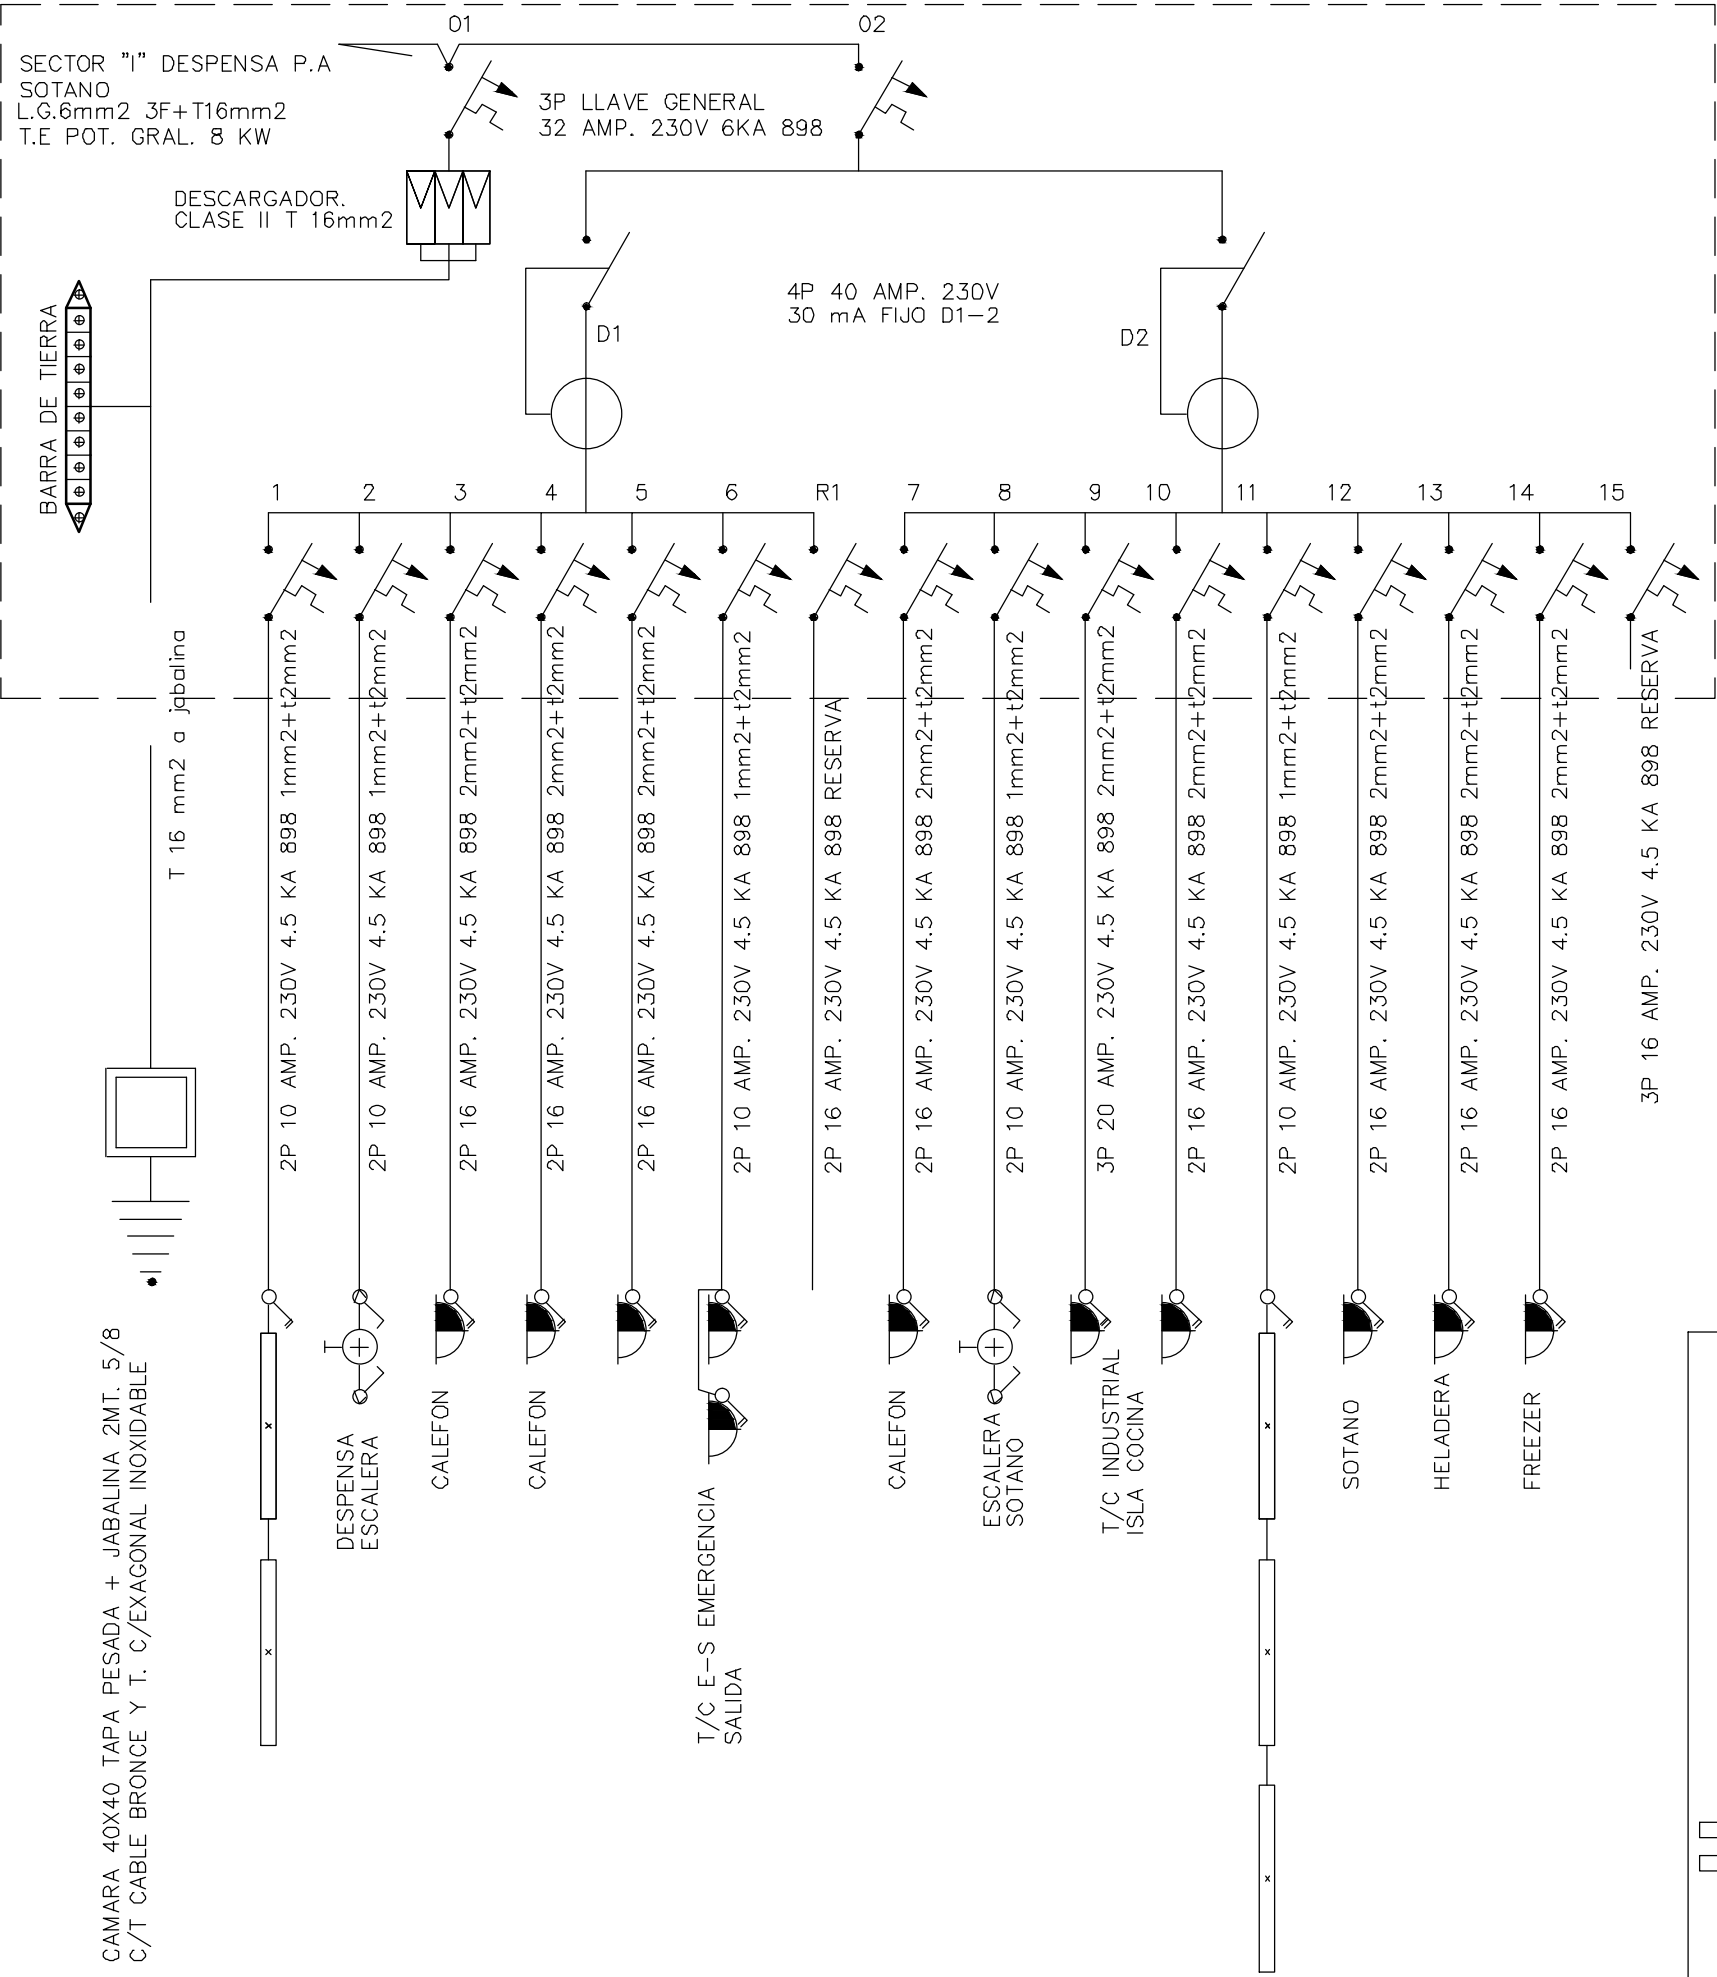


SECTOR "I" DESPENSA P.A - SOTANO - PLANILLA
DE DERIVACIONES - TE POT. 6 KW 3F 230 V

N°	TIPO	CARO	COND.	TIERRA	TMAG.	ALIMENTA
1	LUZ	DUCTO	1mm2	2mm2	10A	TUBO LED 18 W
2	LUZ	DUCTO	1mm2	2mm2	10A	LUZ ESCALERA DESPENSA
3	T/C	DUCTO	2mm2	2mm2	16A	CALEFON
4	T/C	DUCTO	2mm2	2mm2	16A	CALEFON
5	T/C	DUCTO	2mm2	2mm2	16A	T. SHUCKO Y LLAVE
6	T/C	DUCTO	1mm2	2mm2	10A	EMERGENCIA SALIDA
R1					16A	RESERVA
01 GRAL. 3P 32 A 6KA 898 230V DESCARGADORES						
02 GRAL. DE TABLERO 3P 32 A 6KA 898 230V						
D1 DIFERENCIAL 4P 40 AMP. 30mA FIJO AC/DC						
D2 DIFERENCIAL 4P 40 AMP. 30mA FIJO AC/DC						
7	T/C	DUCTO	2mm2	2mm2	16A	CALEFON
8	LUZ	DUCTO	2mm2	2mm2	10A	LUZ ESCALERA SOTANO
9	T/C	DUCTO	2mm2	2mm2	16A	T. INDUSTRIAL ISLA COCINA
10	T/C	DUCTO	2mm2	2mm2	16A	T. SHUCKO ISLA COCINA
11	LUZ	DUCTO	1mm2	2mm2	10A	TUBO LED 18 W SOTANO
12	T/C	DUCTO	2mm2	2mm2	16A	TOMA SOTANO
13	T/C	DUCTO	2mm2	2mm2	16A	TOMA HELADERA
14	T/C	DUCTO	2mm2	2mm2	16A	TOMA FREEZER
15					3P16A	RESERVA
LINEA GRAL. 3F 6mm2+T16mm2						

REFERENCIAS

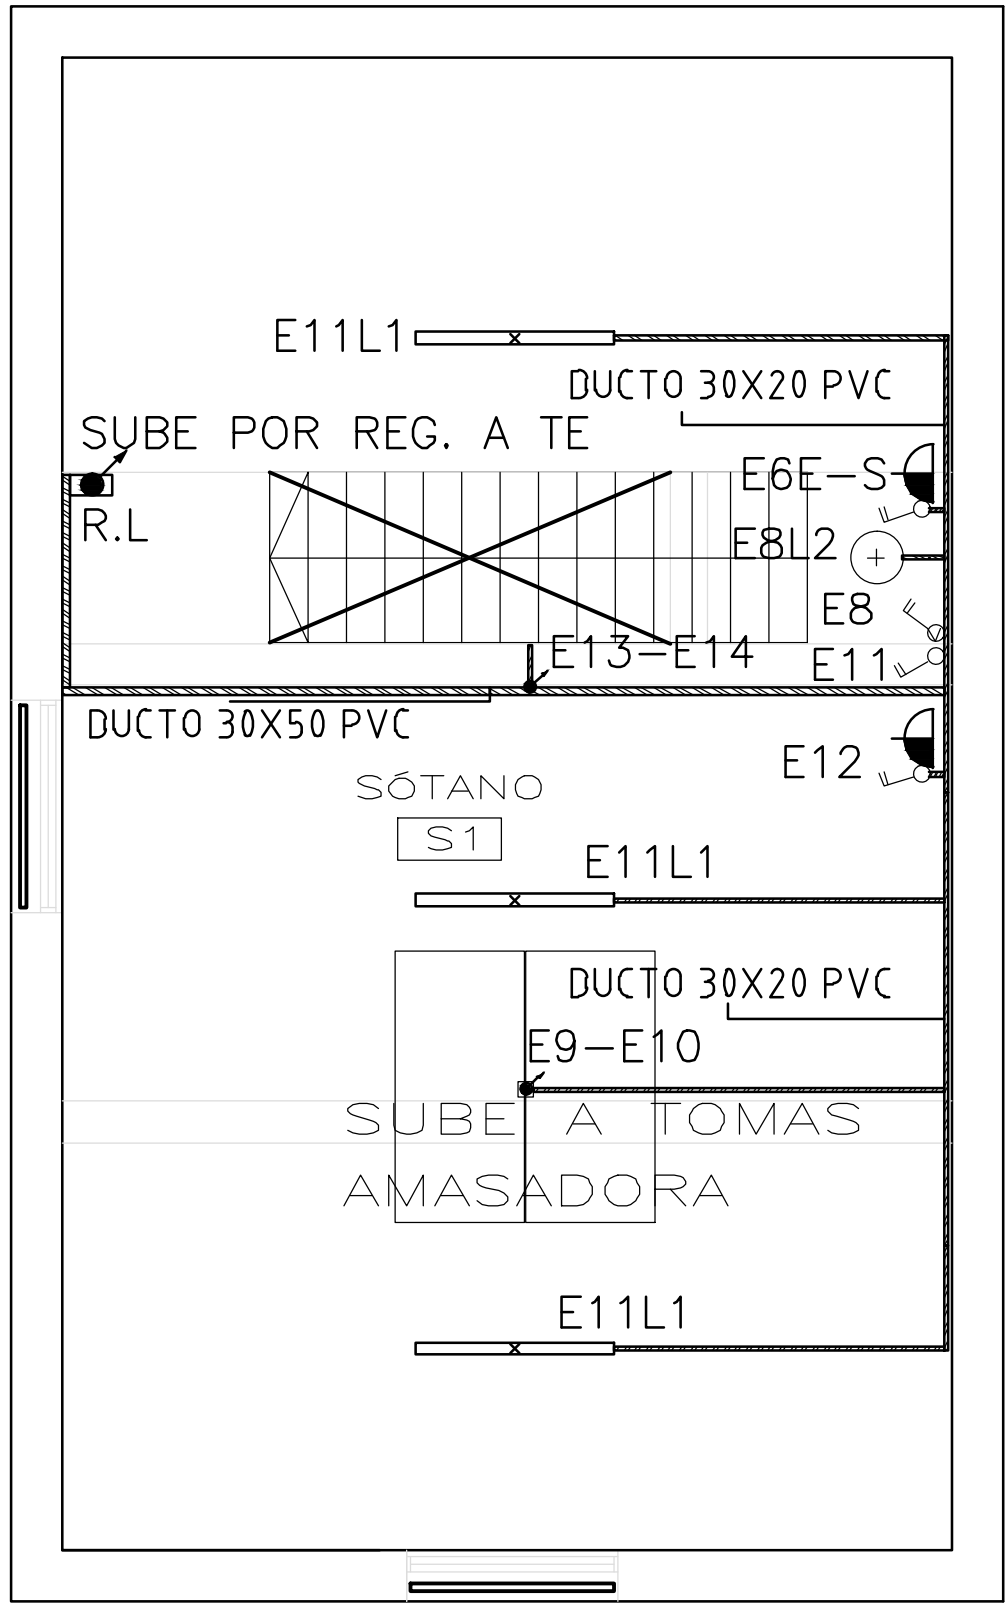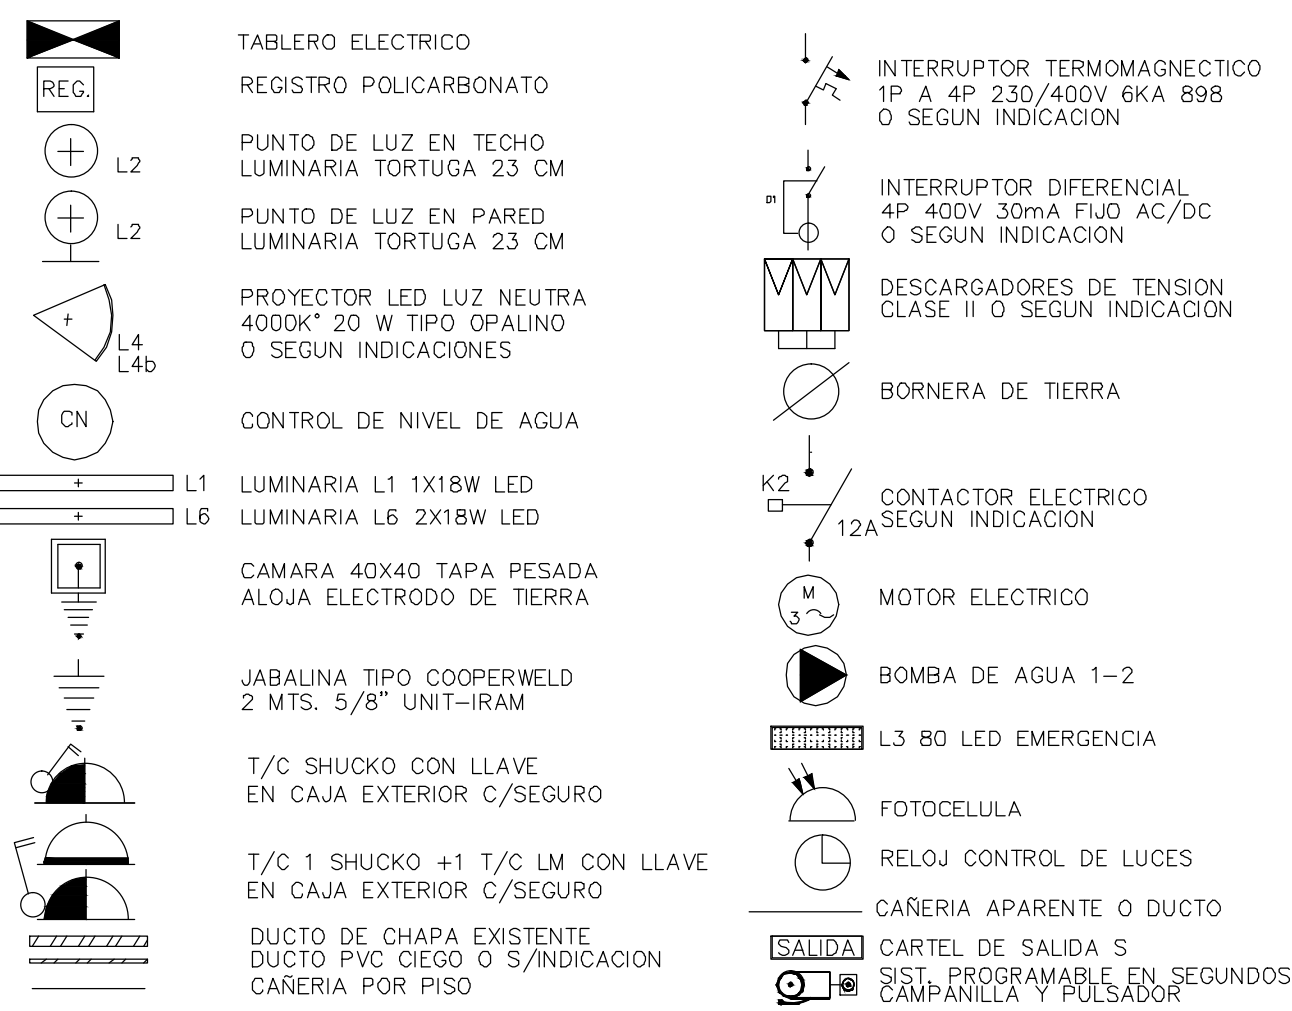

PLANTA SUBSUELO
ESCALA 1/100

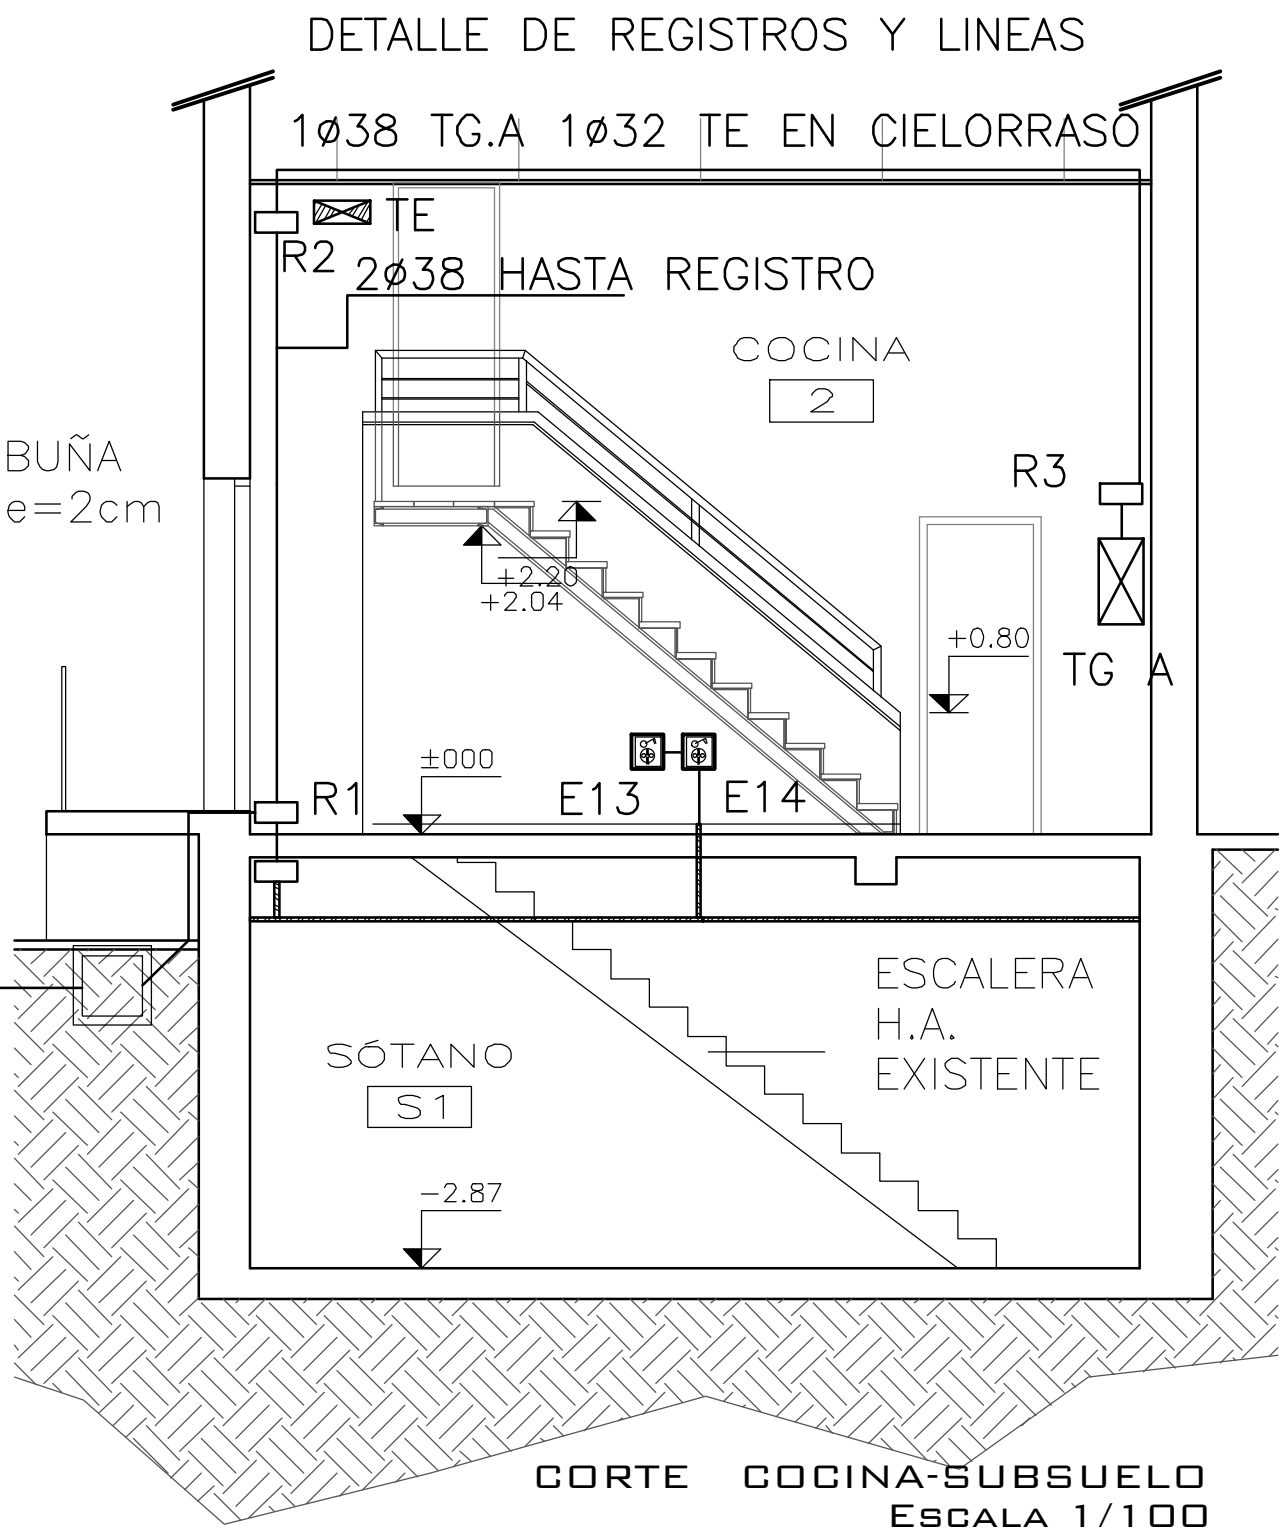

CORTE COCINA-SUBSUELO
ESCALA 1/100

ANEP AREA DE PROYECTOS			
DIRECCIÓN SECTORIAL DE INFRAESTRUCTURA			
CONSEJO DIRECTIVO CENTRAL			
OBRA:	LOCALIDAD:	FECHA:	
ESCUOLA AGRARIA FLORIDA	FLORIDA	2020	
CALLE: ITUZAINGO S/N ESQUINA TREINTA Y TRES	DEPARTAMENTO:	ESCALA:	
	FLORIDA	1:100	
PLANS DE:		LÁMINA N°:	
PROYECTO INST. ELÉCTRICAS - SECTOR "I"		L 31	
P. ALTA F. MOTRIZ - SOTANO - UNIF. T. E			
ARQUITECTO:	FIRMA:		
AYTE. 4º ARTO:	ARG. GUILLERMO BANCHEZ		
TECNICO:	FIRMA:		
REG. ELECT. JULIO CESAR DIAZ			
DEBUJANTE:			