




PLANTA UBICACIÓN
SECTOR I - ESCALA 1: 2500

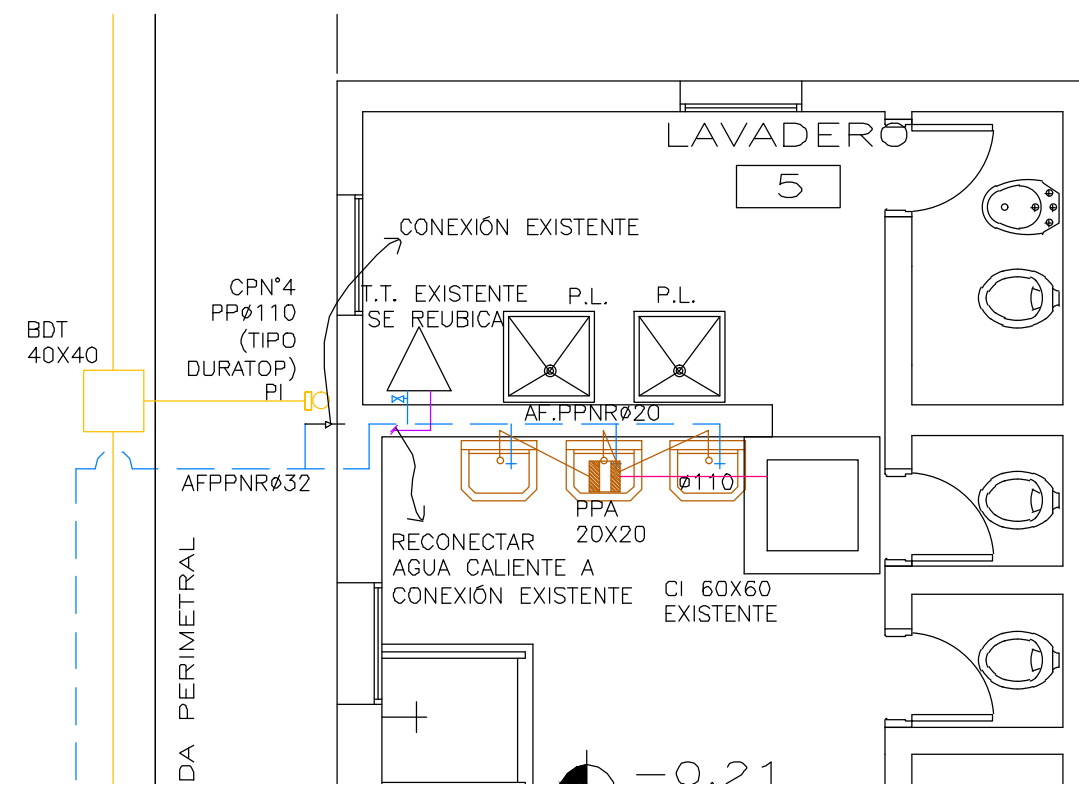

PLANTA BAJA
LAVADERO Y PILETAS DE VESTUARIO
ESCALA 1/50


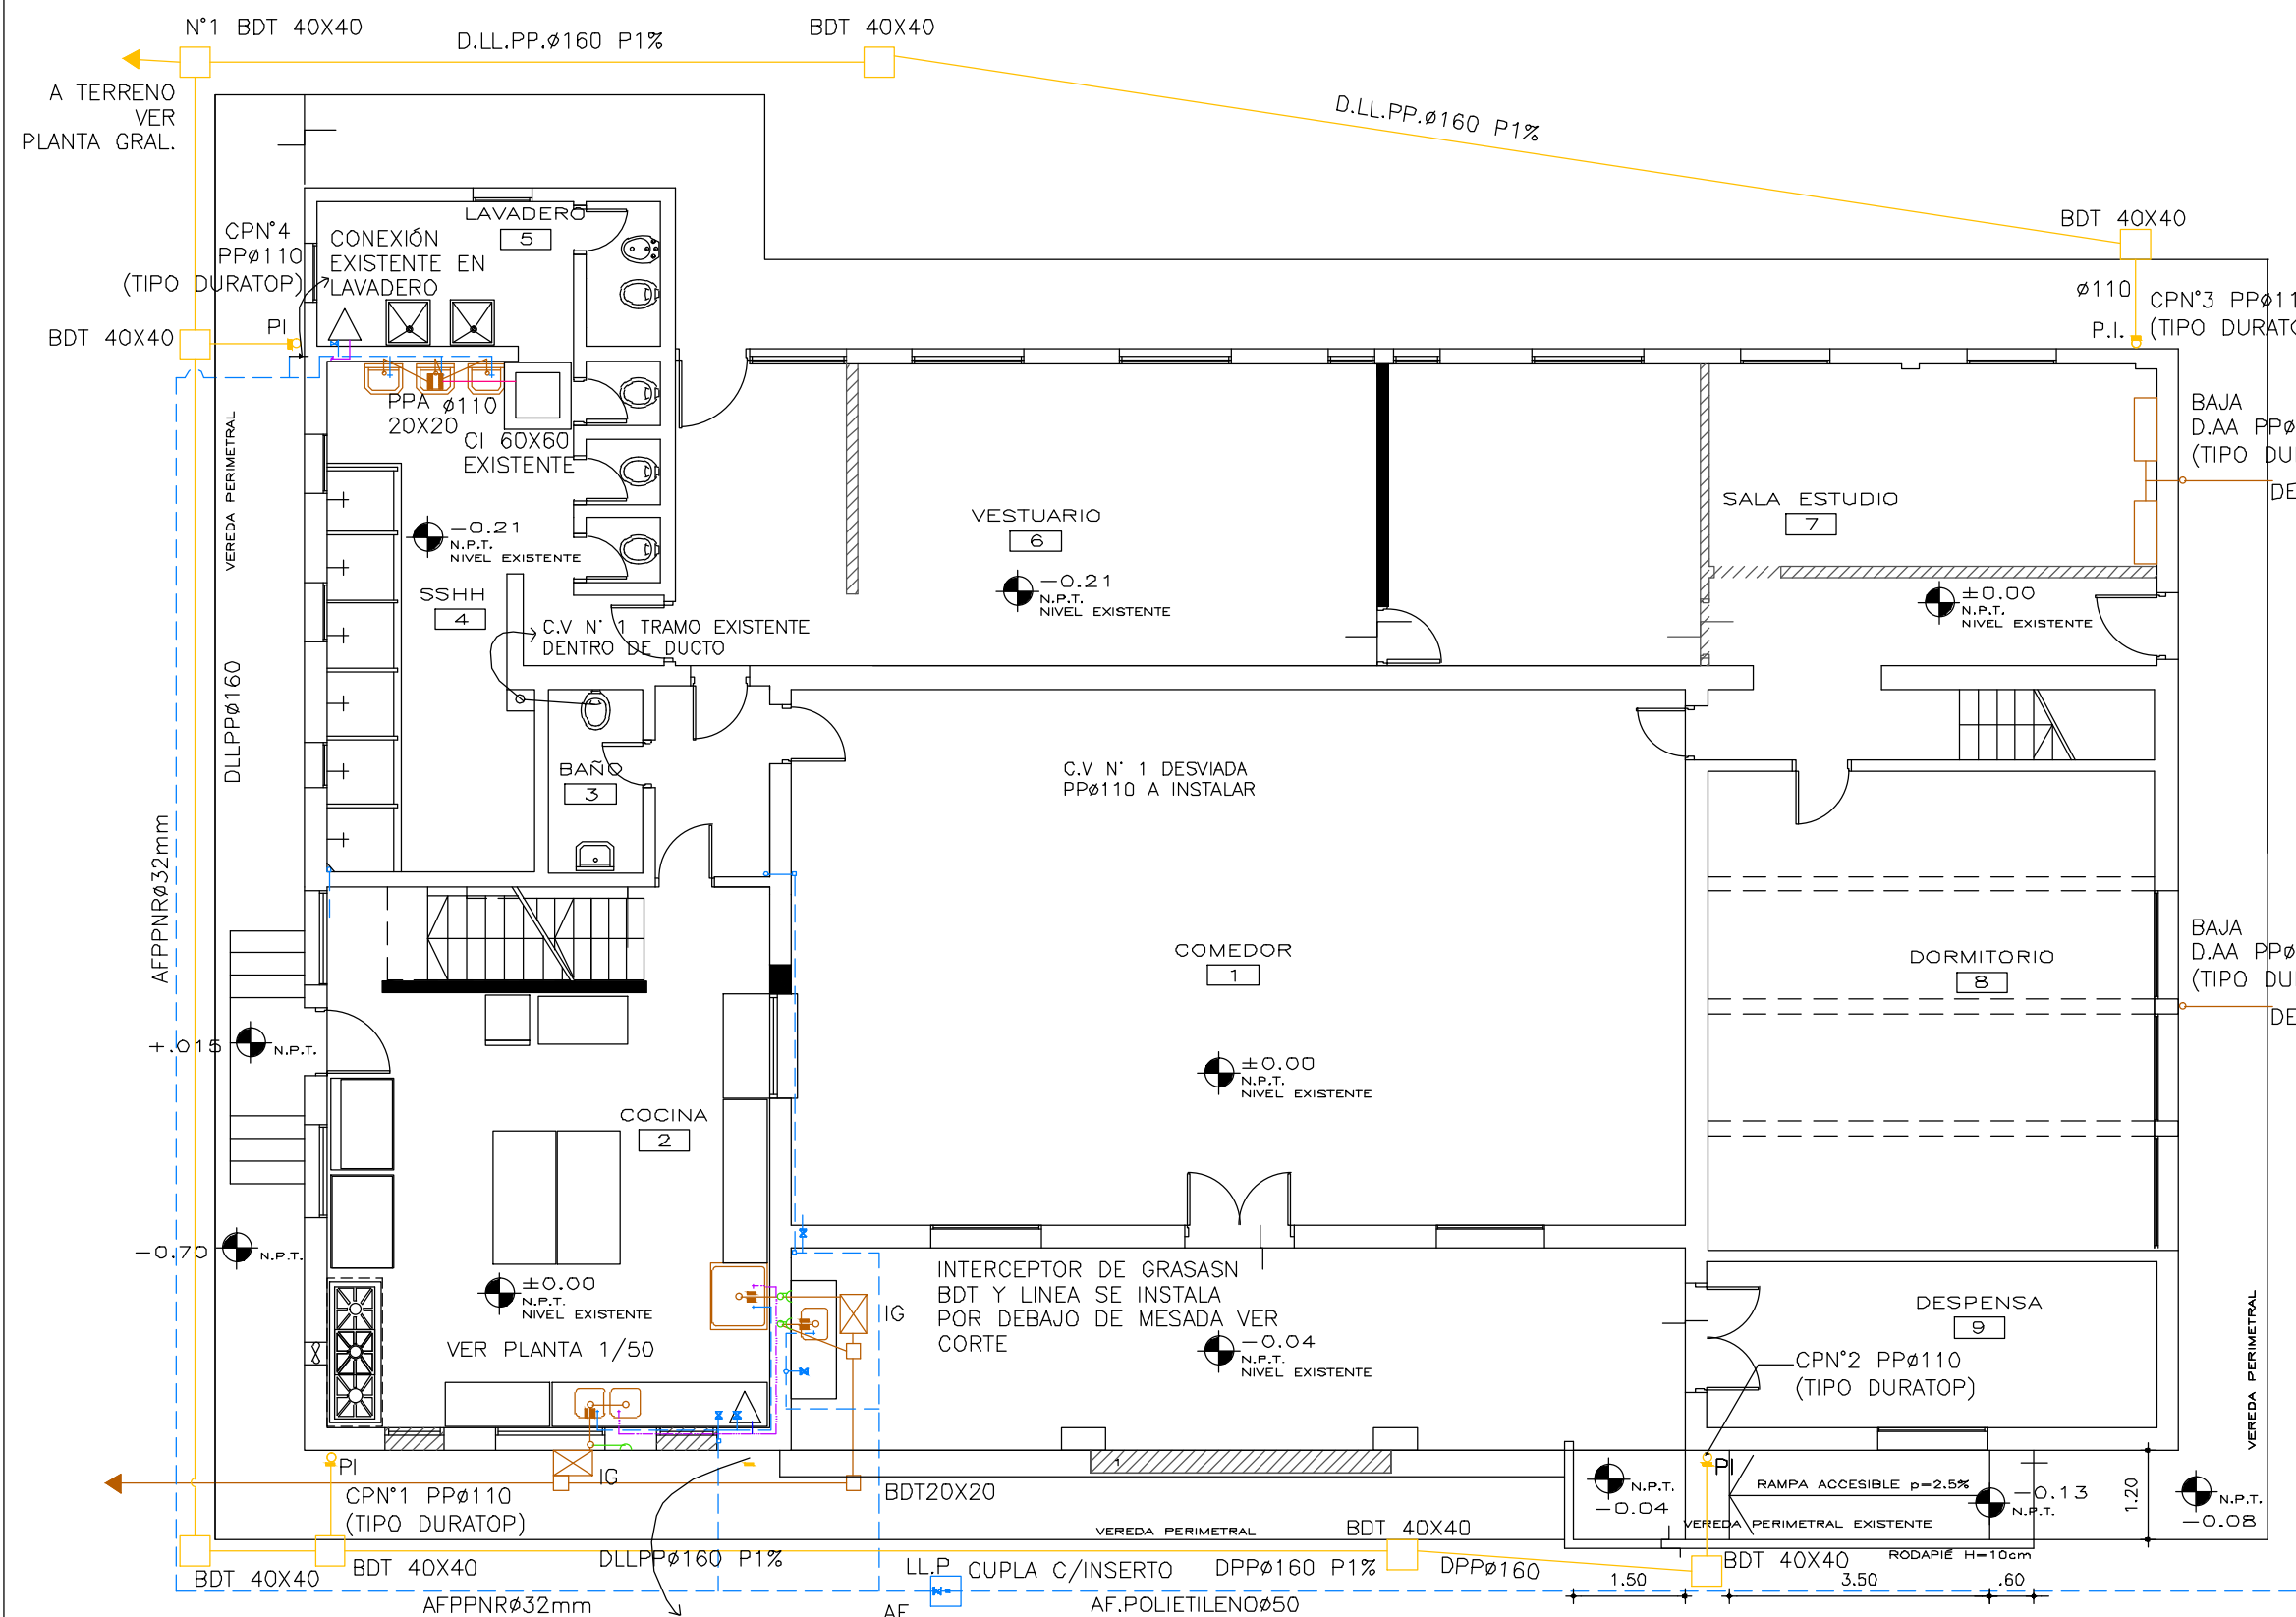


PLANTA BAJA
ESCALA 1/100

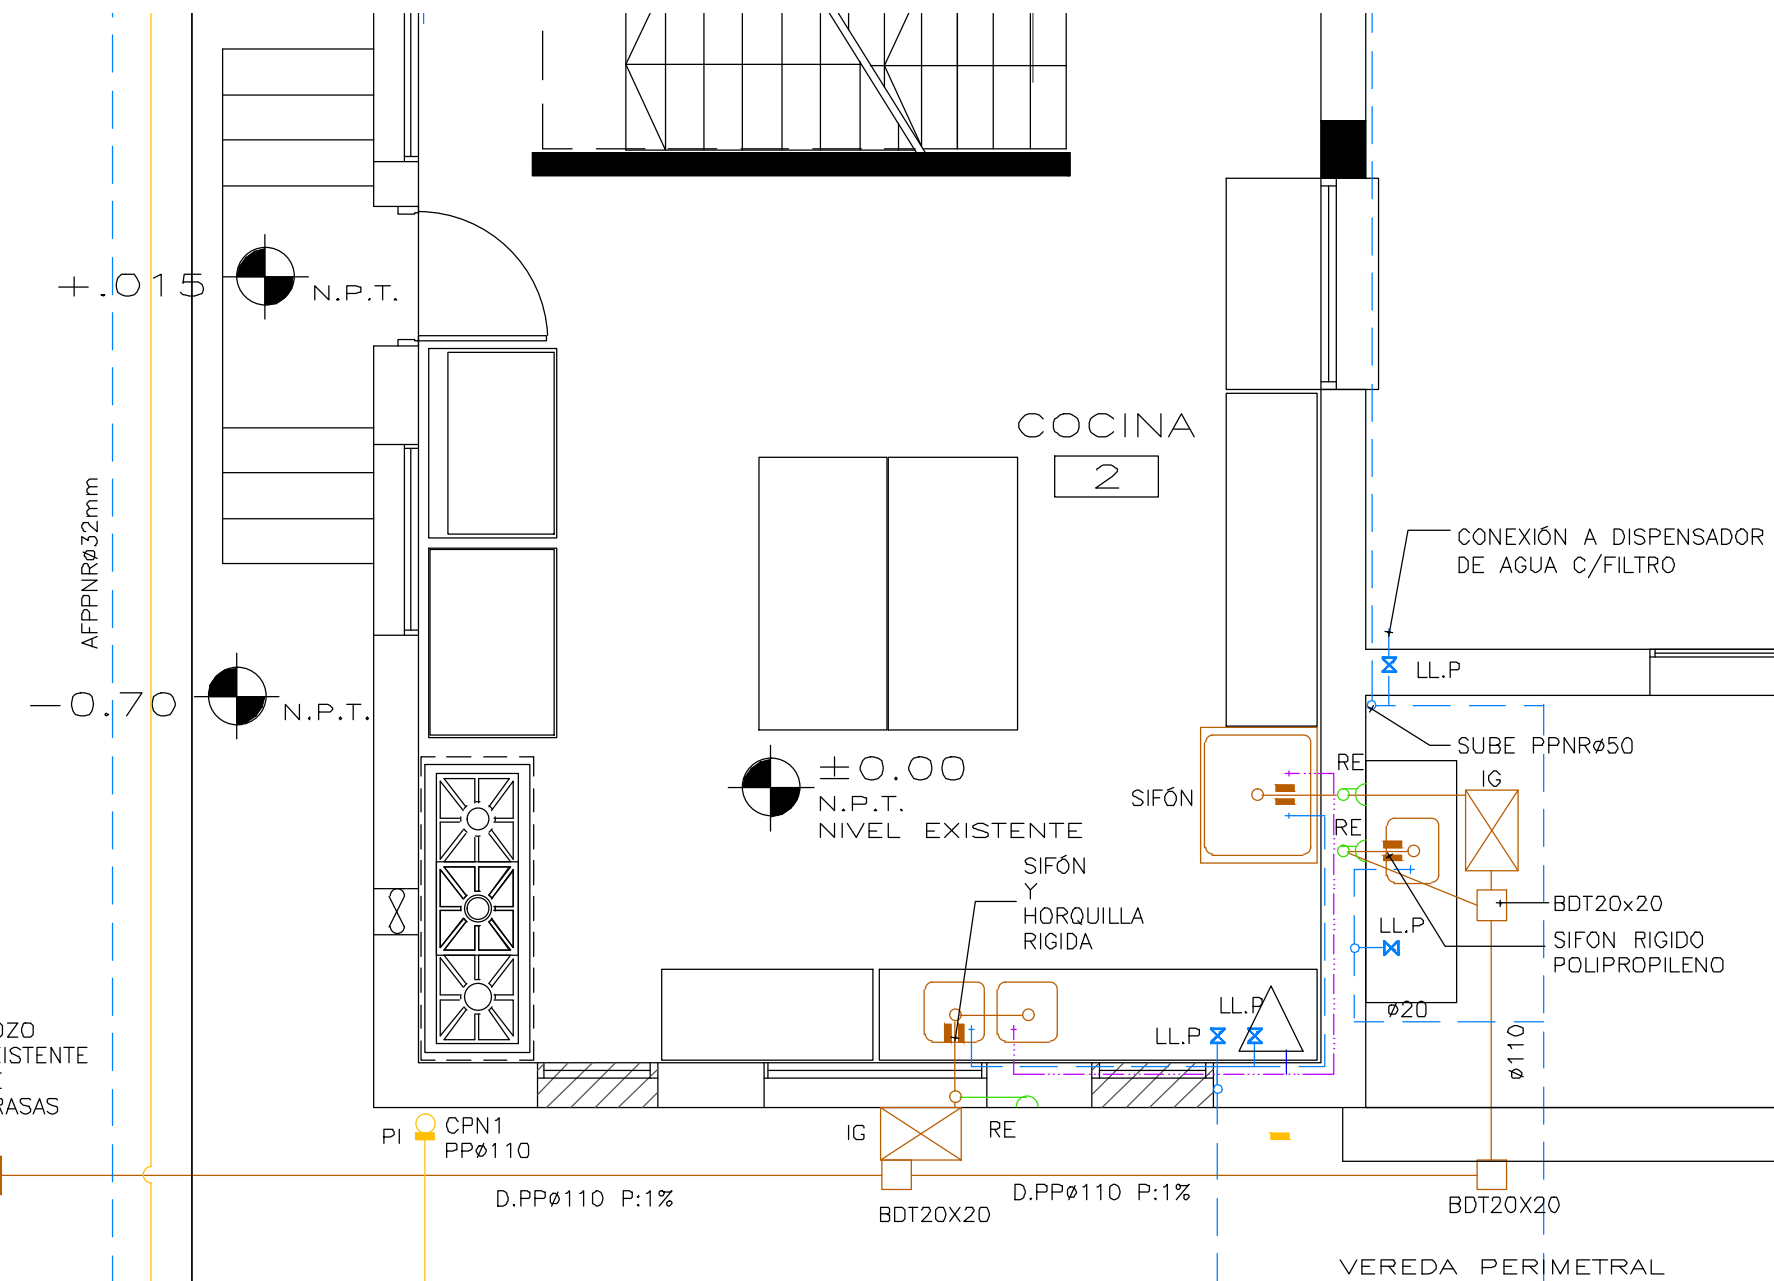

PLANTA BAJA - COCINA
ESCALA 1/50

DETALLE INTERCEPTOR DE GRASAS
CAPACIDAD 100 LTS
ESCALA 1/20

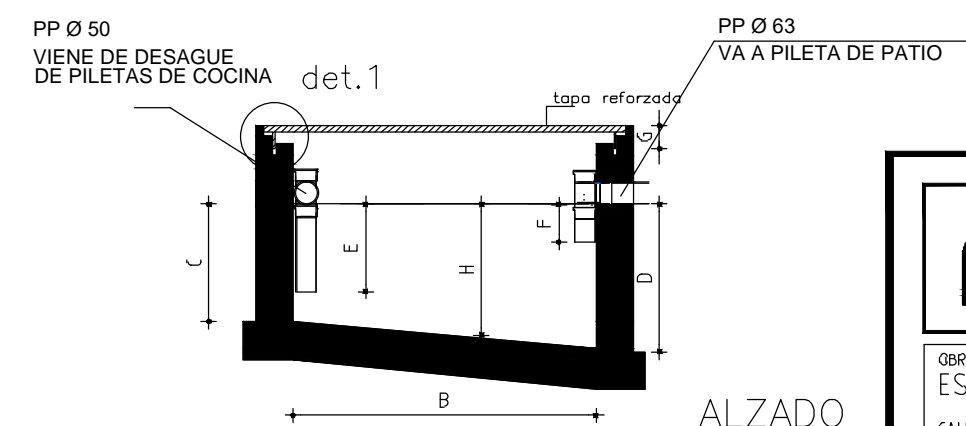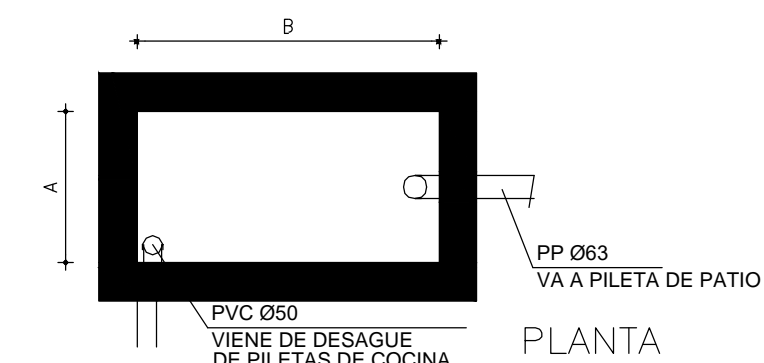

LTS	EN METROS							
CAP	A	B	C	D	E	F	G	H
100	0.40	0.80	0.31	0.39	0.23	0.10	0.05	0.35

ANEP			AREA DE PROYECTOS		
DIRECCIÓN SECTORIAL DE INFRAESTRUCTURA			CONSEJO DIRECTIVO CENTRAL		
OBRA:	ESCUELA AGRARIA FLORIDA	LOCALIDAD:	FLORIDA	FECHA:	2019
CALLE:	ITUZAINGÓ s/n ESQ. TREINTA Y TRES	DEPARTAMENTO:	FLORIDA	ESCALA:	VARIAS
PLANO DE:	INSTALACIONES SANITARIAS - PROYECTO SECTOR "I"				LAMINA Nro:
PLANTA BAJA - INTERNADO FEMENINO					L 45
ARQUITECTO:	FIRMA:				153
AYTE. de ARQTO:	ARQ. GUILLERMO SANCHEZ				
TECNICO:	FIRMA:				
DIBUJANTE:	TEC. SANITARIO E. RAUL DONATO				