


TIPOLOGÍAS 1 NIVEL:


2D TIPOLOGÍA 2 DORMITORIOS

PLANTA BAJA - escala 1/50

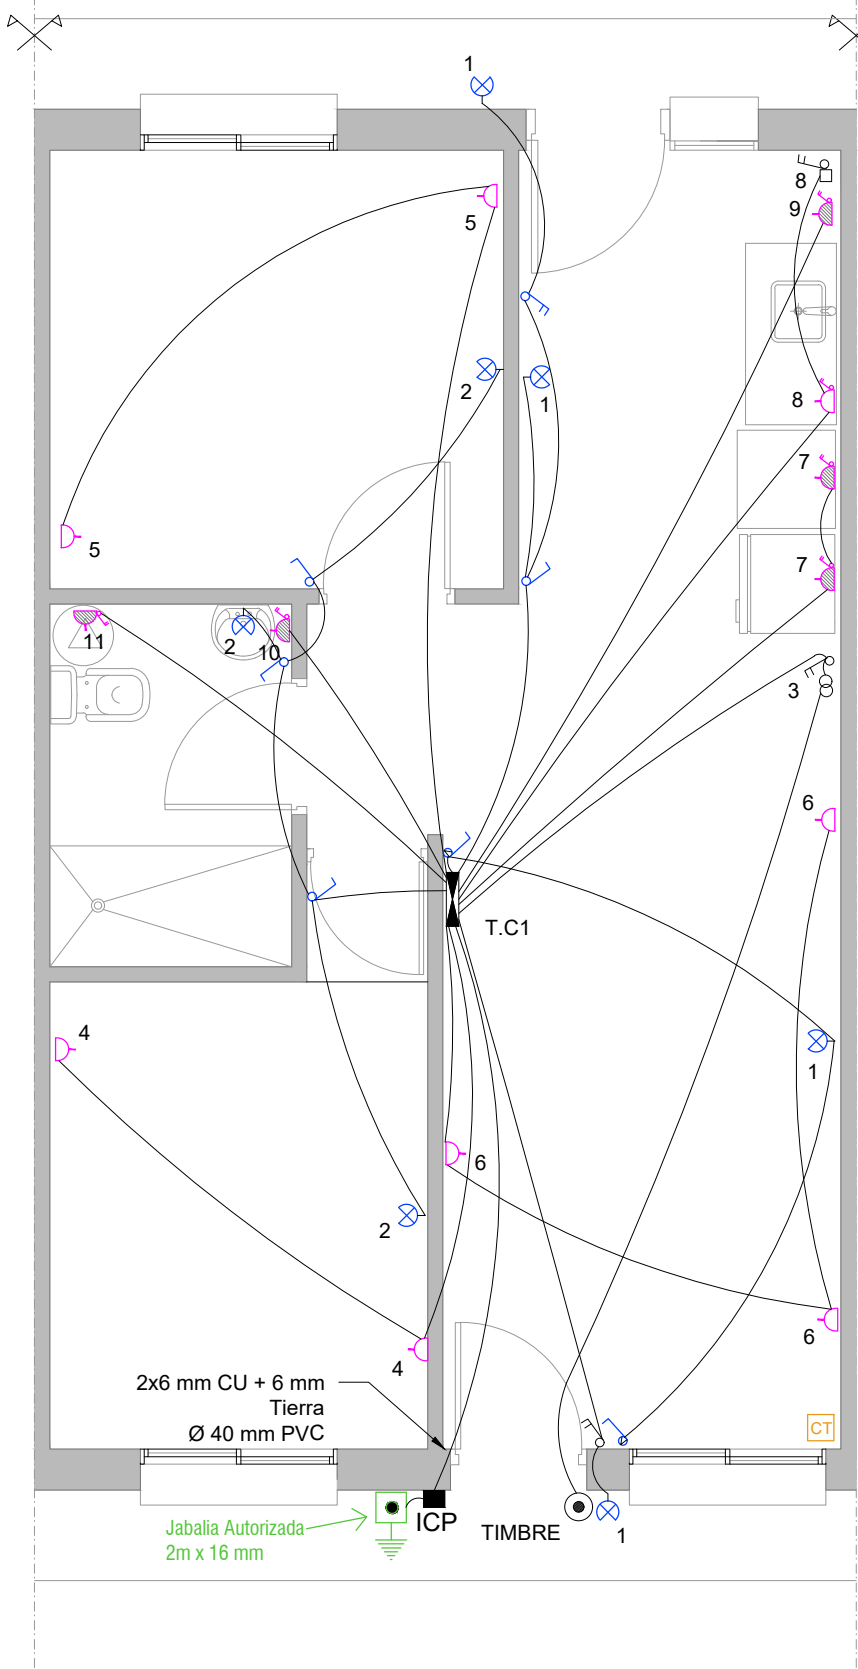


1D TIPOLOGÍA 1 DORMITORIO



PLANTA BAJA - escala 1/50

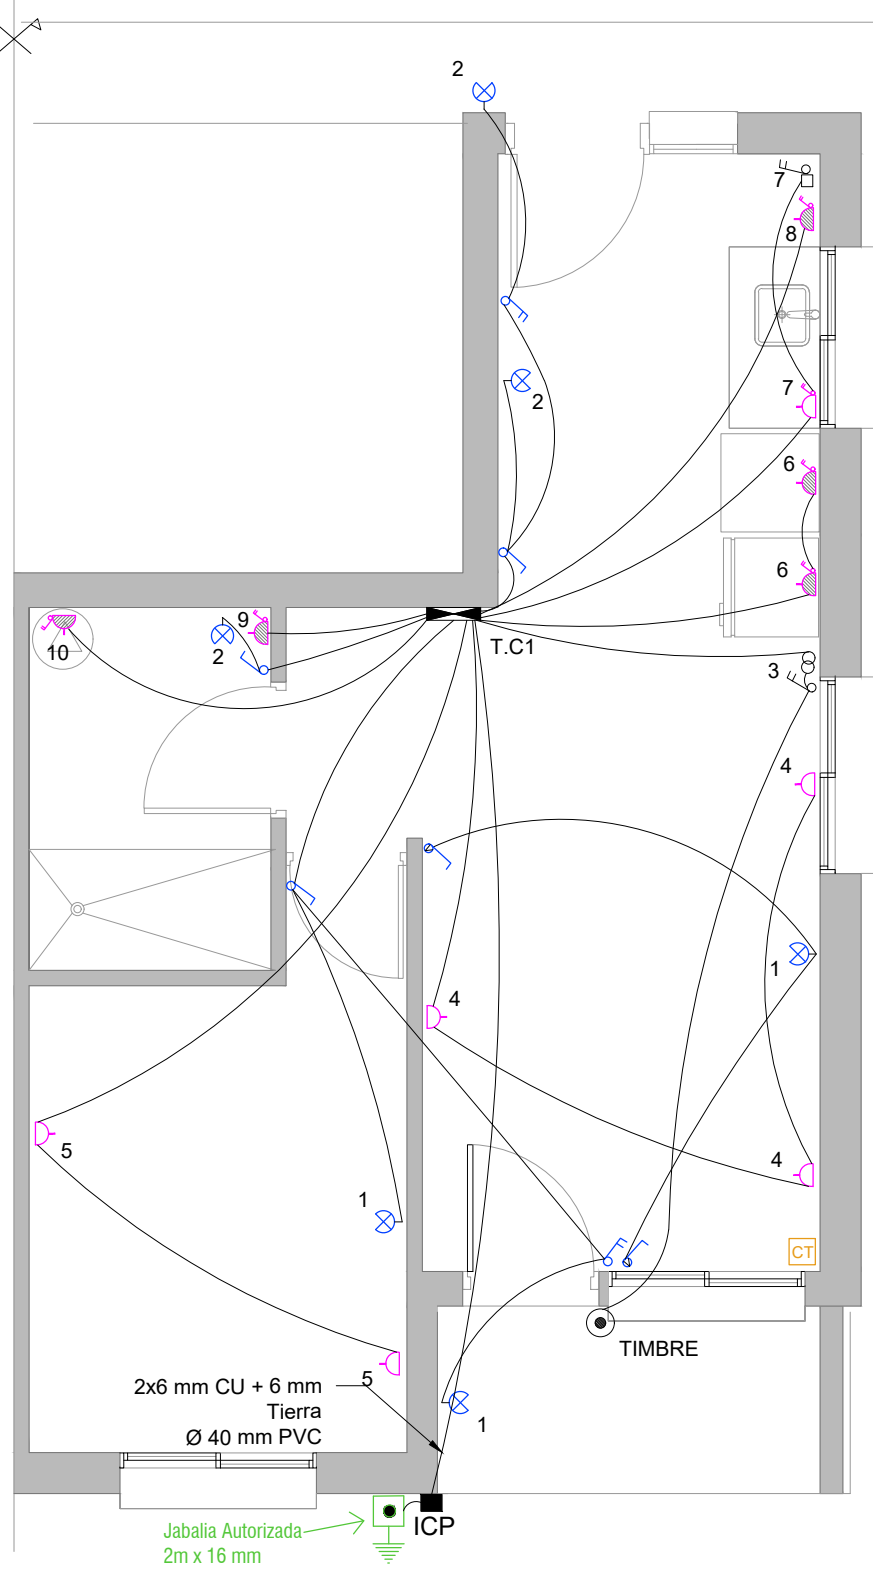

2D Unifilar-PLANTA BAJA

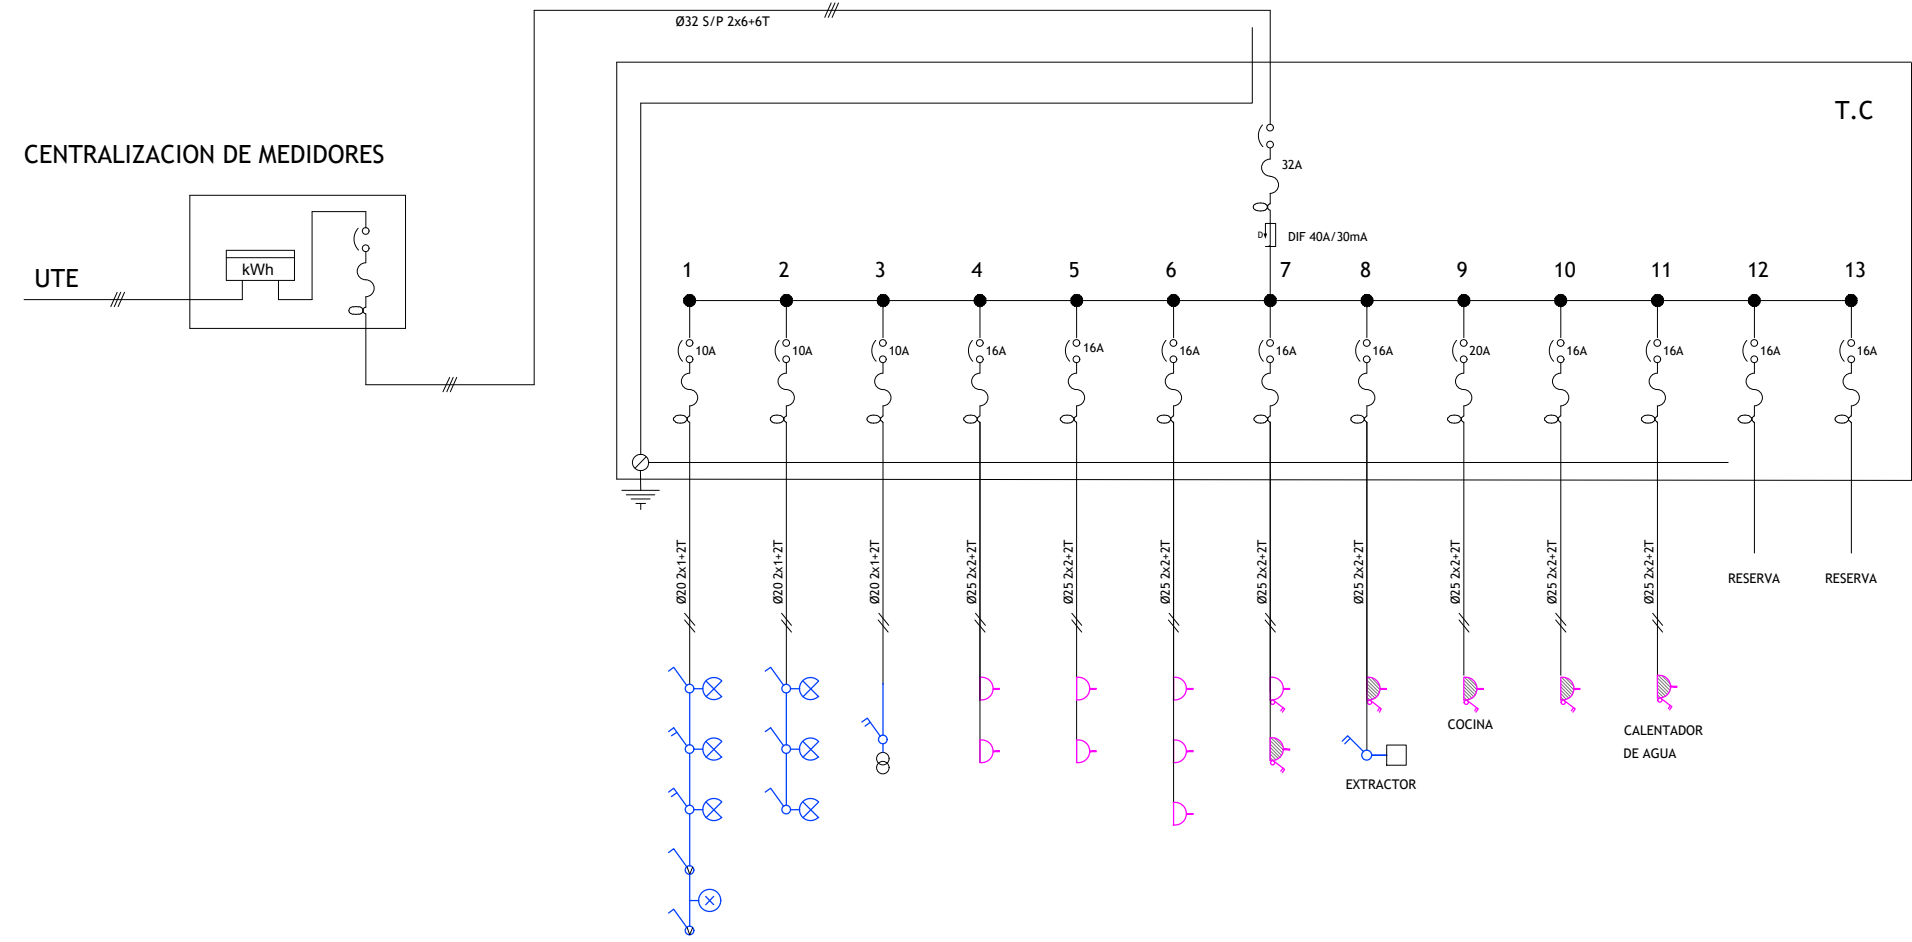

1D Unifilar-PLANTA BAJA

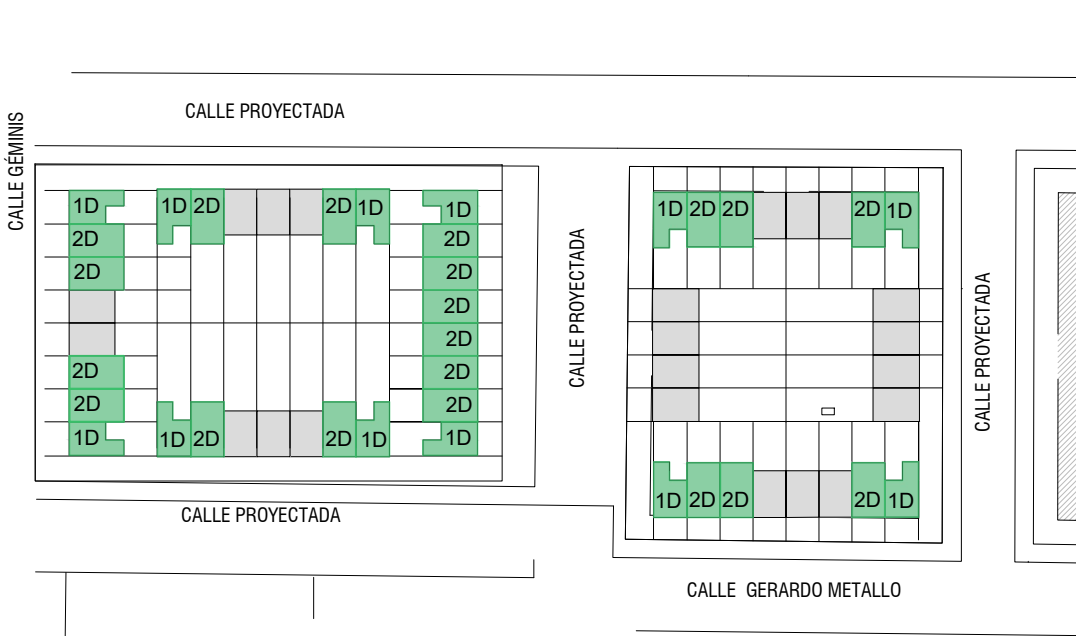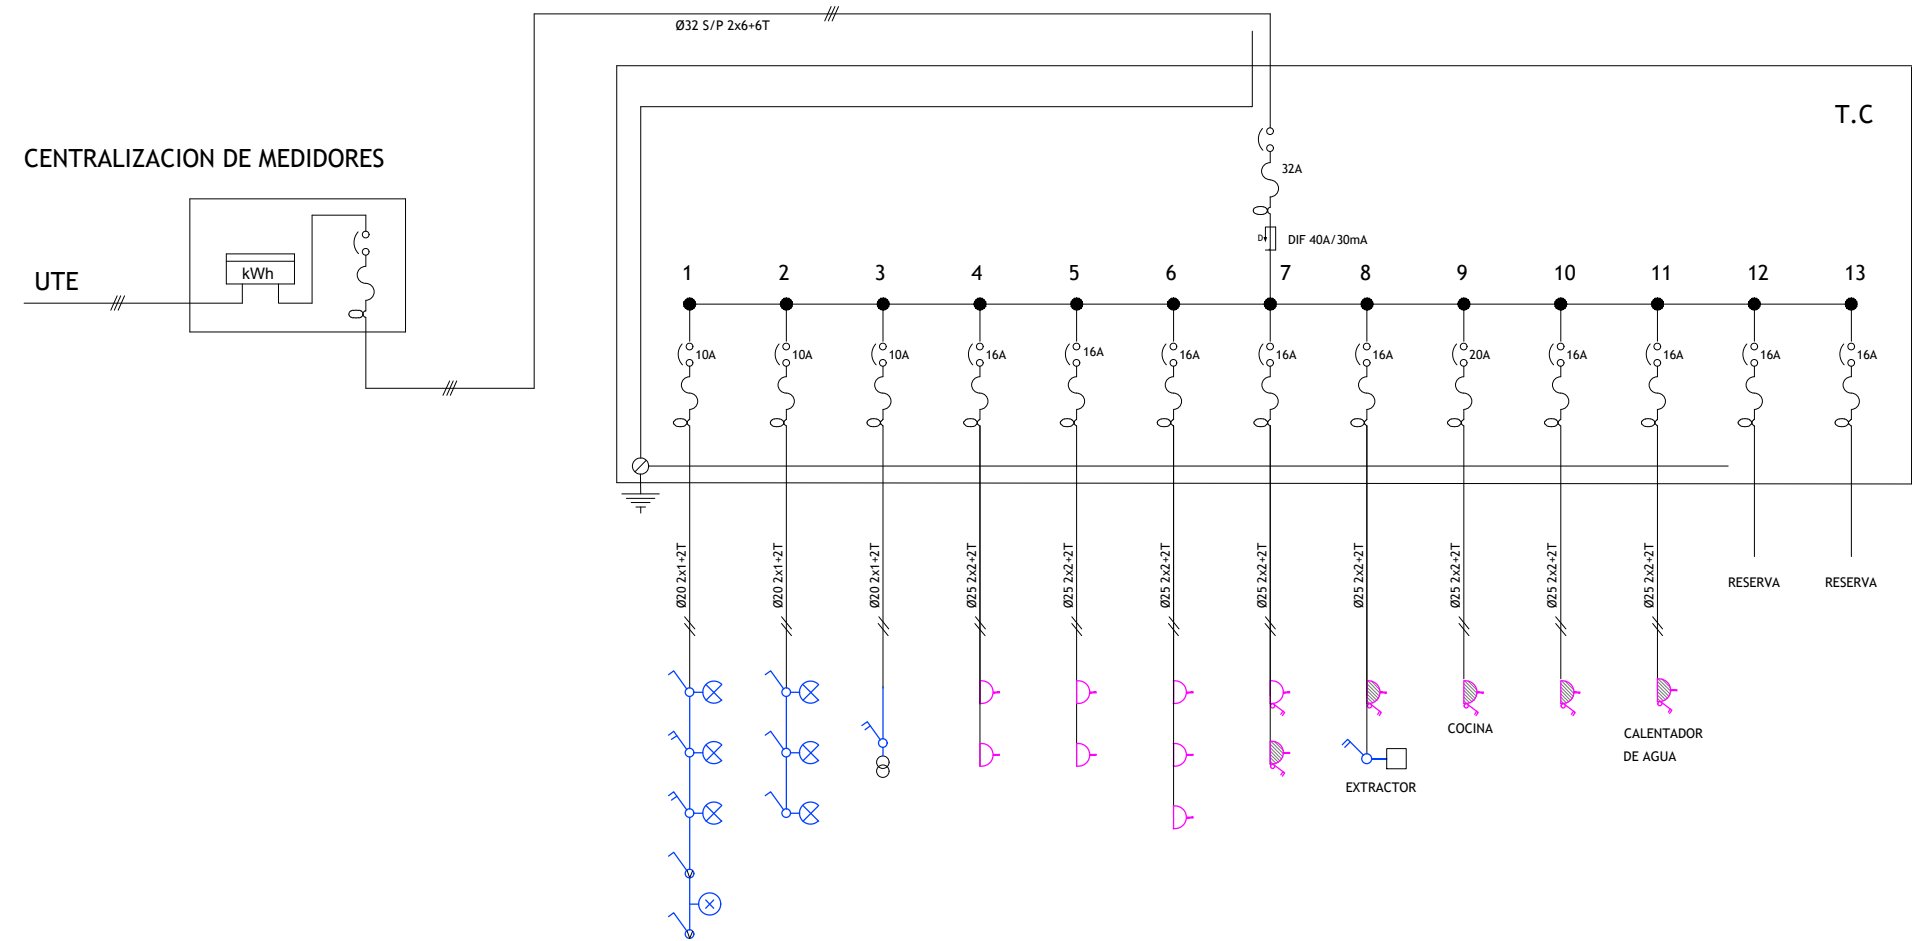

PLANO DE UBICACIÓN
escala 1/4000

REFERENCIAS

- CENTRO
- BRAZO
- INTERRUPTOR UNIPOLAR
- INTERRUPTOR BIPOLAR
- INTERRUPTOR 2 SECCIONES
- INTERRUPTOR DE COMBINACIÓN
- TOMACORRIENTE
- TOMACORRIENTE CON INTERRUPTOR BIPOLAR
- CALENTADOR DE AGUA
- REGISTRO EXTRACTOR
- PULSADOR TIMBRE
- CAMPANILLA
- TABLERO
- MEDIDOR
- PUESTA A TIERRA
- Caja de telefono

Intendencia de Montevideo Departamento de Desarrollo Urbano Division Tierras y Habitat Servicio de Tierras y Vivienda	
PROGRAMA: Relocalización Chacarita de los Padres	PADRÓN Nº: 168.553
BARRIO:	CONCEPTO: Obra Nueva
UBICACIÓN: calle Géminis y Rosario	REGIMEN: P.Horizontal
PROPIETARIO: Intendencia de Montevideo	FECHA: 07/2023
PLANO: ELECTRICA TIPOLOGIA 1-2DORMITORIOS	ESCALA: 1/50
PROPIETARIO:	LÁMINA:
TÉCNICO:	E01