


TIPOLOGÍAS 1 NIVEL:


2D TIPOLOGÍA 2 DORMITORIOS

1D TIPOLOGÍA 1 DORMITORIO

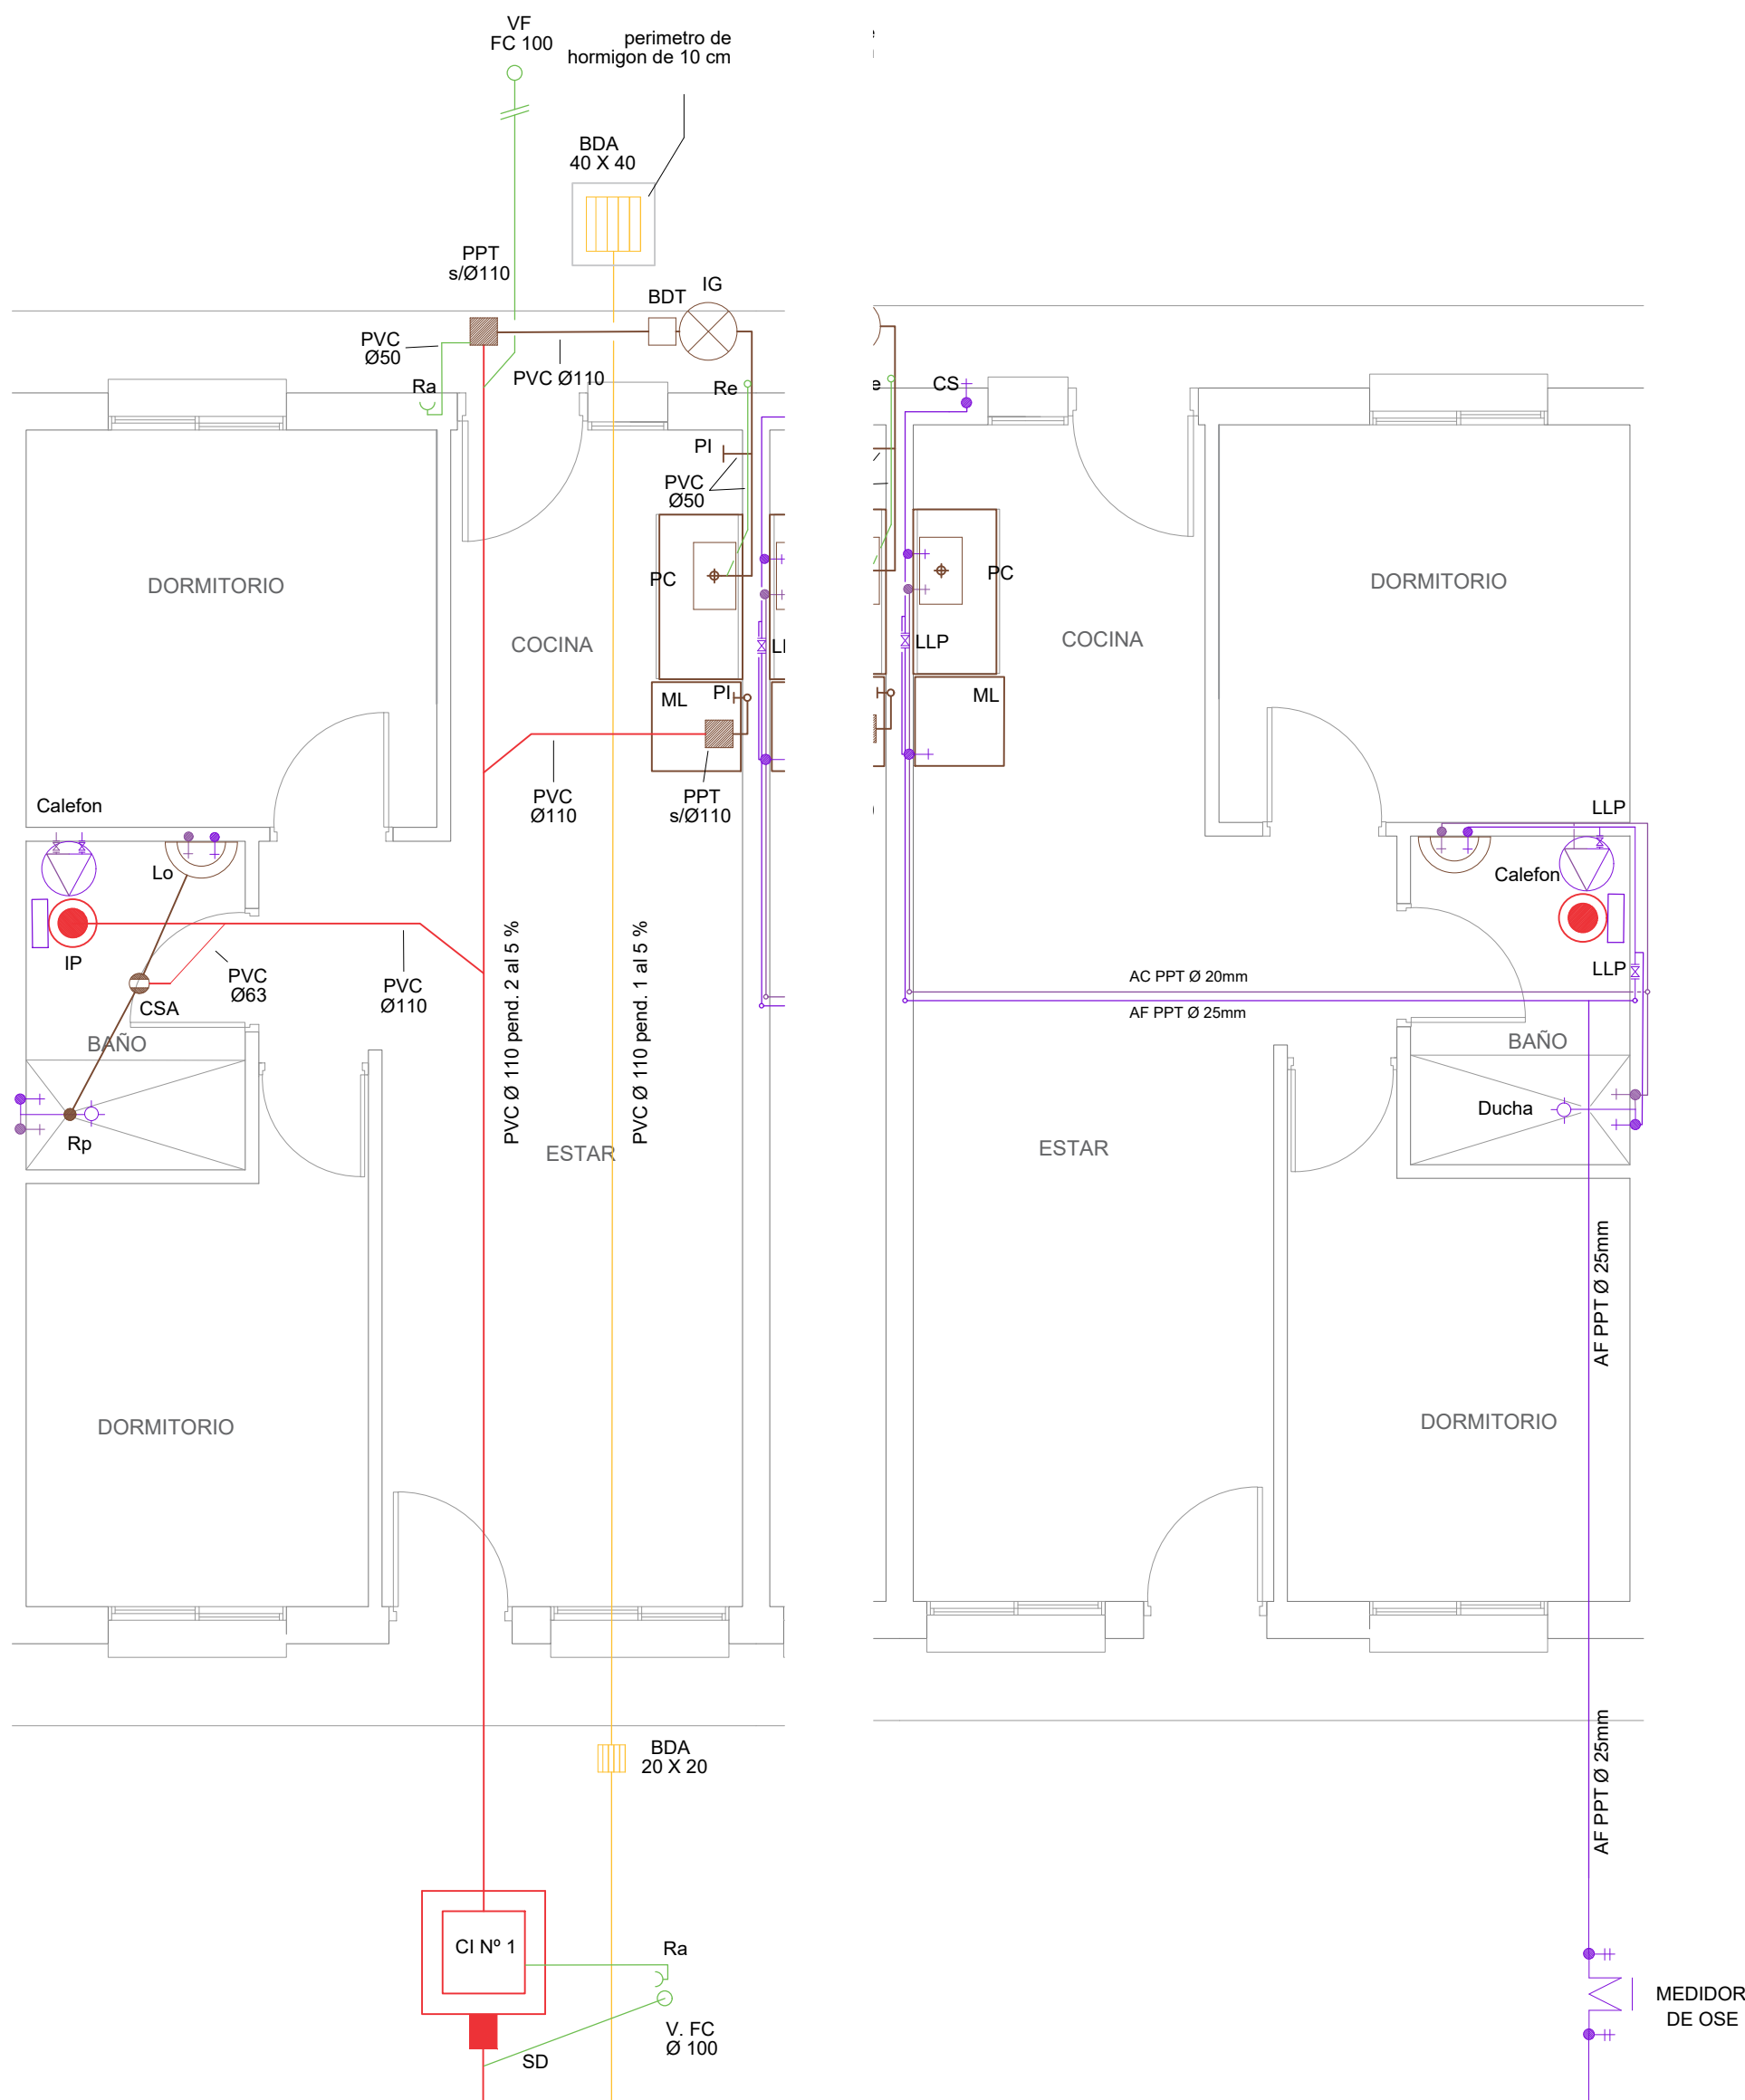


RED INTERNA DESAGUES  
PLANTA BAJA - escala 1/50


RED INTERNA ABASTECIMIENTO  
PLANTA BAJA - escala 1/50

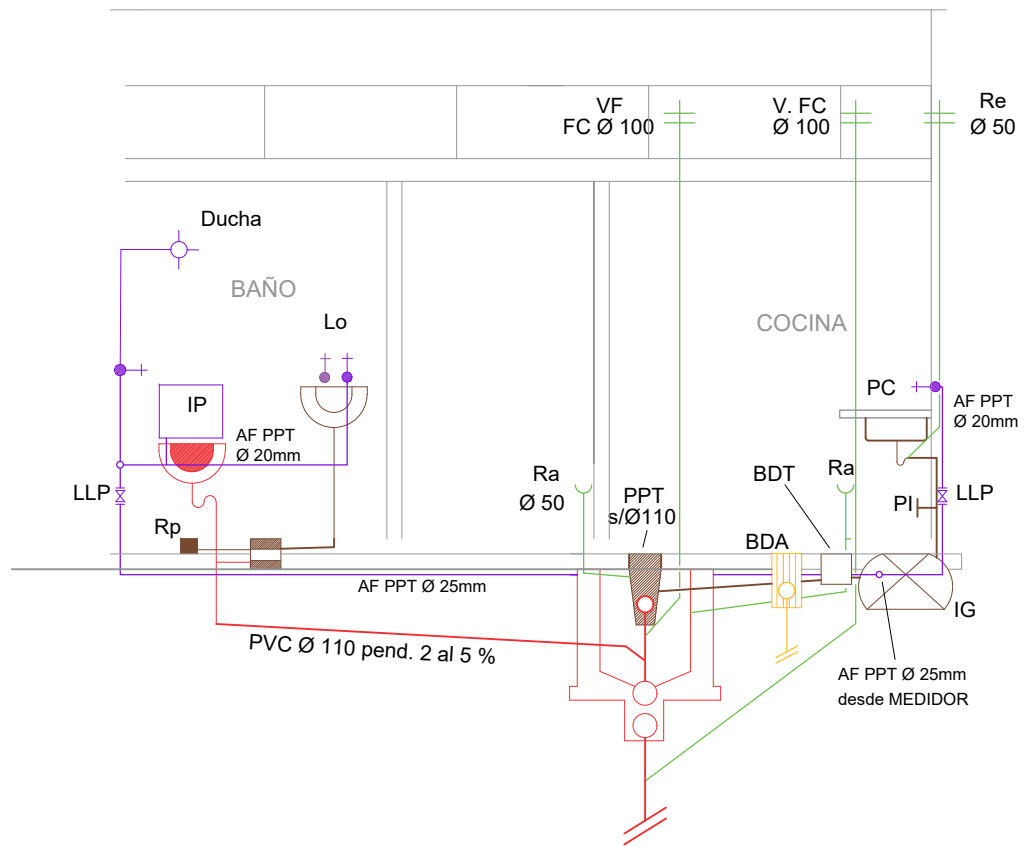



CORTE 2-2 - escala 1/50

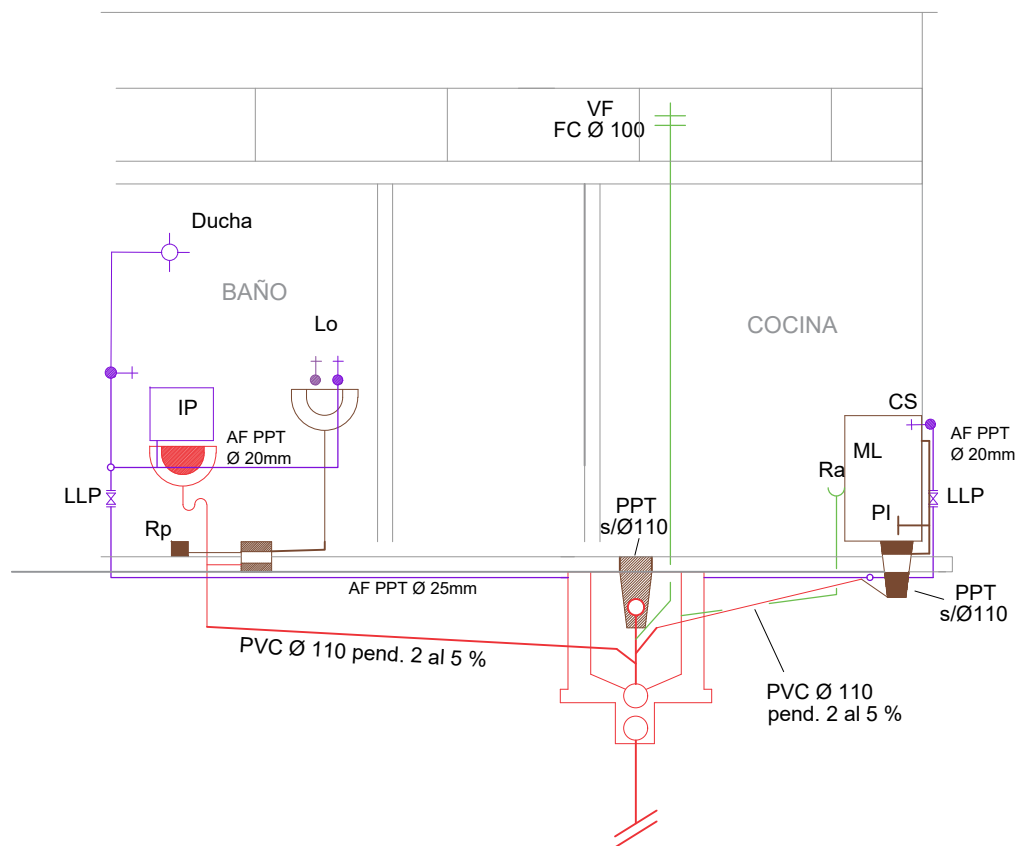

CORTE 1-1 - escala 1/50

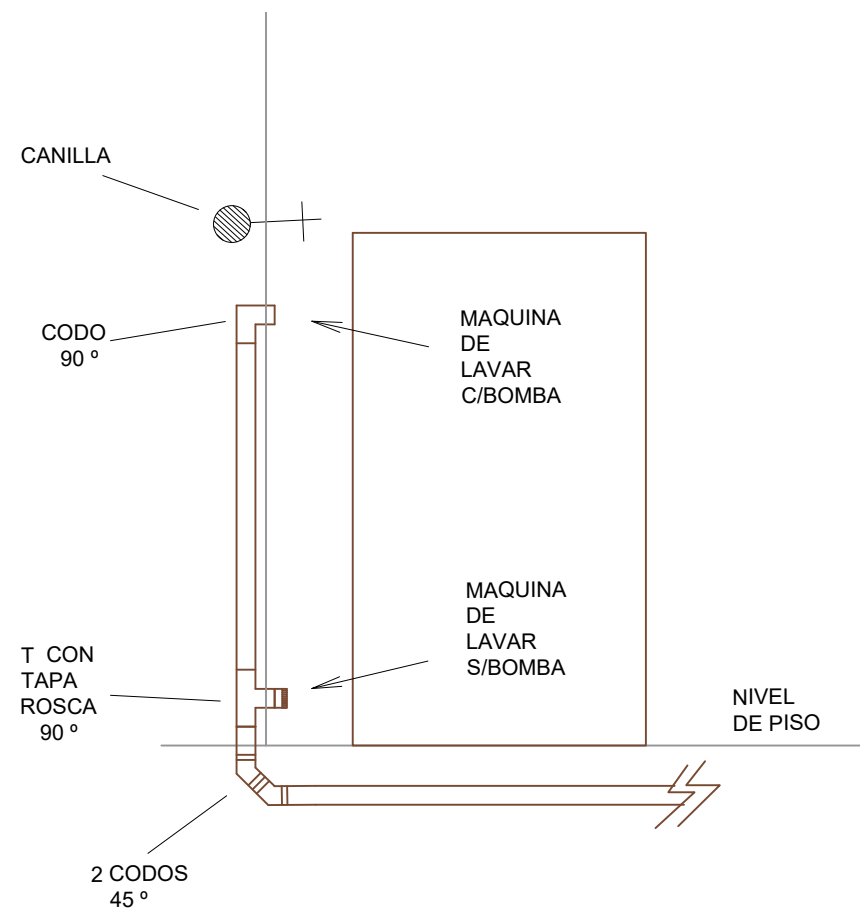

DETALLE CONEXION LAVARROPAS - escala 1/20

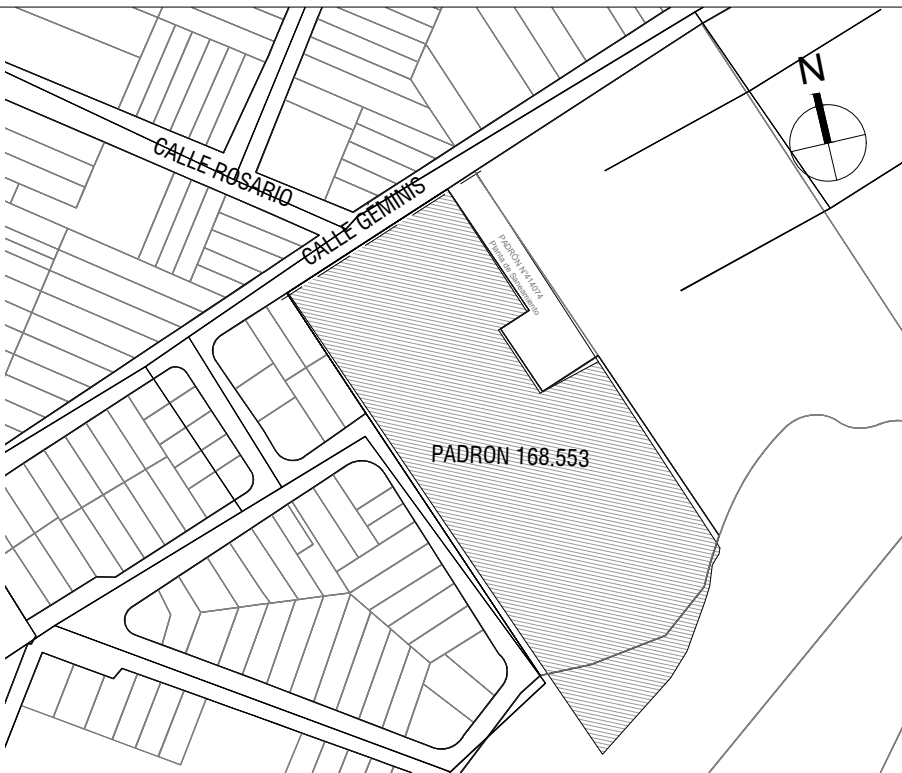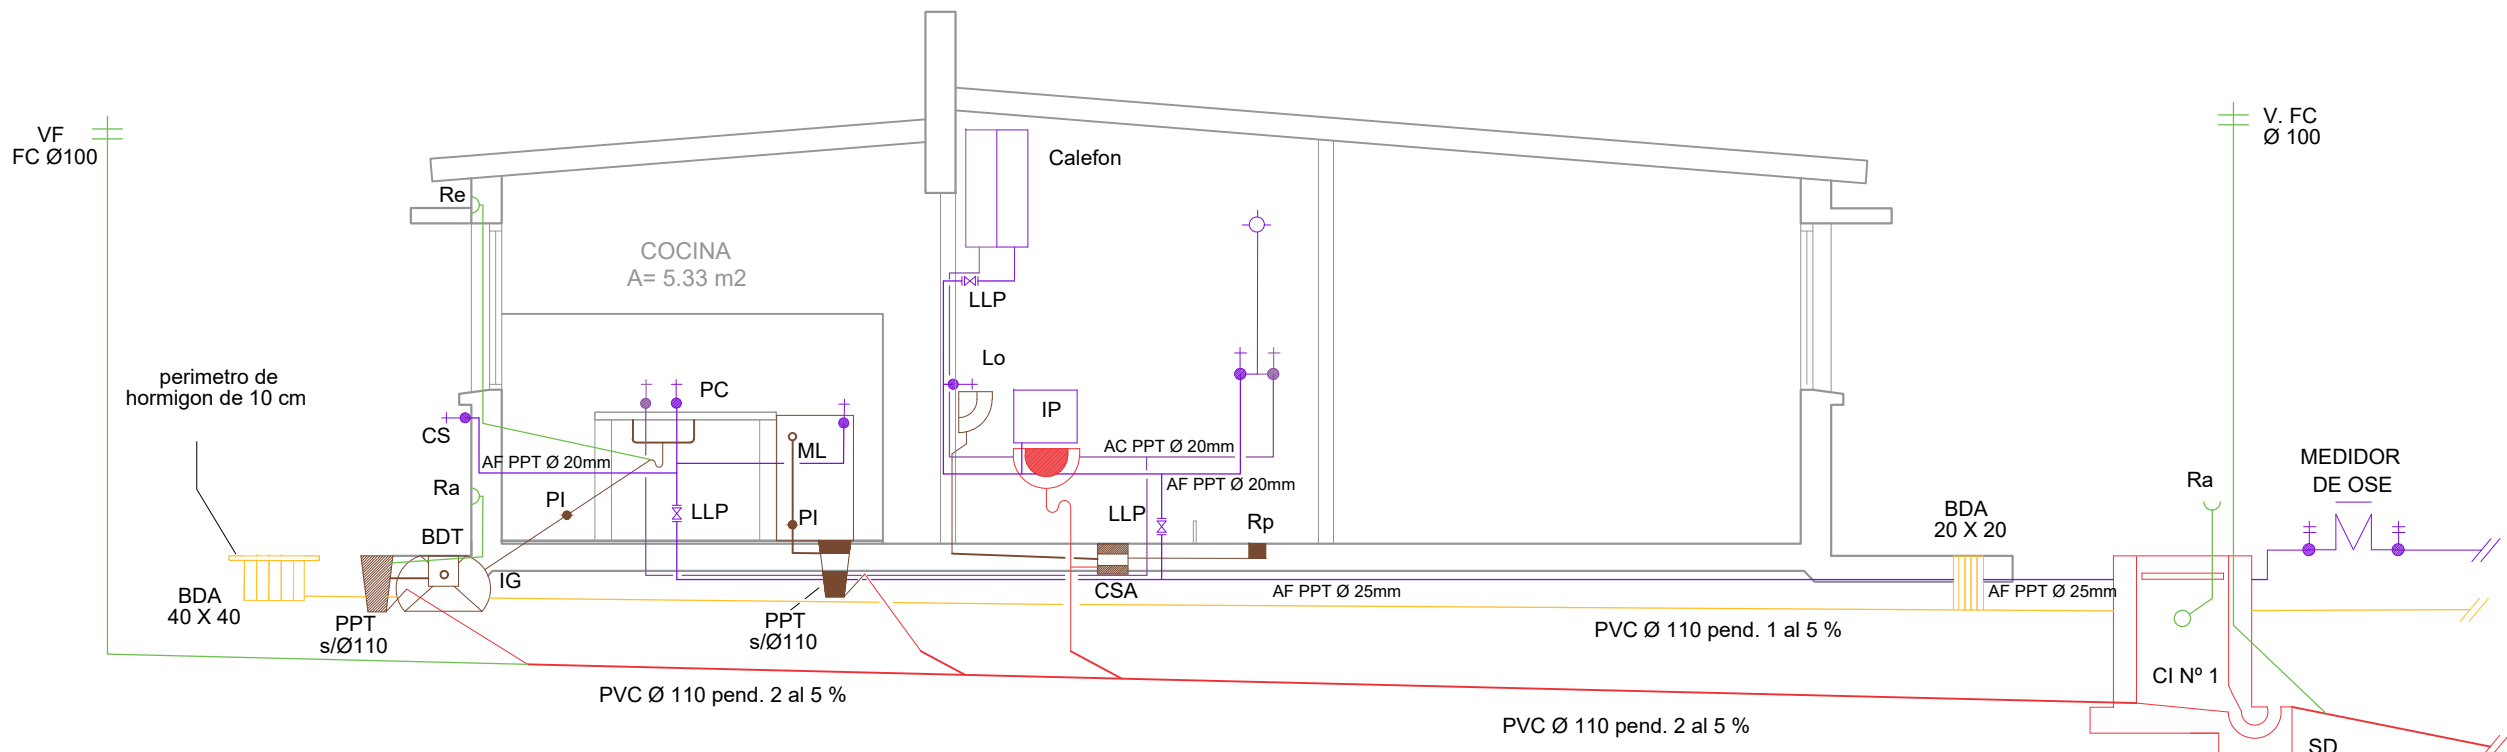

PLANO DE UBICACIÓN  
escala 1/4000

INSTALACIÓN DE DESAGÜE

- CAÑERÍA PRIMARIA
- CAÑERÍA SECUNDARIA
- CAÑERÍA PLUVIAL
- CAÑERÍA DE VENTILACIÓN
- CÁMARA DE INSPECCIÓN 60x60
- CÁMARA DE INSPECCIÓN 60x110 CON SIFÓN
- INODORO PEDESTAL
- LAVABO
- PILETA DE COCINA
- MAQUINA DE LAVAR
- INTERCEPTOR DE GRASA INDIVIDUAL
- PILETA DE PATIO ABIERTA SALIDA 110mm
- PILETA DE PATIO CERRADA SALIDA 110mm
- CAJA SIFONADA ABIERTA SALIDA 63mm
- CAJA SIFONADA CERRADA SALIDA 63mm
- RESUMIDERO DE PISO
- BOCA DE DESAGUE CERRADA 20 x 20
- BOCA DE DESAGUE ABIERTA 20 x 20
- REJA DE ASPIRACIÓN
- COLUMNA DE VENTILACIÓN
- COLUMNA DE PLUVIAL

INSTALACIÓN DE ABASTECIMIENTO

- TUBERIA DE AGUA FRIA
- TUBERIA DE AGUA CALIENTE
- LLAVE DE PASO ESFERICA O COLISA PARA AGUA FRIA
- CANILLA DE SERVICIO
- MEDIDOR DE OSE
- CALEFÓN ELECTRICO
- UCHERO

Intendencia de Montevideo Departamento de Desarrollo Urbano División Tierras y Habitat Servicio de Tierras y Vivienda	
PROGRAMA: Relocalización Chacarita de los Padres	PADRÓN Nº: 168.553
BARRIO:	CONCEPTO: Obra Nueva
UBICACIÓN: calle Géminis y Rosario	REGIMEN: P.Horizontal
PROPIETARIO: Intendencia de Montevideo	FECHA: 07/2023
PLANO: SANITARIA TIPOLOGIAS 1 y 2dormitorios	ESCALA: 1/50
PROPIETARIO:	LÁMINA:
TÉCNICO:	S03