


PLANTA BAJA

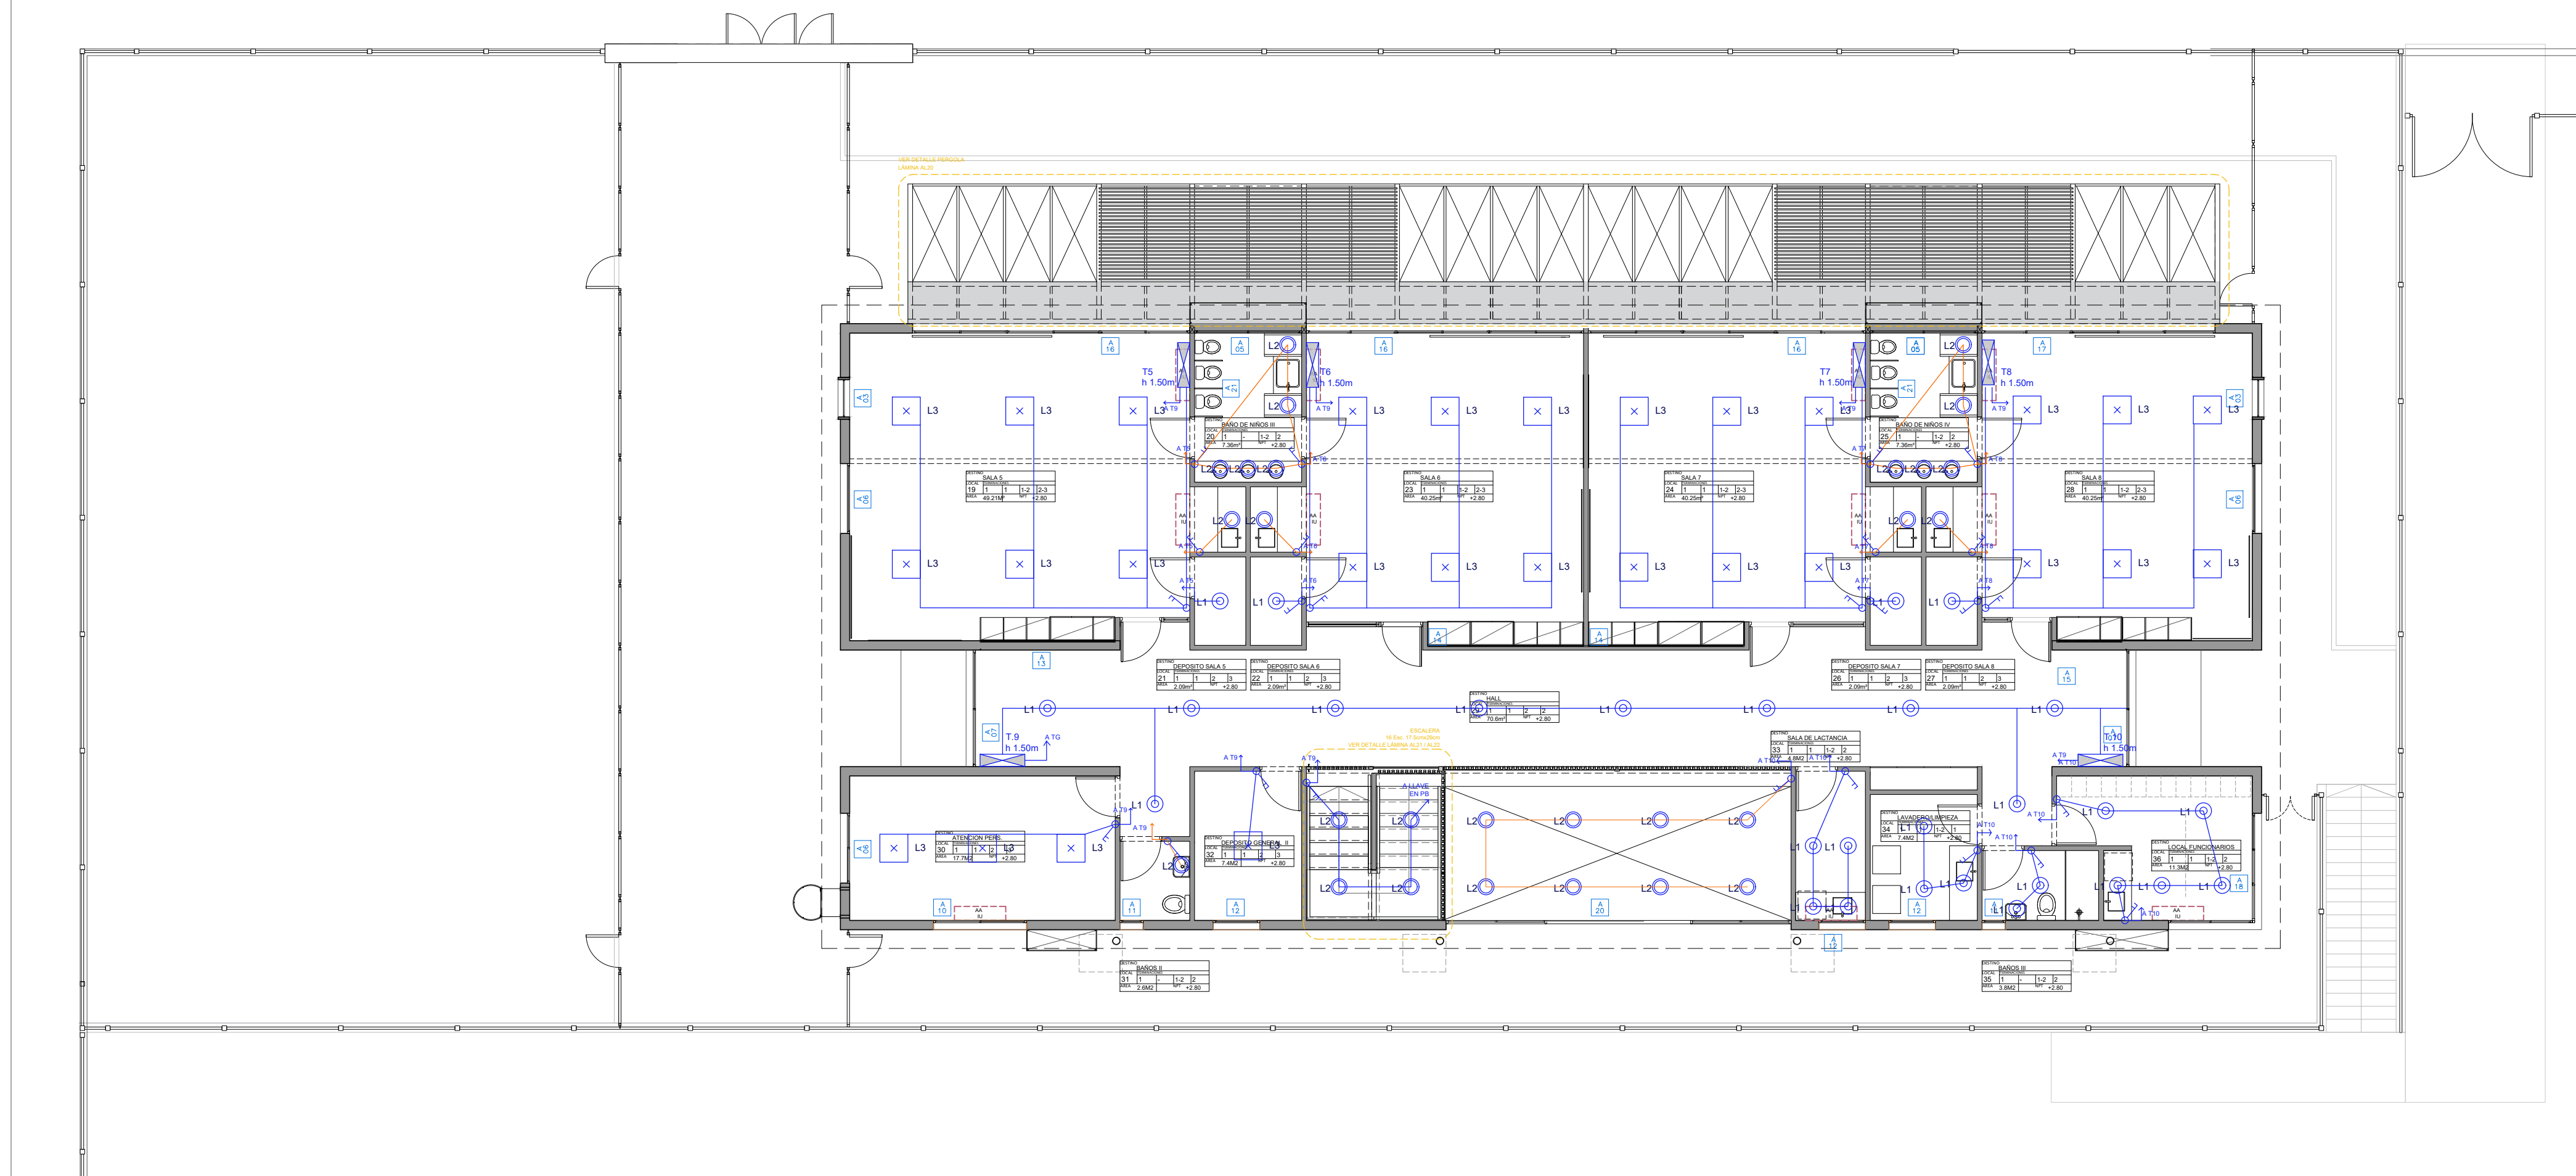

PLANTA ALTA

SIMBOLOGÍA

- TABLERO
- INTERRUPTOR UNIPOLAR
- INTERRUPTOR BIPOLAR
- INTERRUPTOR COMBINACIÓN
- INTERRUPTOR BIPOLAR 2 SECCIONES
- CANALIZACIÓN
- CANALIZACIÓN EMBUTIDA
- ENLACE ANTEL
- TOMA TELEFÓNICA
- TIMBRE CALLE
- TERMOTANQUE
- CÁMARA 20 X 20
- CÁMARA 40 X 40
- CÁMARA 60 X 60
- CAJA DE CONEXION APARENTE
- REGISTRO APARENTE
- CONEXIÓN AIRE ACONDICIONADO
- DATOS
- EXTRACTOR
- BANADOR DE SUELO
- PROYECTOR
- LUMINARIA DE PISO
- PUNTO DE LUZ (CENTRO)
- PUNTO DE LUZ (BRAZO)
- LUMINARIA DE EMBUTIR
- BANADOR DE PARED
- COLUMNA EXTERIOR
- TOMACORRIENTE 3 EN LINEA
- TOMACORRIENTE SCHUKO
- TOMACORRIENTE 3 EN LINEA CON INTERRUPTOR BIPOLAR
- TOMACORRIENTE SCHUKO CON INTERRUPTOR BIPOLAR

LUMINARIAS EXTERIORES SE PRENDERAN CON CELULA FOTOELÉCTRICA

Anteproyecto			
CAIF SAN MIGUEL- ARTIGAS			
DIRECCIÓN: SAN VICENTE			
PADRÓN: 12109- 12110- 12111- 12112- 12113- 12114		CÓDIGO DE OBRA: 111-FITP-AR	
LLAMADO:			
FECHA REALIZACIÓN:			
REVISIÓN 1			
2			
3			
4			
5			
Rubro			
ELECTRICO			
ESCALA: 1:100		ARCHIVO: CAIF_SAN MIGUEL ARTIGAS_Electrico	
Lamina			
LUMINARIAS 1:100			
		RESPONSABLE TÉCNICO	
		NOMBRE	
		Mail: MAIL	
		Tel: TEL-CEL	
		TÉCNICO ASESOR	
		NOMBRE	
		Mail: X@COM	
		Tel: TEL-CEL	