


PLANTA BAJA

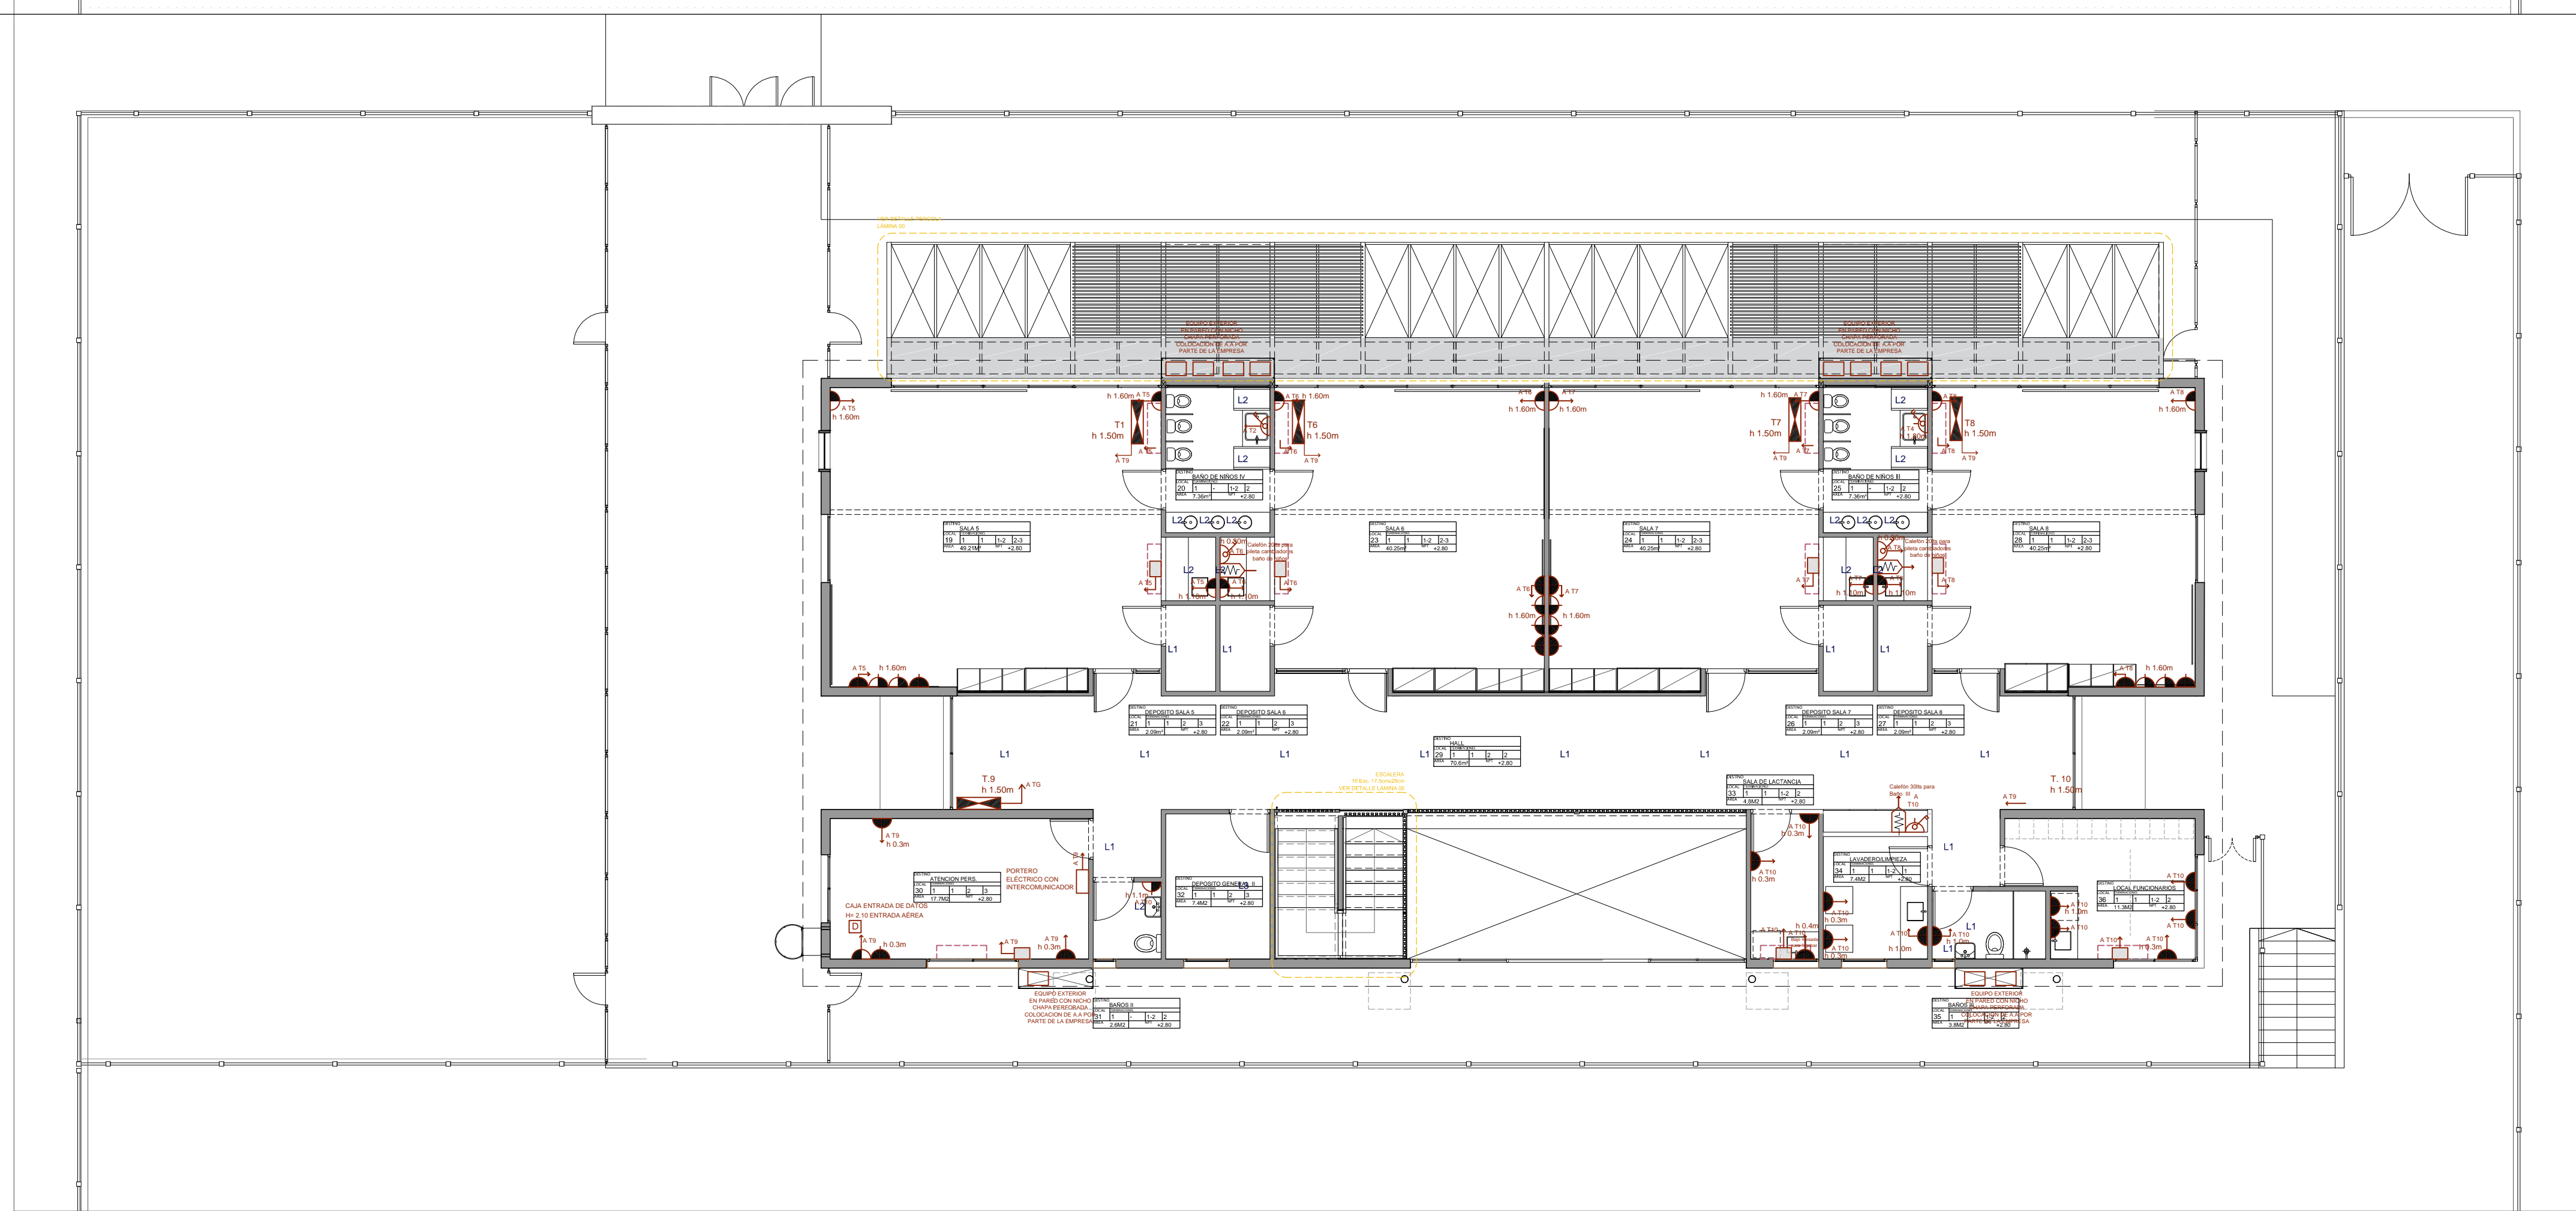

PLANTA ALTA

SIMBOLOGÍA

- TABLERO
- INTERRUPTOR UNIPOLAR
- INTERRUPTOR BIPOLAR
- INTERRUPTOR COMBINACIÓN
- INTERRUPTOR BIPOLAR 2 SECCIONES
- CANALIZACIÓN
- CANALIZACIÓN EMBUTIDA
- ENLACE ANTEL
- TOMA TELEFÓNICA
- TIMBRE CALLE
- TERMOTANQUE
- CÁMARA 20 X 20
- CÁMARA 40 X 40
- CÁMARA 60 X 60
- CAJA DE CONEXION APARENTE
- REGISTRO APARENTE
- CONEXIÓN AIRE ACONDICIONADO
- DATOS
- EXTRACTOR
- BANADOR DE SUELO
- PROYECTOR
- LUMINARIA DE PISO
- PUNTO DE LUZ (CENTRO)
- PUNTO DE LUZ (BRAZO)
- LUMINARIA DE EMBUTIR
- BANADOR DE PARED
- COLUMNA EXTERIOR
- TOMACORRIENTE 3 EN LINEA
- TOMACORRIENTE SCHUKO
- TOMACORRIENTE 3 EN LINEA CON INTERRUPTOR BIPOLAR
- TOMACORRIENTE SCHUKO CON INTERRUPTOR BIPOLAR

LUMINARIAS EXTERIORES SE PRENDERAN CON
CELULA FOTOELÉCTRICA

Anteproyecto		RESPONSABLE TÉCNICO	
CAIF SAN MIGUEL-ARTIGAS		NOMBRE	
DIRECCIÓN: SAN VICENTE		Tel: TEL-CEL	
PADRÓN: 12109-12110-12111-12112-12113-12114		CÓDIGO DE OBRA: 111 F1 TP AR	
LLAMADO:		NOMBRE	
FECHA REALIZACIÓN:		Tel: TEL-CEL	
REVISIÓN 1		NOMBRE	
2		Tel: TEL-CEL	
3		NOMBRE	
4		Tel: TEL-CEL	
5		NOMBRE	
Rubro		Tel: TEL-CEL	
ELECTRICO		ARCHIVO: CAIF_SAN MIGUEL ARTIGAS_Electrico	
ESCALA: 1:100		Lámina	
PLANTA DE POTENCIA 1:100		EL02	