



PLANTA BAJA
OPCIÓN CONVERTIBLE
Escala 1:50

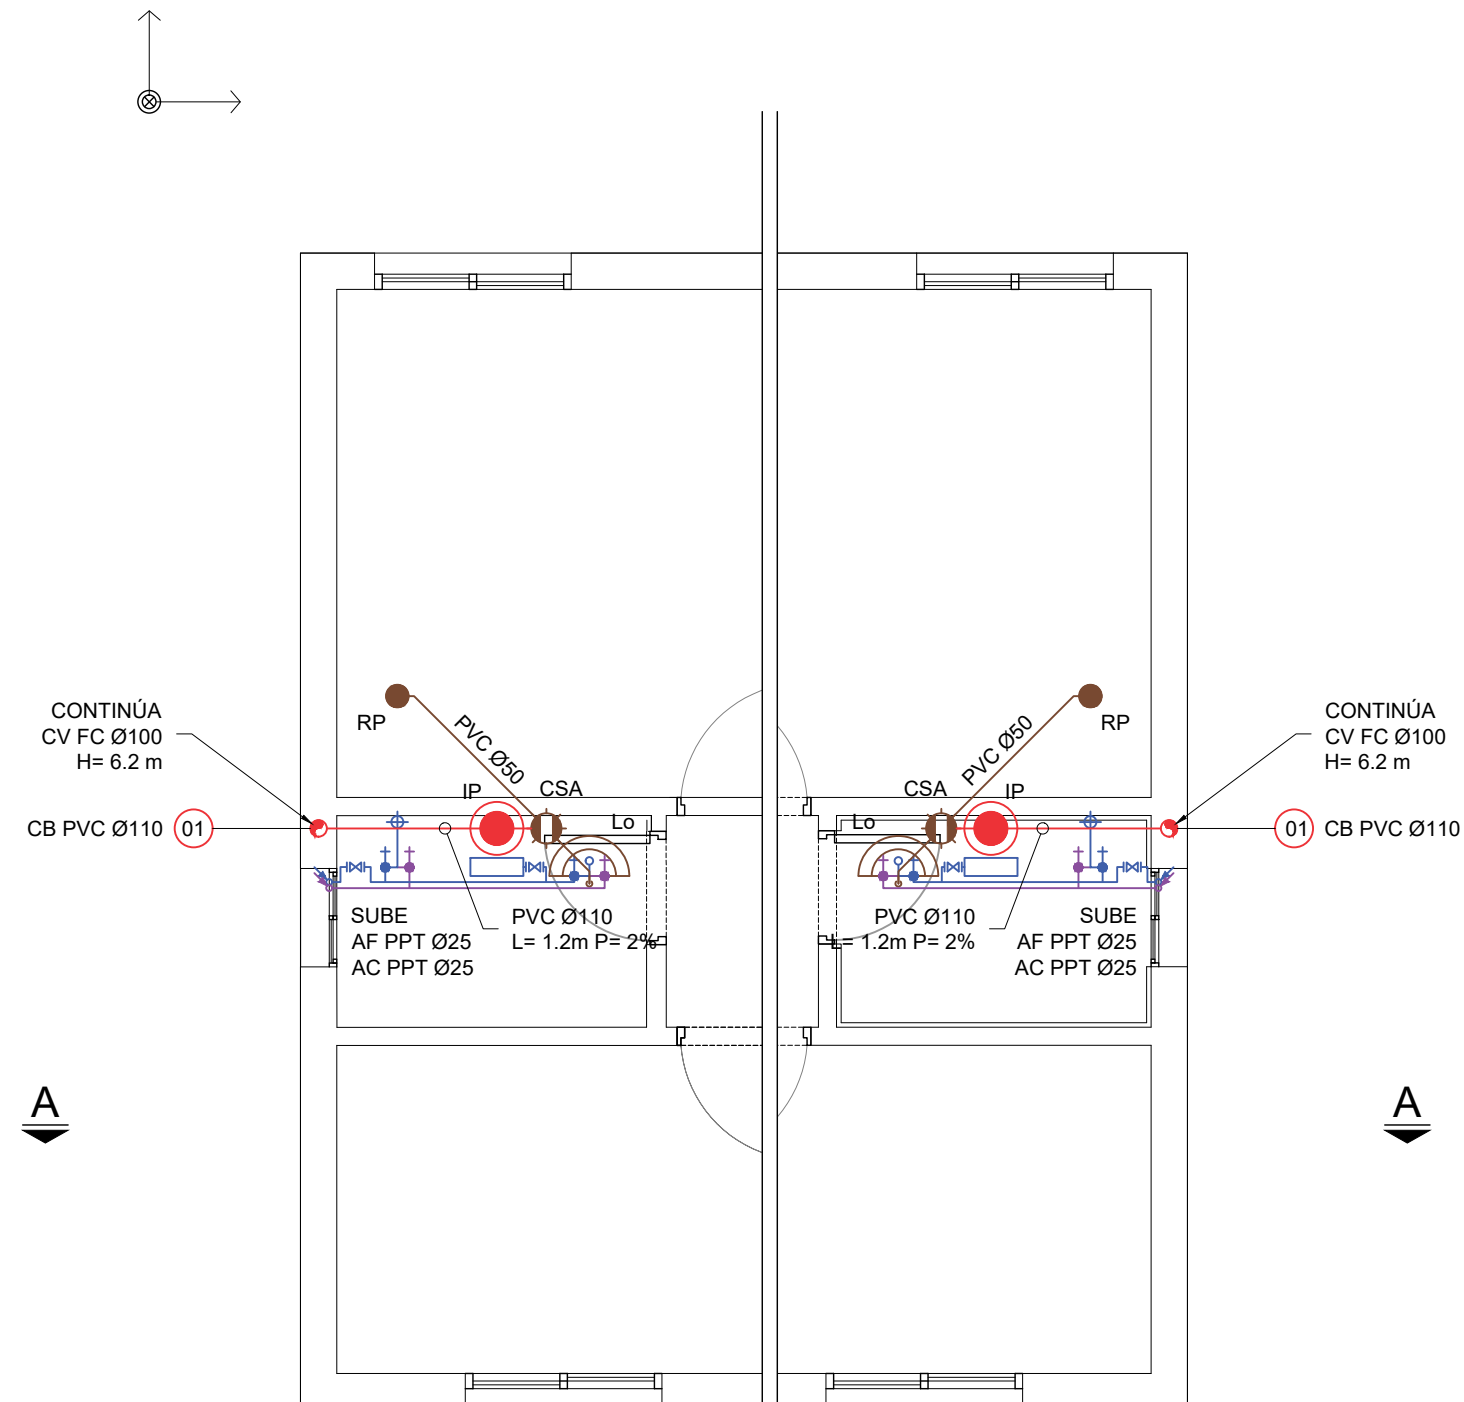

PLANTA ALTA
OPCIÓN CONVERTIBLE
Escala 1:50

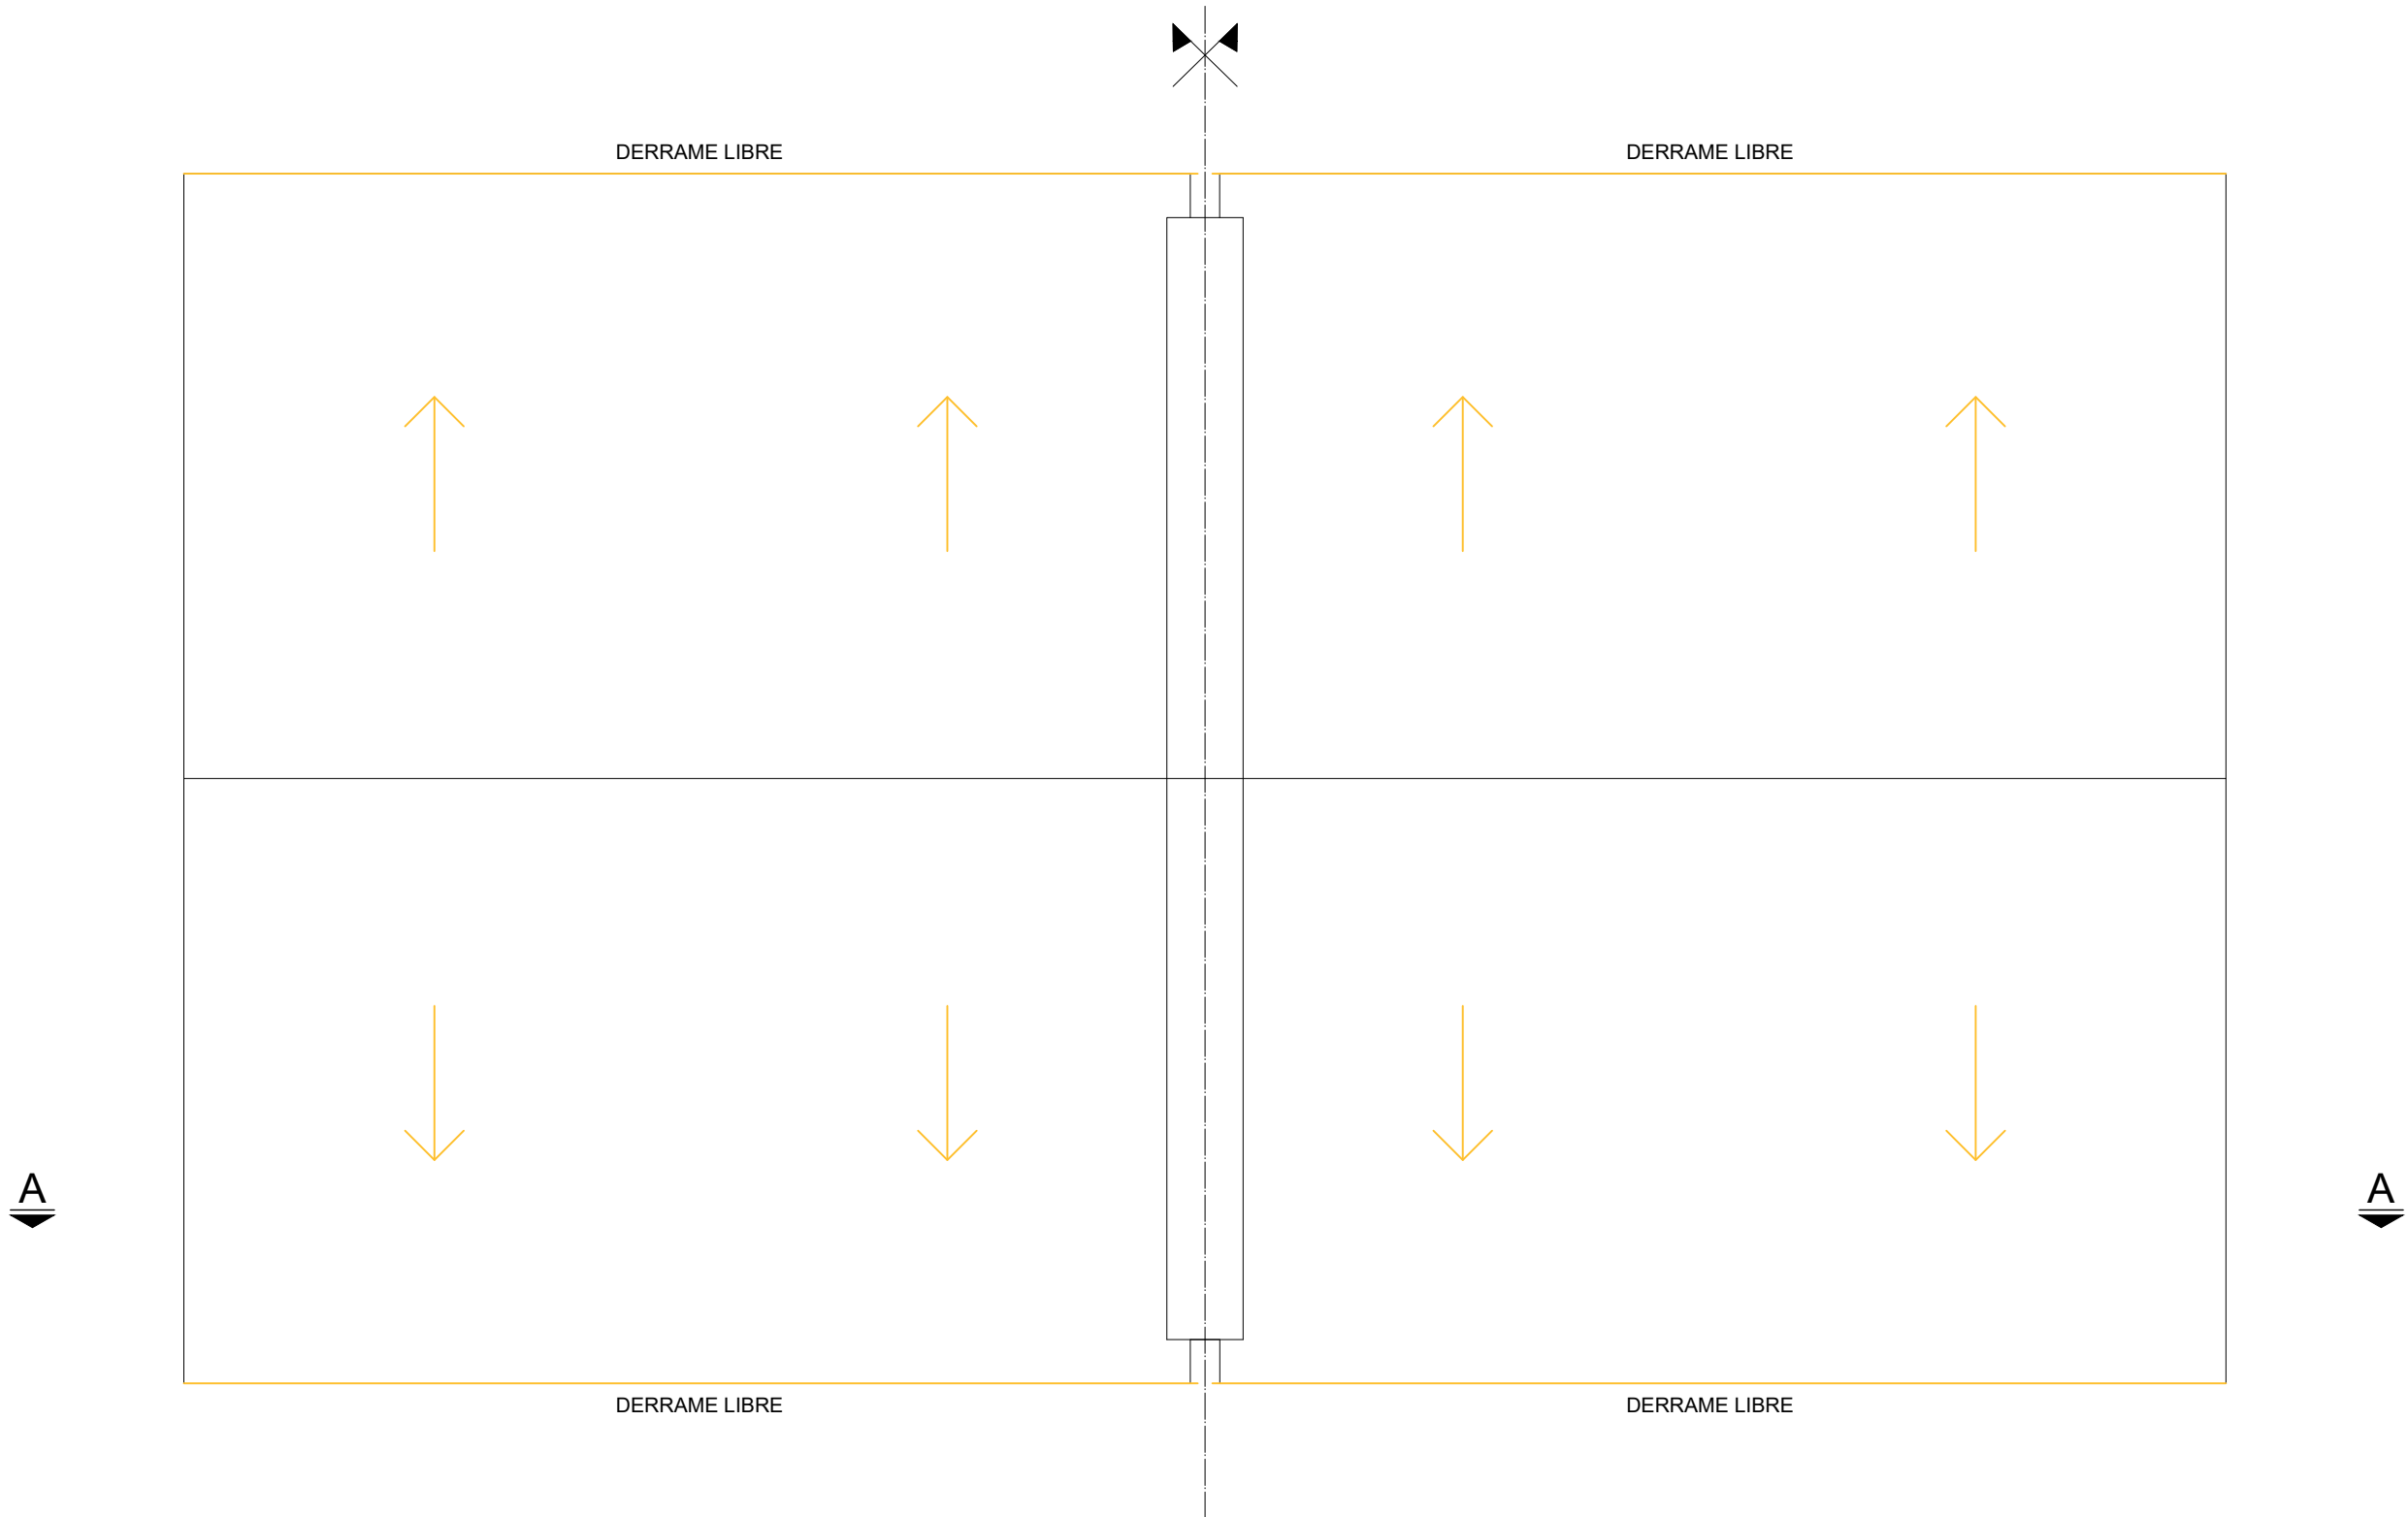

PLANTA TECHOS
OPCIÓN CONVERTIBLE
Escala 1:50

NOTAS

- LAS COTAS PLANIMÉTRICAS ESTÁN EXPRESADAS EN METROS.
- LOS NIVELES ALTIMÉTRICOS ESTÁN EXPRESADOS EN METROS.
- LAS ALTIMETRÍAS ESPECÍFICAS DE CADA VIVIENDA SE REFERENCIARÁN A LAS COTAS DE UMBRAL GRAFICADAS EN EL PLANO DE UBICACIÓN E IMPLANTACIÓN.
- LOS DIÁMETROS DE LAS TUBERÍAS SON NOMINALES Y SE EXPRESAN EN MILÍMETROS.
- LOS IGT SERÁN DE PVC O PEAD SEGÚN NORMA UNIT 165 Y TENDRÁN UNA CAPACIDAD MÍNIMA DE 10 L.
- LAS CONEXIONES A LOS ARTEFACTOS SERÁN EN PPT Ø20.
- COMO CRITERIO GENERAL PARA EL ABASTECIMIENTO SE UTILIZÓ:
 - ... PPT Ø32 PARA EL RAMAL PRINCIPAL DE ENTRADA DESDE MEDIDOR.
 - ... PPT Ø25 PARA LAS DERIVACIONES HASTA DUCHA Y CALEFÓN.
 - ... PPT Ø20 PARA LOS TRAMOS LUEGO DE DUCHA Y CALEFÓN.

Nro.	FECHA:	PROY.	APROBADO	REVISIÓN
00	18/12/2023	CR	JV	EMISIÓN INICIAL

Coejecutor:	
Plano:	
Instalación Sanitaria Vivienda 2x 2N5D	
Asentamiento:	NUEVO AMANE CER - LOS REYES
Ubicación:	MONTEVIDEO
Escala:	1:50
Fecha:	DICIEMBRE 2023
Técnico:	Ing. JOSÉ VALENA
Coordinador:	Ing. JOSÉ VALENA
Firma:	Firma:
Equipo Técnico:	NA-LR-Sanitaria Nueva 12_11.dwg