



Calle 18 de MAYO

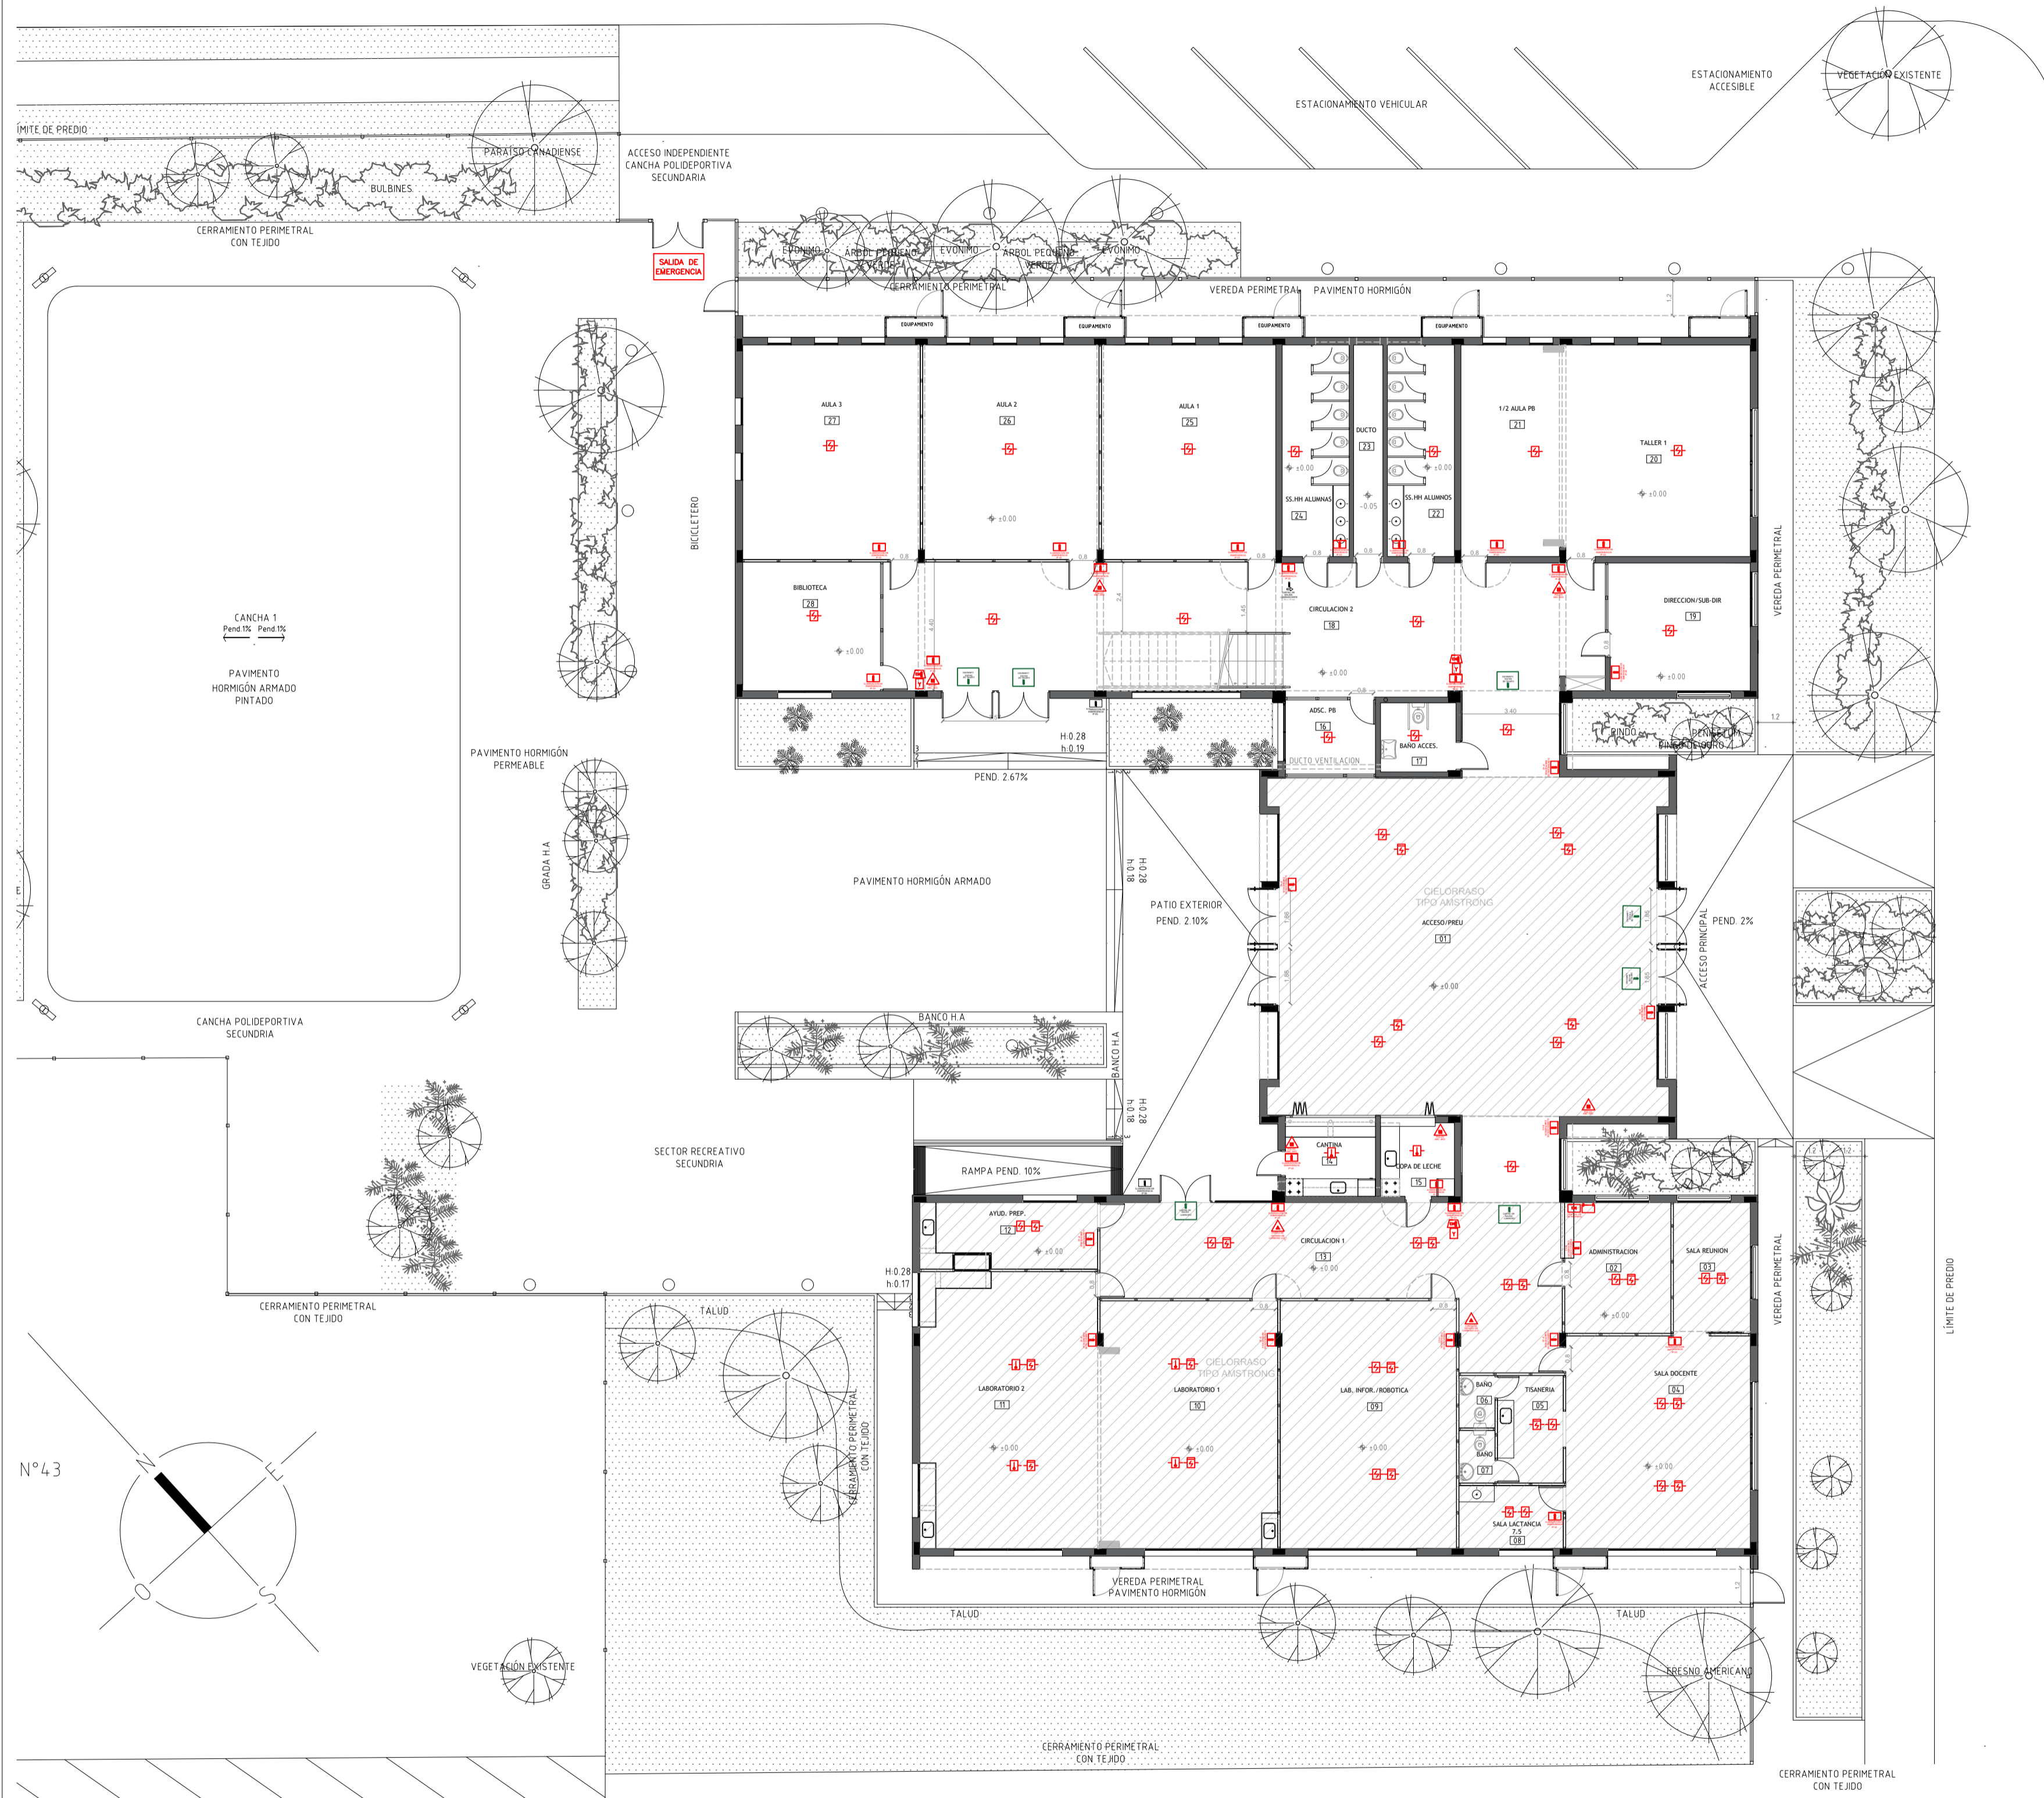

PLANTA BAJA

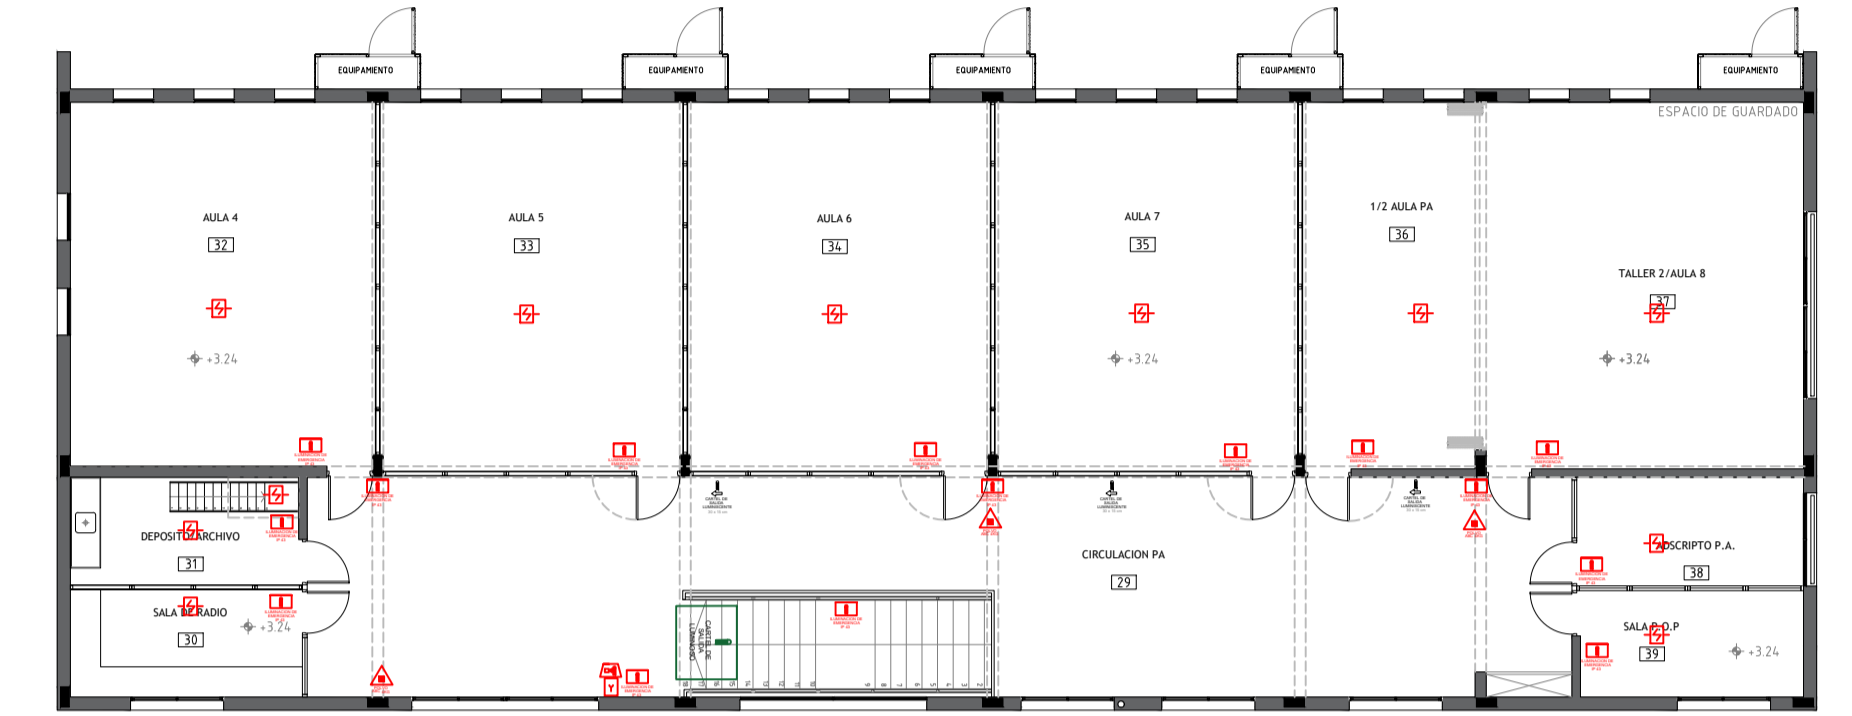

PLANTA ALTA

Calle BLANDENGUES

SIMBOLOGÍA MATERIALES CONTRAINCENDIO	
	Extintor carga de polvo ABC
	Extintor CO2
	Cartel de salida luminiscente
	Iluminación de emergencia
	Salida de Emergencia
	Boca de incendio
	Detector de humo
	Detector de temperatura
	Tanque reserva de agua
	Bomba de incendio

HABILITACIÓN DE BOMBEROS	
EMPRESA: Liceo N°4 - ARTIGAS	PADRÓN MANZANA: 2103
UBICACIÓN: Blandengues esq. 18 de Mayo Departamento ARTIGAS	CLASIFICACIÓN ITSO: E-1 Educación
PROPIETARIO: ANEP	FECHA: 08/25
TÉCNICO D.N.B.: Maricarmen Pazos	FECHA: 08/25
LÁMINA: PLANTA	FECHA: 08/25
m² EDIFICACIÓN: 1804 m²	m² TERRENO: 8590 m²

ANEP AREA DE PROYECTOS
DIRECCIÓN SECTORIAL DE INFRAESTRUCTURA
CONSEJO DIRECTIVO CENTRAL

OBRA: LICEO N°4	LOCALIDAD: ARTIGAS	FECHA: 08/2025
CALLE: BLANDENGUES S/N	DEPARTAMENTO: ARTIGAS	ESCALA: 1:50
PLANO DE: DETECCIÓN DE INCENDIO	LÁMINA No: L57	
SENSORES/PULSADORES/ILUMINACIÓN DE EMERGENCIA		
ARQUITECTO: E. COLOMBO	FECHA: 08/25	
AYTE. de ARTO: F. FERRARO	FECHA: 08/25	
TÉCNICO: F. FERRARO	FECHA: 08/25	
DIBUJANTE:		

C101