




Calle 18 de MAYO

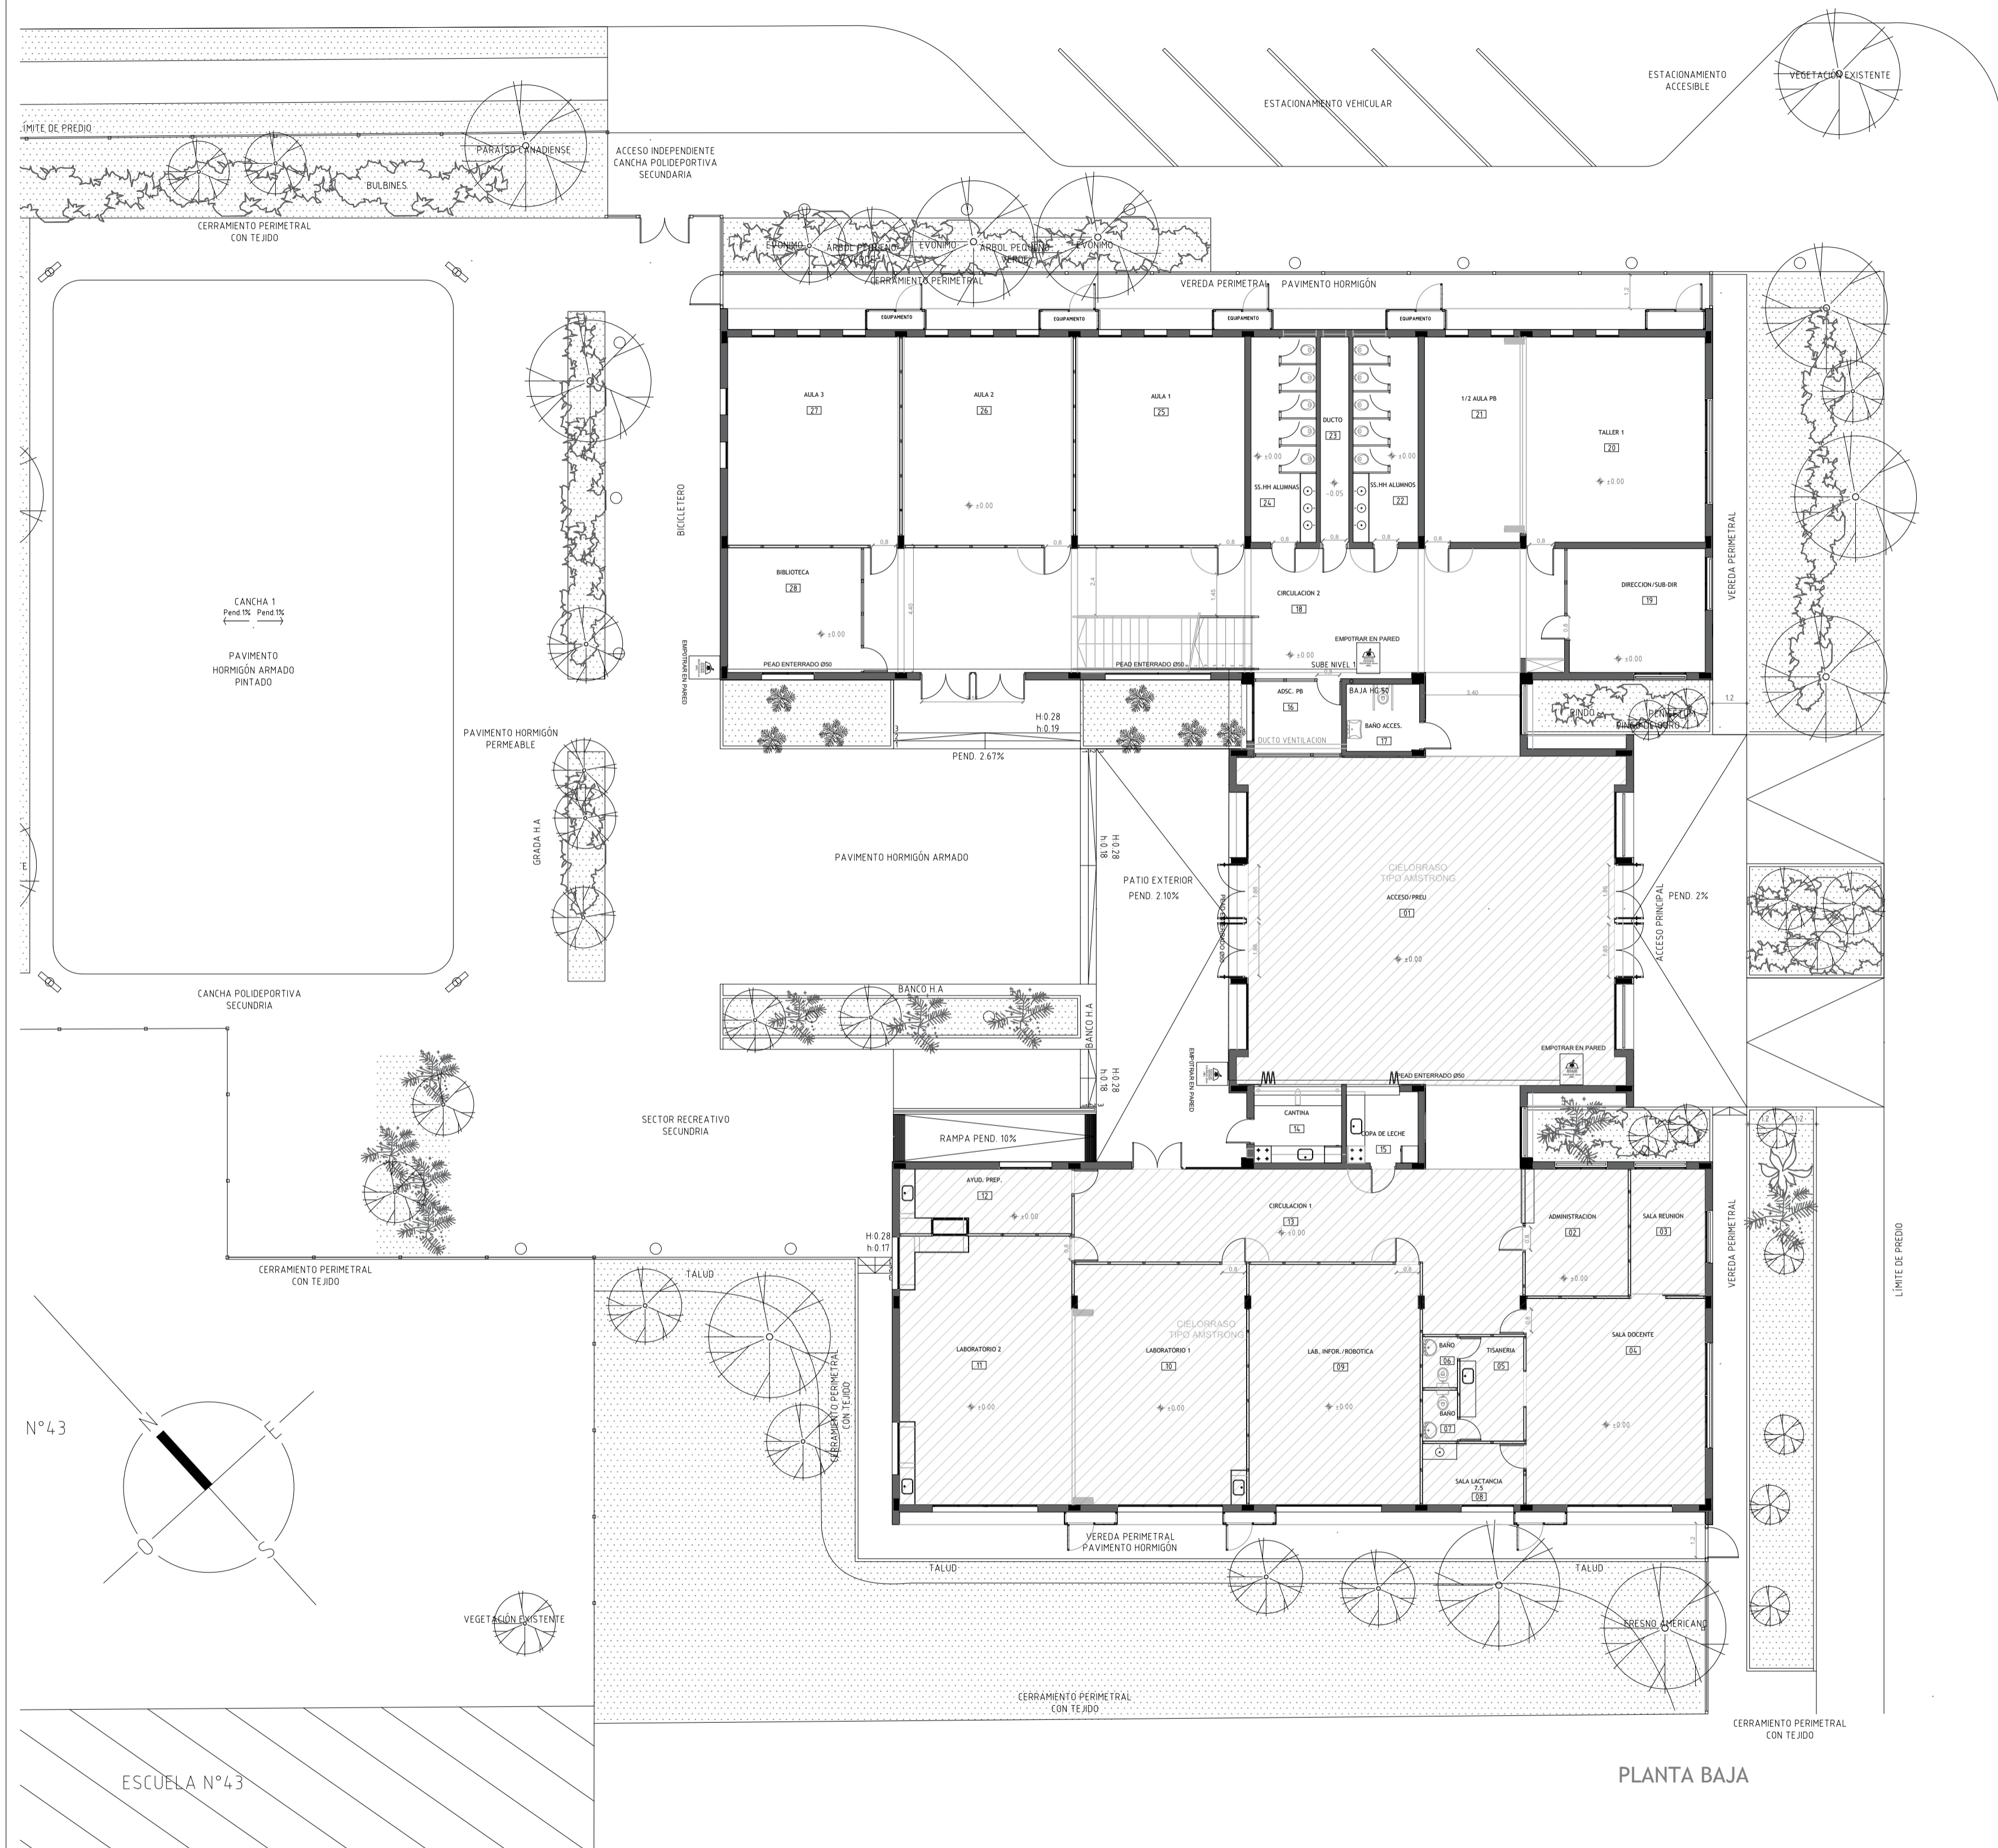


PLANTA BAJA

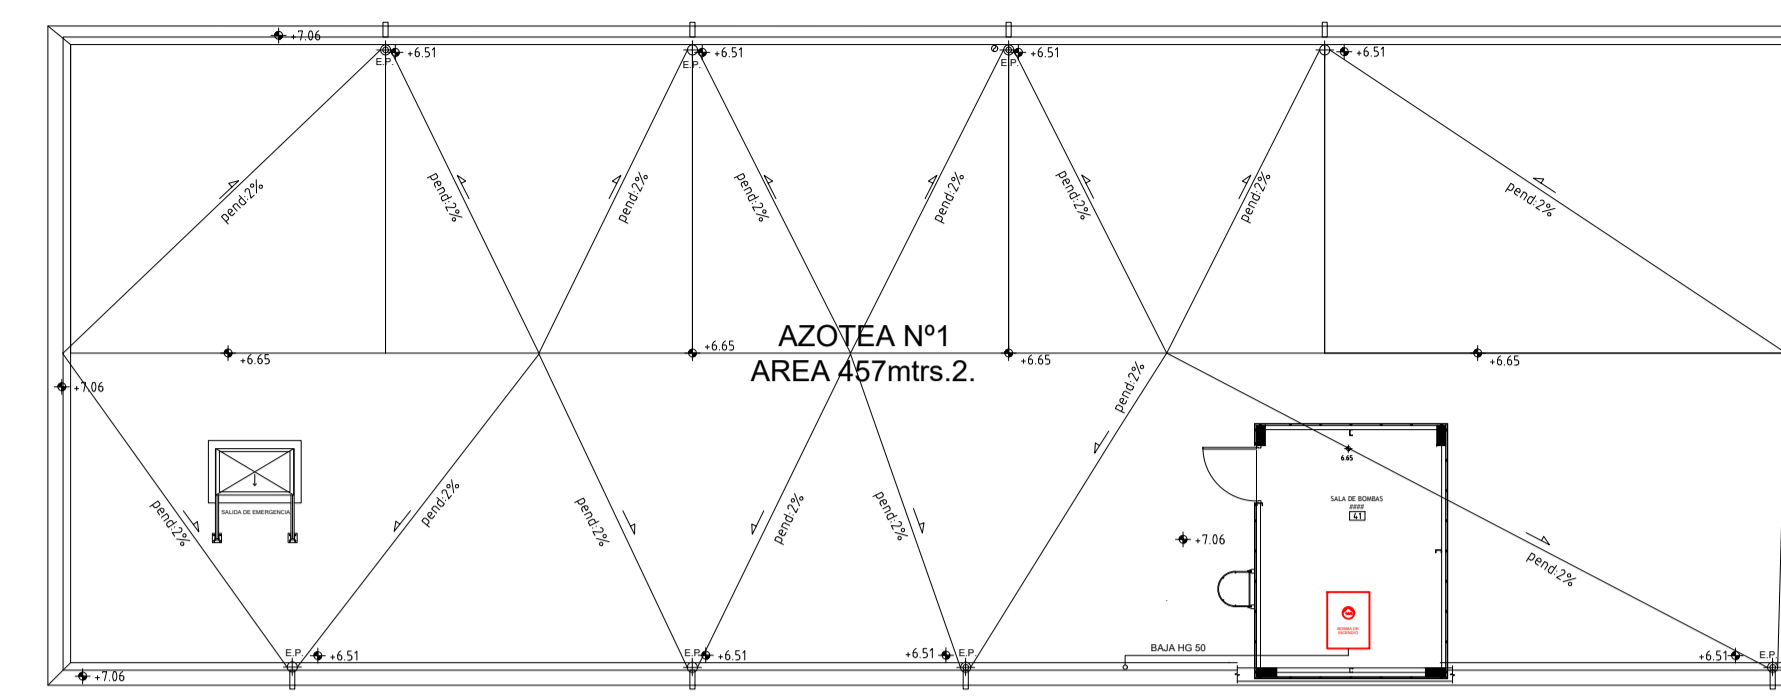

PLANTA BOMBA debajo tanque

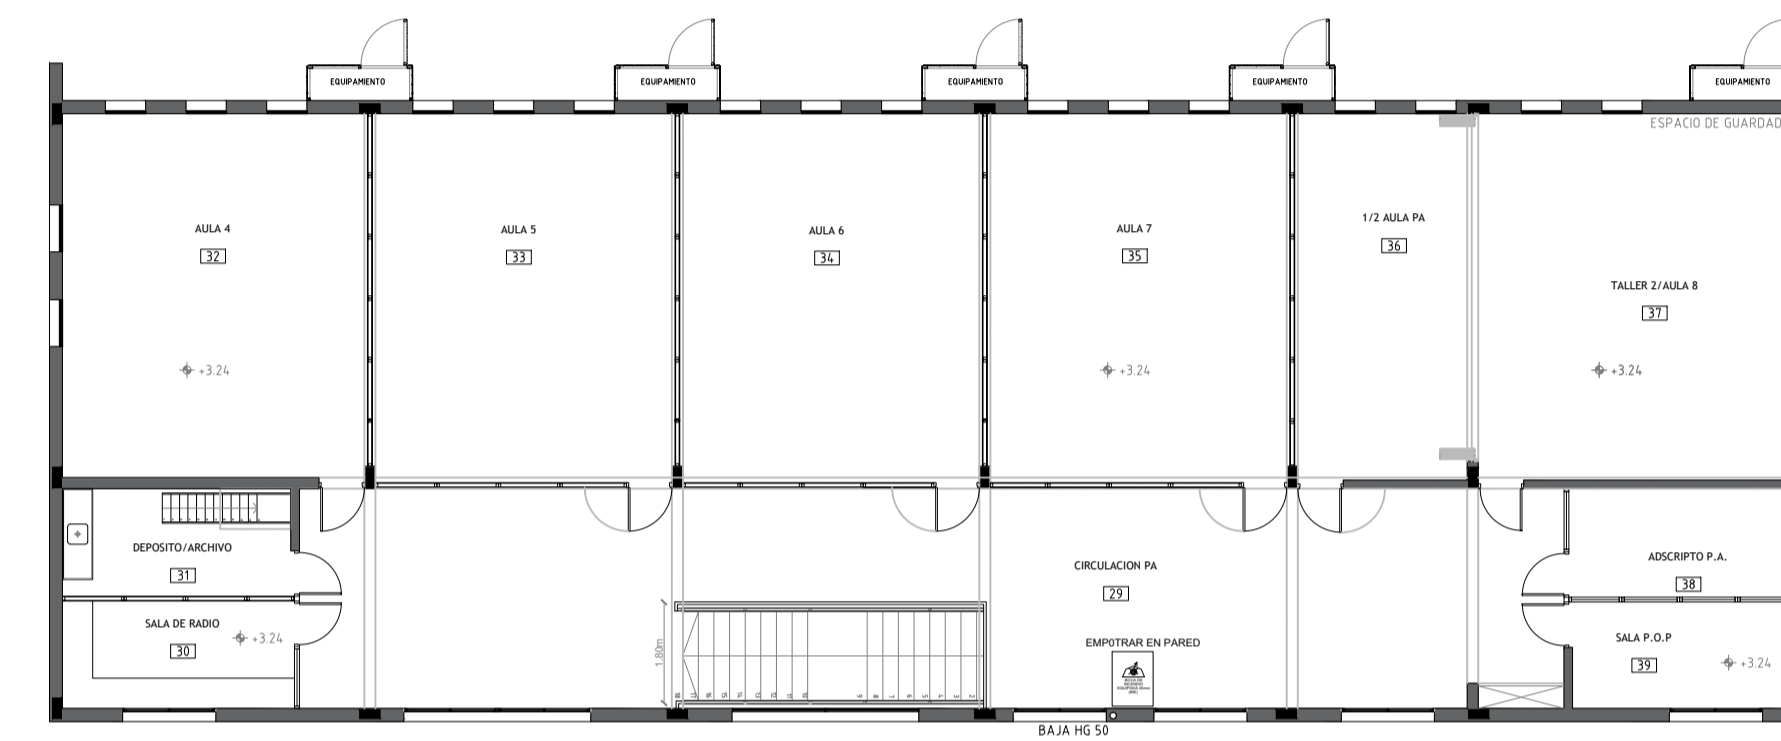

PLANTA ALTA

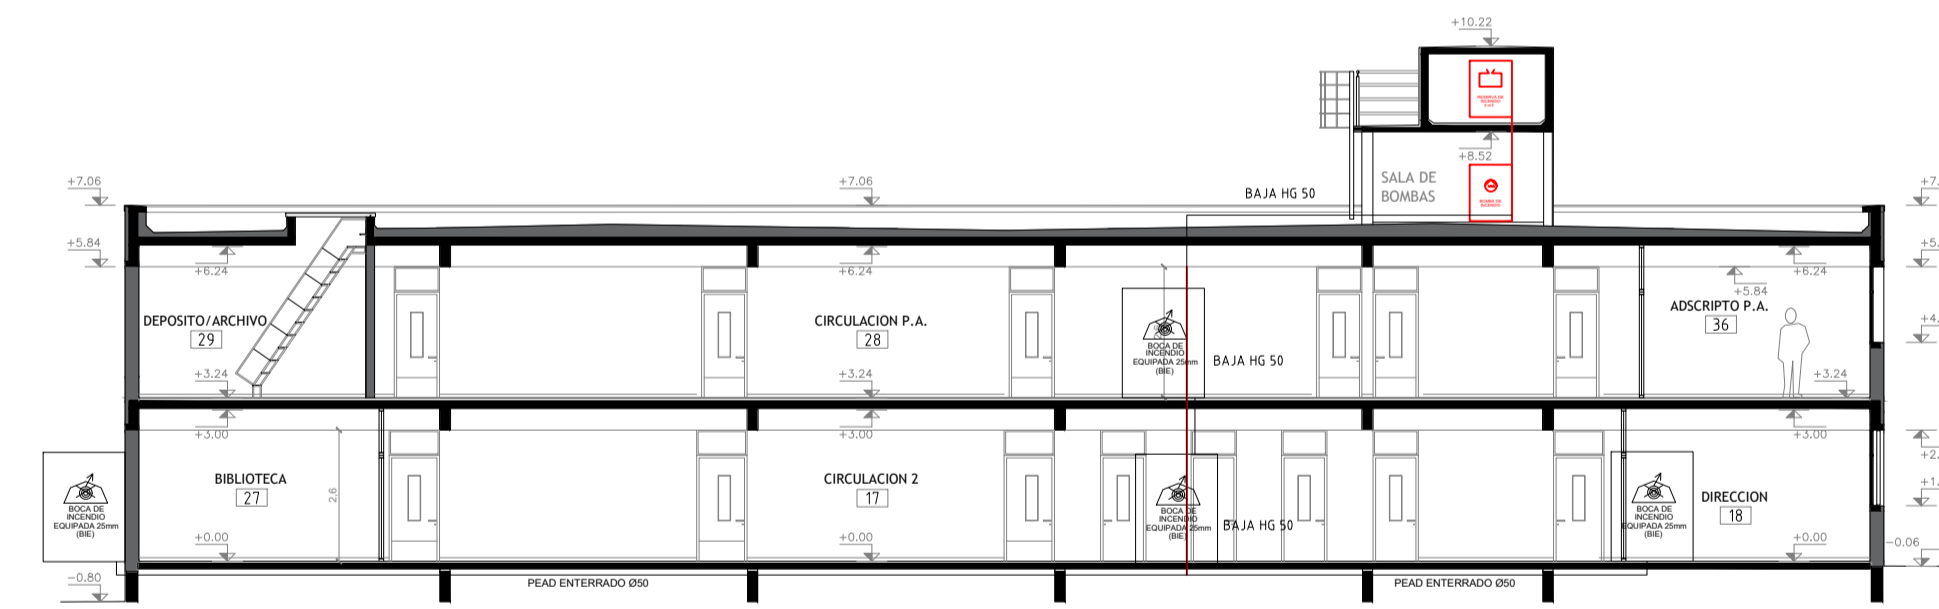

Calle BLANDEGUES

SIMBOLOGÍA MATERIALES CONTRAINCENDIO	
	Boca de incendio
	Detector de humo
	Detector de temperatura
	Tanque reserva de agua
	Bomba de incendio

HABILITACIÓN DE BOMBEROS	
EMPRESA: Liceo N°4 - ARTIGAS	PADRÓN MANZANA: 2103
UBICACIÓN: Blandegues esq. 18 de Mayo Departamento ARTIGAS	CLASIFICACIÓN ITD E-1 Educación
PROPIETARIO: ANEP	FECHA: 08/07/25
TÉCNICO D.N.B.: Maricarmen Pazos	LÁMINA: PLANTA
m² EDIFICACIÓN: 1804 m²	m² TERRENO: 8590 m²

**ANEP** DIRECCIÓN SECTORIAL DE INFRAESTRUCTURA  
D.N.B.E.D DIRECTIVO CENTRAL

OBRA: LICEO N°4	LOCALIDAD: ARTIGAS	FECHA: 10/09/25
CALL: BLANDEGUES S/N	DEPARTAMENTO: ARTIGAS	ESCALA: 1:50
PLANO DE: COMBATE DE INCENDIO	LÁMINA No: 58	
ARQUITECTO: E. COLOMBO	FECHA: 08/07/25	
AYTE. de ARTD: F. FERRARO	FECHA: 08/07/25	
TÉCNICO: F. FERRARO	FECHA: 08/07/25	
DIBUJANTE:		

C102

PLANO DNB - LICEO 4 ARTIGAS ACTUALIZADO DWG