


PLANTA BAJA
escala 1/200

NOTA:
1 - LAS DIMENSIONES Y CANTIDADES DEBEN SER VERIFICADAS Y SON RESPONSABILIDAD DE CADA EMPRESA.

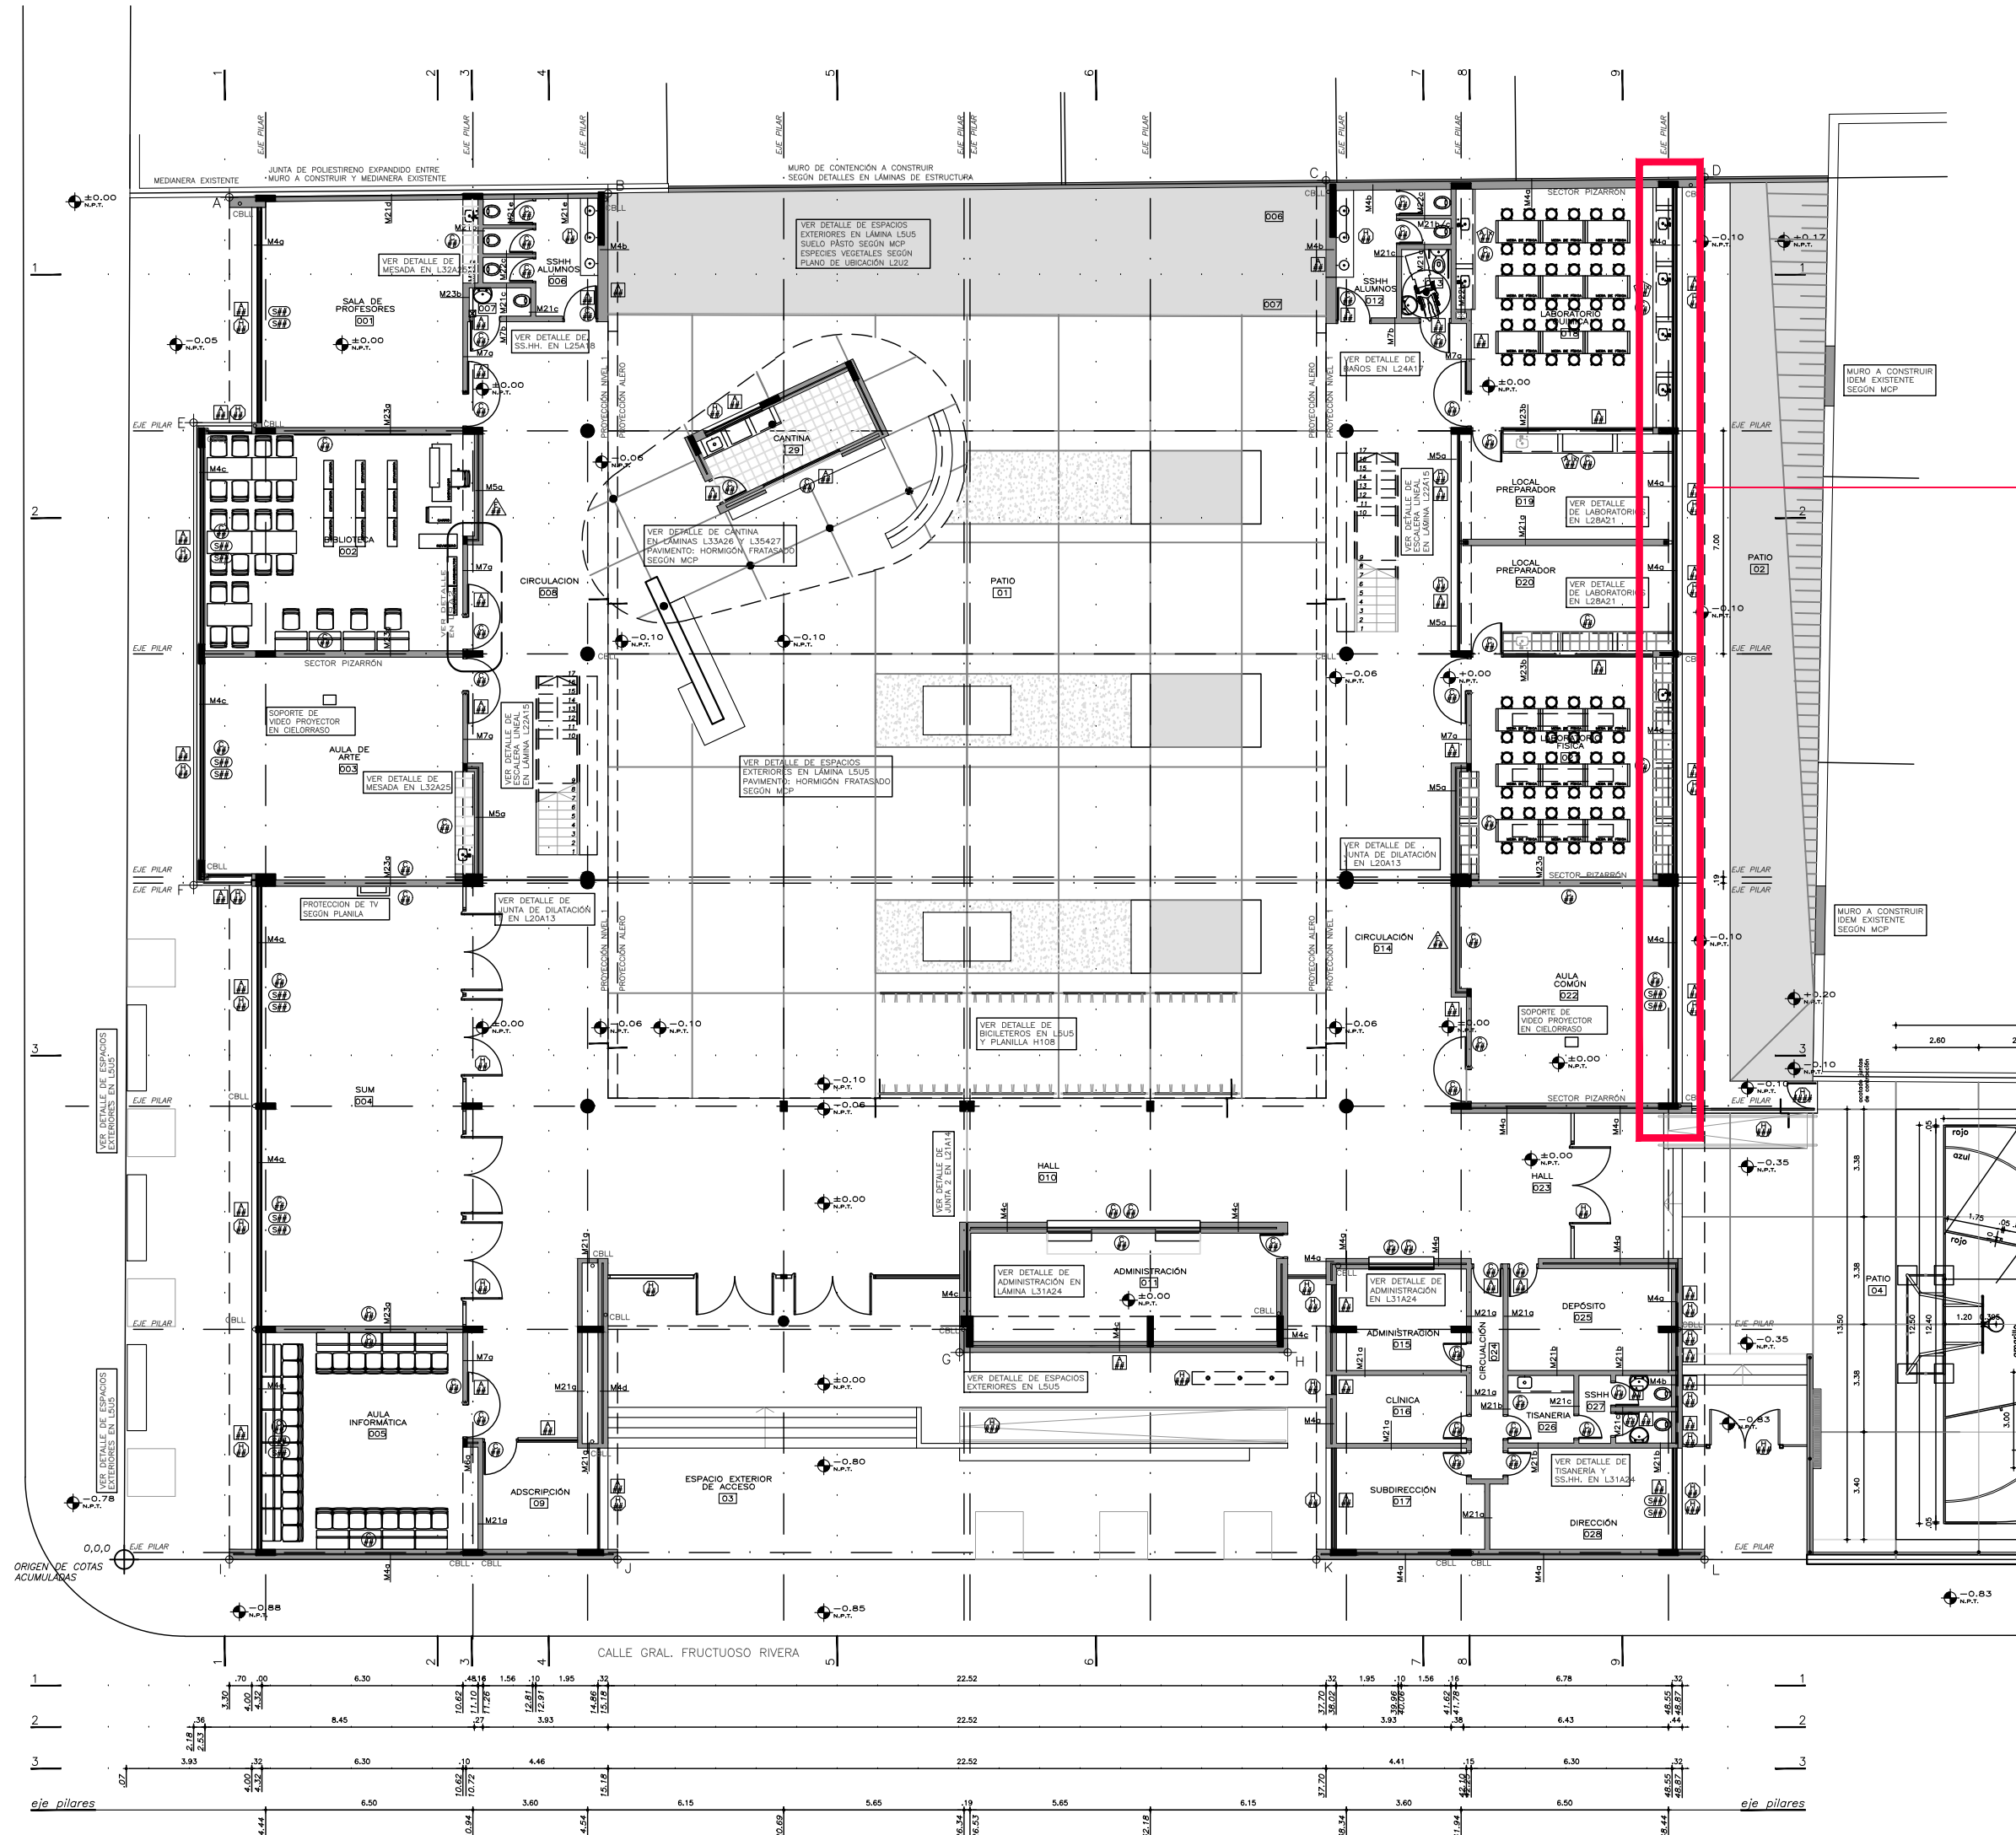

SECTOR REJAS 01

Rejas con diseño similar a las rejas existentes.
Antioxido y pintura.

 ANEP		ADMINISTRACIÓN NACIONAL DE EDUCACIÓN PÚBLICA	CONSEJO DIRECTIVO CENTRAL	COMISIÓN DESCENTRALIZADA RIVERA
Obra: LICEO 6		Localidad: Rivera		Fecha: 05/2026
Dirección: F. Rivera y F. Sanchez		Departamento: Rivera		Escala: 1:200
Plano de: Planta Baja		Padrón: 2565		Lámina:
Arquitecto: Mg. Arq. Luis Valdivieso		Firma:		A01
Técnico:		Firma:		R01