


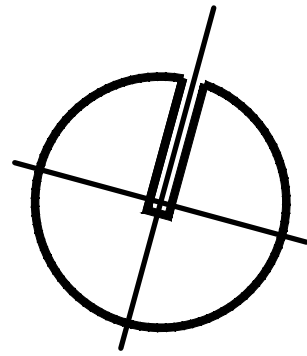


Calle HOCQUART

Calle CARLOS BACIGALUPI

Calle EMILIA PARDO BAZAN

Calle MADRID

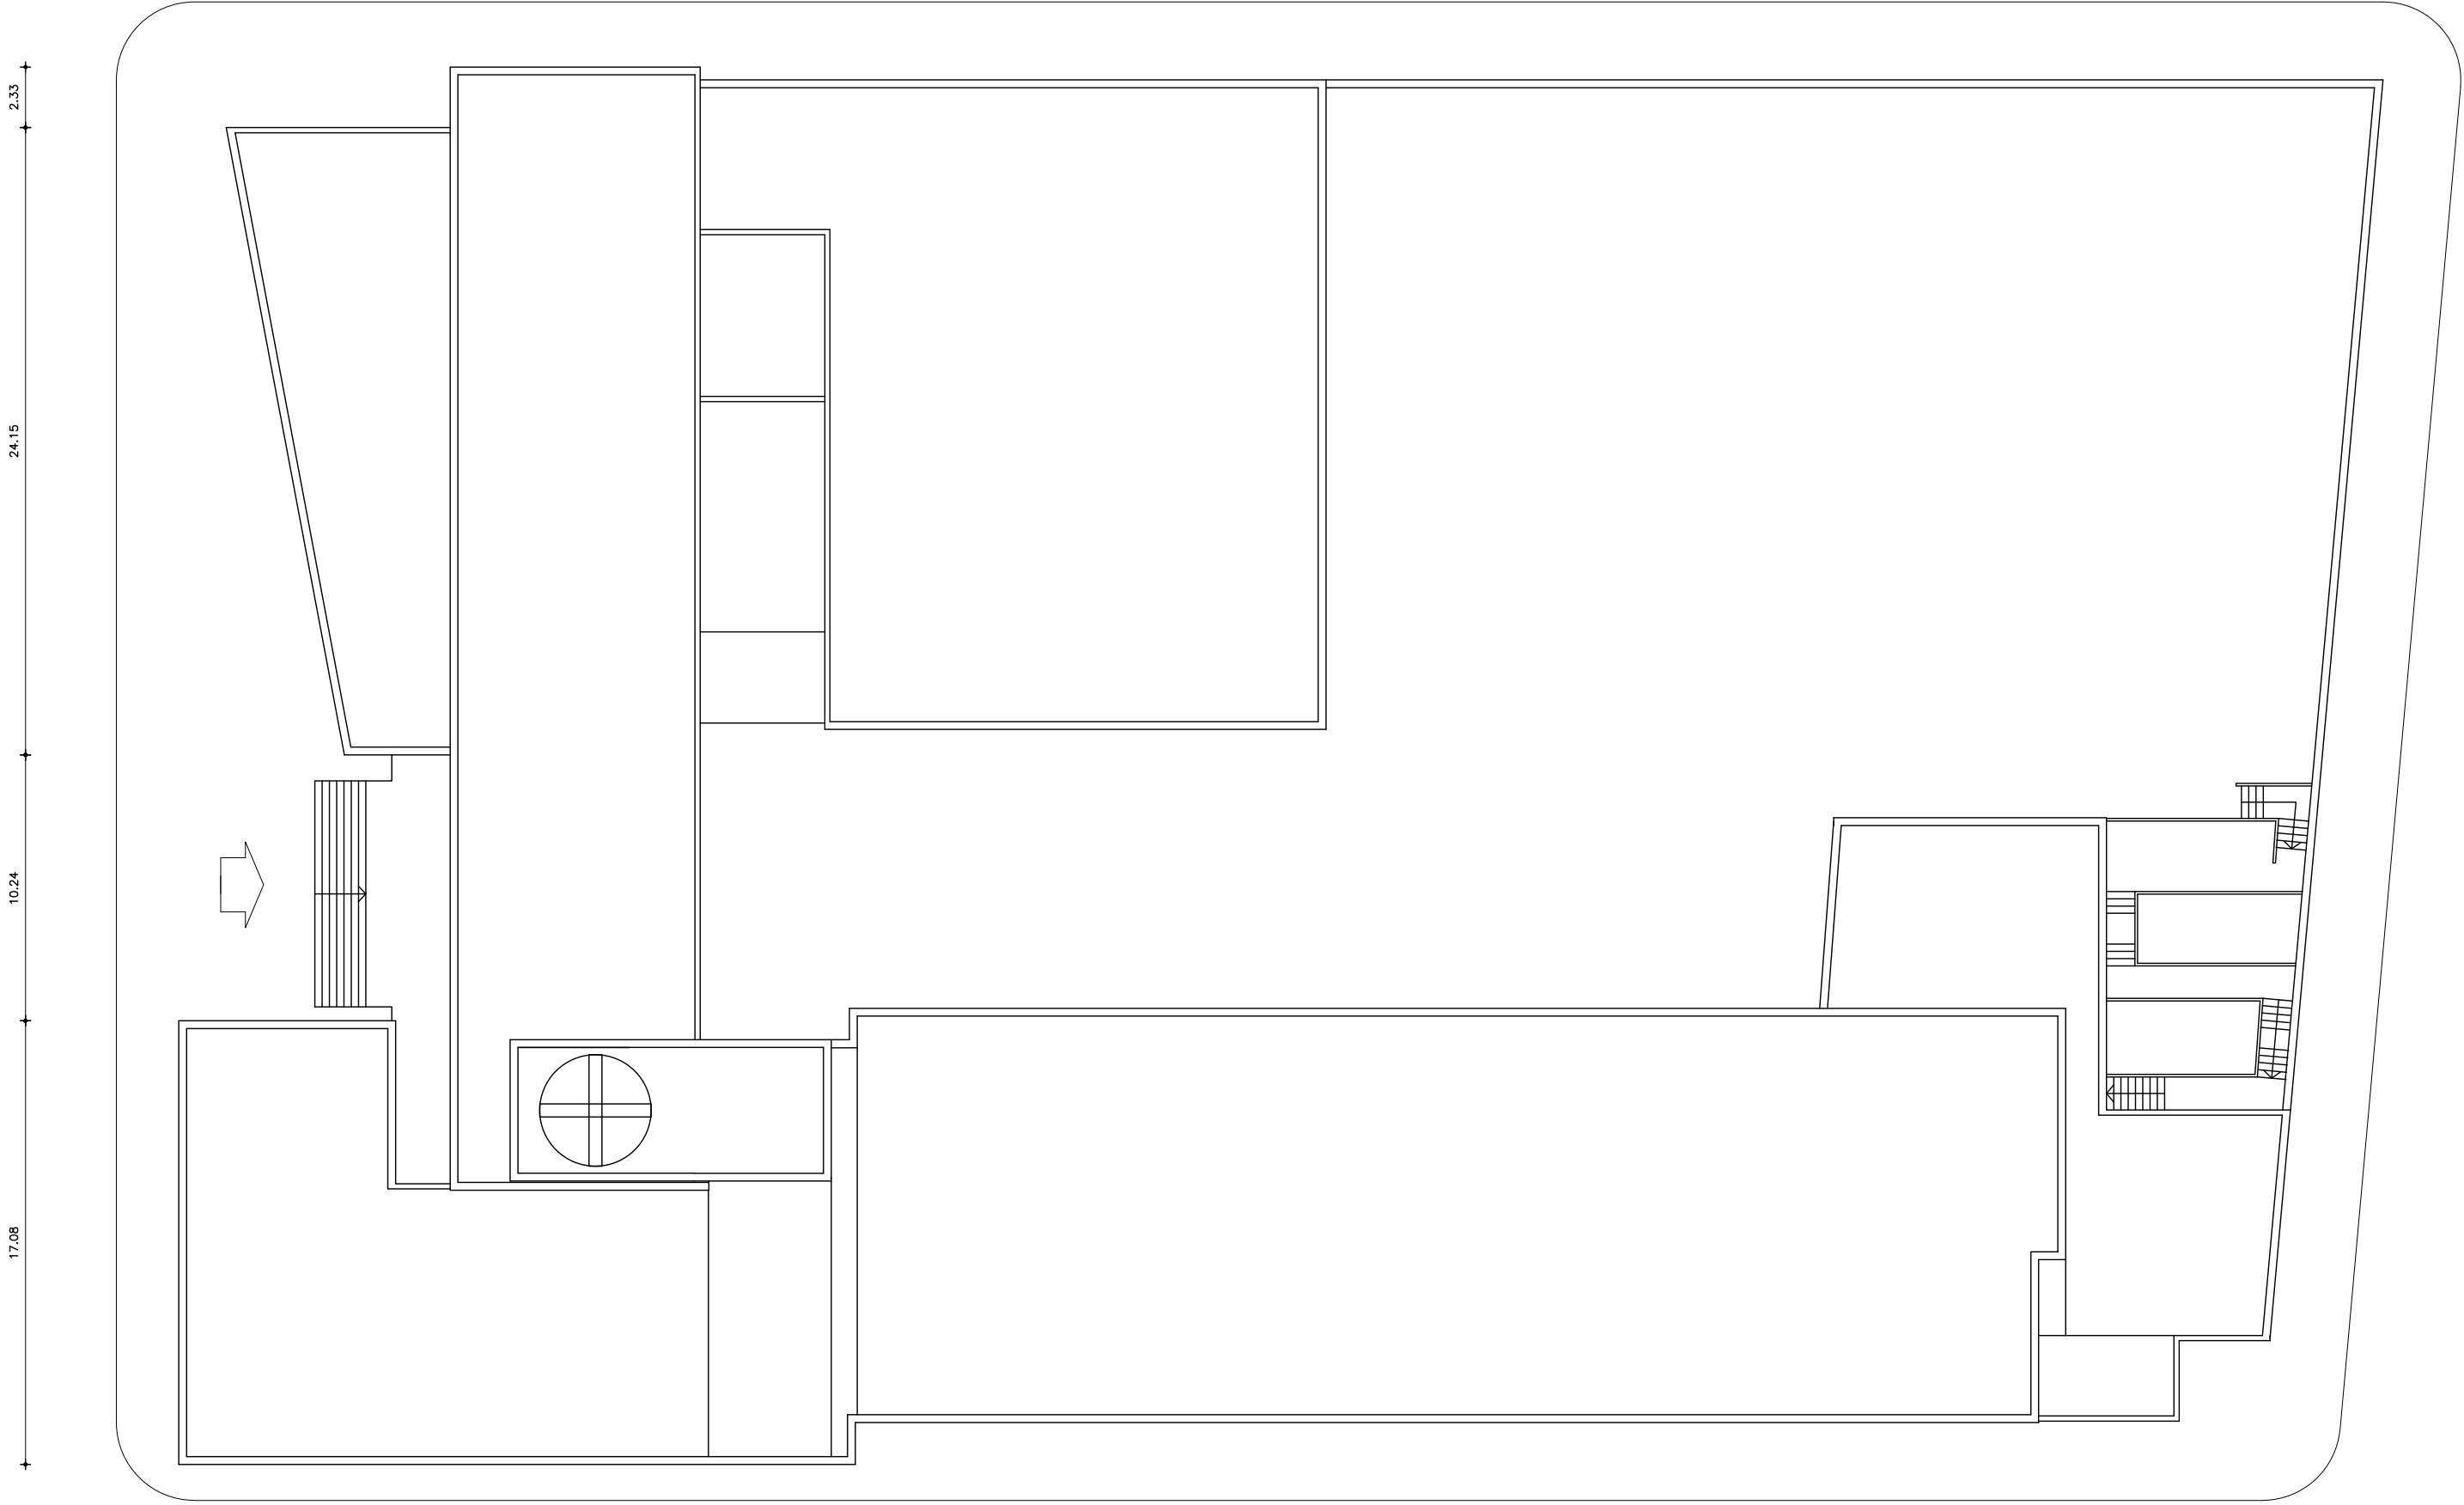

PLANTA UBICACIÓN

ESCALA 1:250


REFERENCIAS ALBAÑILERÍA			
	CARPINTERÍA		CARPINTERÍA EXISTENTE
	HERRERÍA		HERRERÍA EXISTENTE
	ALUMINIO		ESPEJOS Y VIDRIOS
	PETREOS		ACERO INOXIDABLE
 N.P.T. NIVEL DE PISO TERMINADO		M2 TIPO DE MURO	
 NIVEL DE CIELORRASO		Nombre DESTINO Y NÚMERO DE LOCAL	
TODOS LOS NIVELES INDICADOS SE REFIEREN AL NPTI DE PLANTA BAJA ±0.00		 001 DETALLE ALBAÑILERÍA	
 EXTINTOR DE POLVO TIPO ABC - 4KG SEGÚN MCP		 A CORTE LÁMINA DEL CORTE	
 EXTINTOR GAS CARBÓNICO 3.5KG - SEGÚN MCP		 ±0.00 NIVEL ALTIMÉTRICO ALBAÑILERÍA	
		 ±0.00 NIVEL ALTIMÉTRICO ESTRUCTURA	
		 0.00 COTAS ACUMULADAS ALBAÑILERÍA	
		 0.00 COTAS ACUMULADAS ESTRUCTURA	
REFERENCIAS MUROS:			
 MURO O ESTRUCTURA EXISTENTE		 MURO A CONSTRUIR	
 MURO O ESTRUCTURA A DEMOLER		 ESTRUCTURA A CONSTRUIR	
 PAVIMENTO A RETIRAR		 EXCAVACIÓN	

MODIFICACIONES		
FECHA	MOTIVO	AUTORIZA

OBRA LICEO 2 H. MIRANDA BACIGALUPI 2244 - MUNICIPIO B - MONTEVIDEO		FECHA 2026 ESCALA 1:100
PLANO LAMINAS DE UBICACION PLANTA DE UBICACION		LAMINA L01U01
DIRECCIÓN GENERAL DE EDUCACIÓN SECUNDARIA Departamento de Infraestructura Edilicia		

PLANTA BAJA

ESCALA 1:100

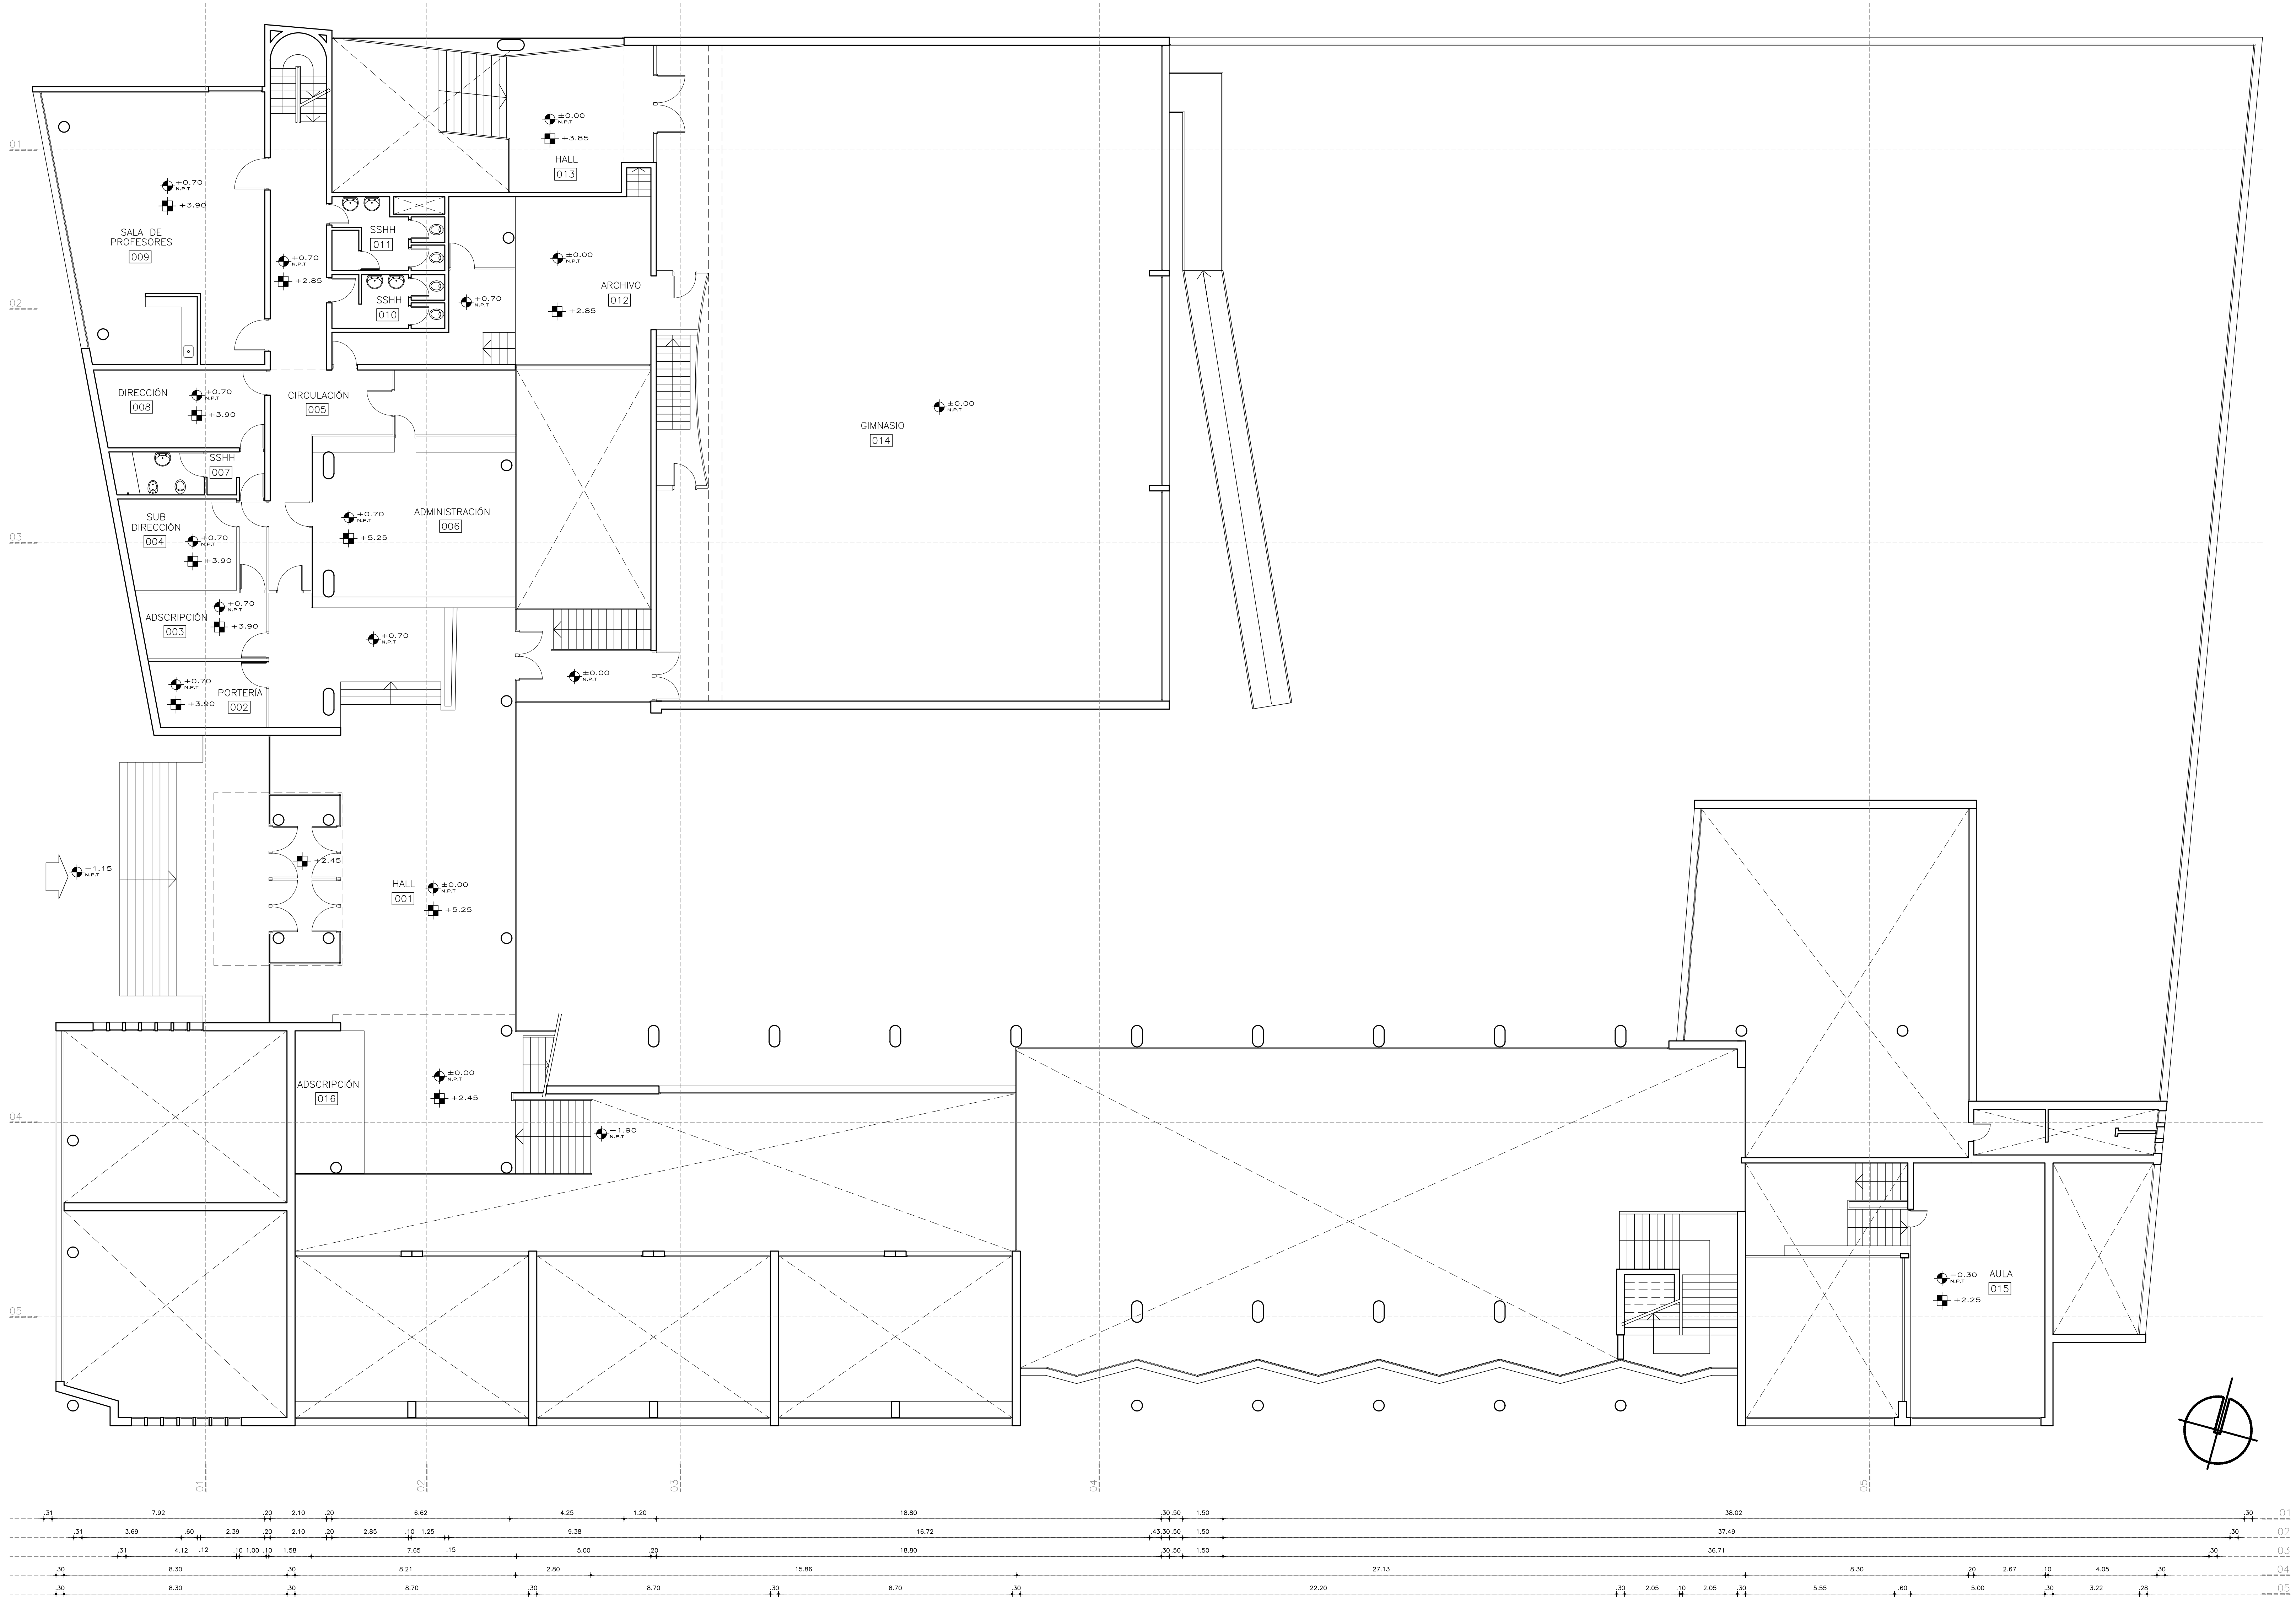

REFERENCIAS ALBAÑILERÍA	
CARPINTERÍA EXISTENTE	CARPINTERÍA EXISTENTE
HERRERIA EXISTENTE	HERRERIA EXISTENTE
ALUMINO	ALUMINO
PIETRES	PIETRES
NIVEL DE PISO TERMINADO	NIVEL DE PISO TERMINADO
NIVEL DE CIELORRASO	NIVEL DE CIELORRASO
EXTINTOR DE POLVO TIPO ABC - 4KG SEGUN MCP	EXTINTOR DE POLVO TIPO ABC - 4KG SEGUN MCP
EXTINTOR GAS CARBONICO 3.5KG - SEGUN MCP	EXTINTOR GAS CARBONICO 3.5KG - SEGUN MCP
REFERENCIAS MUROS:	
MURO O ESTRUCTURA EXISTENTE	MURO A CONSTRUIR
MURO O ESTRUCTURA A DEMOLER	ESTRUCTURA A CONSTRUIR
PAVIMENTO A RETIRAR	EXCAVACIÓN

MODIFICACIONES		
FECHA	NOTA	AUTORA

OBRA	LICEO 2 H. MIRANDA	FECHA	2024
BADAJEZI 224 - MUNICIPIO B - MONTEVIDEO		FECHA	2024
PLANO	PLANTAS	FECHA	2024
	PLANTA BAJA	FECHA	2024




planta subsuelo

REFERENCIAS ALBANILERÍA			
	CARPINTERÍA EXISTENTE		M20 TPO DE MURO
	HERRERÍA		S01 DESTINO Y NÚMERO DE LUGAR
	ALUMINIO		S02 DETALLE ALBANILERÍA
	PETREOS		A CORTE LÁMINA DEL CORTE
	ACERO INOXIDABLE		
	NIVEL DE PISO TERMINADO		NIVEL ALTIMÉTRICO ALBANILERÍA
	NIVEL DE CELOBRAO		NIVEL ALTIMÉTRICO ESTRUCTURA
	EXTINTOR DE POLVO TIPO ABC - 4KG SEGÚN MCP		COTAS ACUMULADAS ALBANILERÍA
	EXTINTOR GAS CARBÓNICO 5.5KG - SEGÚN MCP		COTAS ACUMULADAS ESTRUCTURA
REFERENCIAS MUROS:			
	MURO O ESTRUCTURA EXISTENTE		MURO A CONSTRUIR
	MURO O ESTRUCTURA A DEMOLER		ESTRUCTURA A CONSTRUIR
	PAVIMENTO A RETIRAR		EXCAVACIÓN

MODIFICACIONES		
FECHA	NOTA	AUTORA

OBRA LICEO 2 H. MIRANDA		FECHA 2024-08-08
BOGALUP 224 - MUNICIPIO B - MONTEVIDEO		BOGALUP 224
PLANO PLANTAS		LÁMINA
PLANTA SUB SUELO		LO3A02

PLANTA PISO 1
ESCALA 1:100

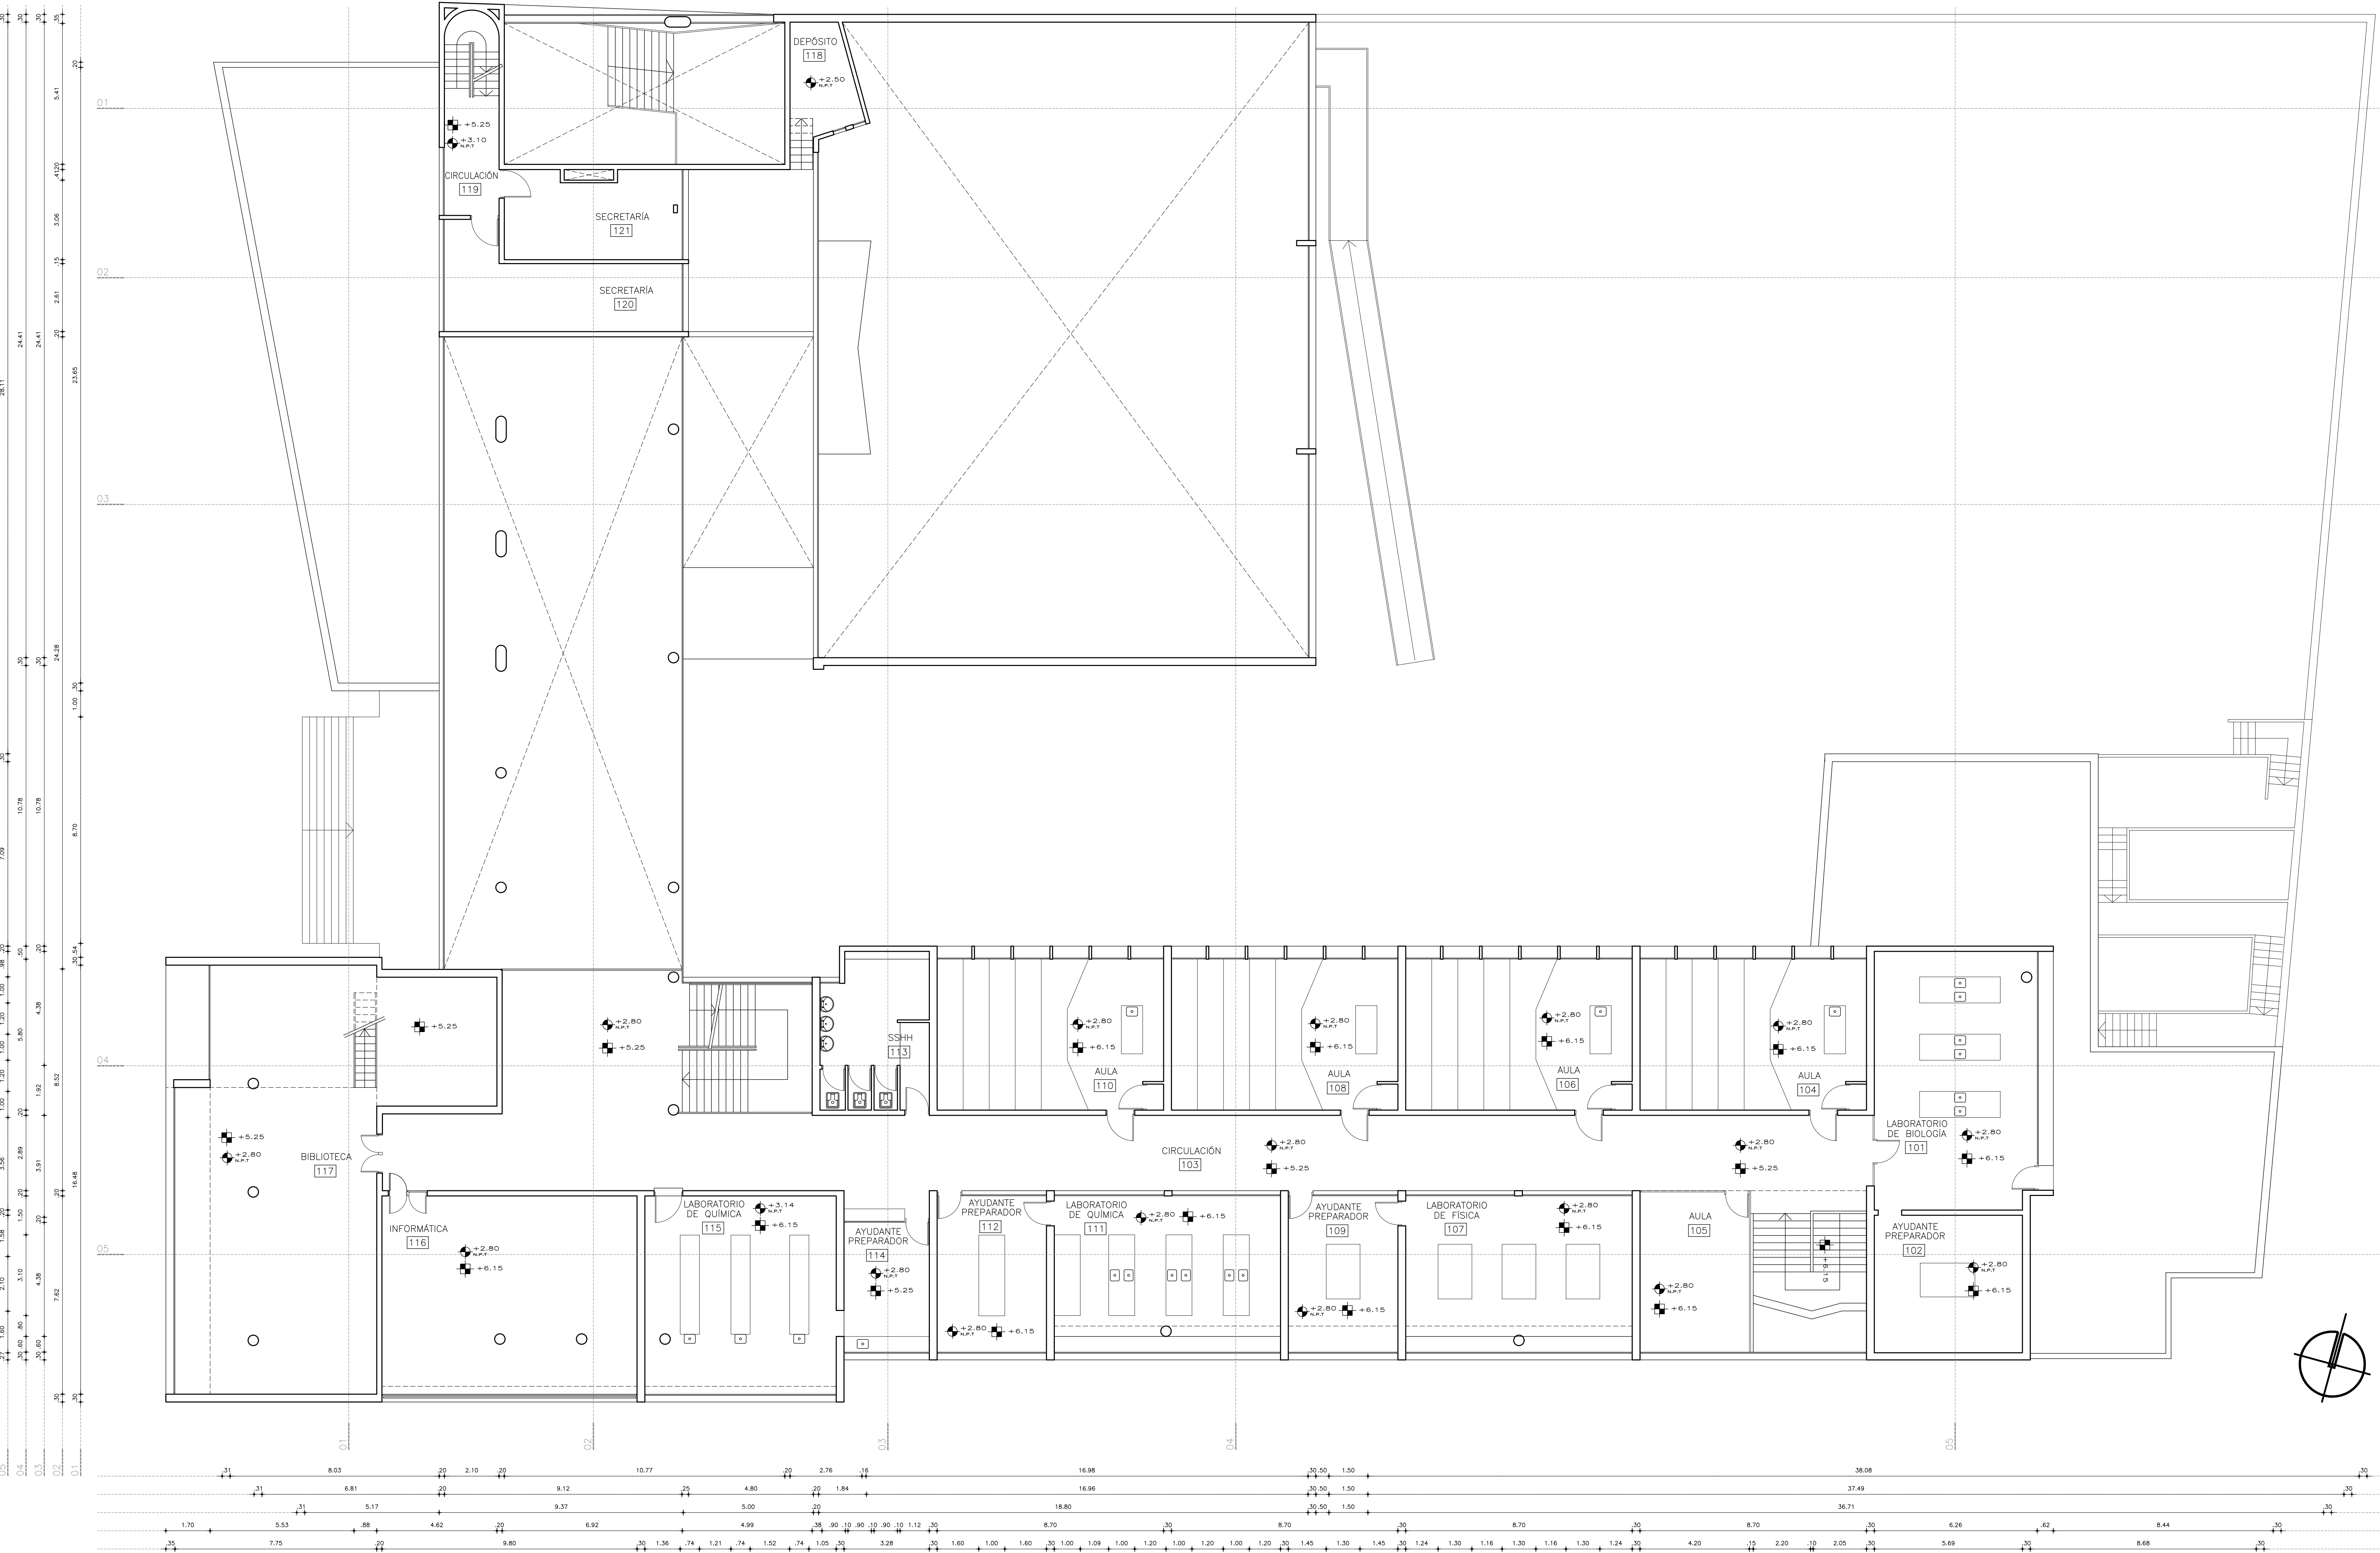


REFERENCIAS ALBAÑILERÍA	
CARPINTERÍA EXISTENTE	CARPINTERÍA A CONSTRUIR
HERRERÍA EXISTENTE	HERRERÍA A CONSTRUIR
ALUMBRADO	ESPEJOS Y VIDRIOS
PIETRES	ACERO INOXIDABLE
M2a	TIPO DE MURO
100	DETALLE Y NÚMERO DE LOCAL
100	DETALLE ALBAÑILERÍA
A	CORTE LÁMINA DEL CORTE
N.P.T.	NIVEL DE PISO TERMINADO
Nivel de cielorraso	NIVEL DE CIELORRASO
TODOS LOS NIVELES INDICADOS SE REFERENCIAL AL NIVEL DE PLANTA BASE 80.00	
EXTINTOR DE POLVO TIPO ABC - 4KG SEGÚN MCP	0.00
EXTINTOR GAS CARBÓNICO 3.5KG - SEGÚN MCP	0.00
REFERENCIAS MUROS:	
MURO O ESTRUCTURA EXISTENTE	MURO A CONSTRUIR
MURO O ESTRUCTURA A DEMOLER	ESTRUCTURA A CONSTRUIR
PAVIMENTO A RETIRAR	EXCAVACIÓN

MODIFICACIONES		
FECHA	NOTA	AUTORA

OBRA	LICEO 2 H. MIRANDA	FECHA	2024-08-08
PROYECTO	BADALUP 224 - MUNICIPIO B - MONTEVIDEO	FECHA	2024-08-08
PLANO	PLANTAS	FECHA	2024-08-08
	PLANTA PISO 1	FECHA	2024-08-08

ANEP	DIRECCIÓN GENERAL DE EDUCACIÓN SECUNDARIA	Departamento de Infraestructura Escolar
------	---	---

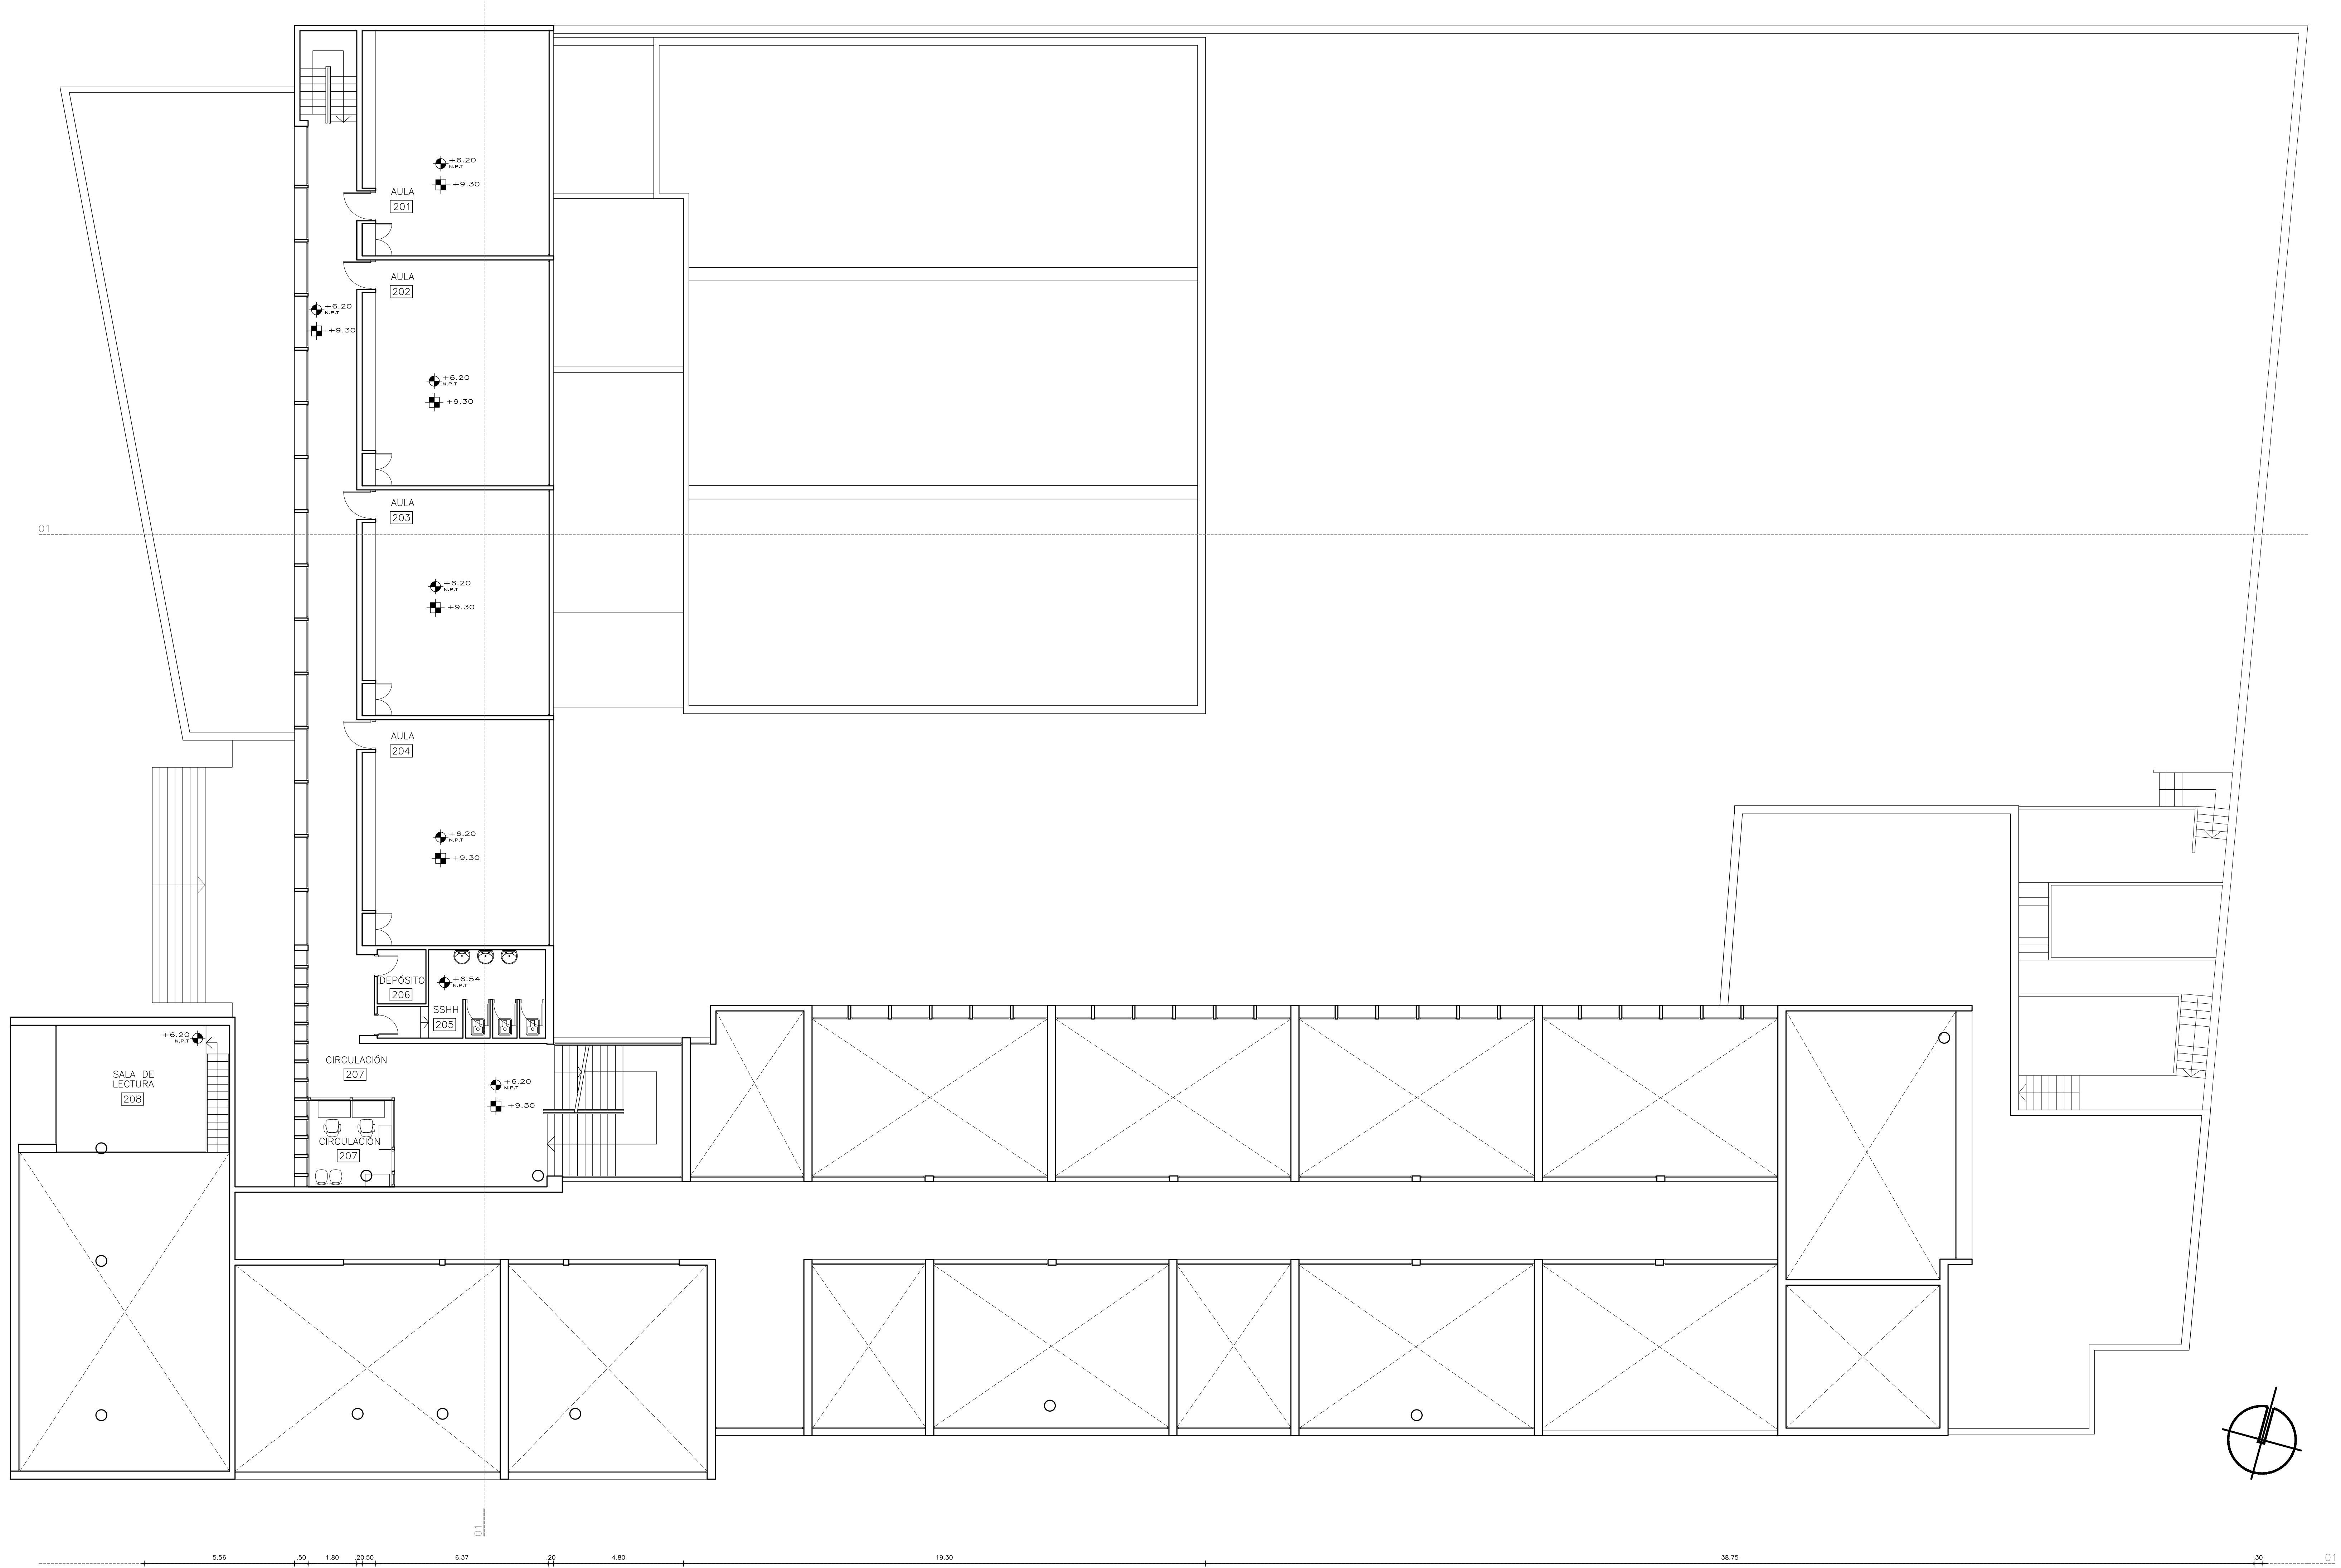

PLANTA PISO 2
ESCALA 1:100

REFERENCIAS ALBANILERÍA			
	CARPINTERÍA EXISTENTE		TIPO DE MURO
	HERRERÍA		Nombre DESTINO Y NÚMERO DE LÍNEA
	ALUMINIO		DETALLE ALBANILERÍA
	PETREOS		CORTE LÁMINA DEL CORTE
	ACERO INOXIDABLE		
	NIVEL DE PISO TERMINADO		NIVEL ALTIMETRICO ALBANILERÍA
	NIVEL DE CELOBRADO		NIVEL ALTIMETRICO ESTRUCTURA
TODOS LOS NIVELES INDICADOS SE REFIEREN AL NIVEL DE PLANTA BAJA 0.00			
	EXTINTOR DE POLVO TIPO ABC - 4KG SEGÚN MCP		COTAS ACUMULADAS ALBANILERÍA
	EXTINTOR GAS CARBÓNICO 5.5KG - SEGÚN MCP		COTAS ACUMULADAS ESTRUCTURA
REFERENCIAS MUROS:			
	MURO O ESTRUCTURA EXISTENTE		MURO A CONSTRUIR
	MURO O ESTRUCTURA A DEMOLER		ESTRUCTURA A CONSTRUIR
	PAVIMENTO A RETIRAR		EXCAVACIÓN

MODIFICACIONES		
FECHA	NOTA	AUTORA

OBRA LICEO 2 H. MIRANDA		FECHA 2024-08-08
BOGALUP 224 - MUNICIPIO B - MONTEVIDEO		ESCALA 1:100
PLANO PLANTAS		LÁMINA
PLANTA PISO 2		LOSA04




PLANTA PISO 3

ESCALA 1:100

REFERENCIAS ALBAÑILERÍA	
	CARPINTERÍA EXISTENTE
	HERRERÍA EXISTENTE
	ALUMINIO
	PETREOS
	CARPINTERÍA EXISTENTE
	HERRERÍA EXISTENTE
	ALUMINIO
	PETREOS
	ACERO INOXIDABLE
	TIPO DE MURO
	DETALLE ALBAÑILERÍA
	CORTE LÁMINA DEL CORTE
	NIVEL DE PISO TERMINADO
	NIVEL DE CIELORRASO
	TODOS LOS NIVELES INDICADOS SE REFIEREN AL NPI DE PLANTA BAJA 0.00
	EXTINTOR DE POLVO TIPO ABC - 4KG SEGÚN MCP
	EXTINTOR GAS CARBÓNICO 3.5KG - SEGÚN MCP
	COTAS ACUMULADAS ALBAÑILERÍA
	COTAS ACUMULADAS ALBAÑILERÍA
	COTAS ACUMULADAS ALBAÑILERÍA
	COTAS ACUMULADAS ALBAÑILERÍA
REFERENCIAS MUROS:	
	MURO O ESTRUCTURA EXISTENTE
	MURO O ESTRUCTURA A DEMOLER
	MURO A CONSTRUIR
	PAVIMENTO A RETIRAR
	EXCAVACIÓN

MODIFICACIONES		
FECHA	NOTA	AUTORIA

OBRA	LICEO 2 H. MIRANDA	FECHA	2024-08-28
BADALUPÍ 2244 - MUNICIPIO B - MONTEVIDEO		FECHA	2024-08-28
PLANO	PLANTAS	FECHA	2024-08-28
PLANTA PISO 3		FECHA	2024-08-28
LOGAOS		FECHA	2024-08-28

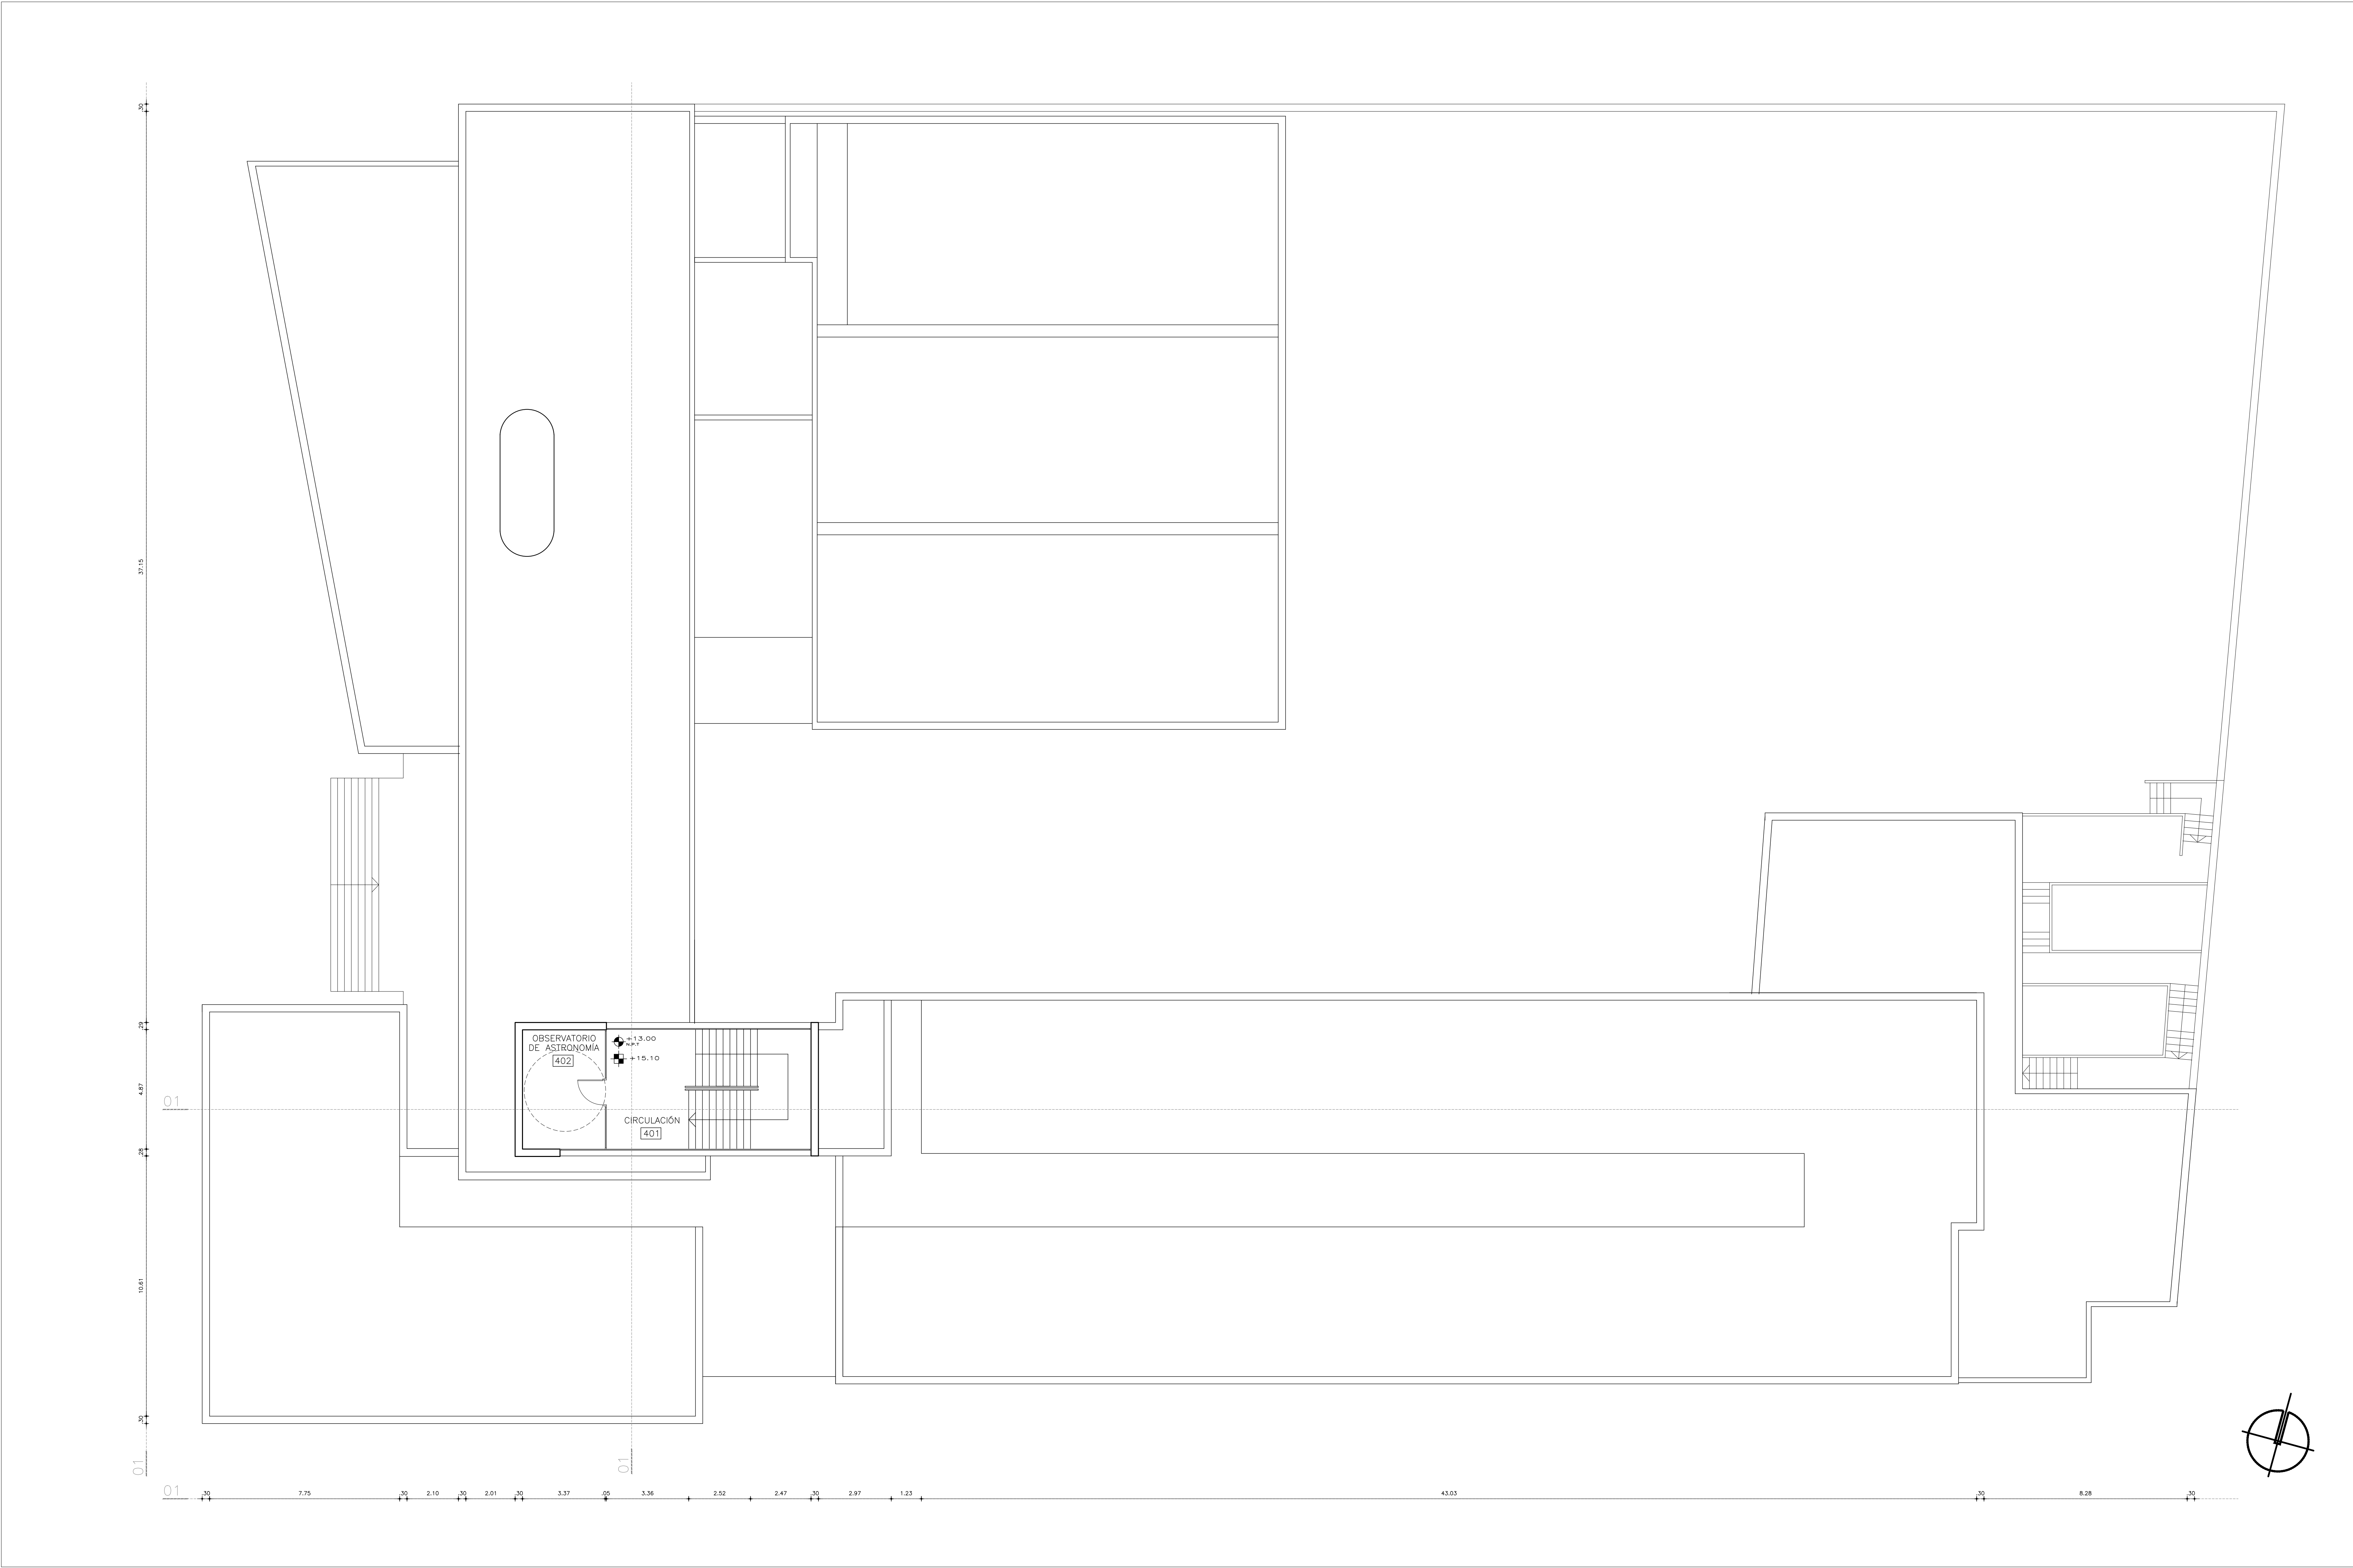

PLANTA OBSERVATORIO y TECHOS

ESCALA 1:100


REFERENCIAS ALBANILERÍA			
	CARPINTERÍA EXISTENTE		TIPO DE MURO
	HERRERÍA		Nombre y Número de Lupa
	ALUMINIO		DETALLE ALBANILERÍA
	PETREOS		CORTE LÁMINA DEL CORTE
	ACERO INOXIDABLE		
	NIVEL DE PISO TERMINADO		NIVEL ALTIMETRICO ALBANILERÍA
	NIVEL DE CELORRASO		NIVEL ALTIMETRICO ESTRUCTURA
TODOS LOS NIVELES INDICADOS SE REFIEREN AL NIVEL DE PLANTA BAJA 0.00			
	EXTINTOR DE POLVO TIPO ABC - 4KG SEGUN MCP		COTAS ACUMULADAS ALBANILERÍA
	EXTINTOR GAS CARBONICO 5.5KG - SEGUN MCP		COTAS ACUMULADAS ESTRUCTURA
REFERENCIAS MUROS:			
	MURO O ESTRUCTURA EXISTENTE		MURO A CONSTRUIR
	MURO O ESTRUCTURA A DEMOLER		ESTRUCTURA A CONSTRUIR
	PAVIMENTO A RETIRAR		EXCAVACION

MODIFICACIONES		
FECHA	MOTIVO	AUTORIA

OBRA LICEO 2 H. MIRANDA		FECHA 2024
BOCALUPI 224 - MUNICIPIO B - MONTEVIDEO		BOCALUPI 224
PLANO PLANTAS		LÁMINA
PLANTA OBSERVATORIO - AZOTEA		LO7A06

[illegible]

OBRA	LICEO 2 H. MIRANDA BACIALUPI 2244 - MUNICIPIO B - MONTEVIDEO	FECHA JULIO 2026 ESCALA 1:100
PLANO	LAMINAS DE ELECTRICA PLANTA BAJA	LAMINA L08L01

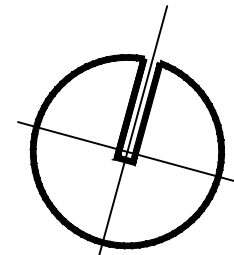

PLANTA SUBSUELO

L-n°:		Luminaria nueva a suministrar e instalar
L-Exi-Re:		Luminaria Existente Reubicada (luminaria que ha sido desmontada y se reubica según plano)
Lexi-n°:		Luminaria Existente a Acondicionar según Planilla y/o MCP.
L-Exi-AM:		Luminaria Existente a Mantener (sin intervención) Solo se reavisarán circuitos hasta el tablero

NOTA

TODAS LAS CANALIZACIONES Ø19 SALVO QUE SE
INDIQUE OTRA DIMENSIÓN

ALTURA DE MONTAJE DE LAS LUMINARIAS DE
REFERENCIAS ES ADOSADA A CIELORRASO


REFERENCIAS

— CANALIZACION APARENTE O EMBUTIDA
— CANALIZACION BAJO PISO
— CANALIZACION SOBRE CIELORRASO

REFERENCIAS ALBAÑILERÍA					
	CANCHA		CAPIRRETERA EXISTENTE	M20	TIPO DE MURO
	HERRIERIA		HERRIERIA EXISTENTE	Número []	DISTINTO Y NUMERO DE USOS.
	ALUMINO		ESPECIOS Y MÓRDOS	310	DETALLE ALBAÑILERÍA
	PEDREGOS		KUJO	A	CORTE LAMINA DEL CORTE
	NIVEL DE PUJO TERMINADO			a.d.00	MURO ALTERNATIVO ALARMADO
	NIVEL DE CIELORASO			a.d.00	NIVEL ALTERNATIVO ALARMADO
TODOS LOS NIVELES INDICADOS SE REFIEREN AL PUNTO DE LA BARRA EN EL PLANO					
	EXTINTOR DE POLVO TIPO ABC - 4KG SEGUN MCP			0.00	OTRAS AGUARDIAS
	EXTINTOR GAS CARBONICO 3.5KG - SEGUN MCP			0.00	OTRAS AGUARDIAS ESTRUCTURA
REFERENCIAS MUROS:					
	MURO O ESTRUCTURA EXISTENTE		MURO A CONSTRUIR		
	MURO O ESTRUCTURA A DESMENUAR		ESTRUCTURA A CONSTRUIR		
	PAVIMENTO A RETIRAR		EXCAVACION		

MODIFICACIONES		
FECHA	MOTIVO	AUTORIZA

OBRA	LICEO 2 H. MIRANDA	FECHA	JULIO 2026
	BAGALUPI 2244 - MUNICIPIO B - MONTEVIDEO	ESCALA	1:100
PLANO	LAMINAS DE ELECTRICA	LAMINA	
	PLANTA SUB SUELO		
			L09L02

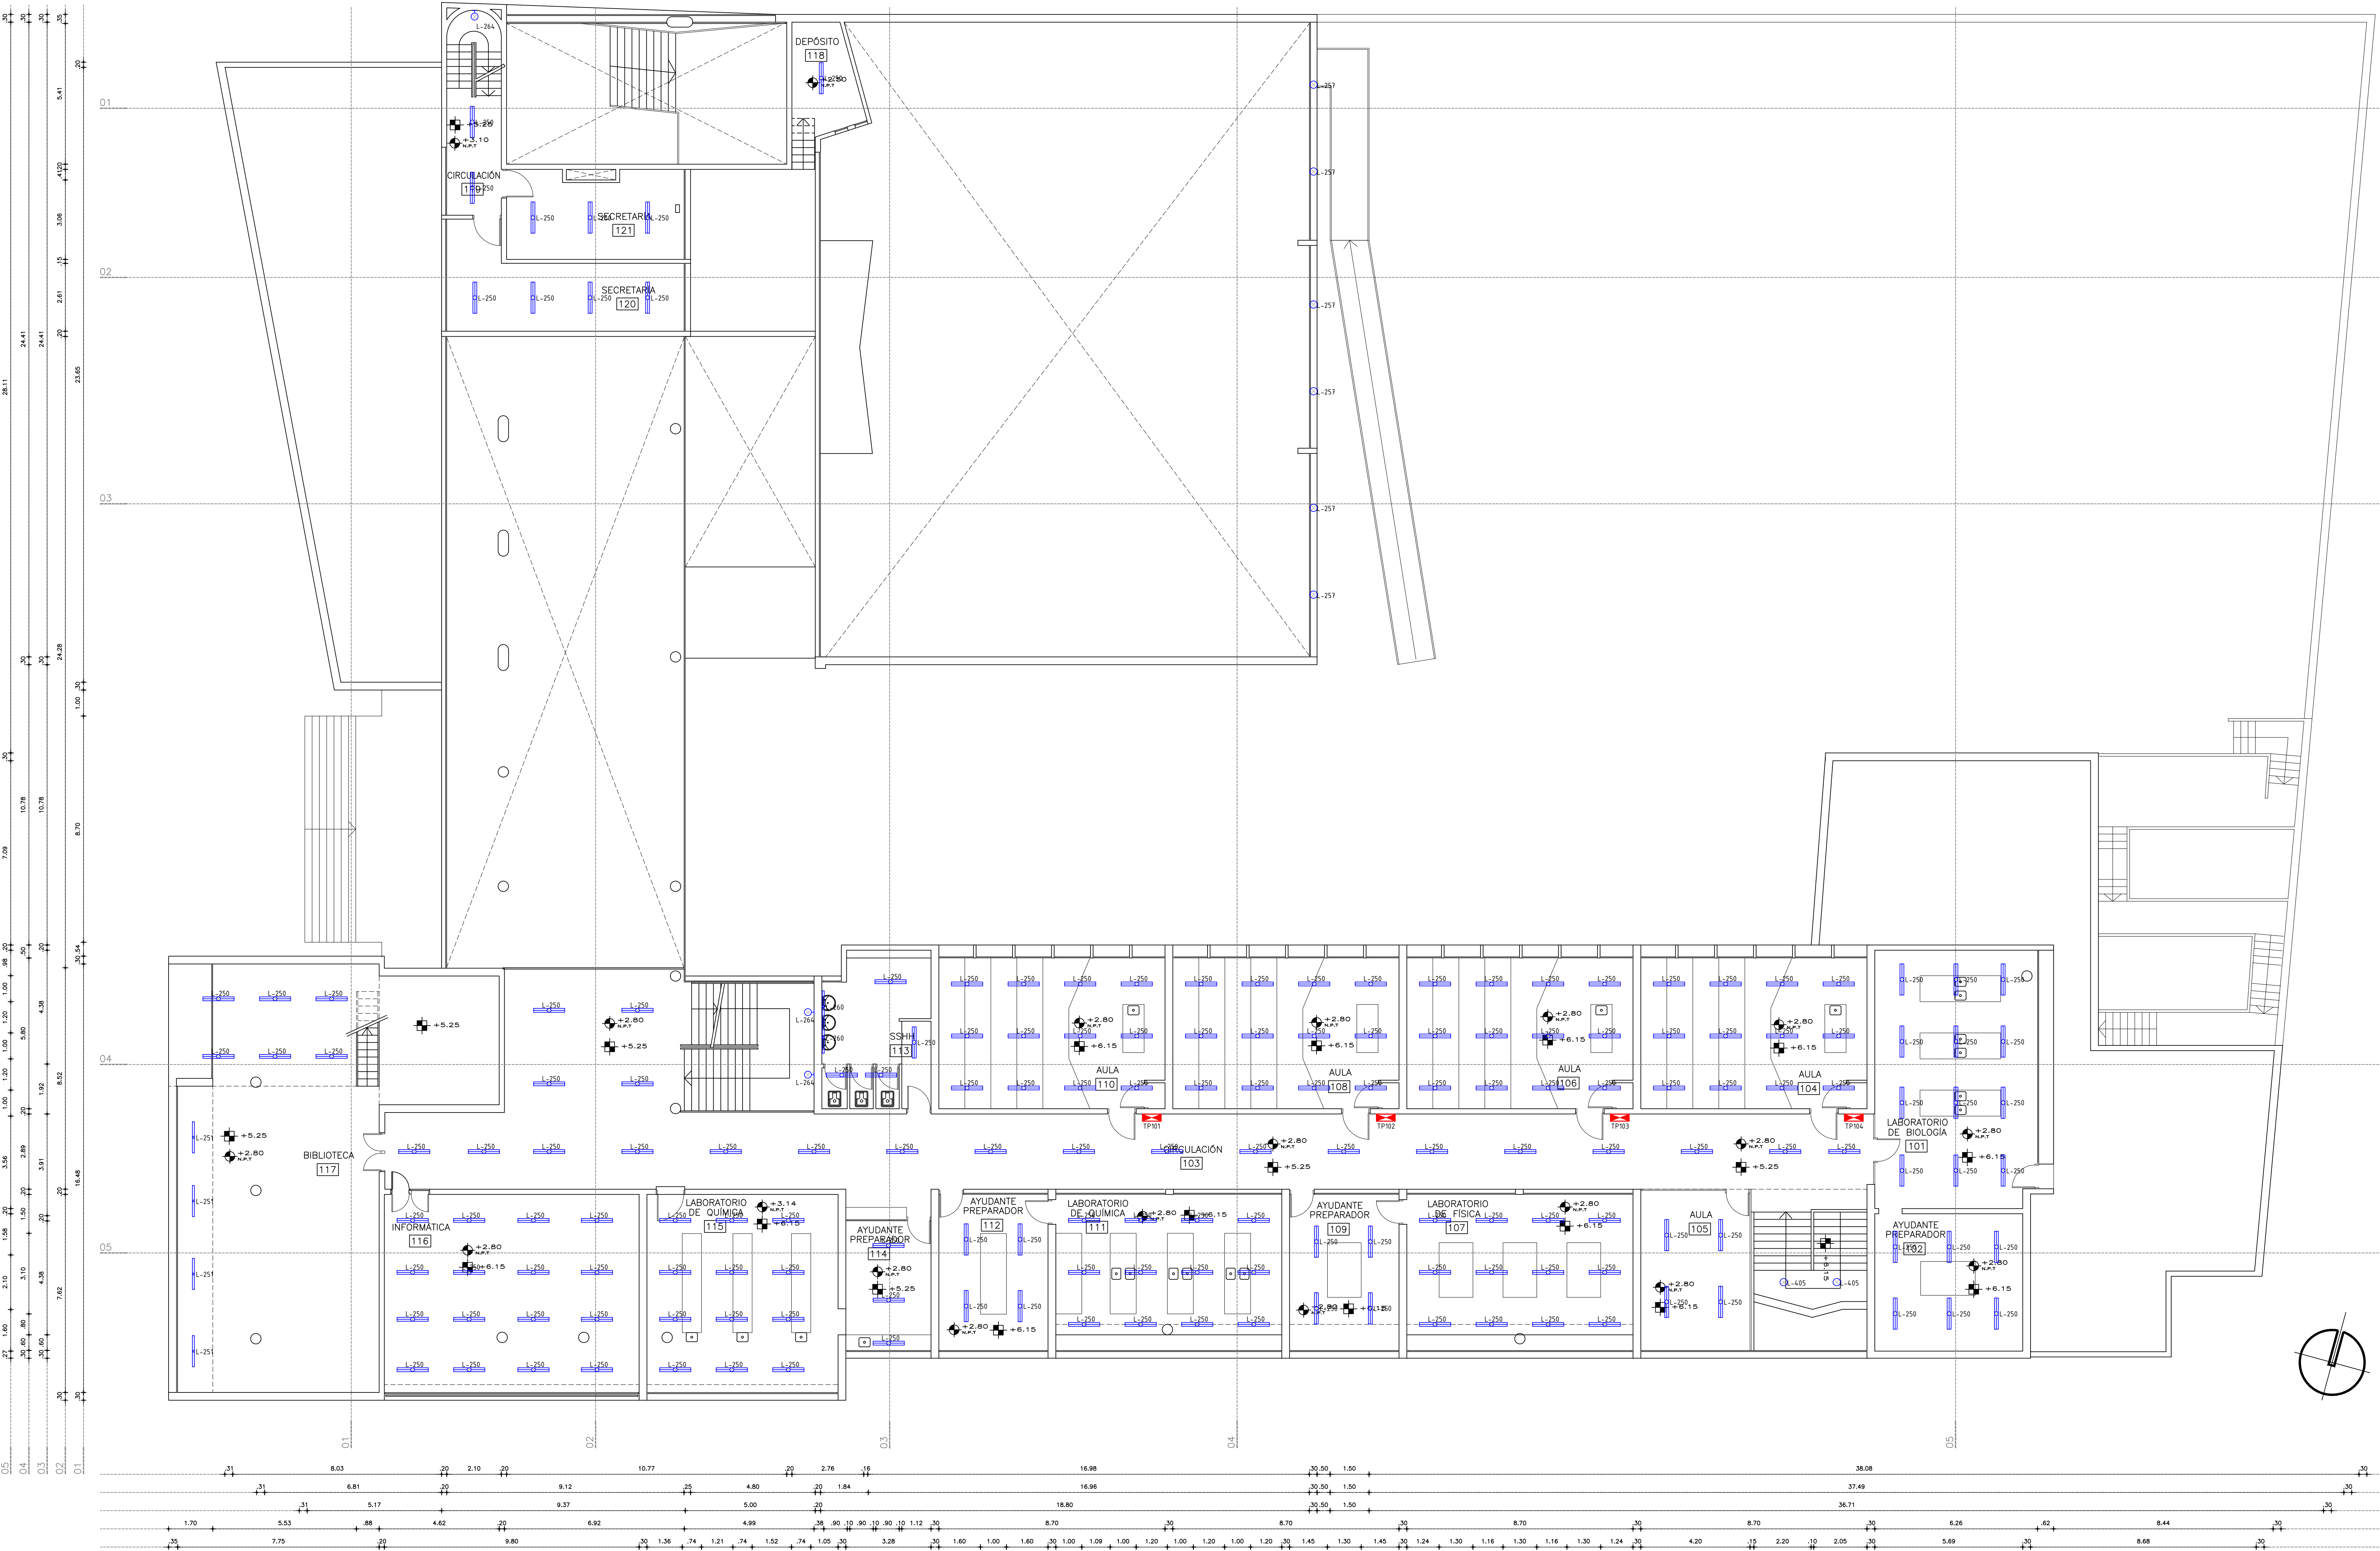

PLANTA PISO 1
ESCALA 1:100

- L-n°: Luminaria nueva a suministrar e instalar
- L-Exi-Re: Luminaria Existente Reubicada (luminaria que ha sido desmontada y se reubica según plano)
- Lexi-n°: Luminaria Existente a Acondicionar según Planilla y/o MCP.
- L-Exi-AM: Luminaria Existente a Mantener (sin intervención) Solo se revisarán circuitos hasta el tablero

NOTA

TODAS LAS CANALIZACIONES Ø19 SALVO QUE SE INDIQUE OTRA DIMENSION

ALTURA DE MONTAJE DE LAS LUMINARIAS DE REFERENCIAS ES ADOSSADA A CIELORRASO

REFERENCIAS

— CANALIZACION APARENTE O EMBUTIDA

--- CANALIZACION BAJO PISO

--- CANALIZACION SOBRE CIELORRASO

REFERENCIAS ALBAÑILERIA

	CARPINTERIA EXISTENTE		M2a TIPO DE MURO
	CARPINTERIA A CONSTRUIR		Nombre y Número de LOCAL
	HERRERIA		DETALLE ALBAÑILERIA
	ALUMINIO		CORTE LAMINA DEL CORTE
	PETREOS		ACERO INOXIDABLE
	NIVEL DE PISO TERMINADO		NIVEL ALTIMETRICO ALBAÑILERIA
	NIVEL DE CIELORRASO		NIVEL ALTIMETRICO ESTRUCTURA
	TODOS LOS NIVELES INDICADOS SE REFEREN AL NPI DE PLANTA BAJA 80.00		COTAS ACUMULADAS ALBAÑILERIA
	EXTINTOR DE POLVO TIPO ABC - 4KG SEGUN MCP		COTAS ACUMULADAS ESTRUCTURA
	EXTINTOR GAS CARBONICO 3.5KG - SEGUN MCP		

REFERENCIAS MUROS:	
	MURO O ESTRUCTURA EXISTENTE
	MURO A CONSTRUIR
	MURO O ESTRUCTURA A DEMOLER
	ESTRUCTURA A CONSTRUIR
	PAVIMENTO A RETIRAR
	EXCAVACION


MODIFICACIONES

FECHA	MOTIVO	AUTORIZA

OBRA: LICEO 2 H. MIRANDA	FECHA: JULIO 2024
BADALUPÍ 2244 - MUNICIPIO B - MONTEVIDEO	ESCALA: 1:100
PLANO: LAMINAS DE ELECTRICIDAD	LAMINA
PLANTA PISO 1	L101.03

PLANTA PISO 2

ESCALA 1:100

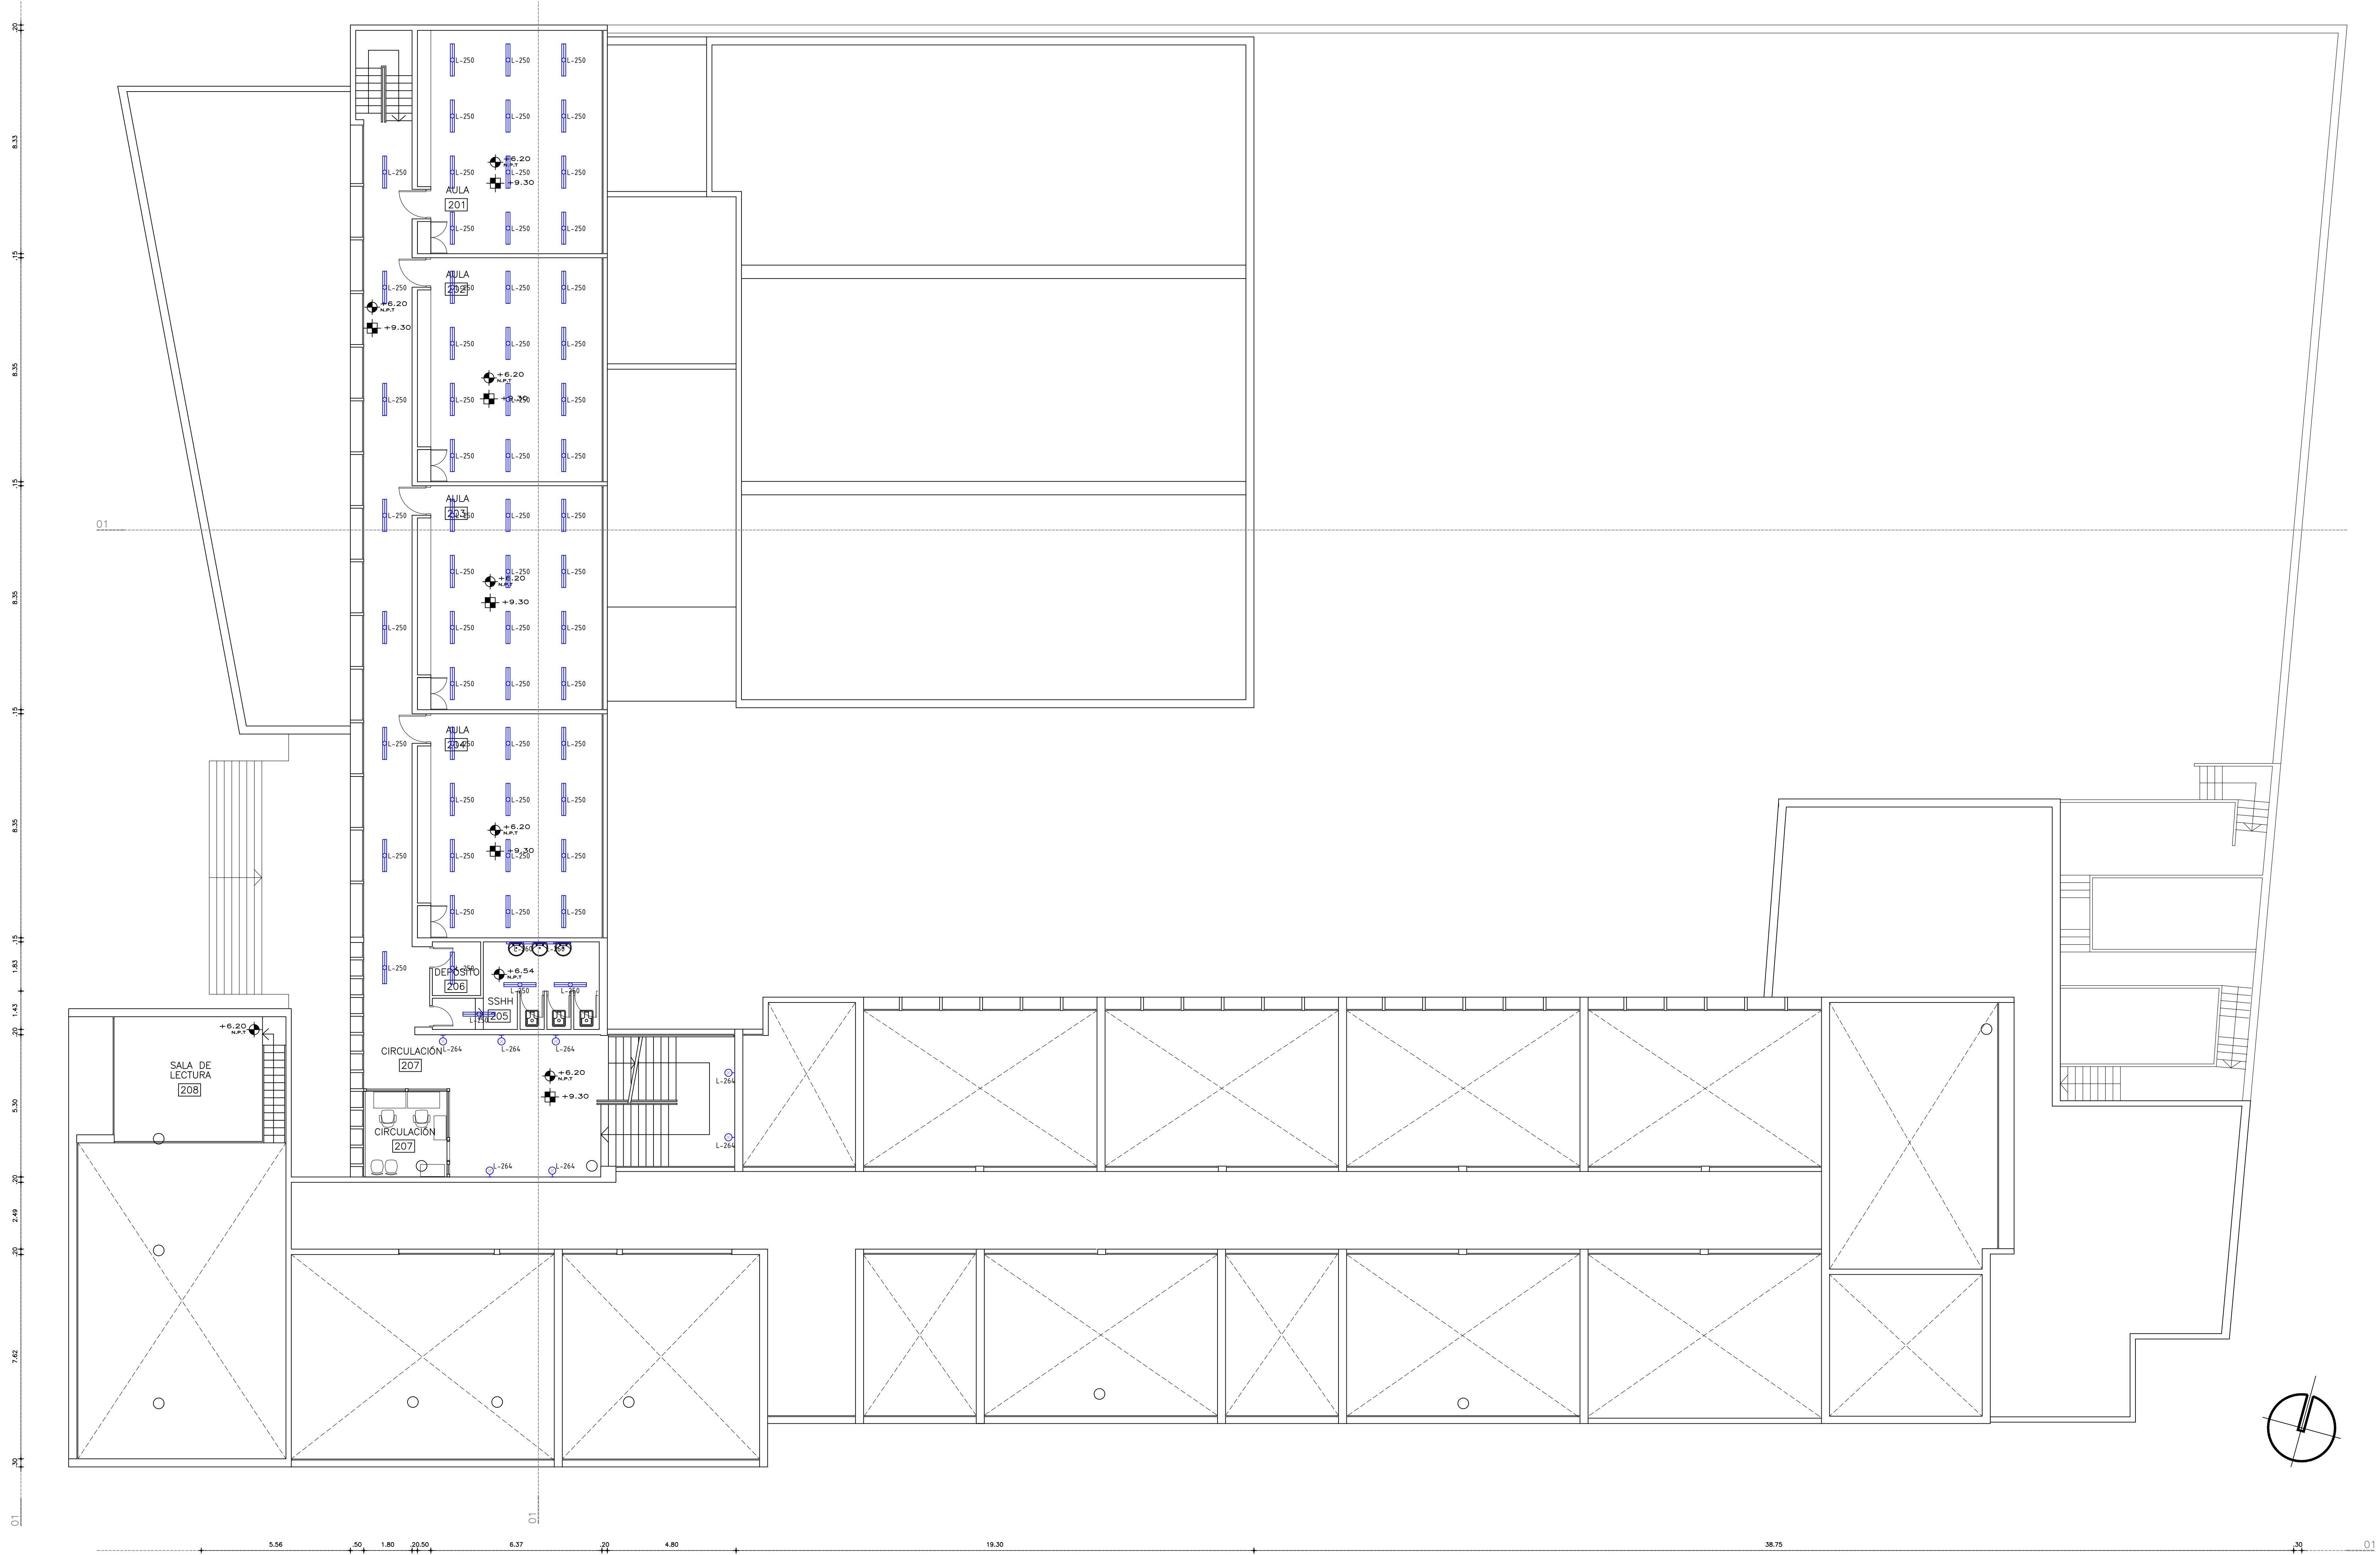

- L-n°: Luminaria nueva a suministrar e instalar
- L-Exi-Re: Luminaria Existente Reubicada (luminaria que ha sido desmontada y se reubica según plano)
- Lexi-n°: Luminaria Existente a Acondicionar según Planilla y/o MCP.
- L-Exi-AM: Luminaria Existente a Mantener (sin intervención) Solo se revisarán circuitos hasta el tablero

NOTA

TODAS LAS CANALIZACIONES Ø19 SALVO QUE SE INDIQUE OTRA DIMENSION

ALTURA DE MONTAJE DE LAS LUMINARIAS DE REFERENCIAS ES ADOSADA A CIELORRASO

REFERENCIAS

— CANALIZACION APARENTE O EMBUTIDA

- - - CANALIZACION BAJO PISO

..... CANALIZACION SOBRE CIELORRASO

REFERENCIAS ALBAÑILERÍA

Carpetnería	Carpetnería	M2	TIPO DE MURO
HERRERIA	HERRERIA	Nombre	DESTINO Y NÚMERO DE
ALUMINO	ESPECIOS	ESPEC	LOPOR
PETREOS	ACERO	DETALLE	DETALLE ALBAÑILERÍA
	INDICABLE	A	CORTE
		A	LÁMINA DEL CORTE
N.P.T.	NIVEL DE PISO TERMINADO	0.00	NIVEL ALTIMETRICO
	NIVEL DE CIELORRASO	0.00	ALBAÑILERÍA
	TODOS LOS NIVELES INDICADOS SE REFIEREN AL NIVEL DE PLANTA BLAN 00.00	0.00	NIVEL ALTIMETRICO
	EXTINTOR DE POLVO TIPO ABC - 4KG SEGUN MCP	0.00	COTAS ACUMULADAS
	EXTINTOR GAS CARBONICO 5.5KG - SEGUN MCP	0.00	ALBAÑILERÍA
		0.00	COTAS ACUMULADAS
		0.00	ESTRUCTURA


REFERENCIAS MUROS:

MURO O ESTRUCTURA EXISTENTE	MURO A CONSTRUIR
MURO O ESTRUCTURA A DEMOLER	ESTRUCTURA A CONSTRUIR
PAVIMENTO A RETIRAR	EXCAVACION

MODIFICACIONES

FECHA	MOTIVO	AUTORIZA

OBRA	LICEO 2 H. MIRANDA	FECHA	AGOS 2028
	BAGALUP 224 - MUNICIPIO B - MONTEVIDEO		ESCALA
			1:100
PLANO	LAMINAS DE ELECTRICIA	LAMINA	
	PLANTA PISO 2		L11L04

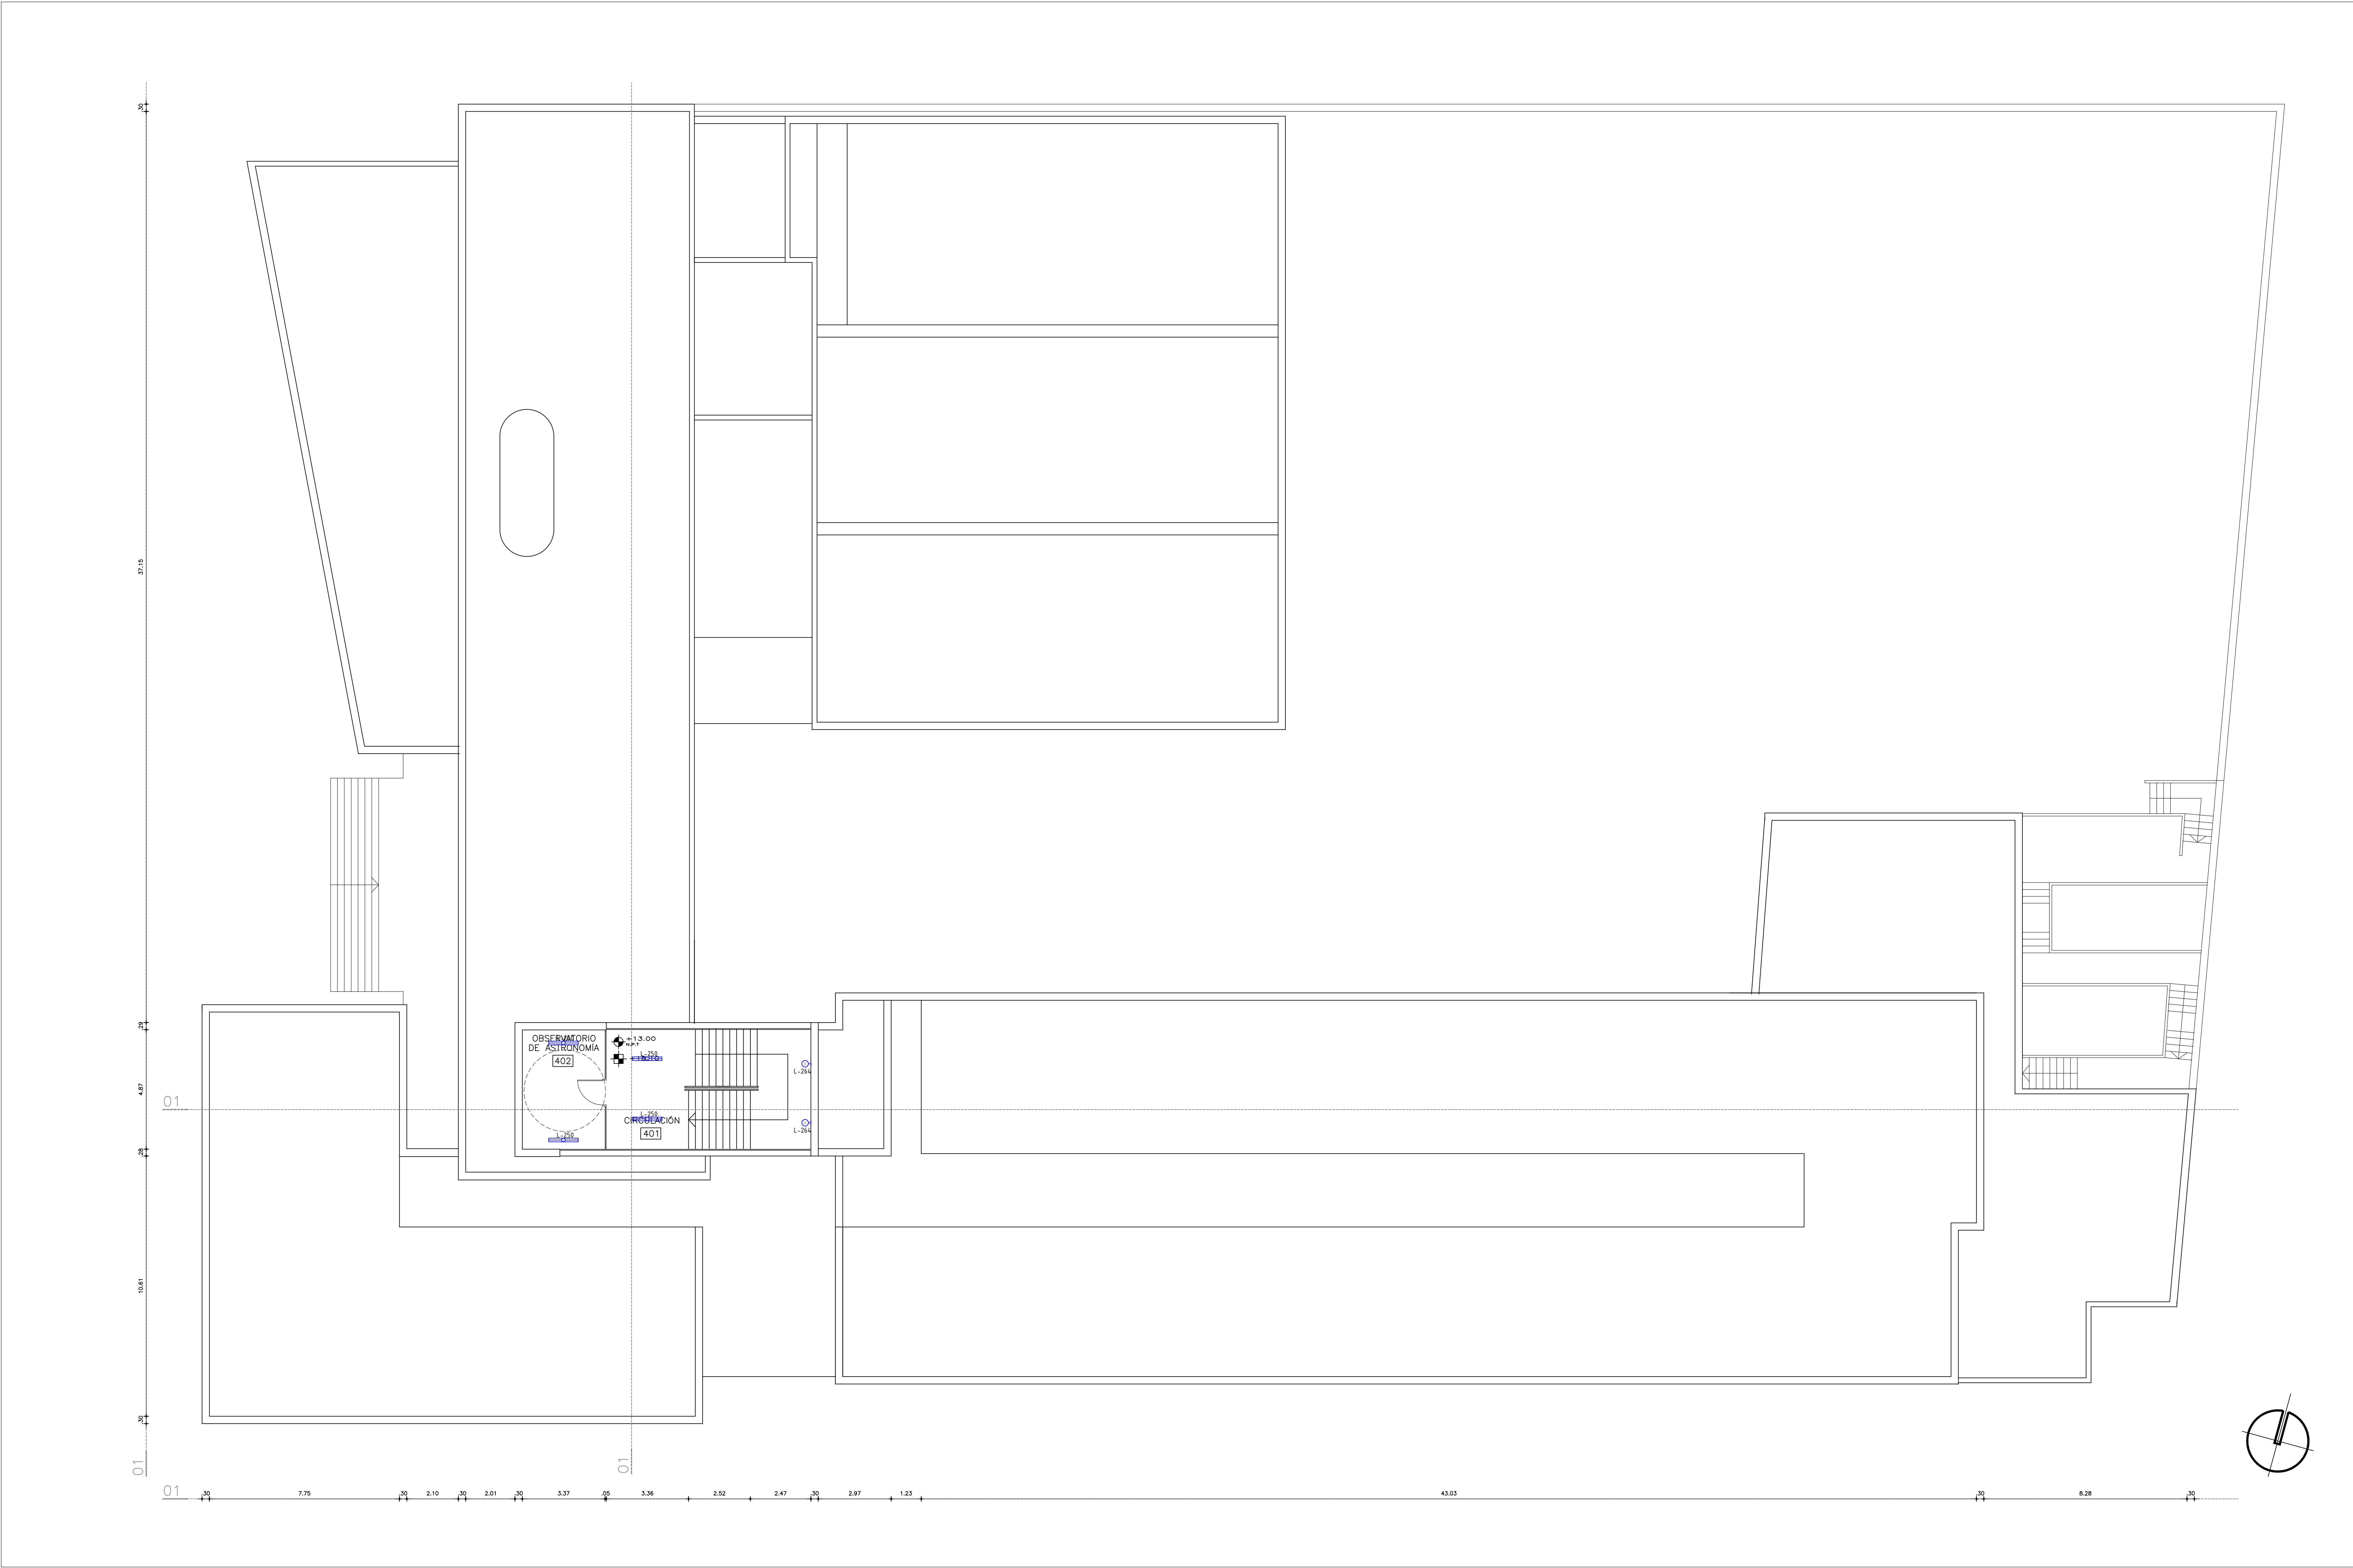

PLANTA OBSERVATORIO y TECHOS
ESCALA 1:100

L-n°:		Luminaria nueva a suministrar e instalar
L-Exi-Re:		Luminaria Existente Reubicada (luminaria que ha sido desmontada y se reubica según plano)
Lexi-n°:		Luminaria Existente a Acondicionar según Planilla y/o MCP.
L-Exi-AM:		Luminaria Existente a Mantener (sin intervención) Solo se revisarán circuitos hasta el tablero

NOTA

TODAS LAS CANALIZACIONES Ø19 SALVO QUE SE INDIQUE OTRA DIMENSION
ALTURA DE MONTAJE DE LAS LUMINARIAS DE REFERENCIAS ES ADOSADA A CIELORRASO

REFERENCIAS

— CANALIZACION APARENTE O EMBUTIDA
- - - - - CANALIZACION BAJO PISO
- - - - - CANALIZACION SOBRE CIELORRASO

REFERENCIAS ALBANILERIA	
	CARPINTERIA EXISTENTE
	CARPINTERIA NUEVA
	HERRERIA EXISTENTE
	HERRERIA NUEVA
	ALUMINADO
	PETREOS
	NIVEL DE PISO TERMINADO
	NIVEL DE CIELORRASO
	EXTINTOR DE POLVO TIPO ABC - 4KG según MCP
	EXTINTOR GAS CARBONICO 5.5KG - según MCP
	MURO O ESTRUCTURA EXISTENTE
	MURO O ESTRUCTURA A DEMOLER
	PAVIMENTO A RETIRAR
	MURO A CONSTRUIR
	ESTRUCTURA A CONSTRUIR
	EXCAVACION

MODIFICACIONES	
FECHA	MOTIVO

OBRA	LICEO 2 H. MIRANDA	FECHA	AUG 2028
BADAJAZ 224 - MUNICIPIO B - MONTEVIDEO		ESCALA	1:100
PLANO	LAMINAS DE ELECTRICIDAD	LAMINA	L.13.L06
	PLANTA OBSERVATORIO - TECHOS		

**ANEP****DIRECCIÓN GENERAL
DE EDUCACIÓN
SECUNDARIA**Departamento de
Infraestructura
Edilicia**OBRA****LICEO 2 H. MIRANDA – MONTEVIDEO****Bacigalupi 2244**


FECHA

Julio 2026

ANEXO

F

HOJA

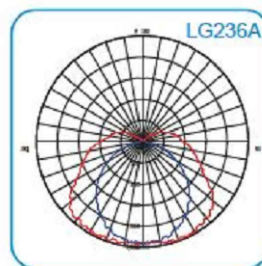01**LUMINARIA****L250****UBICACIÓN:****SEGÚN PLANOS****CANTIDAD:****s/planos****TOTAL: –**SE DEBERA PRESENTAR MUESTRA AL AREA
DE DISEÑO PREVIO A LA PUESTA EN OBRA

DESCRIPCIÓN: ARTEFACTO ESTANCO DE ADOSAR O COLGAR DE ALTA LUMINOSIDAD CON IP65 PARA 2 TUBOS LED T8 DE 1200mm. TIPO MODELO ACQUA SIMILAR O MEJOR
GARANTÍA MÍNIMA DE LA LUMINARIA: 5 AÑOS

CUERPO: CUERPO DE POLICARBONATO AUTOEXTINGUIBLE V2 INYECTADO CON BURLETE DE POLIURETANO Y PRENSACABLE ESTANCO PG13.5.
REFLECTOR DE CHAPA GALVANIZADA Y PREPINTADA POLIESTER BLANCA.

DIFUSOR: POLICARBONATO INYECTADO ESTABILIZADO PARA RAYOS UV, PRISMÁTICO INTERNAMENTE Y CON SUPERFICIE EXTERIOR LISA.

EQUIPO ELÉCTRICO:

DIMENSIONES: ANCHO = 115mm
ALTURA = 86mm
LARGO = 1265mm

LÁMPARA: 2 TUBOS LED T8: CADA TUBO DE 18w (1700lm mínimo por tubo)
BLANCO NEUTRO (MIN. 4000°K) CRI >80, CON COBERTOR OPALINO.
GARANTÍA MÍNIMA DE LA LÁMPARA: 2 AÑOS. VIDA ÚTIL MÍNIMO 30.000 HORAS.

OBSERVACIONES: ALTURA DE MONTAJE ADOSADA A LOSA

**ANEP****DIRECCIÓN GENERAL
DE EDUCACIÓN
SECUNDARIA**Departamento de
Infraestructura
Edilicia**OBRA****LICEO 2 H. MIRANDA – MONTEVIDEO****BACIGALUPI 2244 – MUNICIPIO B**


FECHA

JULIO 2026

ANEXO

F

HOJA

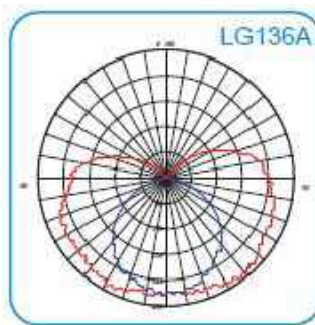02**LUMINARIA****L251****UBICACIÓN:****SEGÚN PLANOS****CANTIDAD:** s/planos**TOTAL:****—**SE DEBERA PRESENTAR MUESTRA AL AREA
DE DISEÑO PREVIO A LA PUESTA EN OBRA

DESCRIPCIÓN: ARTEFACTO ESTANCO DE ADOSAR O COLGAR DE ALTA LUMINOSIDAD CON IP65 PARA 1 TUBO LED T8 DE 1200mm. TIPO MODELO ACQUA SIMILAR O MEJOR
GARANTÍA MÍNIMA DE LA LUMINARIA: 5 AÑOS

CUERPO: CUERPO DE POLICARBONATO AUTOEXTINGUIBLE V2 INYECTADO CON BURLETE DE POLIURETANO Y PRENSACABLE ESTANCO PG13.5.
REFLECTOR DE CHAPA GALVANIZADA Y PREPINTADA POLIESTER BLANCA.

DIFUSOR: POLICARBONATO INYECTADO ESTABILIZADO PARA RAYOS UV, PRISMÁTICO INTERNAMENTE Y CON SUPERFICIE EXTERIOR LISA.

EQUIPO ELÉCTRICO:

DIMENSIONES: ANCHO = 72
ALTURA = 86
LARGO = 1265

LÁMPARA: 1 TUBO LED T8 18W (1700 lm mínimo)

BLANCO NEUTRO (MIN. 4000°K) CRI >80, CON COBERTOR OPALINO.

GARANTÍA MÍNIMA DE LA LÁMPARA: 2 AÑOS. VIDA ÚTIL MÍNIMO 30.000 HORAS.

OBSERVACIONES: ALTURA DE MONTAJE ADOSADA A LOSA SEGÚN LÁMINA DE DETALLES

**ANEP****DIRECCIÓN GENERAL
DE EDUCACIÓN
SECUNDARIA**Departamento de
Infraestructura
Edilicia**OBRA****LICEO 2 H. MIRANDA – MONTEVIDEO****Bacigalupi 2244**

FECHA

Julio 2026

ANEXO

F

HOJA

03**LUMINARIA****L257****UBICACIÓN:****SEGÚN PLANOS****CANTIDAD:**

s/planos

TOTAL:

-

SE DEBERA PRESENTAR MUESTRA AL AREA
DE DISEÑO PREVIO A LA PUESTA EN OBRA**DESCRIPCIÓN:** PLAFÓN DE EXTERIOR 2 E27 18W, IP54 mínimo

MODELO TIPO PLAFON DE EXTERIOR PRO E27 DE SERLUX, SIMILAR O MEJOR

CUERPO: CONSTRUIDO EN INYECCIÓN DE ALUMINIO Y/O POLICARBONATO COLOR BLANCO / GRIS CLARO

TORNILLERIA EN ACERO INOXIDABLE, JUNTA DE CIERRE SILICONADA

DIFUSOR: EN POLICARBONATO OPAL**EQUIPO ELÉCTRICO:****DIMENSIONES:** DIAMETRO=275mm

ALTURA=86mm

LAMPARA: 2 E27 LED 12W (1100 Lm c/lámpara mínimo) En caso de presentar modelo con un solo portalámparas, la misma deberá ser de 24W mínimo, y de 2200 Lm**OBSERVACIONES:** EN GENERAL MONTADAS CONTRA CIELORRASOS

ALTURA DE MONTAJE INDICADA EN PLANOS

**ANEP****DIRECCIÓN GENERAL
DE EDUCACIÓN
SECUNDARIA**Departamento de
Infraestructura
Edilicia**OBRA****LICEO 2 H. MIRANDA – MONTEVIDEO****BACIGALUPI 2244 – MUNICIPIO B**

FECHA


JULIO 2026

ANEXO

F

HOJA

04

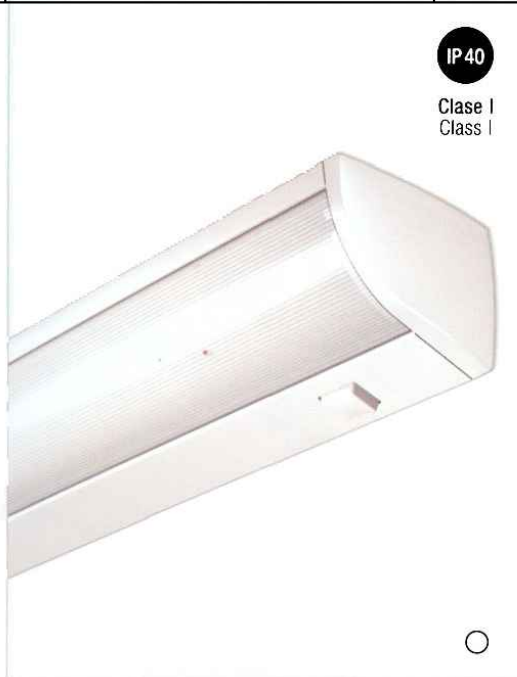LUMINARIA**L260****UBICACIÓN:****SEGÚN PLANOS****CANTIDAD:****TOTAL:****8**SE DEBERA PRESENTAR MUESTRA AL AREA
DE DISEÑO PREVIO A LA PUESTA EN OBRA**DESCRIPCIÓN:** ARTEFACTO DE ADOSAR PARA TUBO T8 DE 1200mm

TIPO CORNER DE LUMENAC SIMILAR O DE CALIDAD IGUAL O SUPERIOR.

CUERPO: CUERPO DE CHAPA ZINCADA Y PREPINTADA CON PUNTERAS DE ABS, COLOR BLANCO**DIFUSOR:** DE EXTRUSIÓN DE POLICARBONATO TRASLÚCIDO**EQUIPO ELÉCTRICO:****DIMENSIONES:** ANCHO = 74

ALTURA = 54

LARGO = 1250

LÁMPARA: 1 TUBOS LED T8 (1200 MM), 18w (1800lm) MIN. 100 lm/W

BLANCO NEUTRO (MIN. 4100°K) CRI >80, CON COBERTOR OPALINO.

GARANTÍA MÍNIMA DE LA LÁMPARA: 5 AÑOS VIDA ÚTIL MÍNIMO 20.000 HORAS.

OBSERVACIONES: ALTURA DE MONTAJE ADOSADA A PARED SOBRE ESPEJO SEGÚN LÁMINA DE ILUMINACIÓN

**ANEP****DIRECCIÓN GENERAL
DE EDUCACIÓN
SECUNDARIA**Departamento de
Infraestructura
Edilicia**OBRA****LICEO 2 H. MIRANDA – MONTEVIDEO****Bacigalupi 2244**

FECHA

Julio 2026

ANEXO

F

HOJA

05**LUMINARIA****L264****UBICACIÓN:****SEGÚN PLANOS****CANTIDAD:****S/planos****TOTAL:****—**SE DEBERA PRESENTAR MUESTRA AL AREA
DE DISEÑO PREVIO A LA PUESTA EN OBRA**DESCRIPCION:** APLIQUE DE ADOSAR BIDIRECCIONAL PARA INTERIOR O EXTERIOR

TIPO LYTE, MODELO 5482GR SIMILAR O SUPERIOR

CUERPO: INYECCIÓN DE ALUMINIO COLOR GRIS GRAFITO IP54. TORNILLERÍA EN ACERO INOXIDABLE, JUNTA DE CIERRE SILICONADA**DIFUSOR:** CRISTAL TEMPLADO**EQUIPO ELECTRICO:** PORTALÁMPARA E27**DIMENSIONES:** BASE=144x35x75mm

LUMINARIA=215x85x90mm

LAMPARA: 2 LÁMPARAS LED, CASQUILLO E27, 15W (1500lm) MIN. 100 lm/W,
BLANCO NEUTRO (MIN. 4100°K) CRI >90, CON COBERTOR OPALINO.
GARANTÍA MÍNIMA DE LA LÁMPARA: 2 AÑOS. VIDA ÚTIL MÍNIMO 30.000 HORAS.**OBSERVACIONES:** MONTAJE EN CIELORRASO.**ACCESORIOS:**

**ANEP****DIRECCIÓN GENERAL
DE EDUCACIÓN
SECUNDARIA**Departamento de
Infraestructura
Edilicia**OBRA****LICEO 2 H. MIRANDA – MONTEVIDEO****Bacigalupi 2244**


FECHA

Julio 2026

ANEXO

F

HOJA

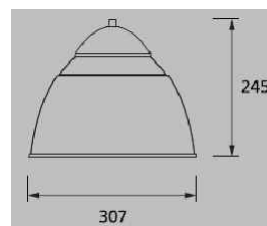06**LUMINARIA****L404****UBICACIÓN:****SEGÚN PLANOS****CANTIDAD:****s/planos****TOTAL:****–**SE DEBERA PRESENTAR MUESTRA AL AREA
DE DISEÑO PREVIO A LA PUESTA EN OBRA**DESCRIPCIÓN:** COLGANTE CON DIFUSOR PRISMÁTICO EN POLICARBONATO

TIPO MODELO MINIALFA IP 20 DE LUMENAC, SIMILAR O DE CALIDAD IGUAL O SUPERIOR.

CUERPO: ACERO ESTAMPADO**DIFUSOR:** REFRACTOR PRISMÁTICO DE ALTA EFICIENCIA EN INYECCIÓN DE POLICARBONATO**EQUIPO ELÉCTRICO:** PORTALÁMPARAS: EN PET GF, 4A / 250V / T210**DIMENSIONES:** DIAMETRO= 30.7cm

ALTURA = 24.5cm

LÁMPARA: LED-E27 30W – VIDA ÚTIL 15.000 HORAS**OBSERVACIONES:** ALTURA DE MONTAJE S/LÁMINA DE ELÉCTRICA

**ANEP****DIRECCIÓN GENERAL
DE EDUCACIÓN
SECUNDARIA**Departamento de
Infraestructura
Edilicia**OBRA****LICEO 2 H. MIRANDA – MONTEVIDEO****Bacigalupi 2244**

FECHA

Julio 2026


ANEXO

F

HOJA

07**LUMINARIA****L405****UBICACIÓN:****SEGÚN PLANOS****CANTIDAD: S/planos****TOTAL:**

ESQUEMA DE MONTAJE

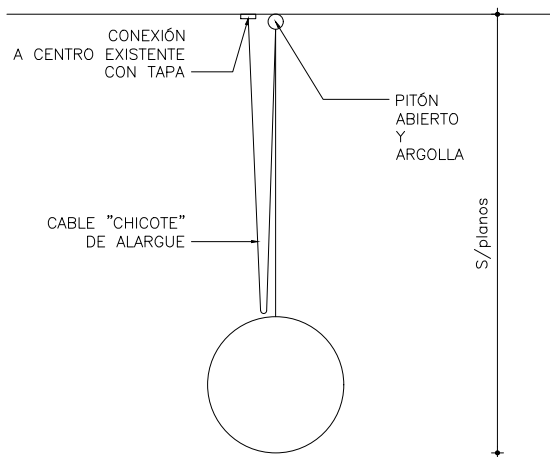SE DEBERA PRESENTAR MUESTRA AL AREA
DE DISEÑO PREVIO A LA PUESTA EN OBRA**DESCRIPCIÓN:** COLGANTE ESFÉRICO VIDRIO OPAL 1XE27 Ø40CM RONDO CODIGO

TIPO MARCA WR, SIMILAR O MEJOR

FABRICA: DARKO LIGHTING MIL ORIGEN:China

CUERPO: CUERPO DE ACERO COLOR NIQUEL SATINADO

MONTAJE: SE COLGARÁN DESDE ARGOLLA METÁLICA INTERMEDIA UNIDA AL CABLE DE BAJO GOMA BLANCO CON PRECINTOS, A PITONES ABIERTOS ENPOTRADOS EN FONDO DE CIELORRASO. SE DEBERÁ DEJAR CHICOTE COLGADO EQUIVALENTE A LA ALTURA DE MONTAJE DEL GLOBO. TODO EL SISTEMA DEBERÁ PERMITIR EL DESENGANCHE MEDIANTE PERTIGA PARA DESCENDER LA LUMINARIA PARA SU MANTENIMIENTO. SE COLGARÁN A DIFERENTES ALTURAS DE FORMA ALEATORIA DESDE EL CIELORRASO SEGÚN PLANOS.

DIFUSOR: VIDRIO OPAL COLOR BLANCO MATE**EQUIPO ELÉCTRICO:** INCORPORADO A LA LUMINARIA, 240V/50Hz**DIMENSIONES:** DIÁMETRO = 400mm**LÁMPARA:** LÁMPARA LED 40W E27

BLANCO NEUTRO

GARANTÍA MÍNIMA DE LA LÁMPARA: 1 AÑO. VIDA ÚTIL MÍNIMO 15.000 HORAS.

OBSERVACIONES: CONECTAR A CENTRO EXISTENTE EN CIELORRASO. SE DEBERÁN COLOCAR TODOS LOS ACCESORIOS NECESARIOS PARA LA CORRECTA TERMINACIÓN EN LOS ENSABLAJES. SE COLOCARÁN LAS TAPAS DEL MISMO COLOR DEL CIELORRASO

**ANEP****DIRECCIÓN GENERAL
DE EDUCACIÓN
SECUNDARIA**Departamento de
Infraestructura
Edilicia**OBRA****LICEO 2 H. MIRANDA – MONTEVIDEO****Bacigalupi 2244**

FECHA

Julio 2026

ANEXO

F

HOJA

08**LUMINARIA****L558****UBICACIÓN:****SEGÚN PLANOS****CANTIDAD:****s/planos****TOTAL: –**SE DEBERA PRESENTAR MUESTRA AL AREA
DE DISEÑO PREVIO A LA PUESTA EN OBRA**DESCRIPCION:** PROYECTOR SIMÉTRICO**CUERPO:** CUERPO DE FUNDICIÓN DE ALUMINIO INYECTADO EN MOLDE A ALTA PRESIÓN.
PINTADO CON PINTURA POLIESTER DE ALTA CALIDAD. IP65.**DIFUSOR:** VIDRIO TEMPLADO ANTIREFLEJO**EQUIPO ELECTRICO:** INCORPORADO CLASE A**DIMENSIONES:** 255mm x 297,5mm x 65mm**LAMPARA:** CHIP LUMILEDS LUXEON 3030 100W. VIDA ÚTIL MÍNIMA DE 50.000 HORAS. (SEGÚN NORMA LM 80)
MODELO: PHILIPS PRO LED MASLIGHTING, SIMILAR O MEJOR.**OBSERVACIONES:** SE COLOCARÁN PROTECCIONES ANTIVANDÁLICAS QUE PERMITAN EL PASAJE DE LA LUZ