


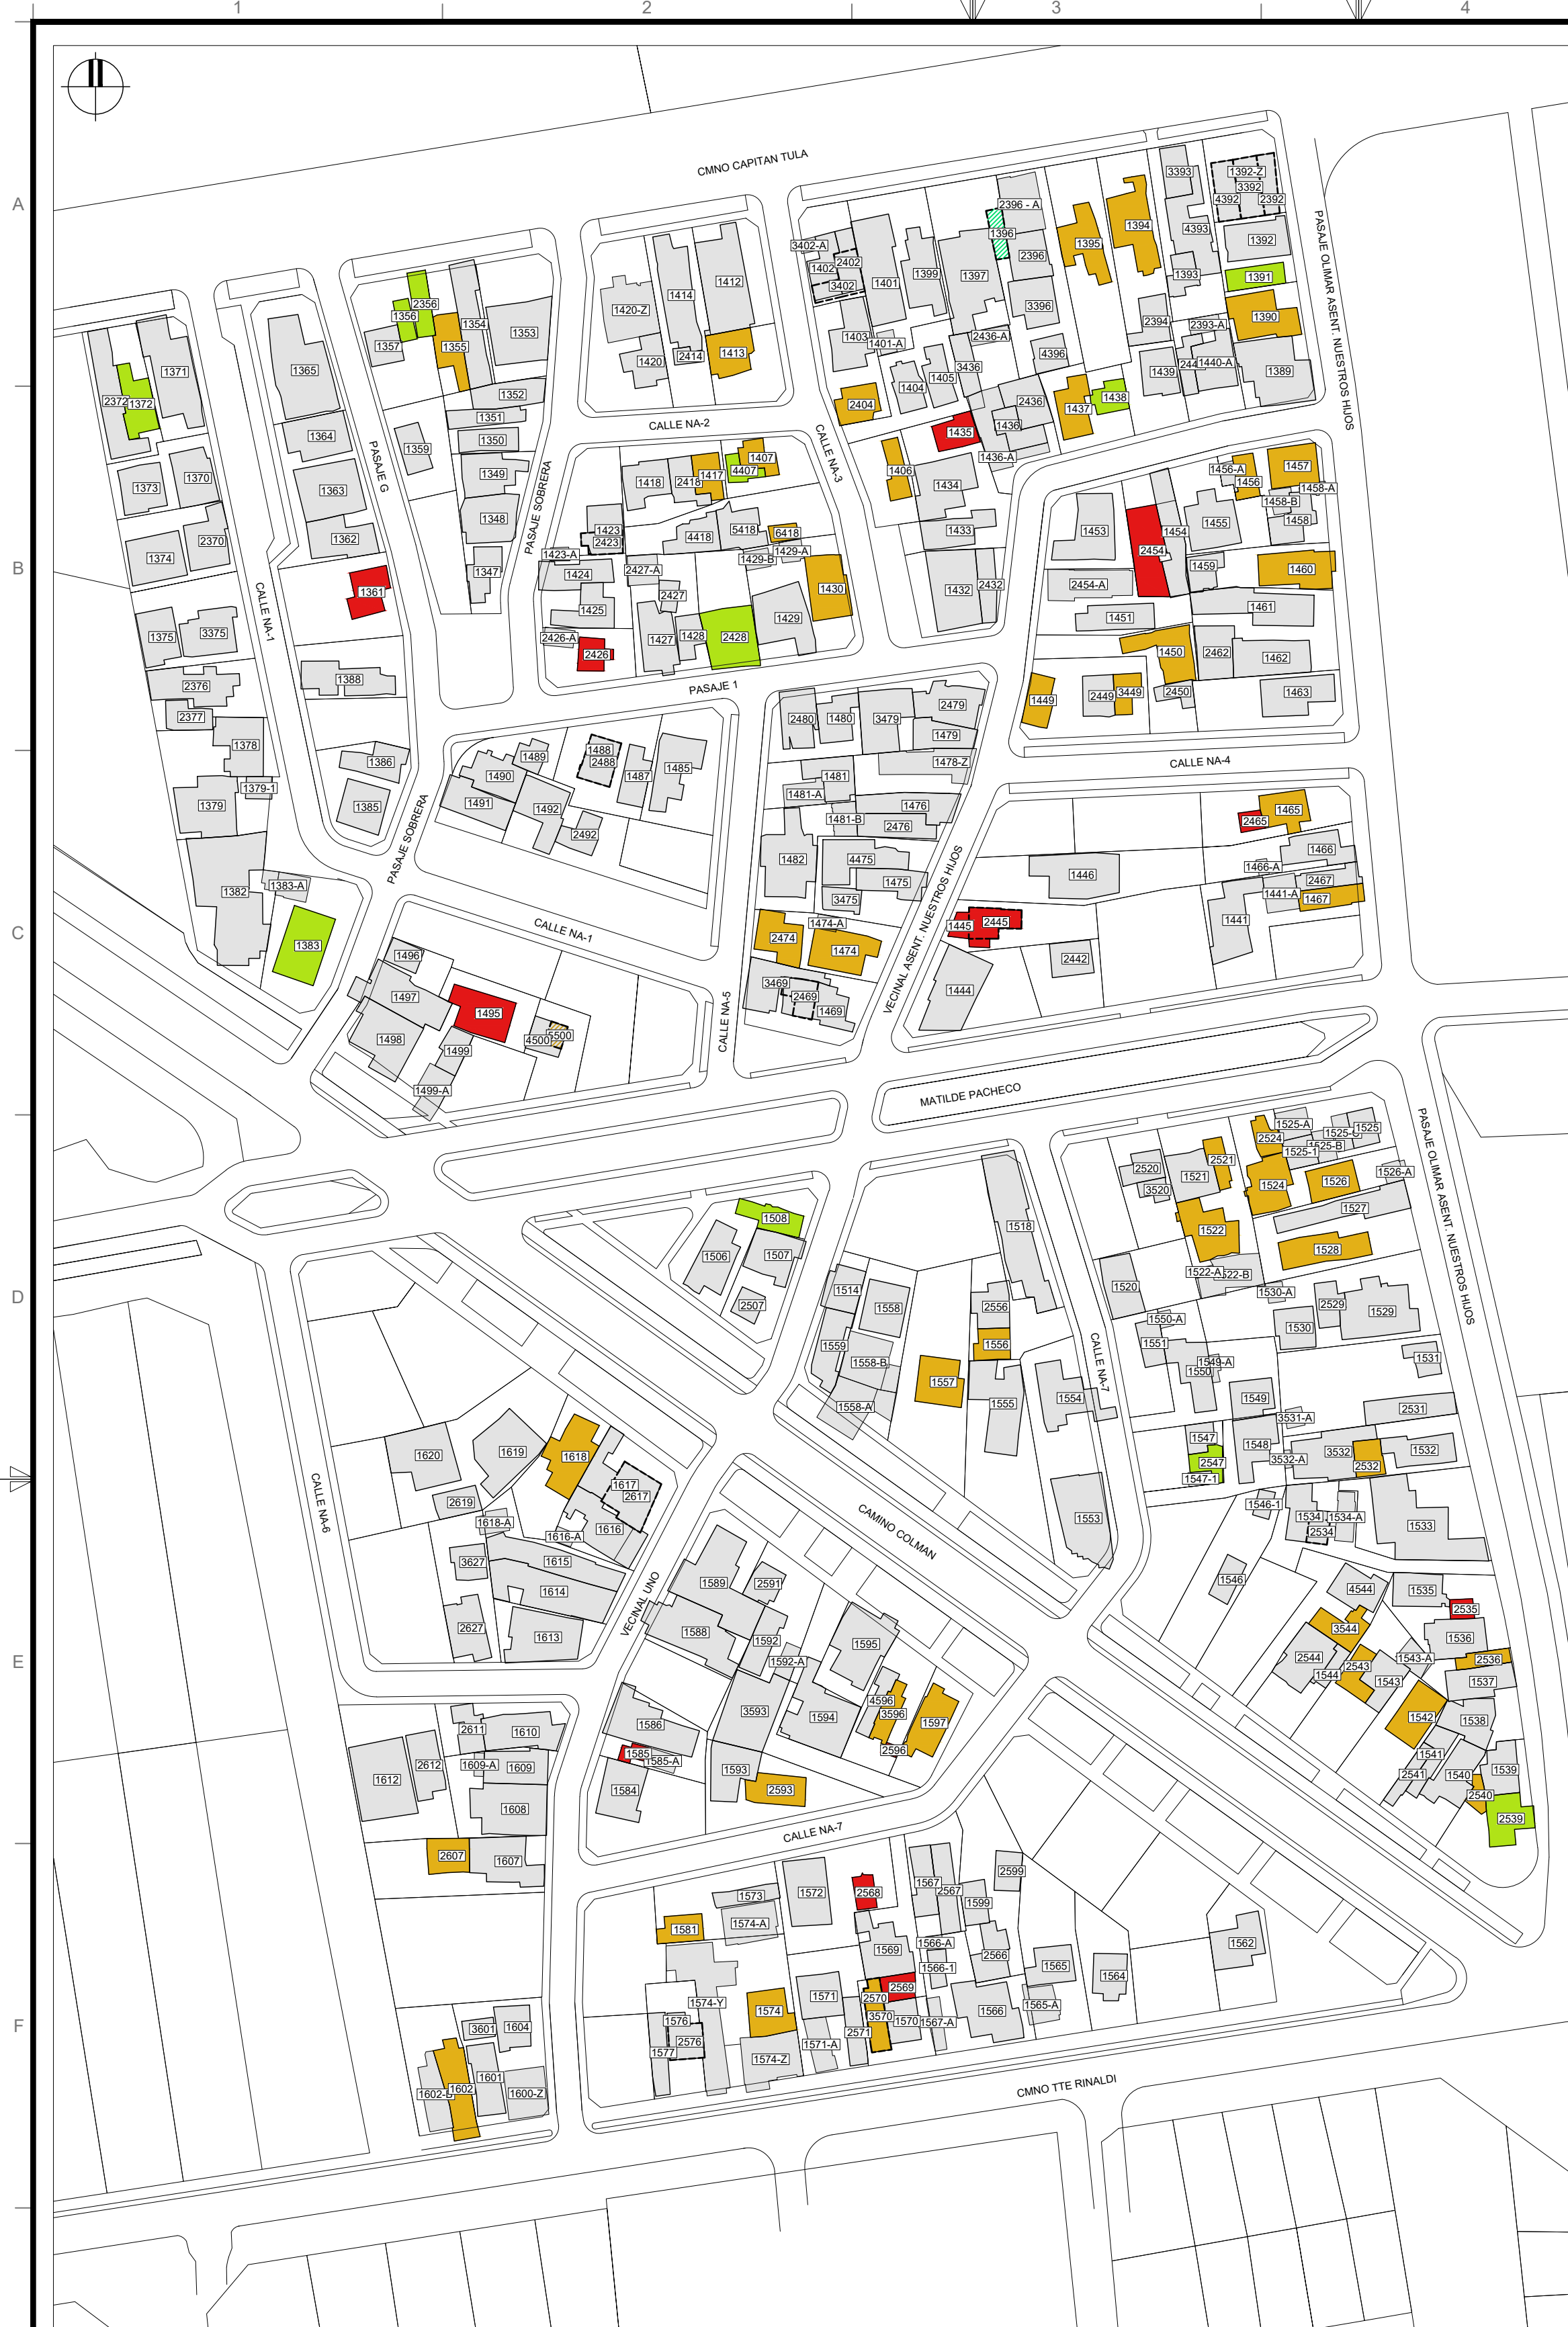

PLANTA GENERAL
ESCALA 1:1000

REFERENCIAS	
SÍMBOLO	DENOMINACIÓN
	PB - MEDIA CANASTA
	PB - CANASTA COMPLETA
	PB - LOCAL DE BAÑO NUEVO
	ID - NÚMERO IDENTIFICADOR DE VIVIENDA
	PB - VIVIENDA
	PA - VIVIENDA
	PA - MEDIA CANASTA
	PA - CANASTA COMPLETA
	PA - LOCAL DE BAÑO NUEVO

NOTAS

NOTAS

DIMENSIONES:		
- SALVO INDICACIÓN TODAS LAS MEDIDAS, LOS NIVELES Y COORDENADAS ESTÁN EN METROS		
REVISIÓN	FECHA	DESCRIPCIÓN
0	14/02/2025	PRIMERA EMISIÓN
1	11/09/2025	PRIMERA REVISIÓN
2	19/12/2025	SEGUNDA REVISIÓN



Ministerio de Vivienda
y Ordenamiento Territorial

Dirección
Nacional de Integración
Social y Urbana

COEJECUTORINTENDENCIA DE MONTEVIDEO

TÍTULO
DIAGNÓSTICO
BAÑOS - PLANTA GENERAL
PLANTA BAJA Y PLANTA ALTA

INTERVENCIÓN
NUEVO AMANECER - LOS REYES

EQUIPO TÉCNICO

ARG. LETICIA BISIO
ARG. BERNARDO RODRÍGUEZ

ESCALA
1/1000

FOR.
A1

PLANO N°
MO.010.NA.1_1.28-1

REV.
2