


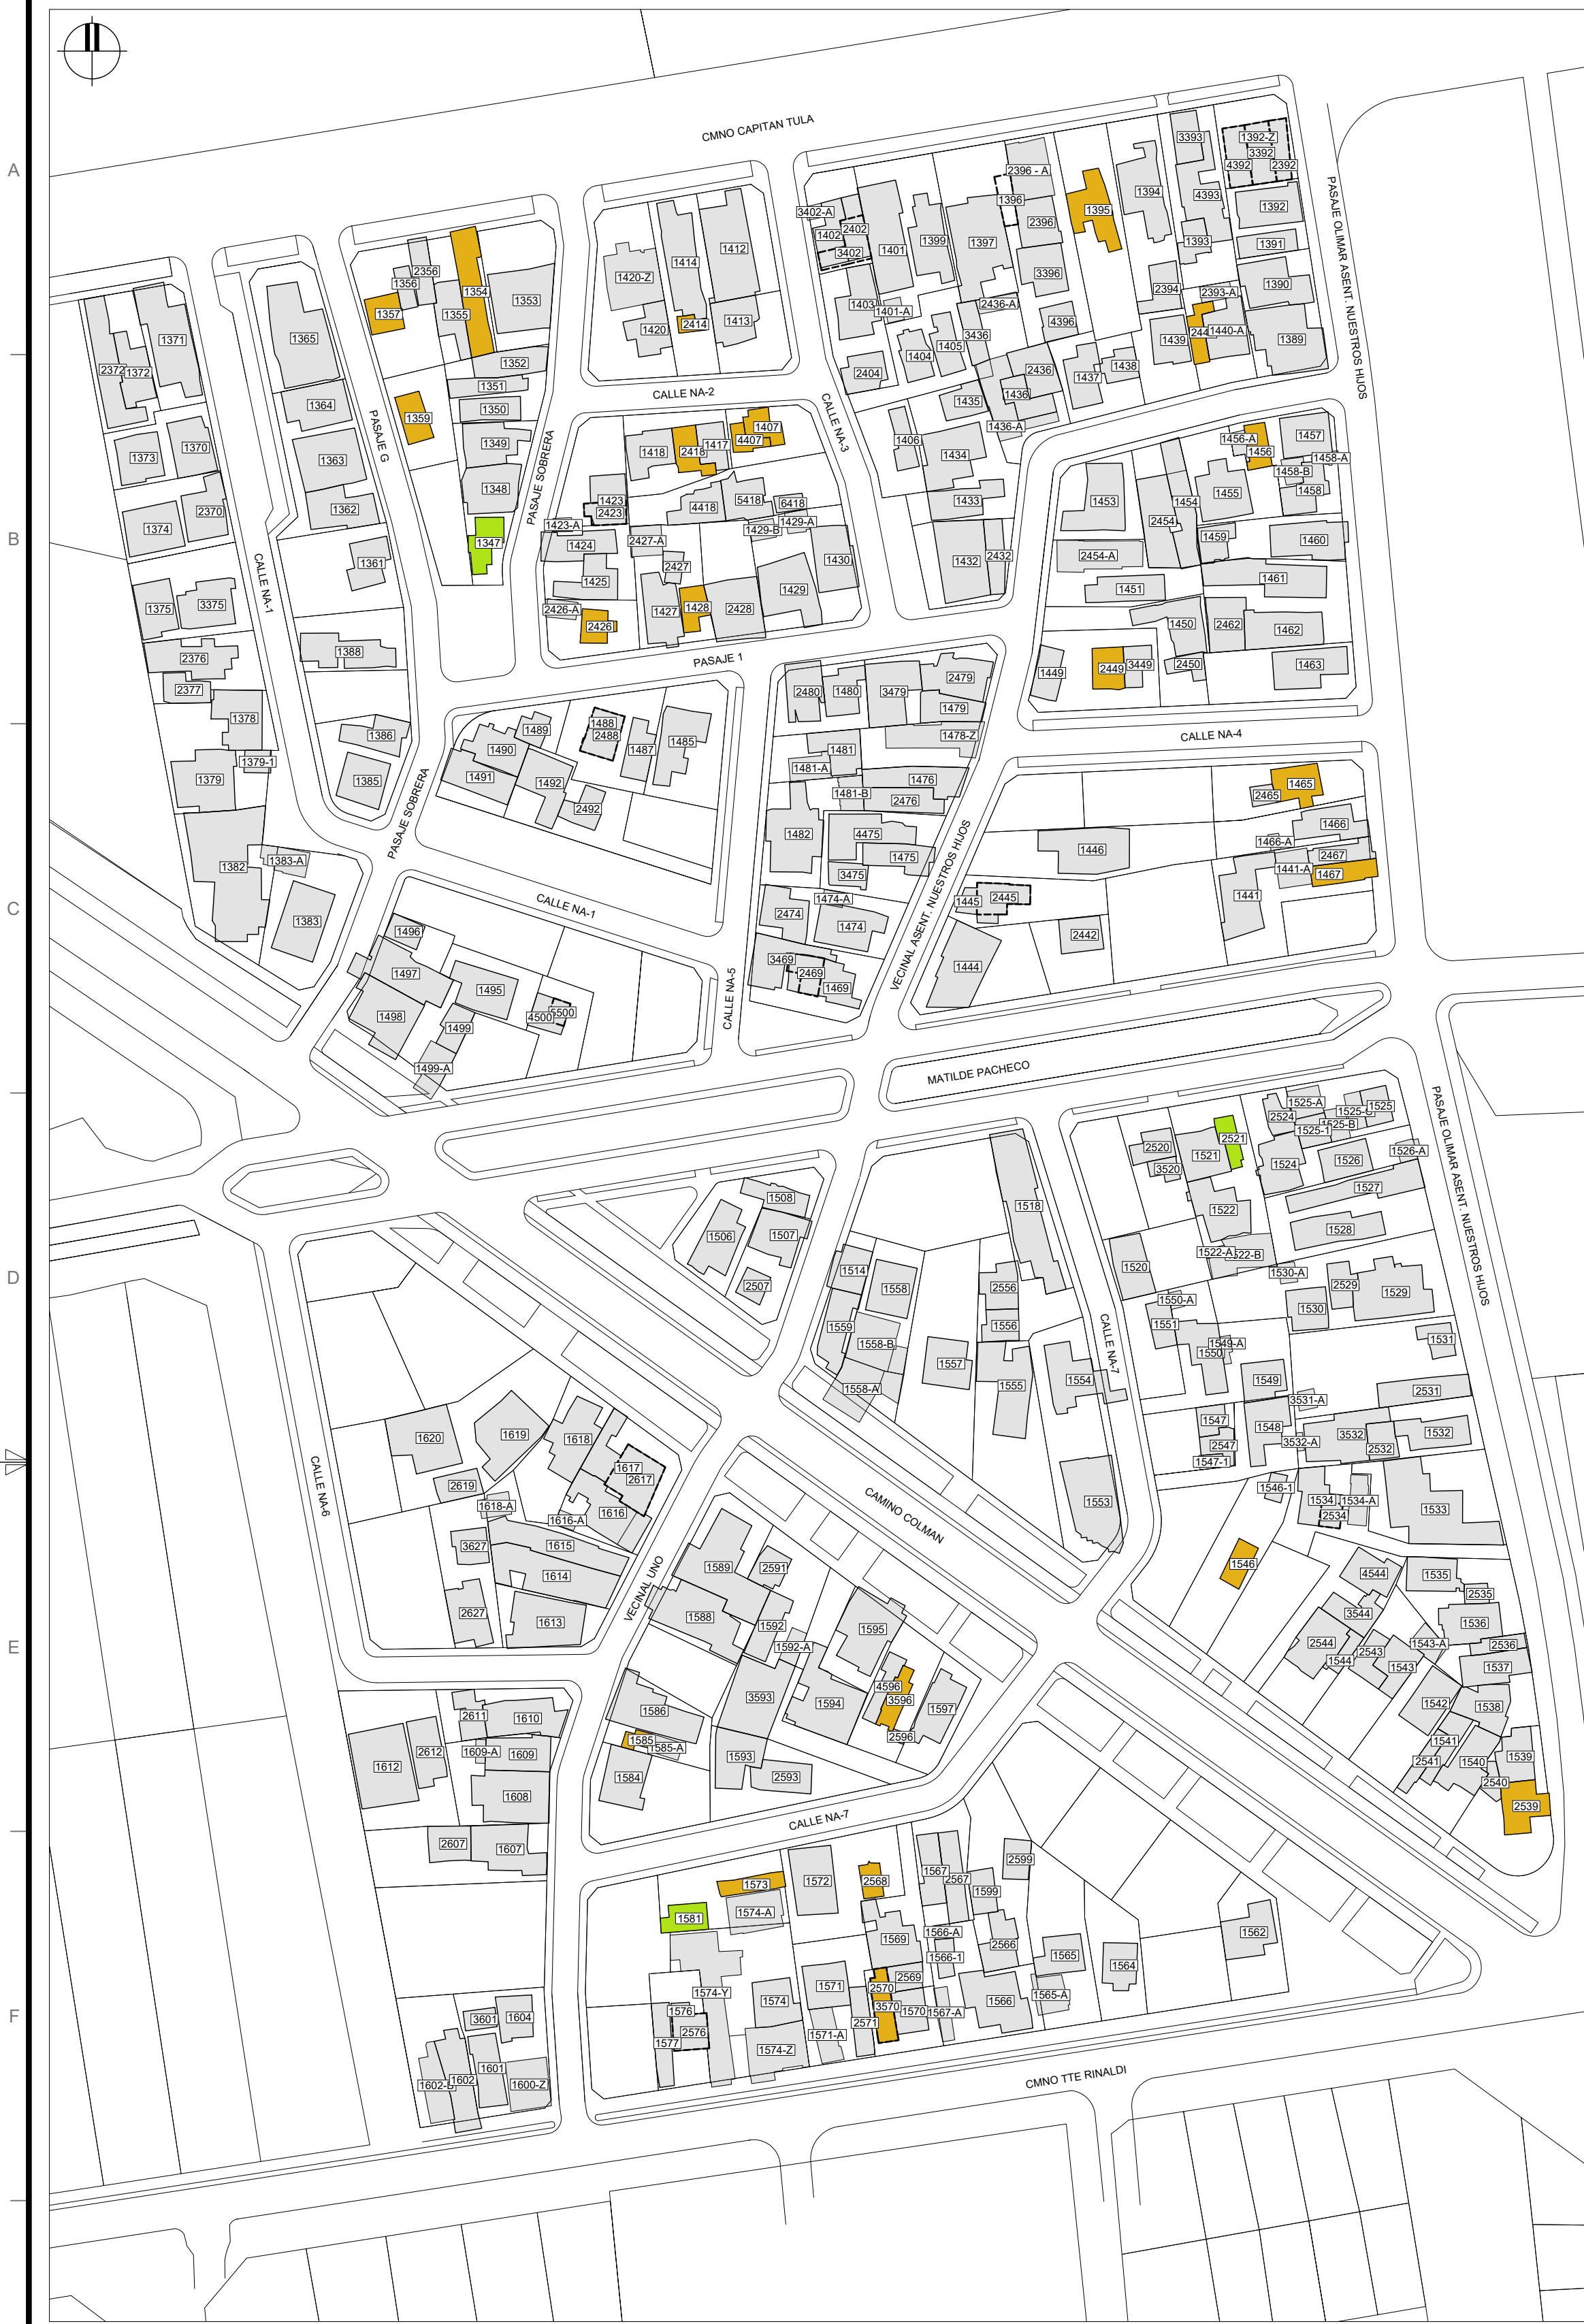

PLANTA GENERAL
ESCALA 1:1000

REFERENCIAS	
SÍMBOLO	DENOMINACIÓN
	CANASTA COMPLETA
	MEDIA CANASTA
	LOCAL NUEVO
	ID - NÚMERO IDENTIFICADOR DE VIVIENDA
	PB - VIVIENDAS
	PA - VIVIENDAS

NOTAS

NOTAS

DIMENSIONES:		
- SALVO INDICACIÓN TODAS LAS MEDIDAS, LOS NIVELES Y COORDENADAS ESTÁN EN METROS		
REVISIÓN	FECHA	DESCRIPCIÓN
0	14/02/2025	PRIMERA EMISIÓN
1	11/09/2025	PRIMERA REVISIÓN



Ministerio de Vivienda
y Ordenamiento Territorial

Dirección
Nacional de Integración
Social y Urbana

COEJECUTOR INTENDENCIA DE MONTEVIDEO

TÍTULO		INTERVENCIÓN
DIAGNÓSTICO LOCAL HABITABLE - PLANTA GENERAL PLANTA BAJA		NUEVO AMANECER - LOS REYES
		UBICACIÓN
		MONTEVIDEO

EQUIPO TÉCNICO		TÉCNICOS	ESCALA	1/1000
		ARG. LETICIA BISIO ARG. BERNARDO RODRÍGUEZ	FOR.	1/1000
			A1	PLANO N° MO.010.NA.1_1.30-1
				REV. 1